



図 NO.	1/30	納入先 CUSTOMER	三重県中勢流域下水道事務所 様	図 NO. OF DRAWING
日 期 DATE		工事番号 (JOB NO.)		図 名 (TITLE)
検 査 人 CHECKER	検 査 日 期 DATE	工事名称 (JOB NAME)		図 名 (TITLE)
製 図 人 DRAWER	承認 RECOB.			図 名 (TITLE)

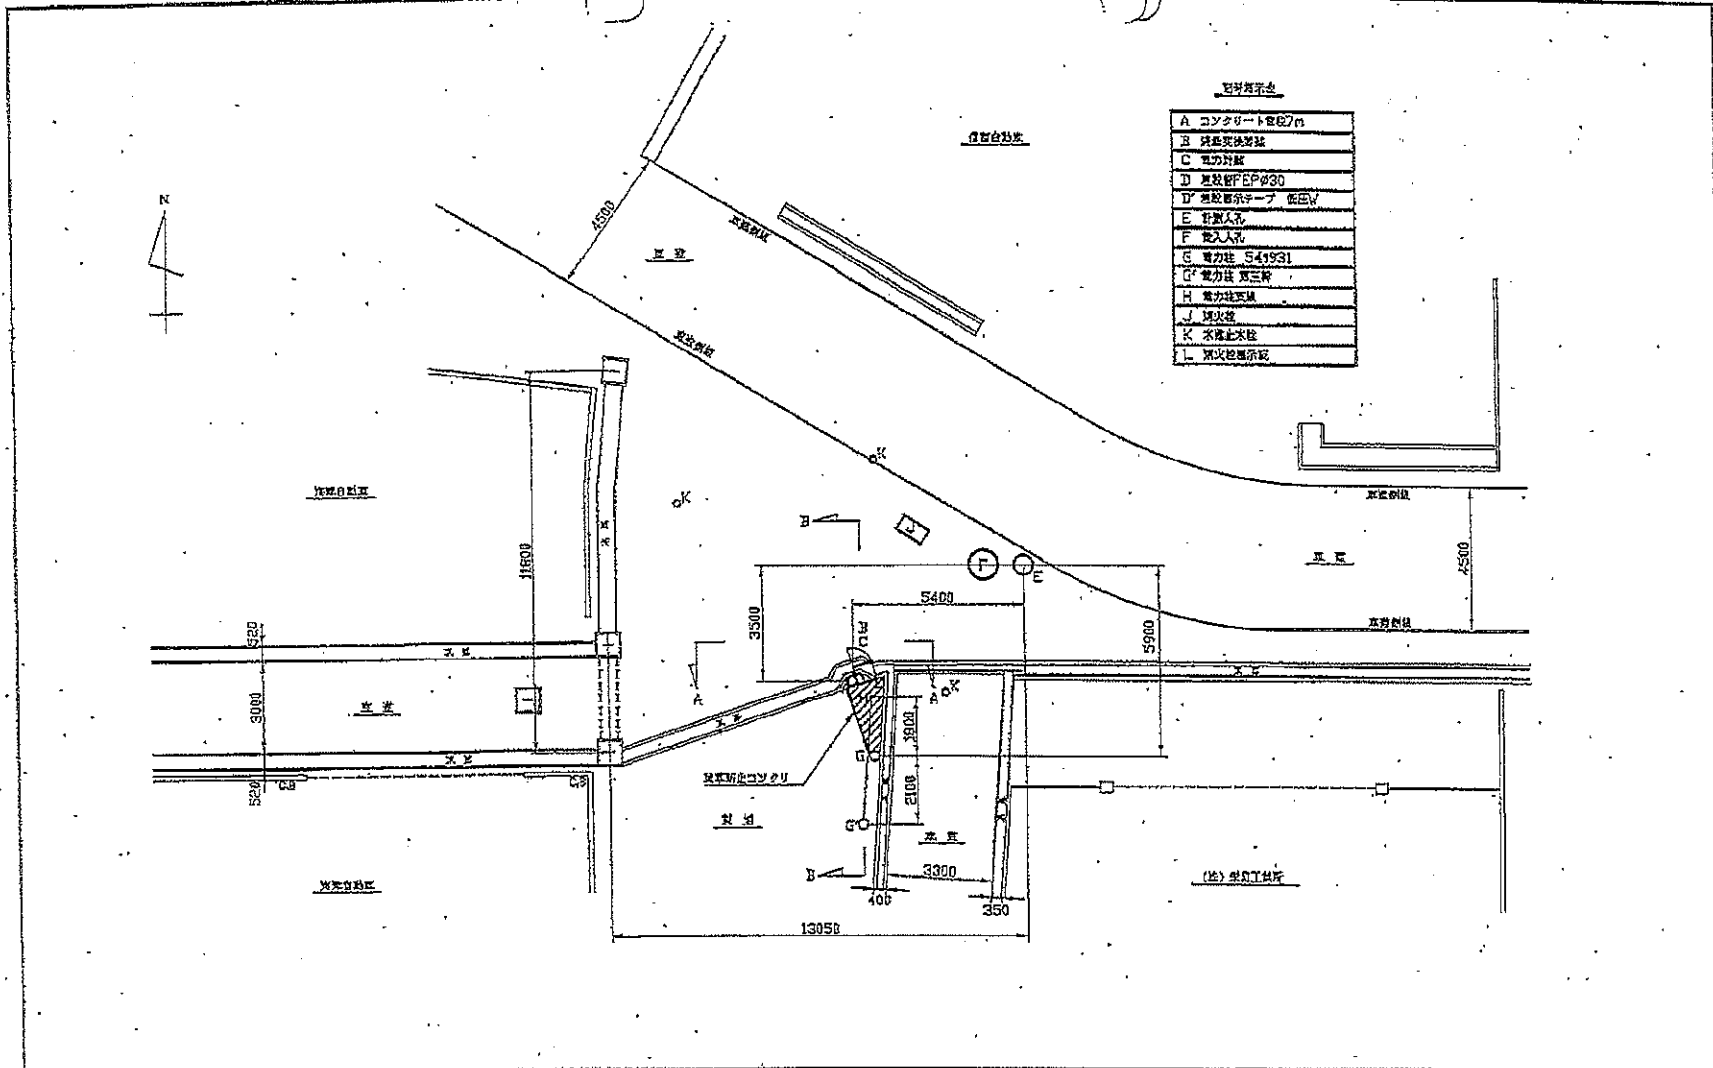

符号表示

A	コンクリート管径700
B	鉄筋コンクリート管径700
C	電力管
D	排水管EP管φ300
E	排水管EP管φ300
F	排水管EP管φ300
G	電力管 541931
H	電力管 541931
I	電力管 541931
J	電力管 541931
K	排水止水栓
L	排水止水栓

縮尺 SCALE	. 1/100	納入先 (CUSTOMER)	三重県中勢流域下水道事務所 様	図番 (NO. OF DRAWING)	
日付 DATE		工事番号 (JOB NO.)	4100200	図名 (TITLE)	久居北郷1号 全体平面図
設計 DESIGN	監製 INSPECTION	工事名称 (JOB NAME)		CAD/INDEX	H10
製図 DRAWING	承認 RECORD			DATE	2010.08.24

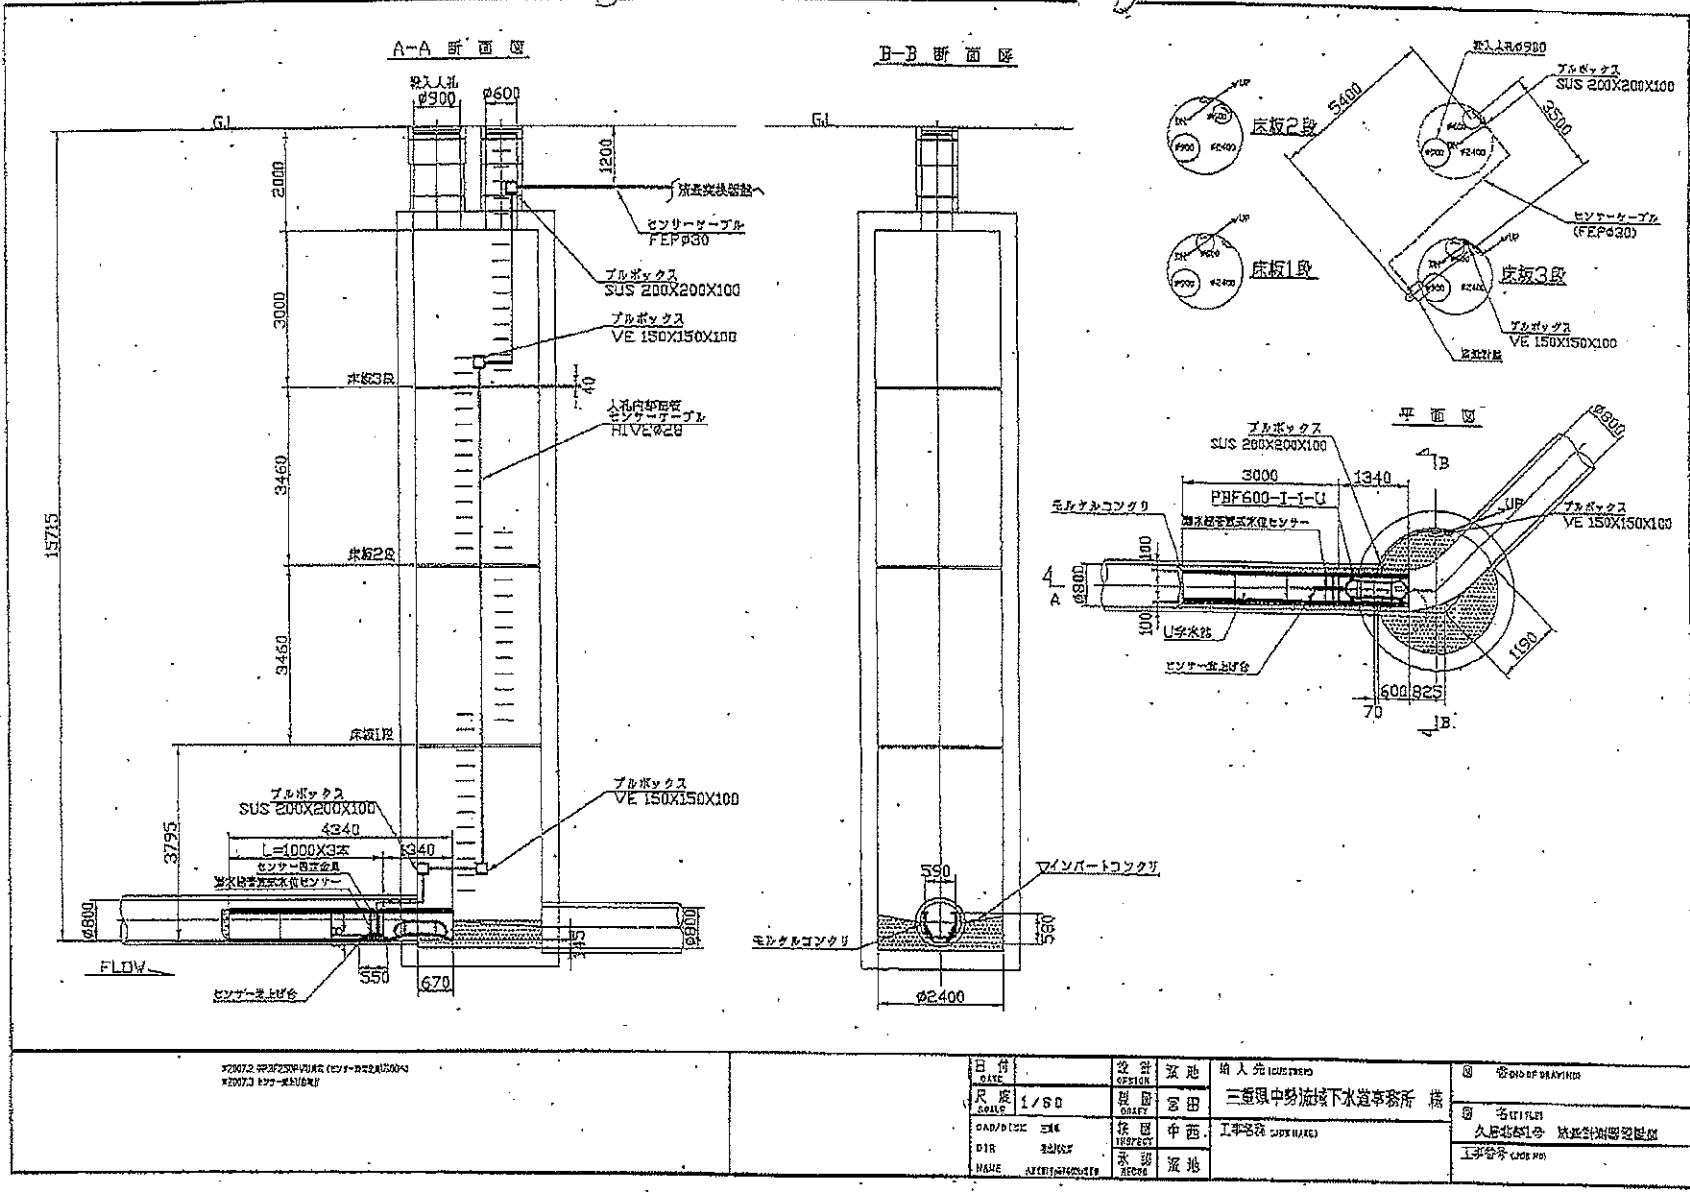

2007.2 2007.2.20 14:00 (C) 1/1 2007.2.20 14:00

DATE DATE	1/10	OFFICE OFFICE	池田 池田	DRAWING DRAWING	二重県中勢流域下水道事務所 様	NO. OF DRAWING
SCALE SCALE	1/10	CHECK CHECK	中西 中西	DIR DIR	工事名称 (JOB NAME)	NO. OF SHEET
NAME NAME	池田 俊彦	RECORD RECORD	池田			工事番号 (JOB NO.)