



A-A 断面図

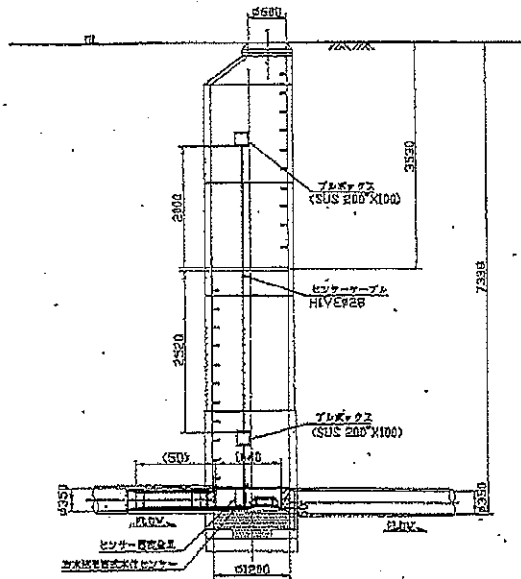


B-B 断面図

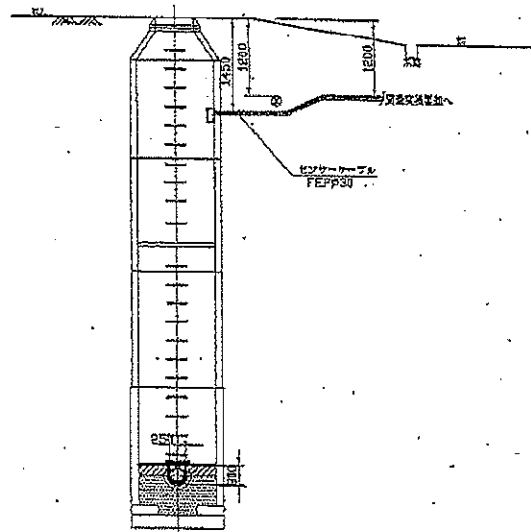


縮尺 SCALE	1/50		納入先 (CUSTOMER) 三鷹区中野区地下下水道事務所 様	図 号 (NO. OF DRAWING)
日付 DATE			工事番号 (JOB NO.)	図 名 (TITLE)
設計 DESIGN	茨城	茨城	工事名称 (JOB NAME)	久居中央2-2号 施設設計図書
製図 DRAW	宮田	宮田		CAD/PLT: HIC
				DIR: 3.0*2-2_MHC_001100


正面図

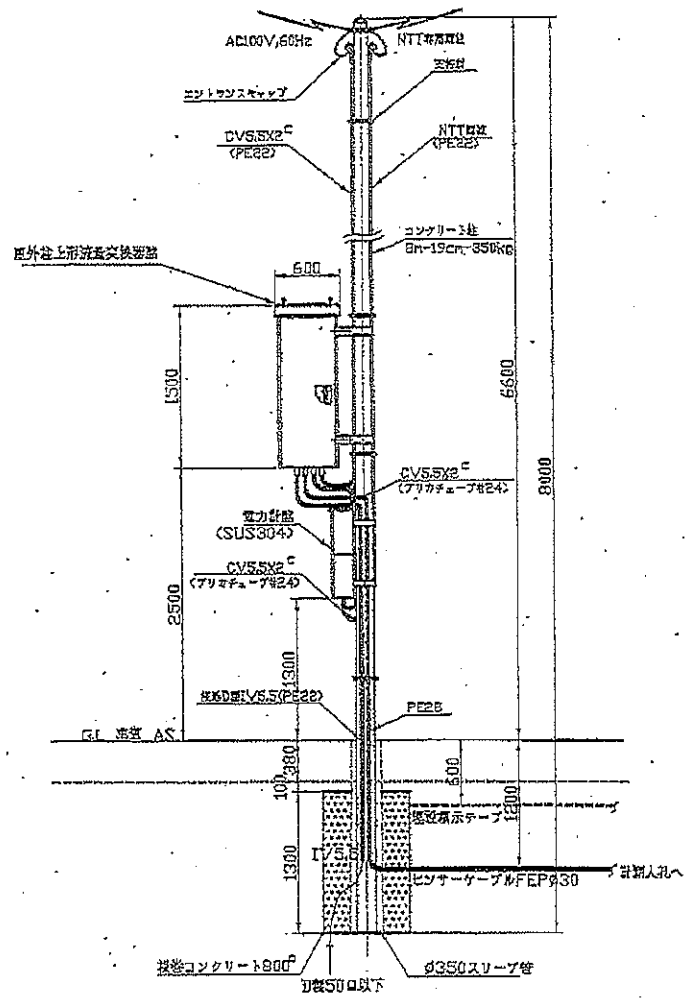

側面図

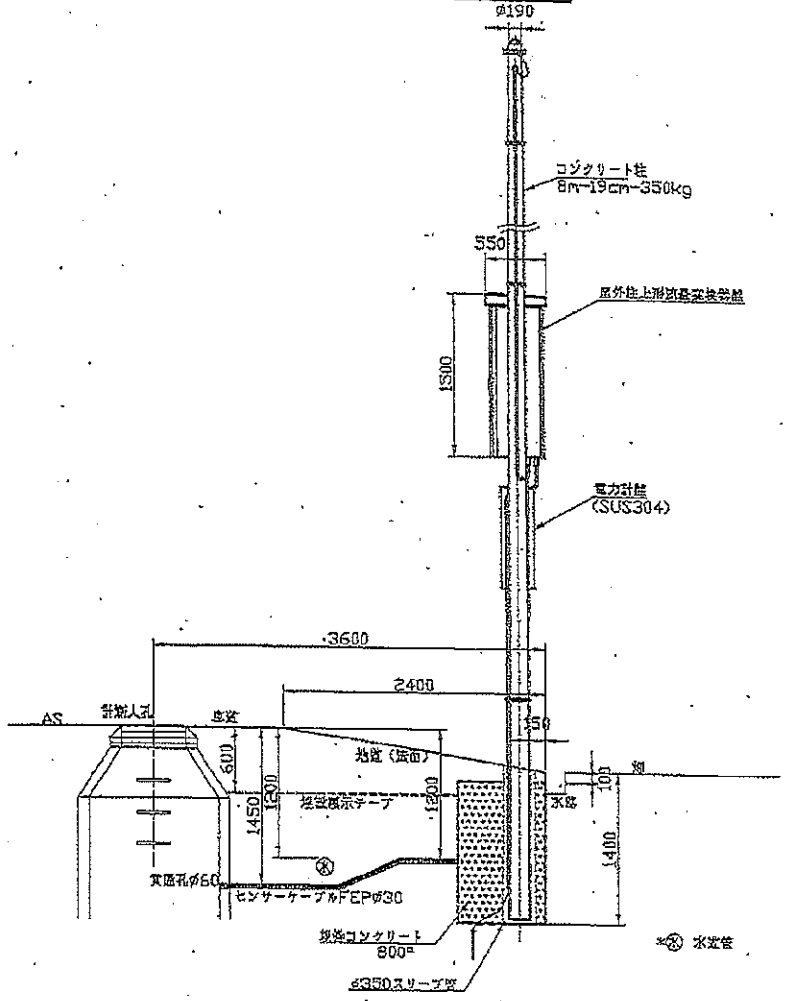

縮尺 SCALE	1/30	納入先 (CUSTOMER)	三重県中の加圧下水処理場 様	図 番号 OF DRAWING
日付 DATE	2005.3	工事番号 (JOB NO.)		図 名 (TITLE)
設計 DESIGN	新井 誠司 中西	工事名称 (JOB NAME)		名刺 〒510-0202 三重県中津市 屋外地上用高圧交換器設置工事
製図 DRAFT	宮田 永穂			CAD/CHK HIS
				MR. EXTRA02-24 NAME SHIGEKUNO

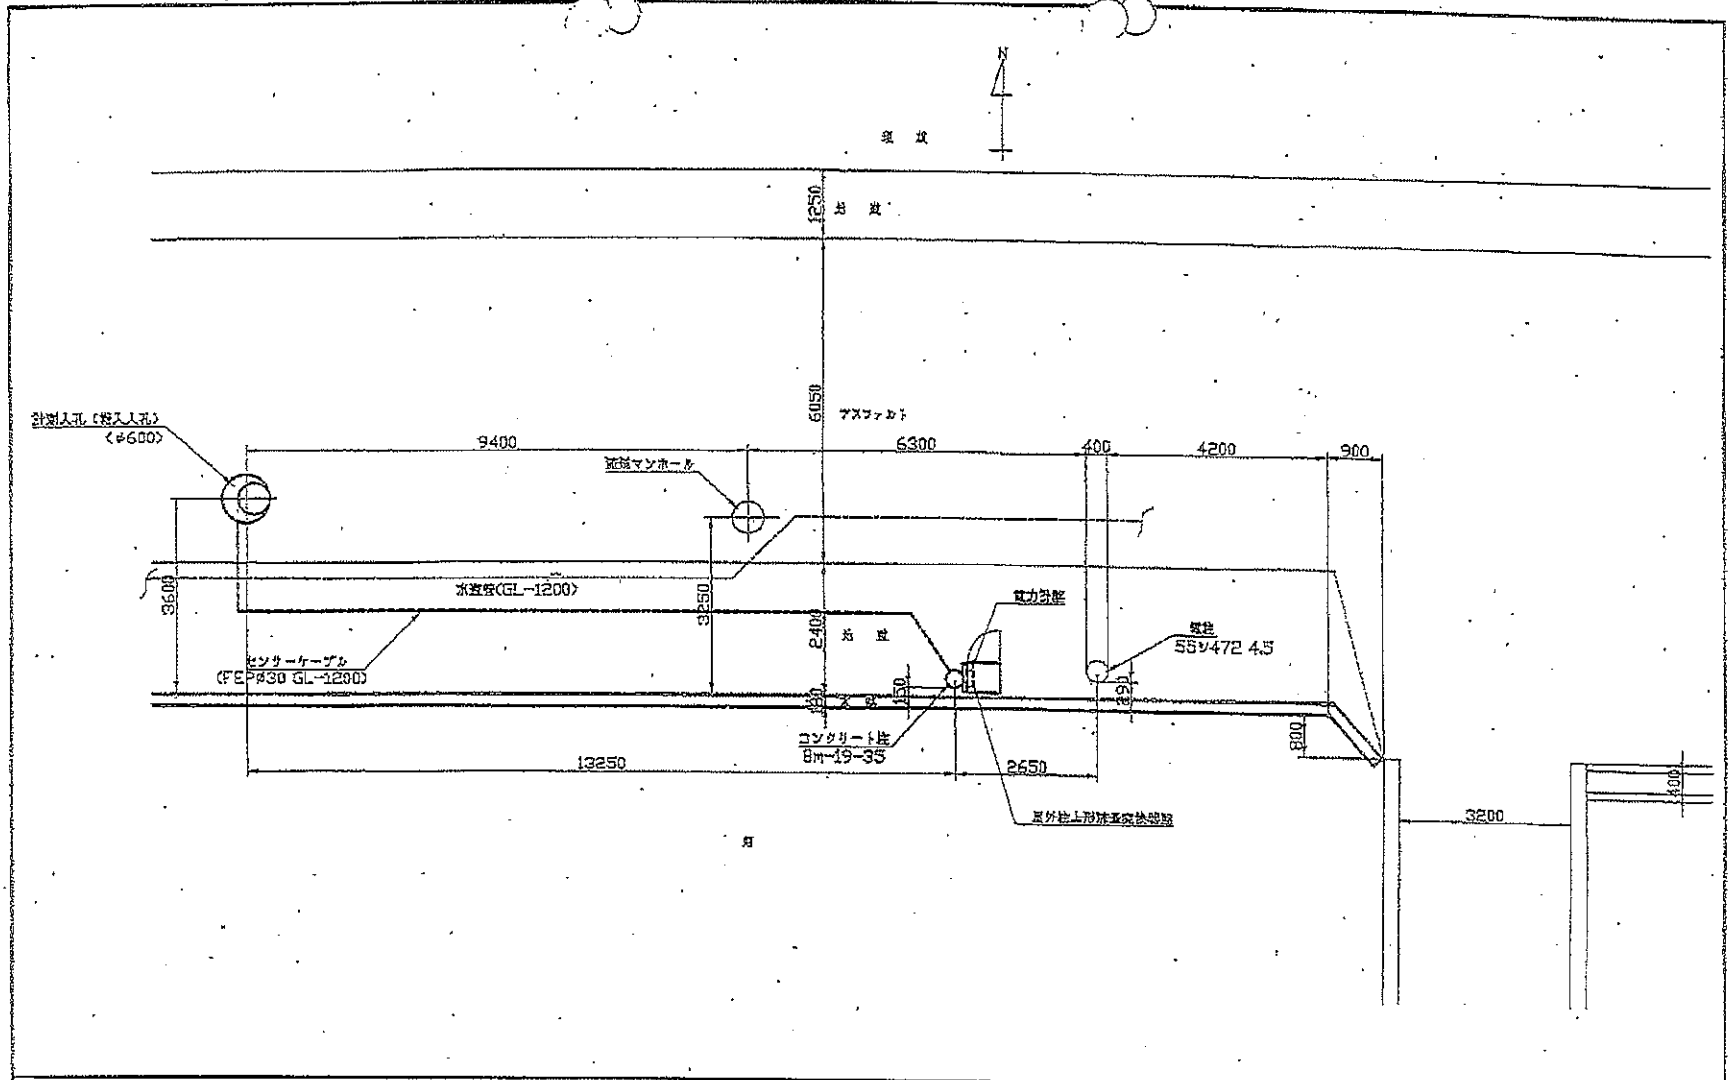

		縮尺 SCALE	1/60		納入先 CUSTOMER	三重県中勢流域下水道事務所 様		図 番 NO OF DRAWING
		日付 DATE			工事番号/IDB NO			図 名(TITLE)
		設計 DESIGN	坂田	技師 REGISTERED	中国			久居中央2-2号 池上部平面図
		図面 DRAFT	坂田	承認 CHECKER	田中			DWG/DISC FILE
							JWB 2002-04 HANE KAIKYO	