


縮尺 SCALE	1/50		納入先 (CUSTOMER) 三原供中野共地下水道事務所 様	図番 (NO. OF DRAWING)
日付 DATE			工事番号 (WORKING NO.)	図名 (TITLE) 中野小字 洗車計測器設置図
設計 DESIGN	実地 SITE	検閲 INSPECT	中西	DAY/DISK RIS
別紙 REF.	① 田	米 REC.	② 地	DR. NUMBER NAME PBF300PVC100TURK

正面図

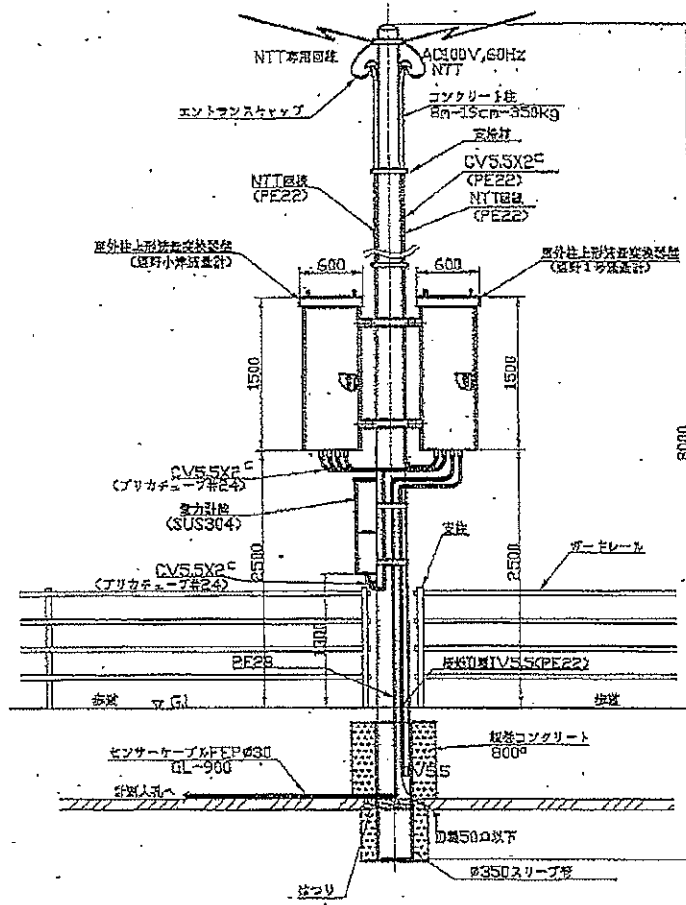

側面図


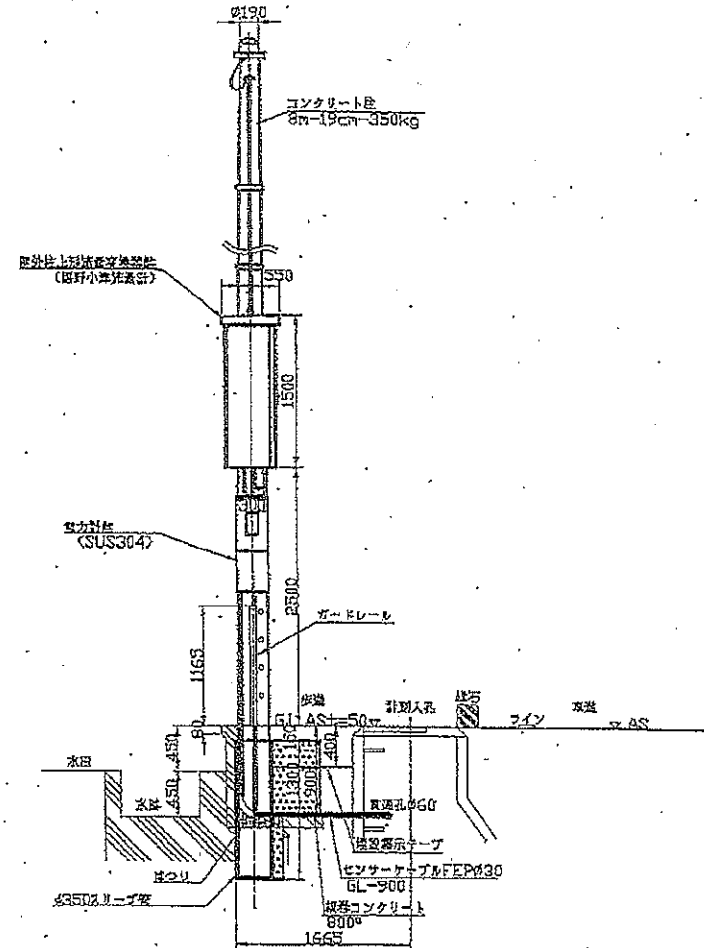


図 尺 寸 1/30	納入先 三鷹市中野原様下水処理所 様	図 番 号 DR-017
日 付	工事名 三鷹市中野原様下水処理所	図 名 屋外柱上形消電変換器設置図
設 計 DESIGN	図 監 査 INSPECT	図 名 屋外柱上形消電変換器設置図
製 図 DRAFT	製 図 RECORD	製 図 DATE

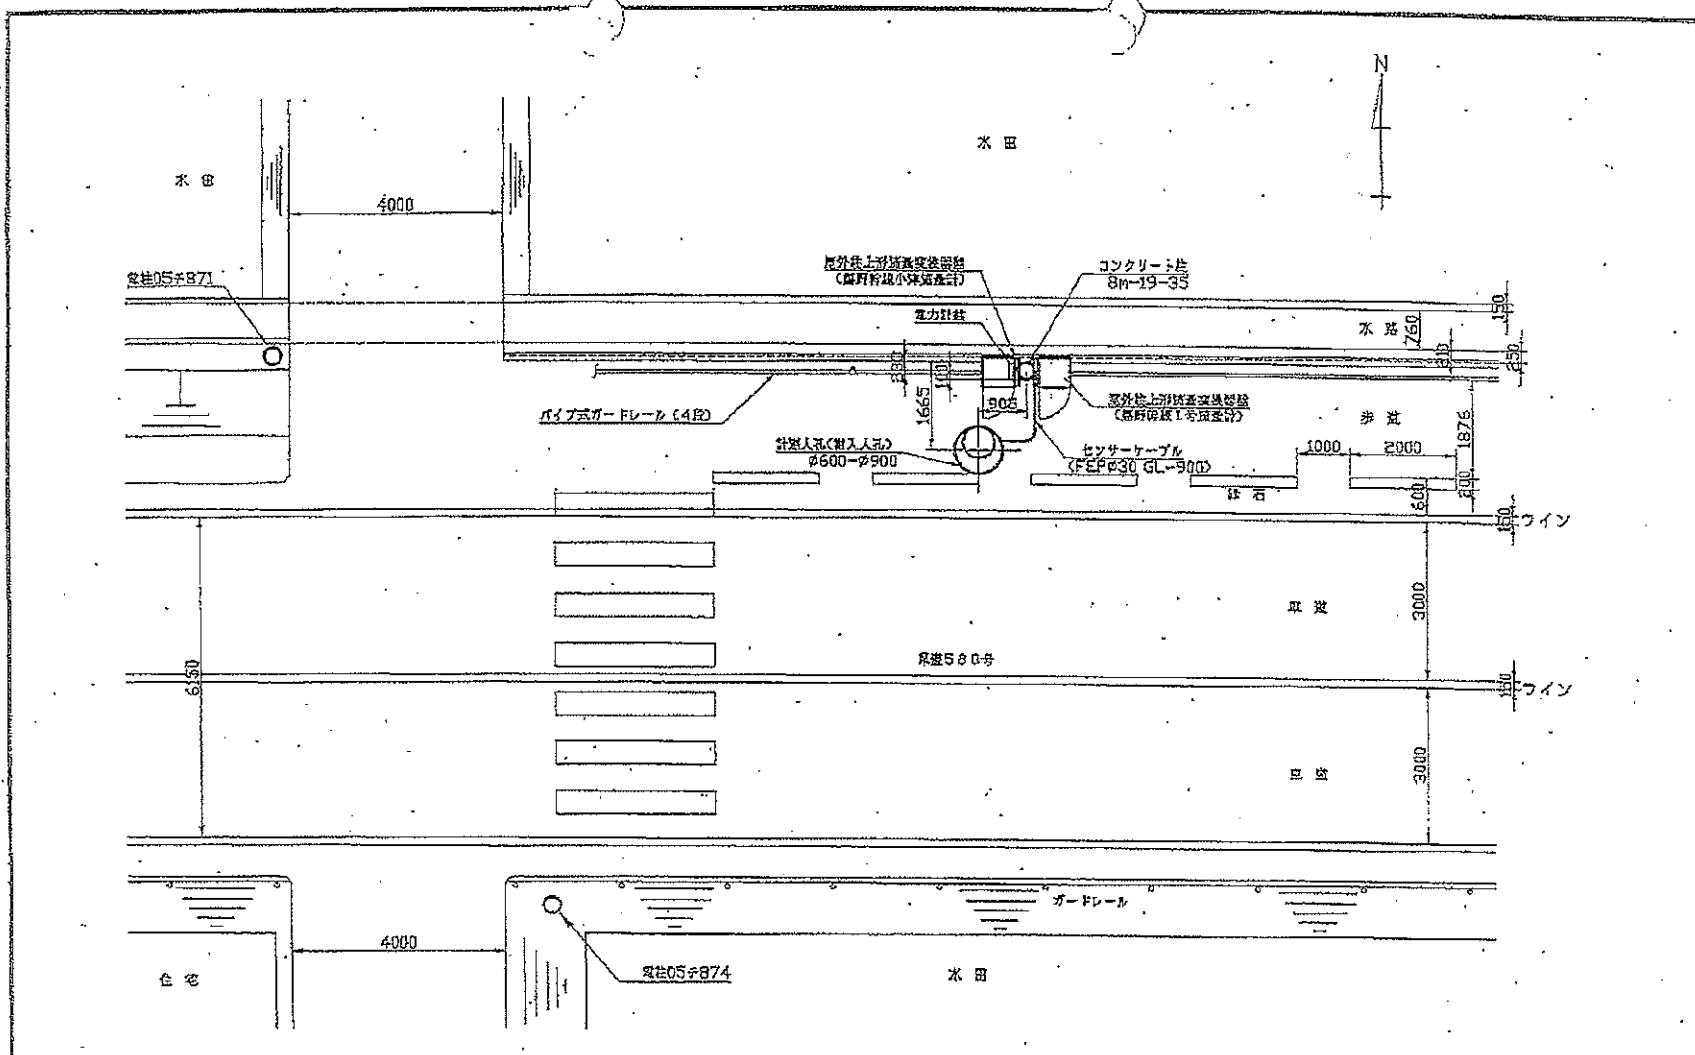

縮尺 SCALE		1/60		納入先 (CUSTOMER) 三島市中野流下下水道事務所 様		図 番 (NO. OF DRAWING)	
日付 DATE				工事番号 (JOB NO.)		図 名 (TITLE) 蓬野小池 地上部平面図	
設計 DESIGN	校核 CHECK	校閲 INDEX	中 中	工事名称 (JOB NAME)		CAD/DISK HP	
製図 DRAW	製図 DRAW	製図 DRAW	中 中			DIR. IZUMI SHIMAZU KAWAMURA	