



位置図

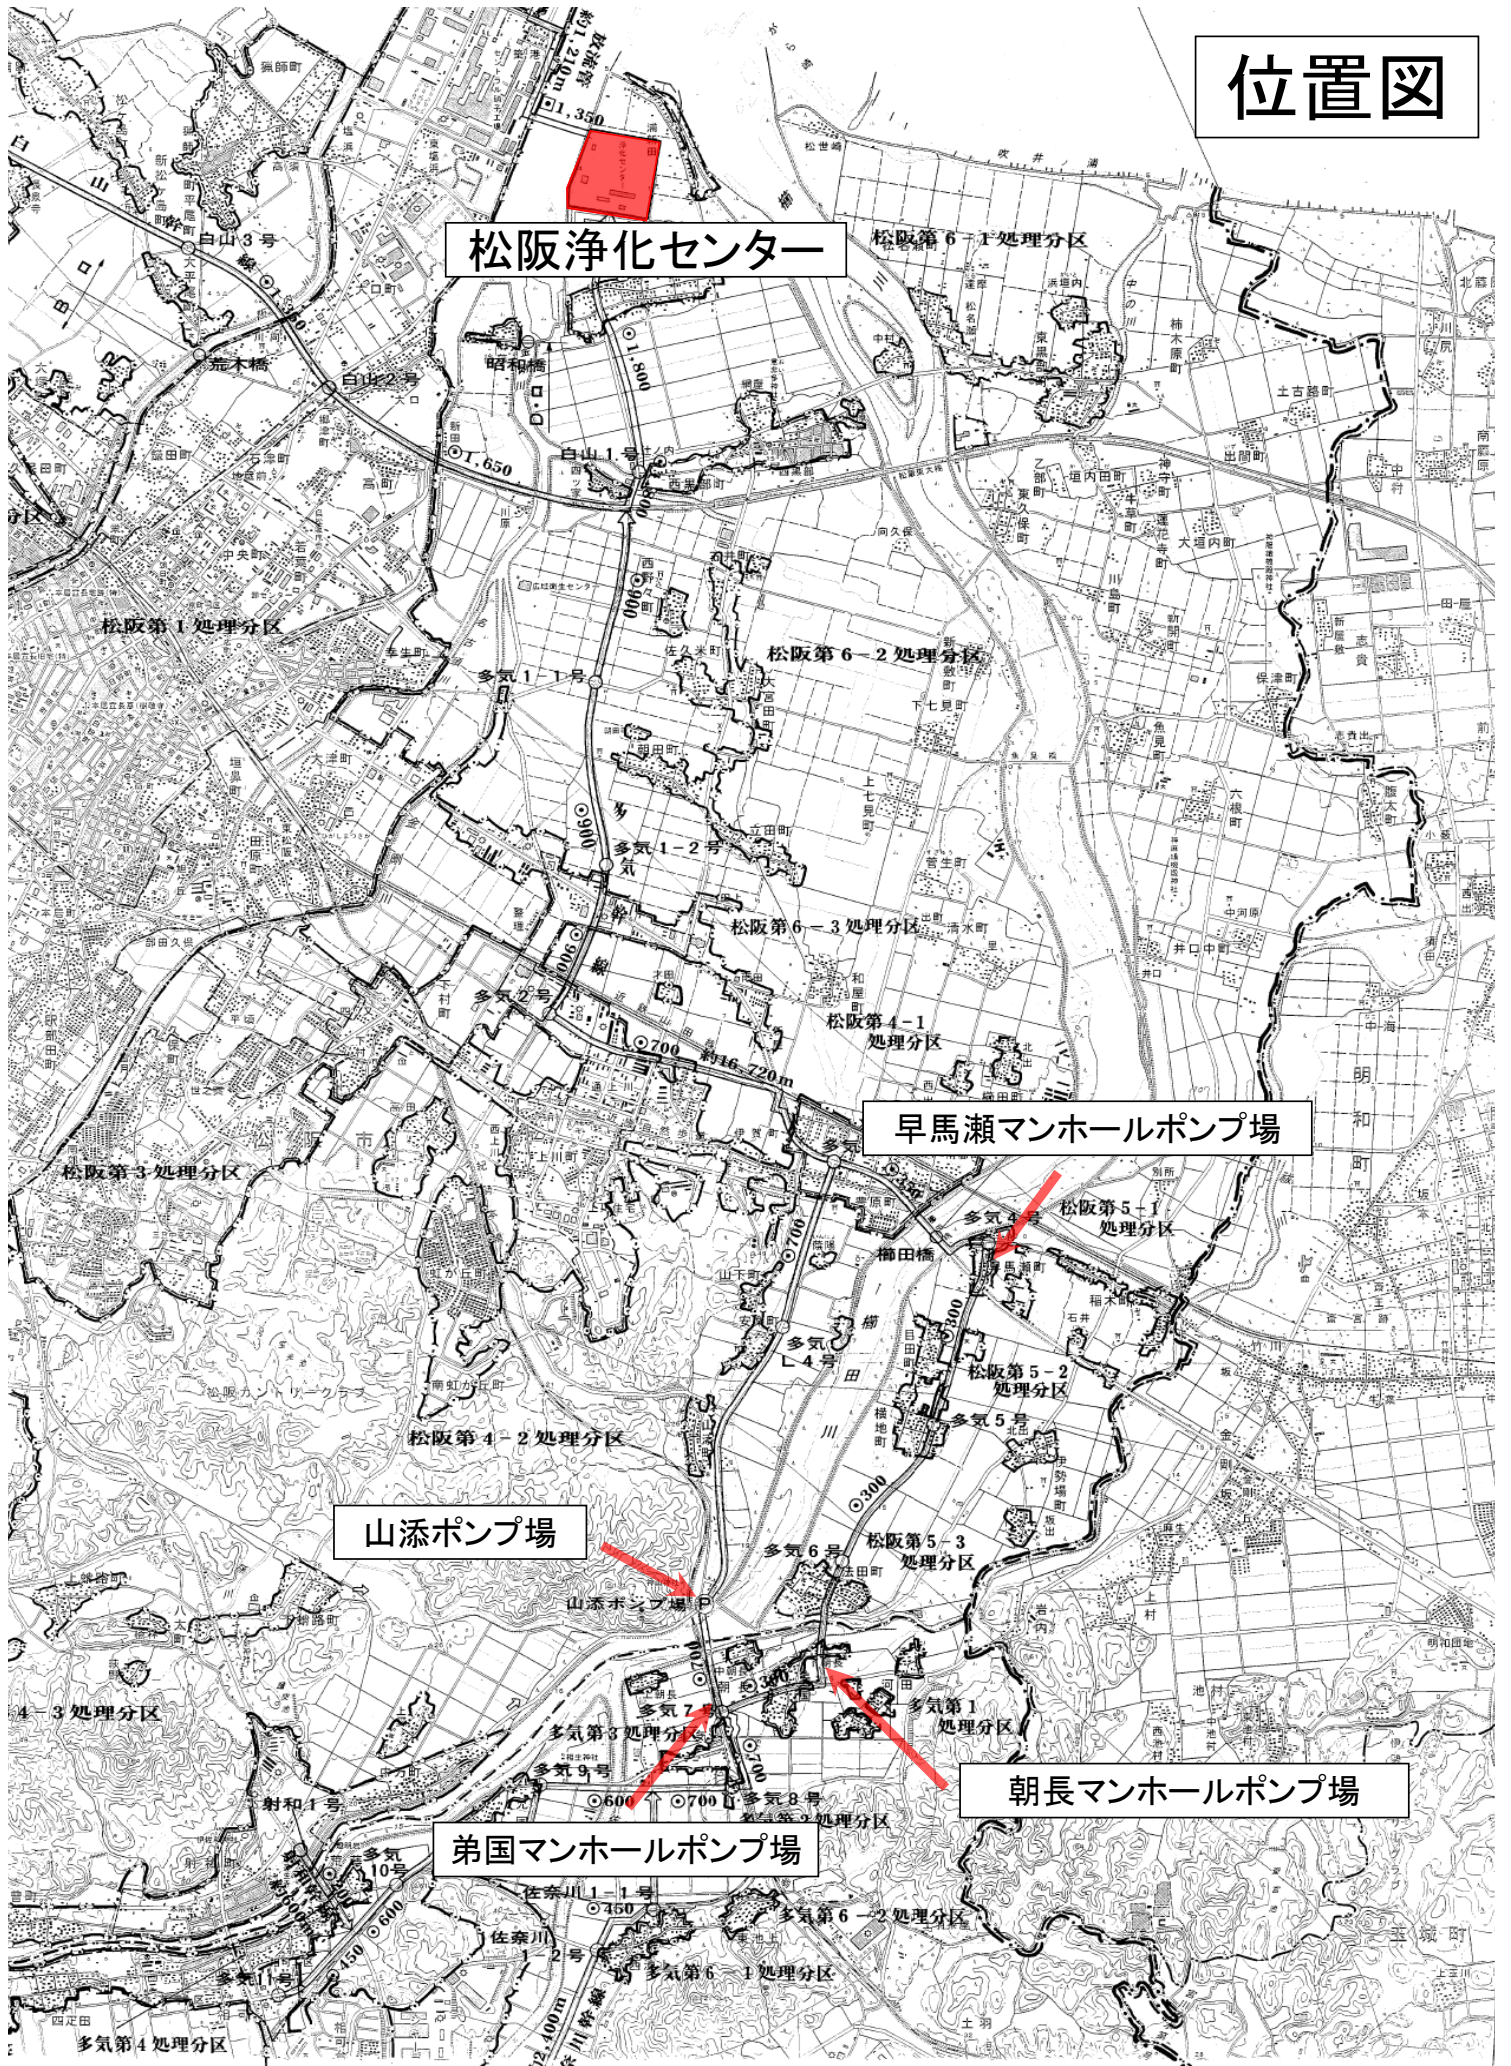


位置図

中川ポンプ場

三渡川ポンプ場

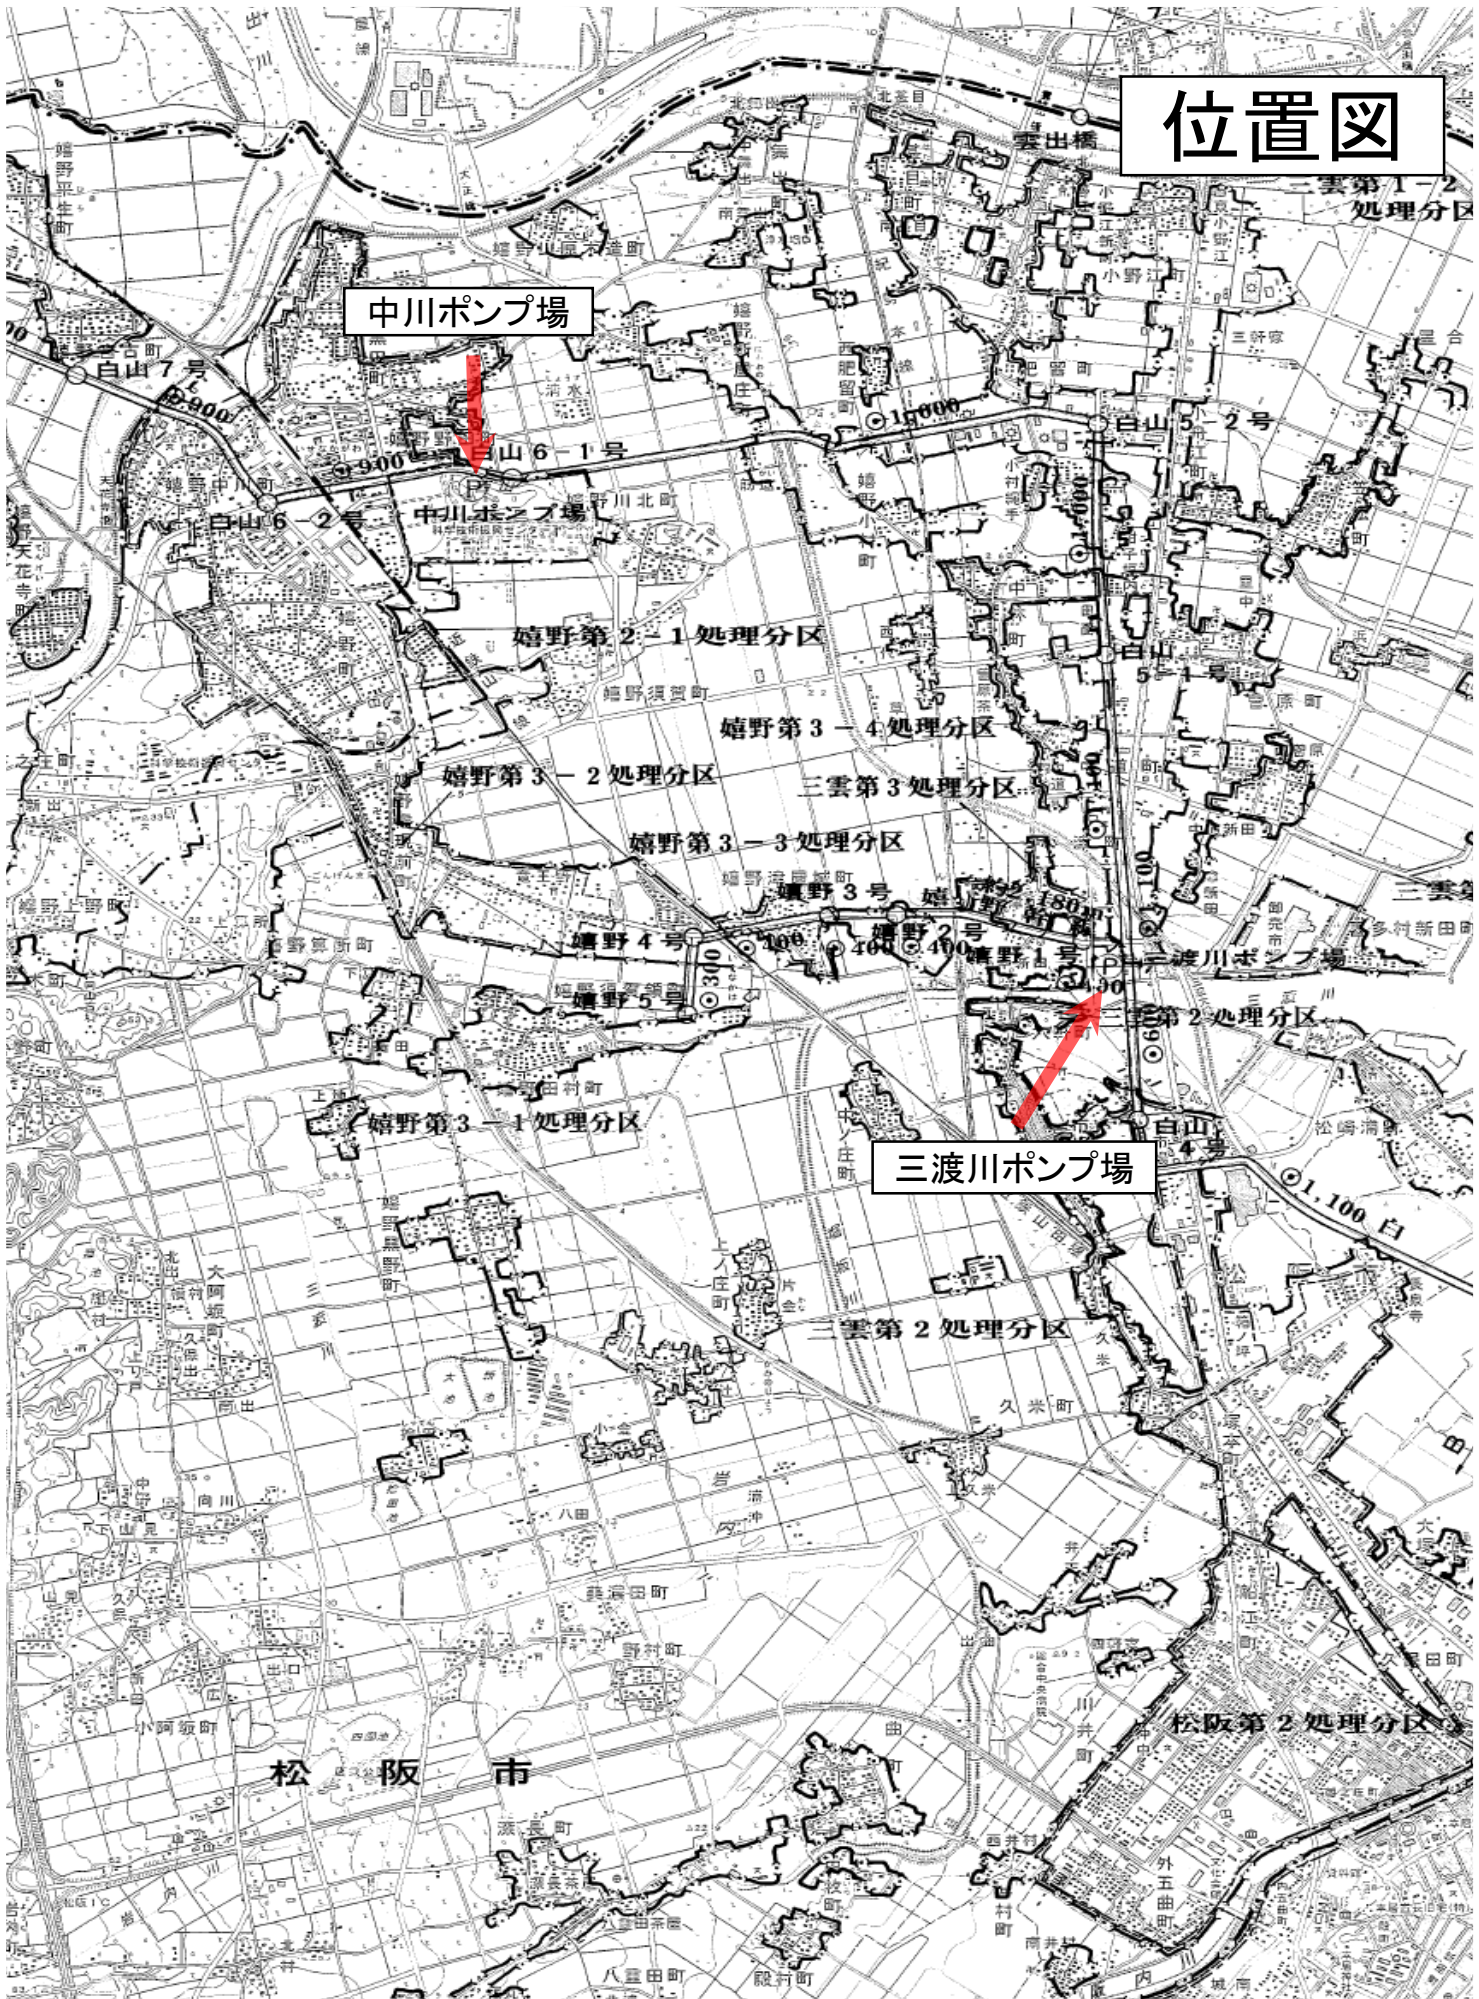


位置図

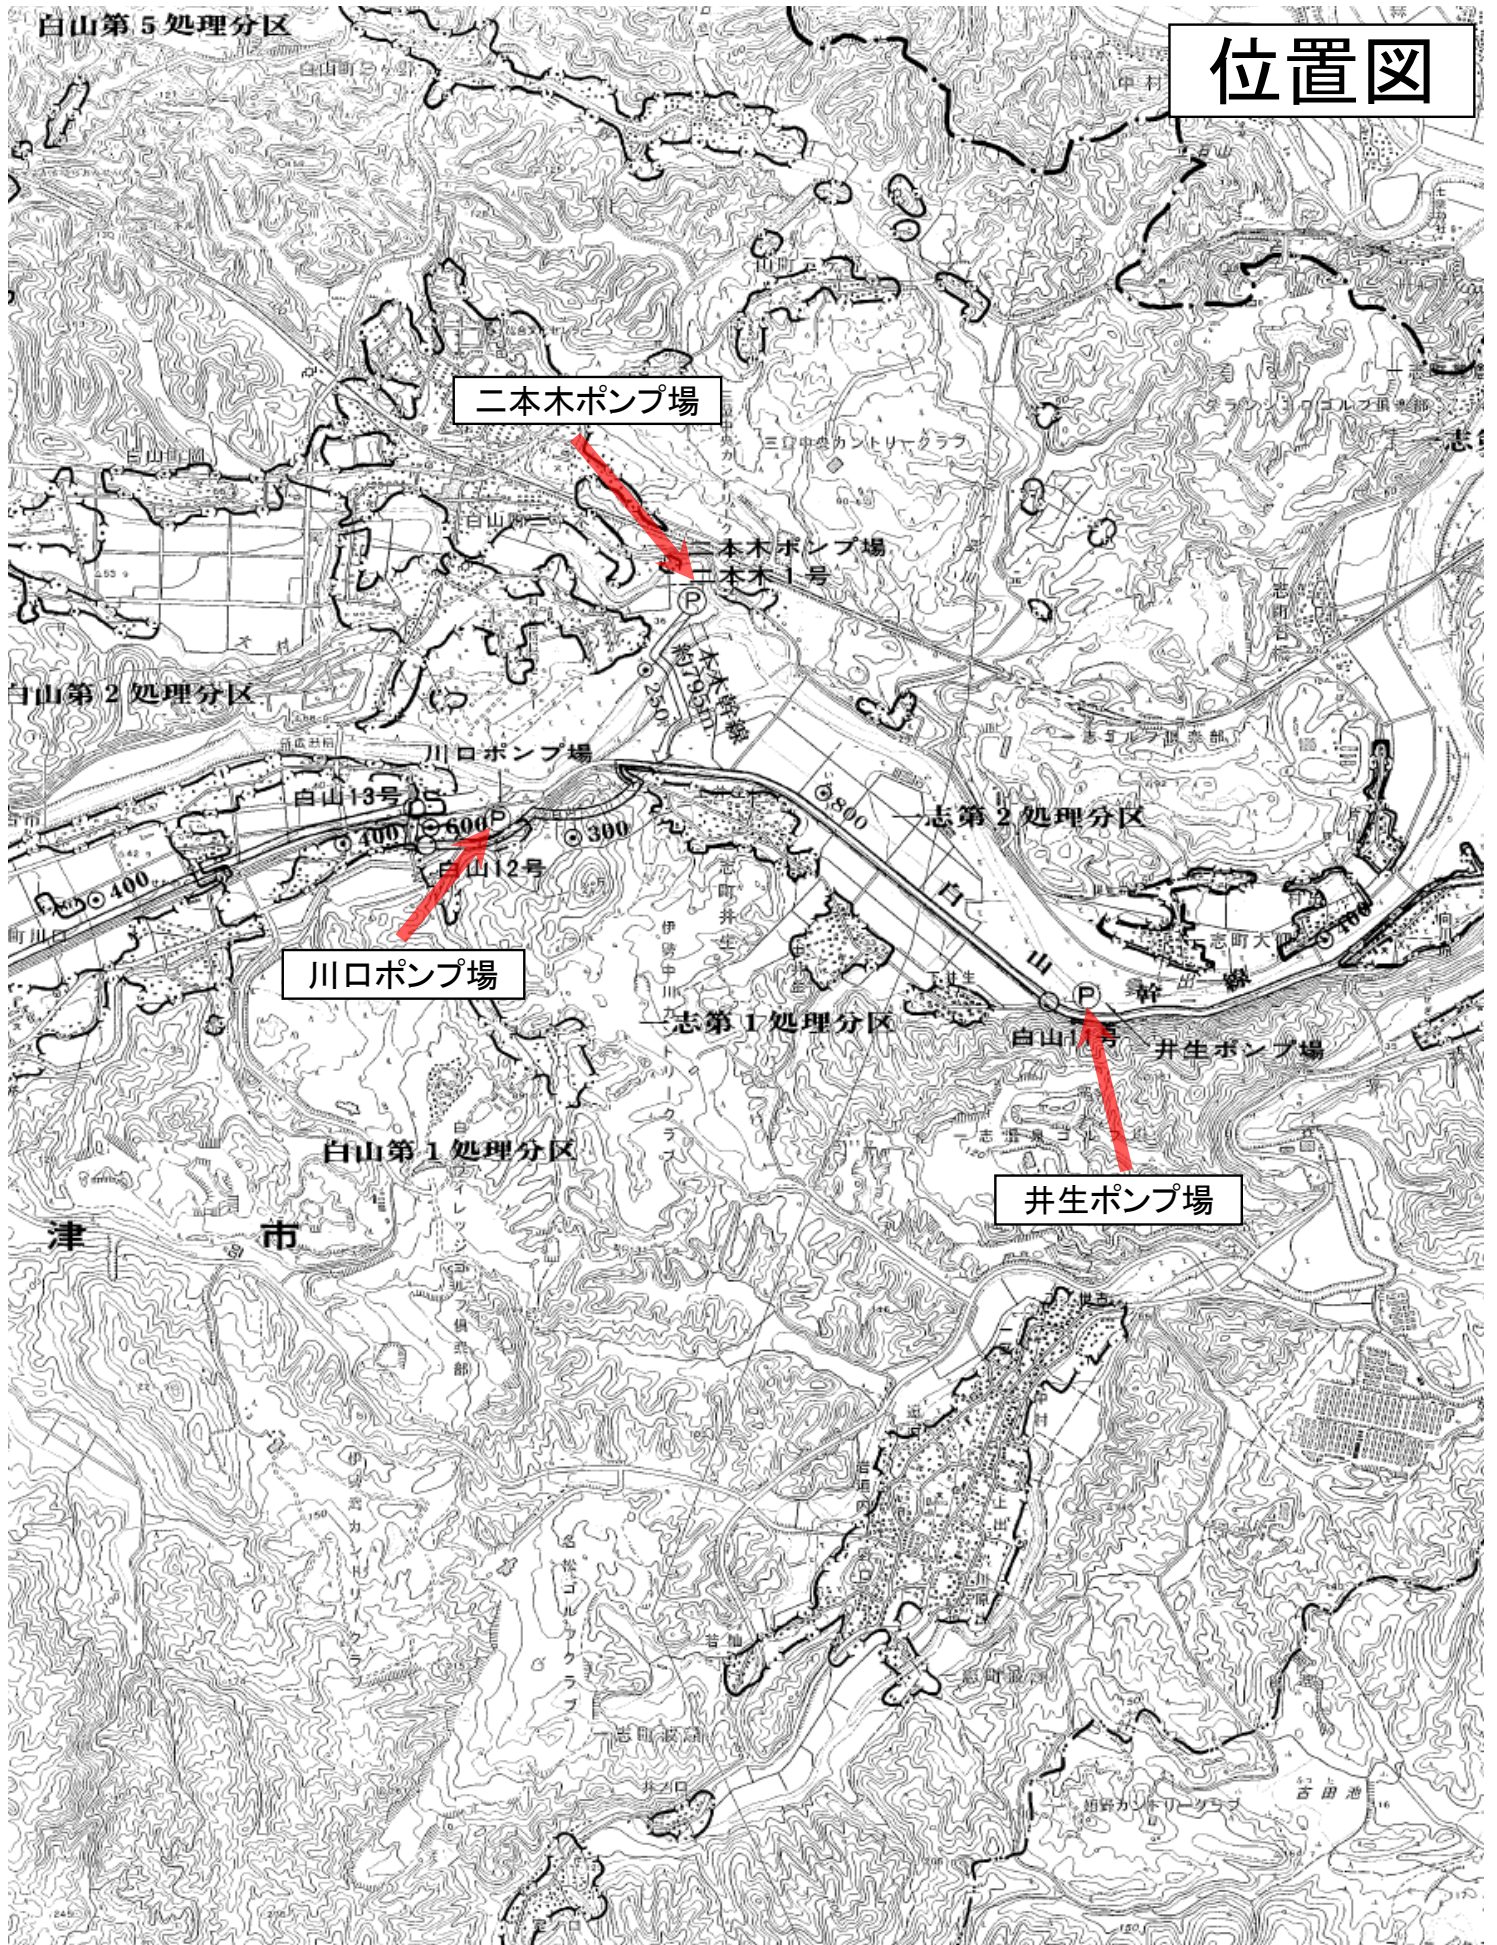



全体配置平面図

S=1/2000

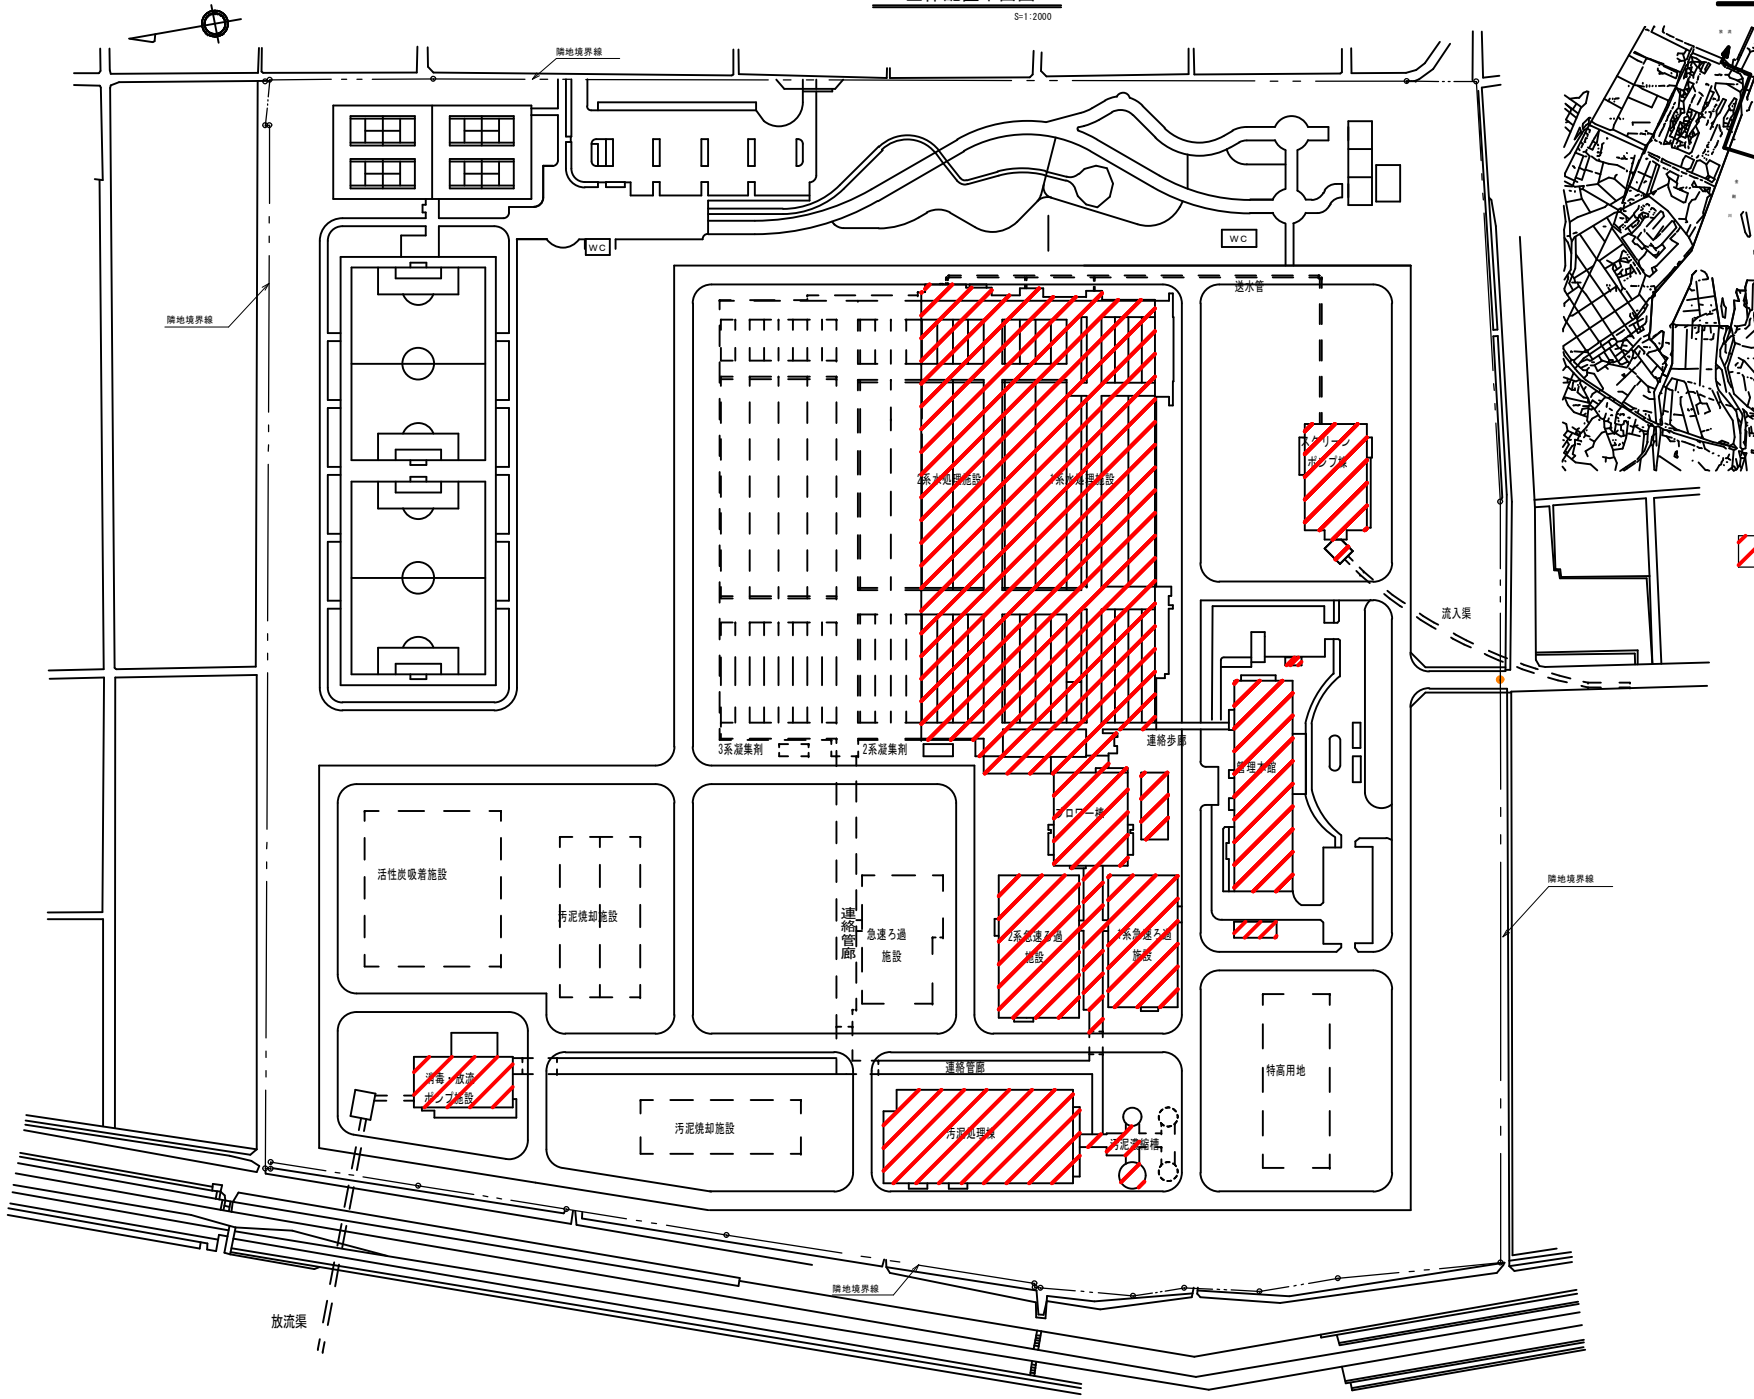


位置図

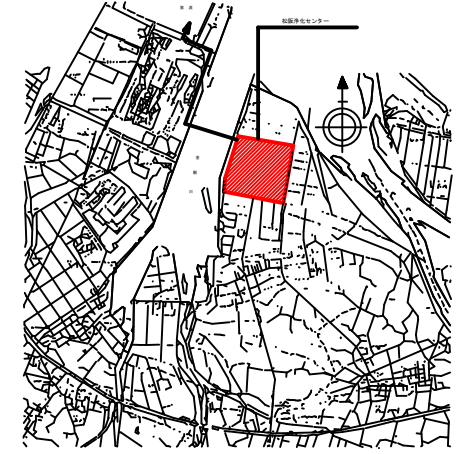


 松阪浄化センター内
 点検対象施設



- 凡例—
-  非常照明
 -  防火ダンパー
 -  設備図は図からの設置位置
 -  防火扉
 -  消防用電源スイッチ
 -  光圧機断スイッチ
 -  警戒区域線
 -  屋内消火栓
 -  消火器
 -  組合器
 -  組合器
 -  組合器
 -  組合器
 -  屋内消火栓箱
 -  懐行灯
 -  プザー
 -  誘導灯
 -  スピーカ
 -  差動式リセット型熱感知器
 -  定温式リセット型熱感知器
 -  定温式分布型熱感知器
 -  定温式分布型熱感知器
 -  ガス漏れ検知器
 -  ガス漏れ中継器
 - 定温式リセット型熱感知器
 - (防煙型)
 - 検出器
 - パンケージ型消火設備

業務名	松阪浄化センター防災設備点検業務
図面名	松阪浄化センター全体配置図
年月日	
尺度	A3:1/2000 図面番号
会社名	
事務所名	公益財団法人三重県下水道公社

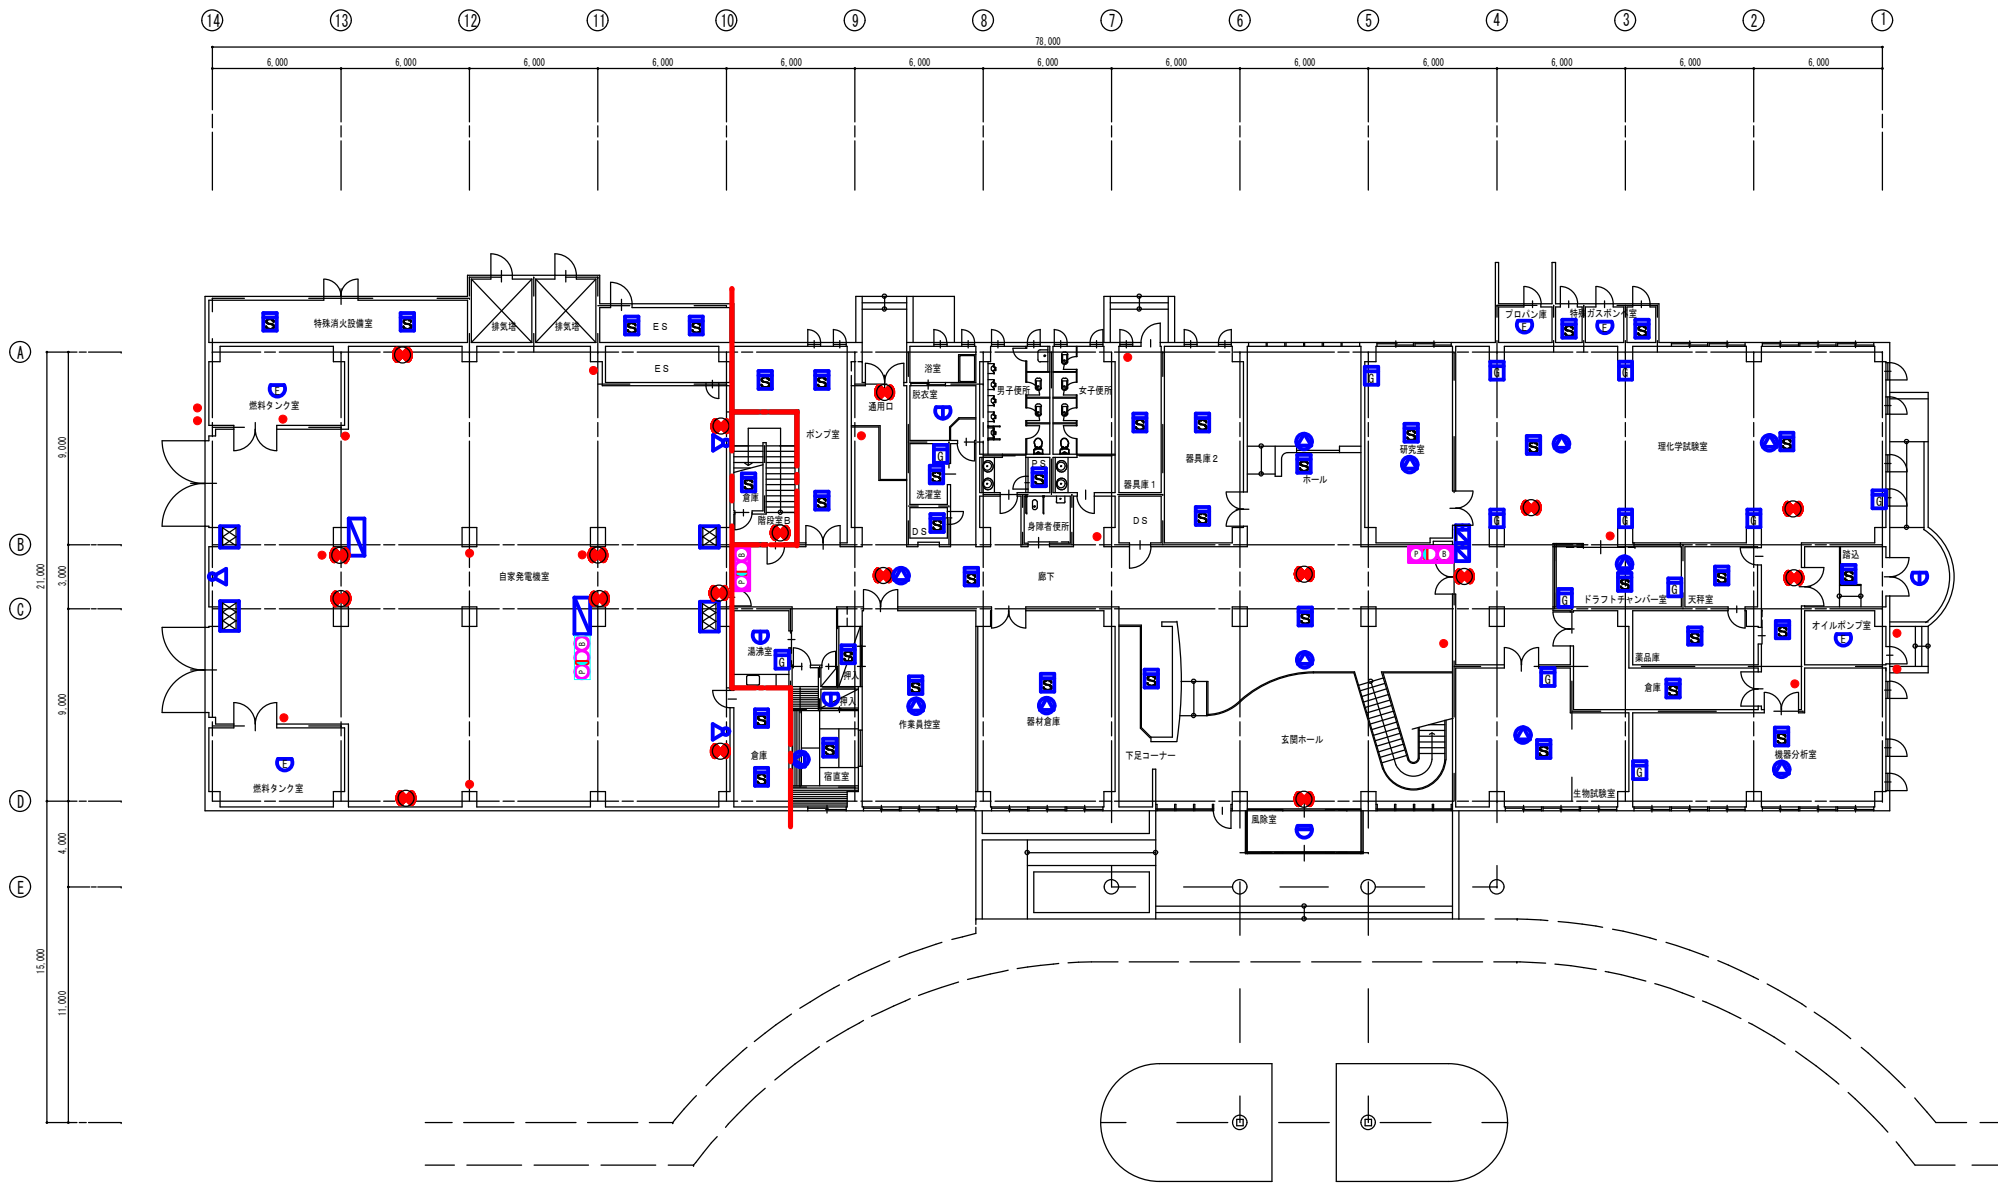


1階 平面図 S=1/250

業務名	松阪浄化センター防災設備点検業務		
図面名	管理本館 平面図1F (消防設備)		
年月日			
尺度	A3:1/250	図面番号	管(消防)-1
会社名			
事務所名	公益財団法人三重県下水道公社		

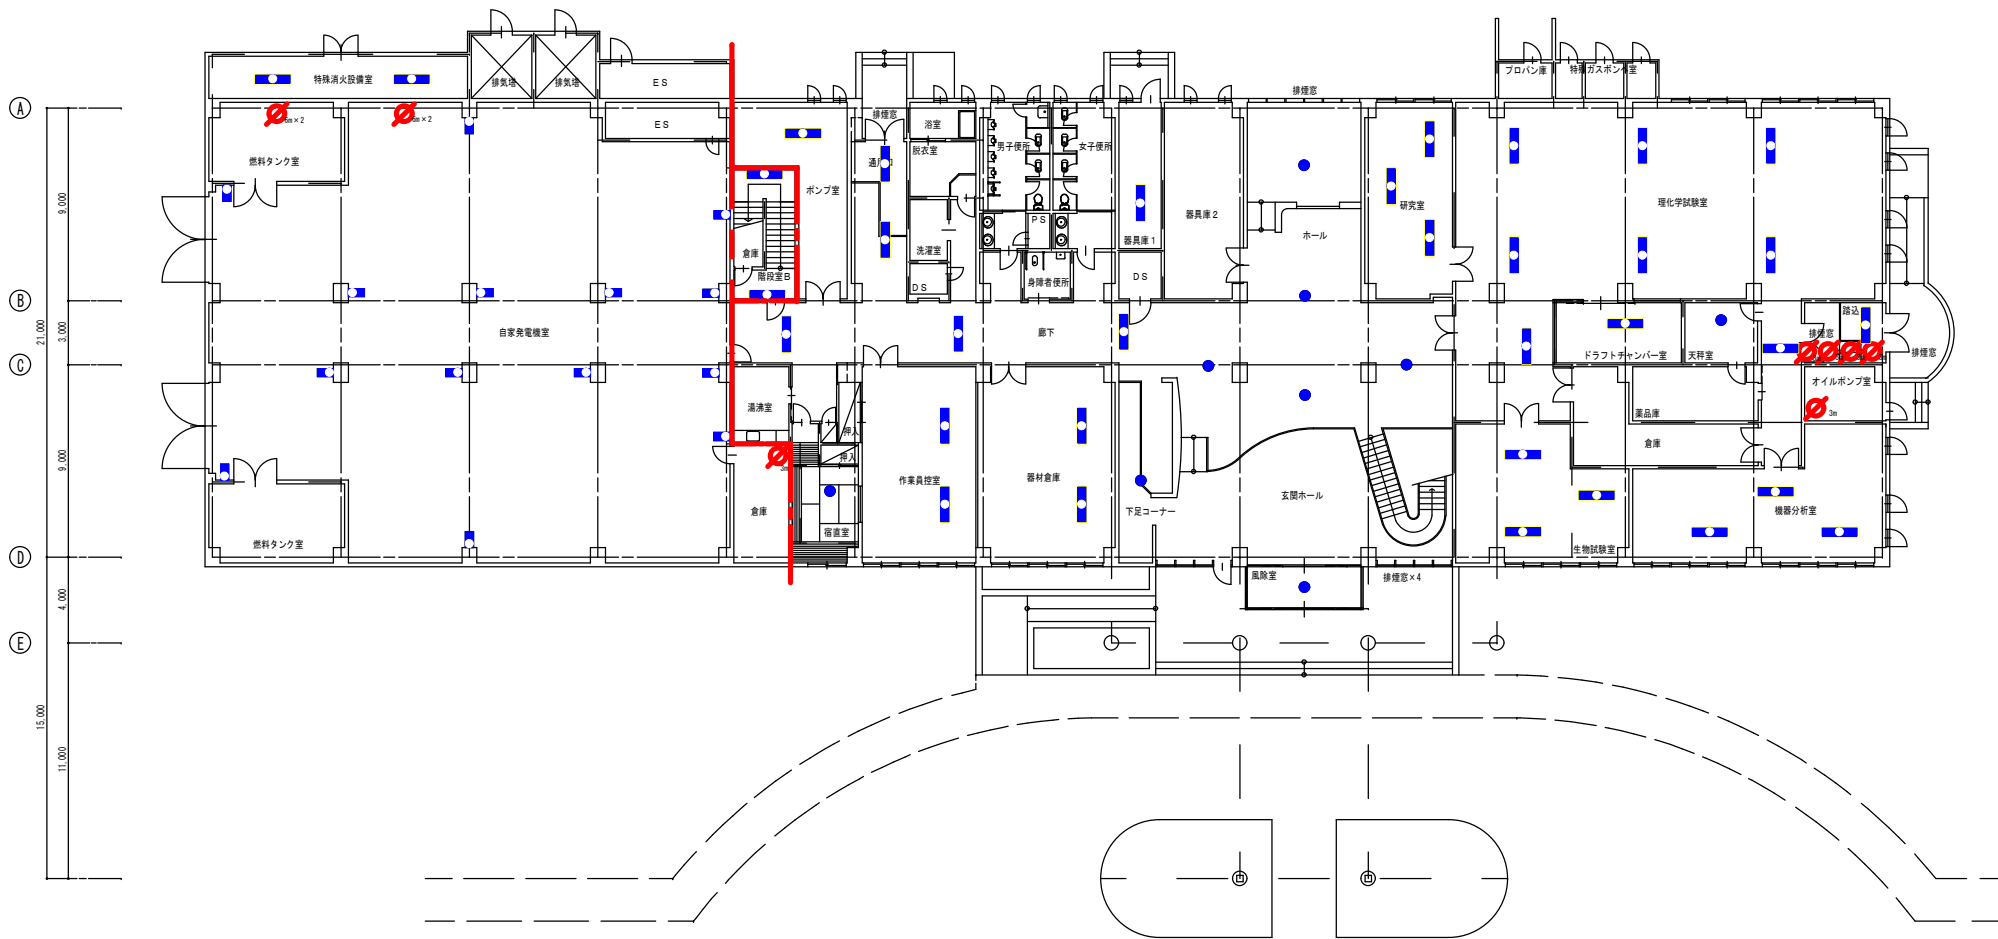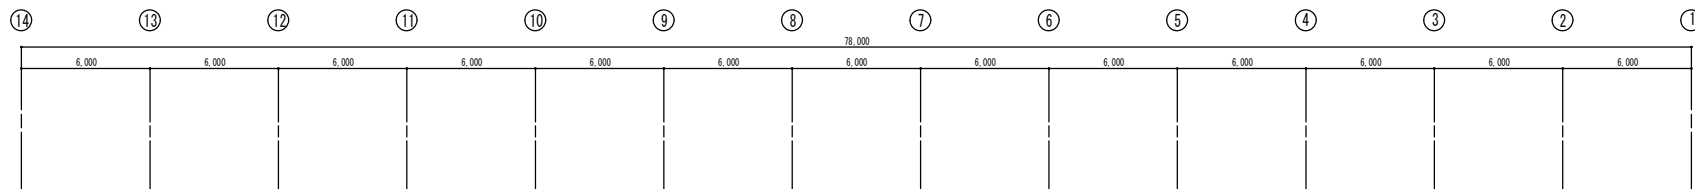


1階 平面図 S=1/250

業務名	松阪浄化センター防災設備点検業務		
図面名	管理本館 平面図1F (建築設備)		
年月日			
尺度	A3:1/250	図面番号	管(建築)-1
会社名			
事務所名	公益財団法人三重県下水道公社		

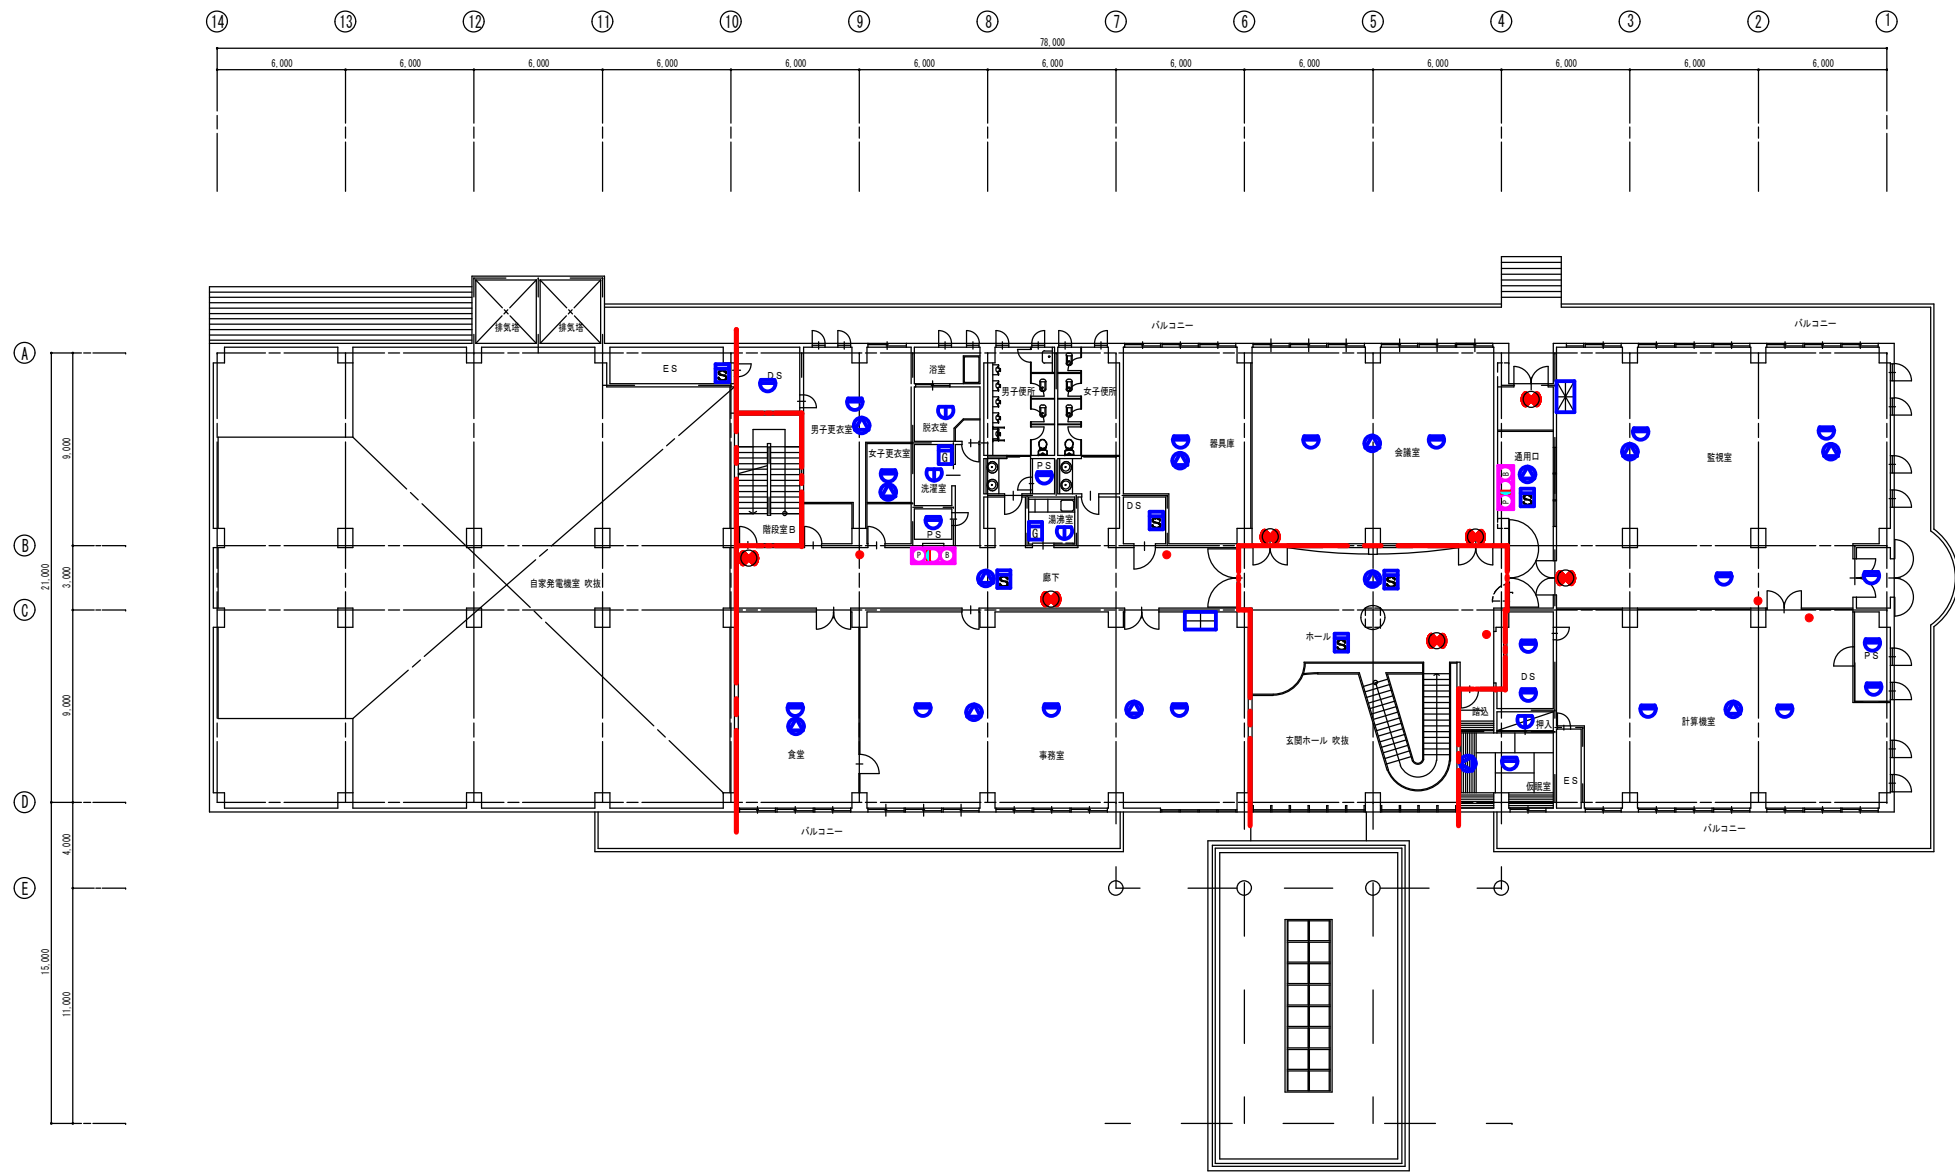


2階 平面図 S=1/250

業務名	松阪浄化センター防災設備点検業務		
図面名	管理本館 平面図2F (消防関係)		
年月日			
尺度	A3:1/250	図面番号	管(消防)-2
会社名			
事務所名	公益財団法人三重県下水道公社		

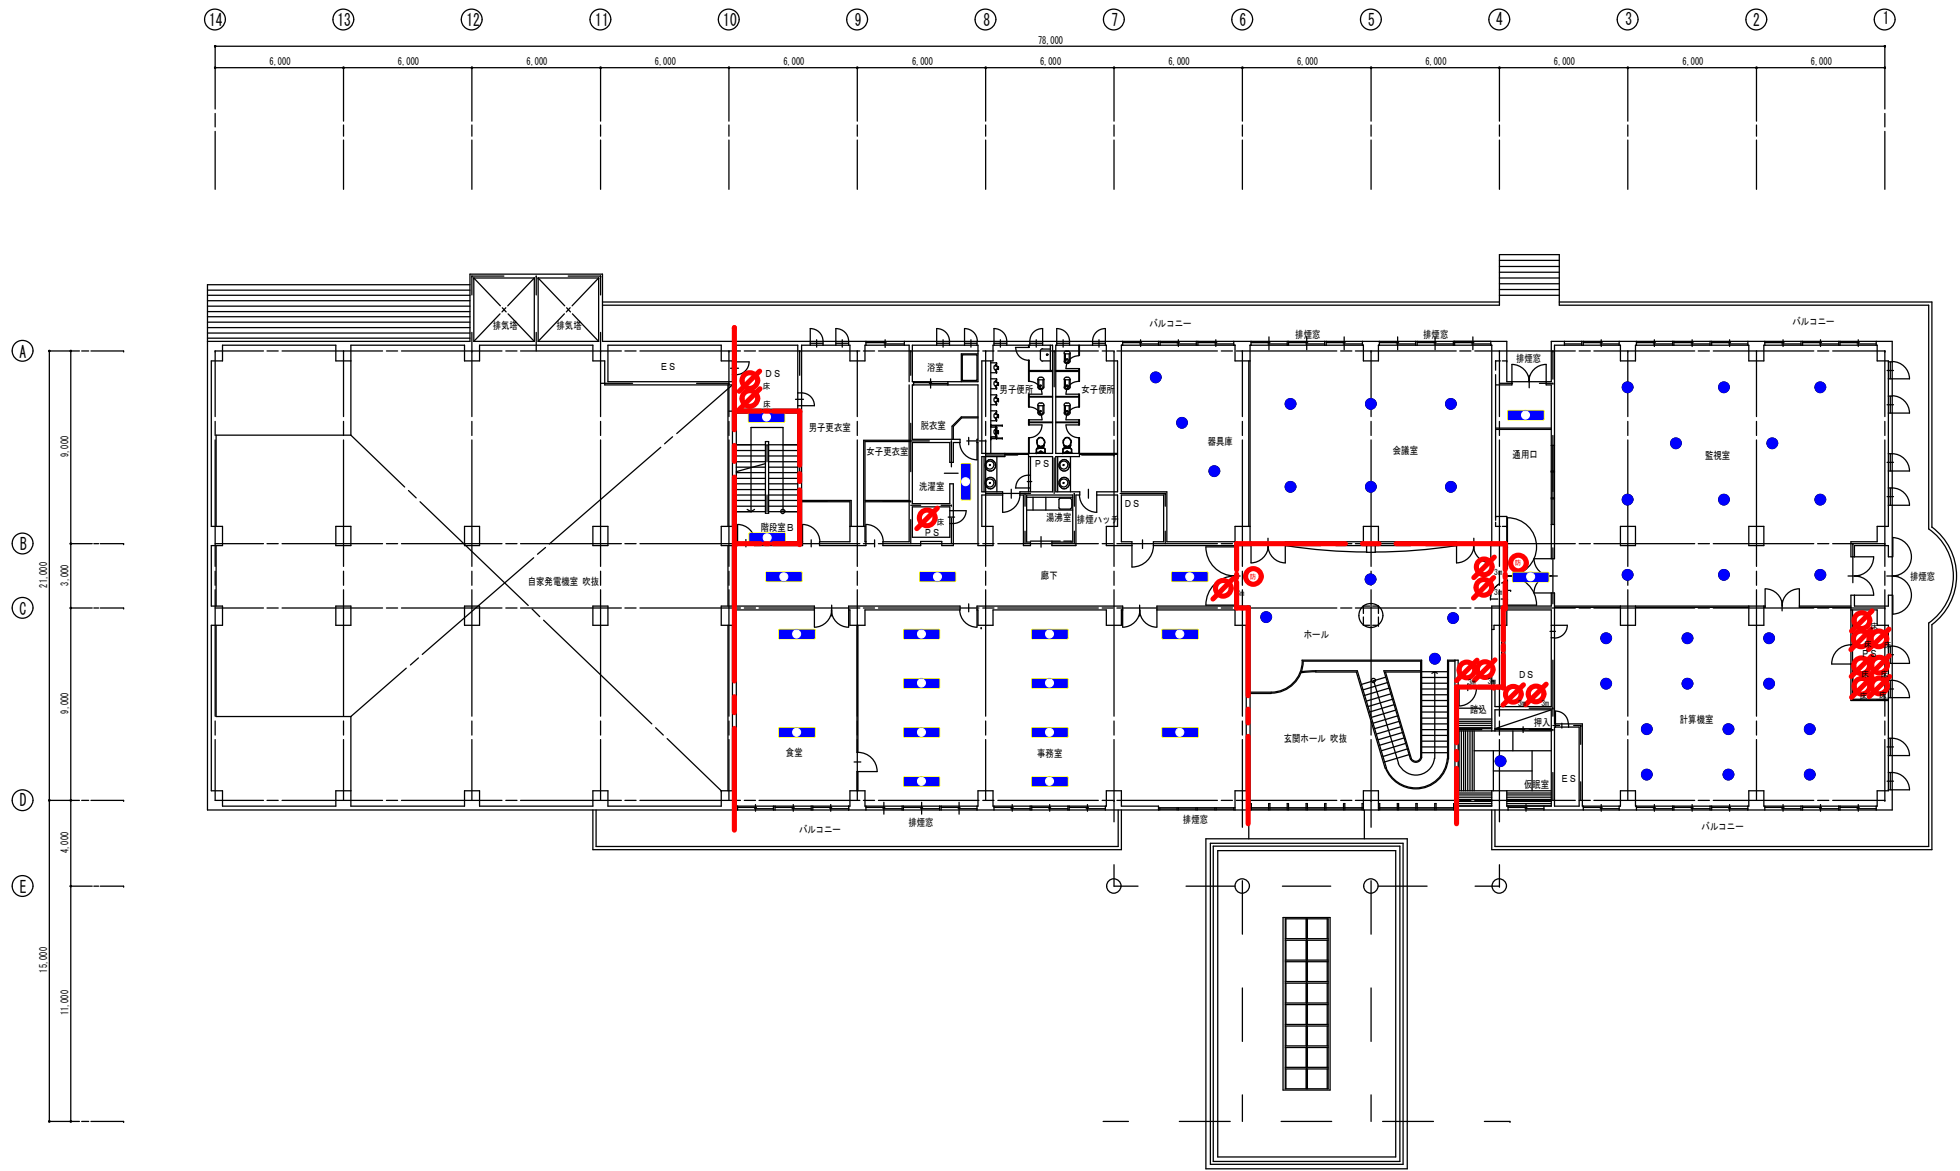


2階 平面図 S=1/250

業務名	松阪浄化センター防災設備点検業務		
図面名	管理本館 平面図2F (建築関係)		
年月日			
尺度	A3:1/250	図面番号	管(建築)-2
会社名			
事務所名	公益財団法人三重県下水道公社		

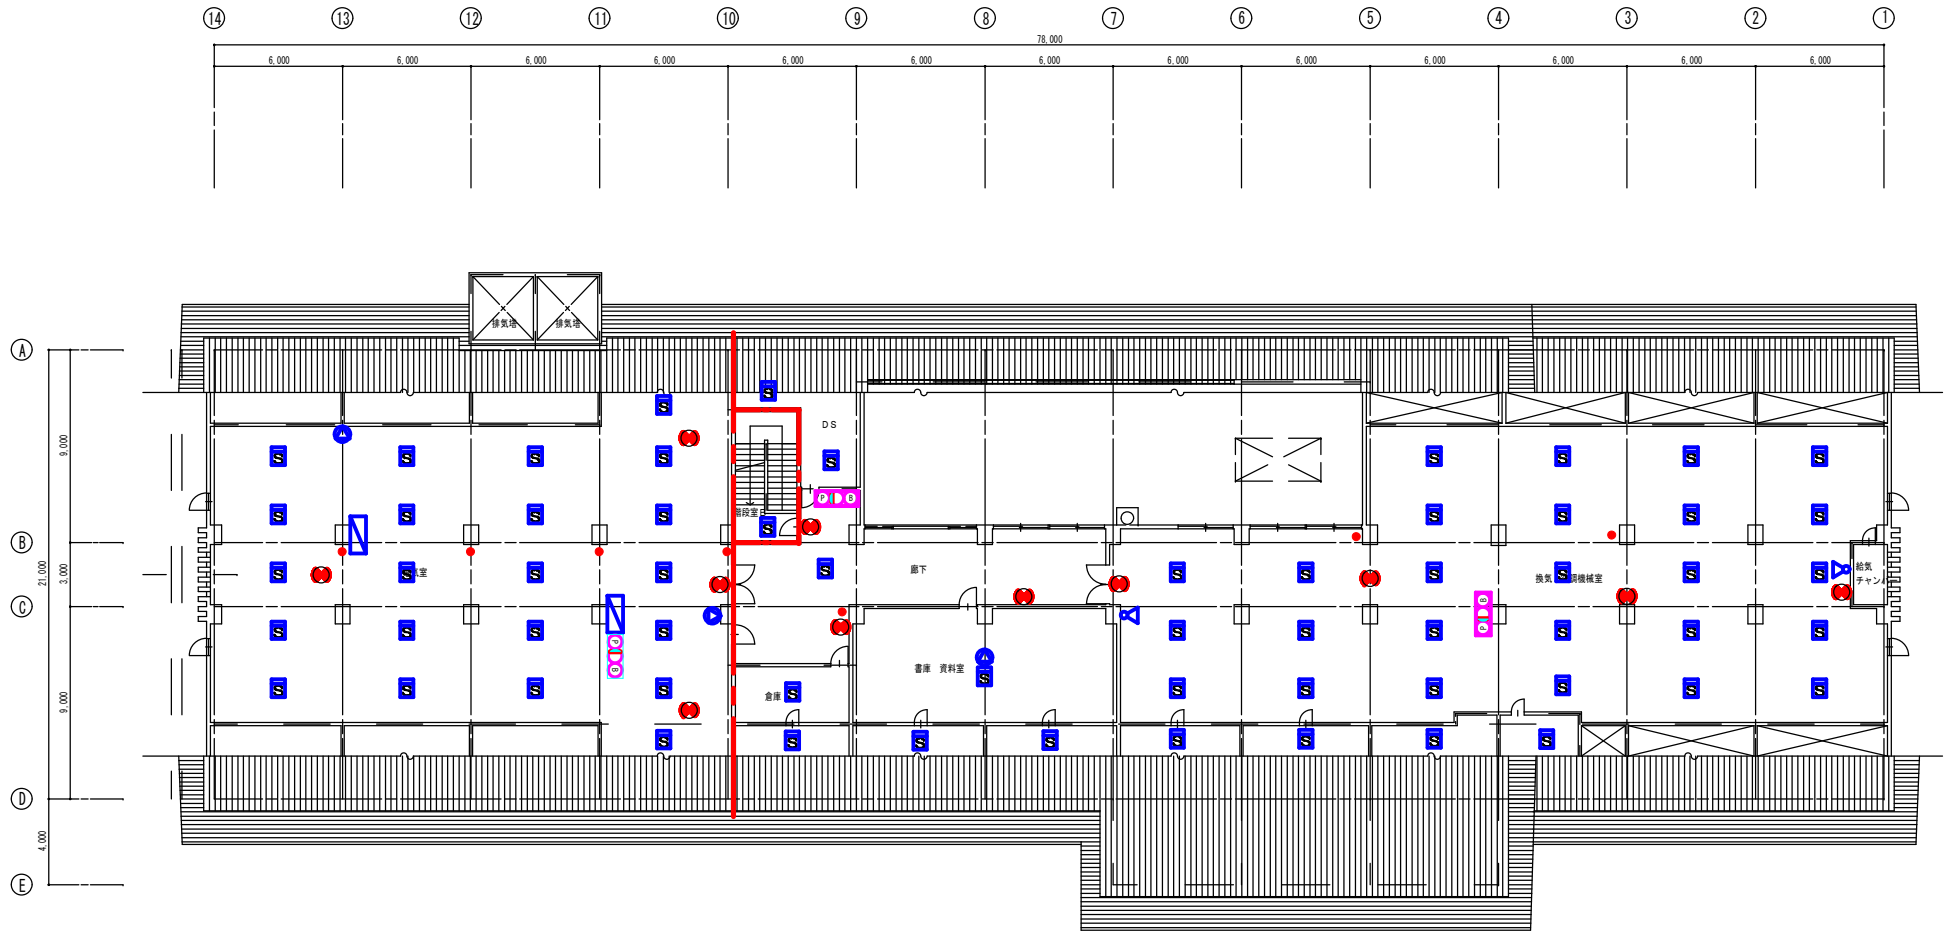


3階 平面図 S=1/250

業務名	松原浄化センター防災設備点検業務		
図面名	管理本館 平面図3F (消防設備)		
年月日			
尺度	A3:1/250	図面番号	管(消防)-3
会社名			
事務所名	公益財団法人三重県下水道公社		

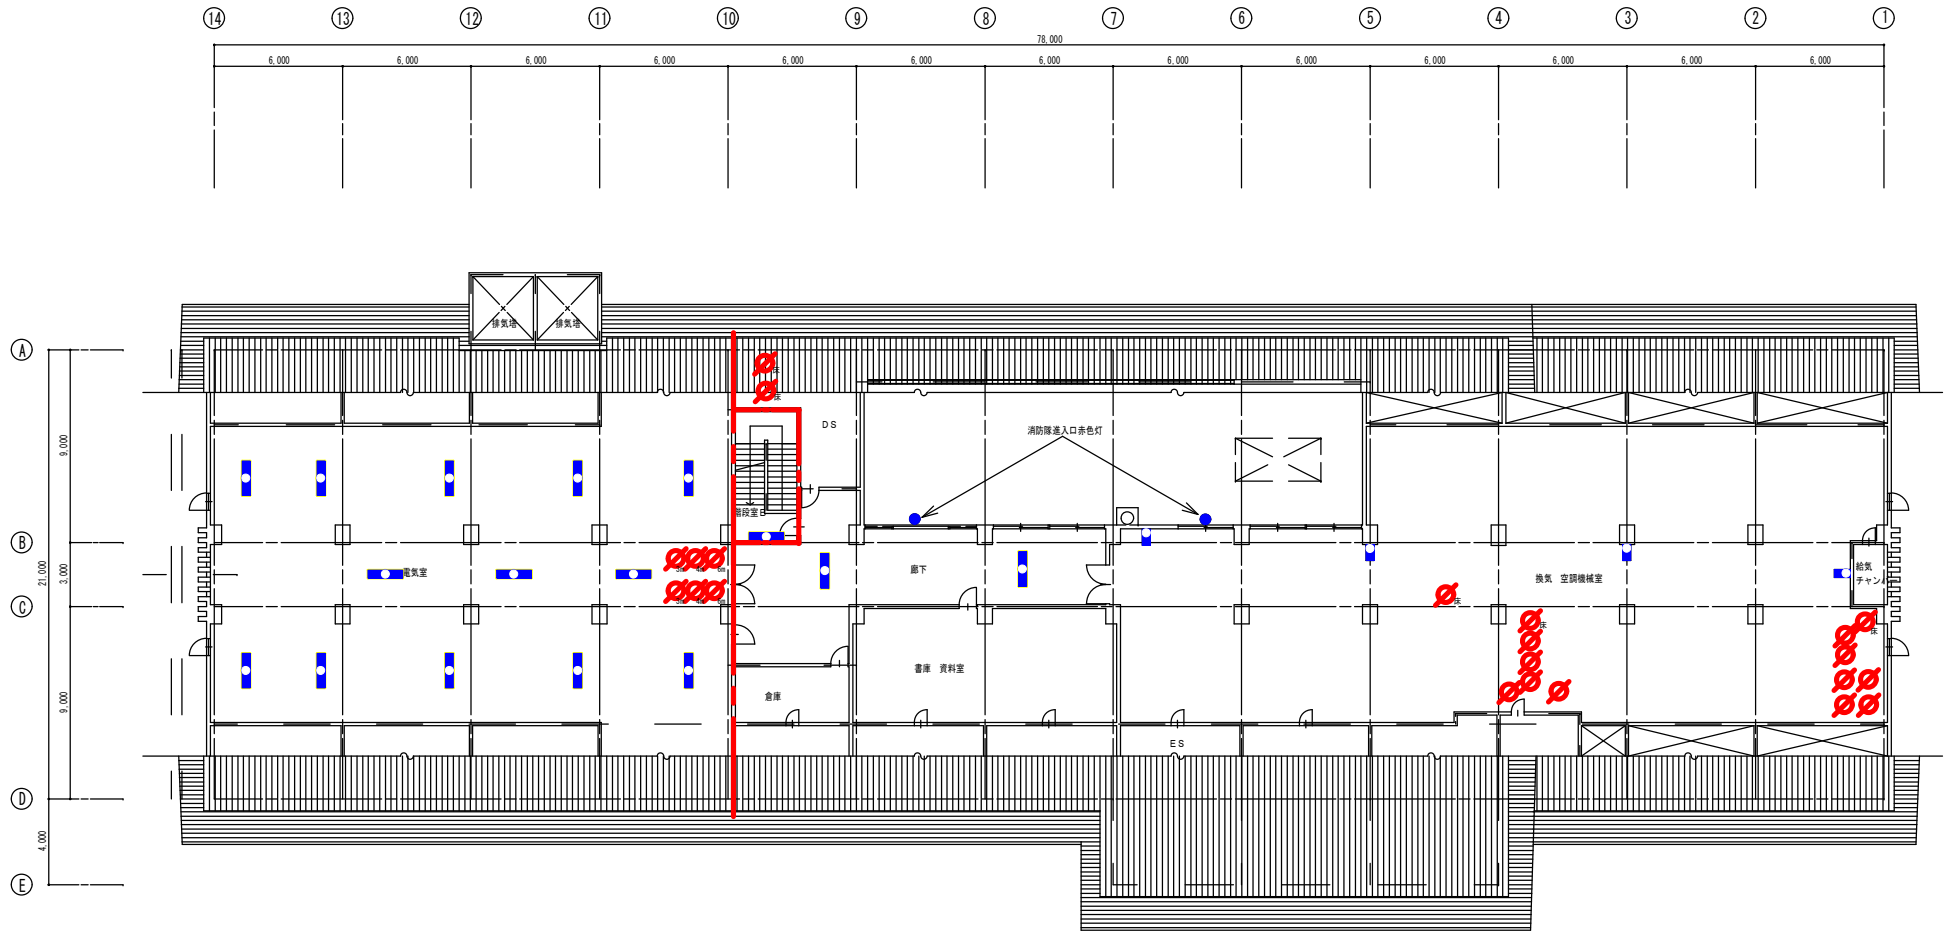


3階 平面図 S=1/250

業務名	松原浄化センター防災設備点検業務		
図面名	管理本館 平面図3F (建築設備)		
年月日			
尺度	A3:1/250	図面番号	管(建築)-3
会社名			
事務所名	公益財団法人三重県下水道公社		

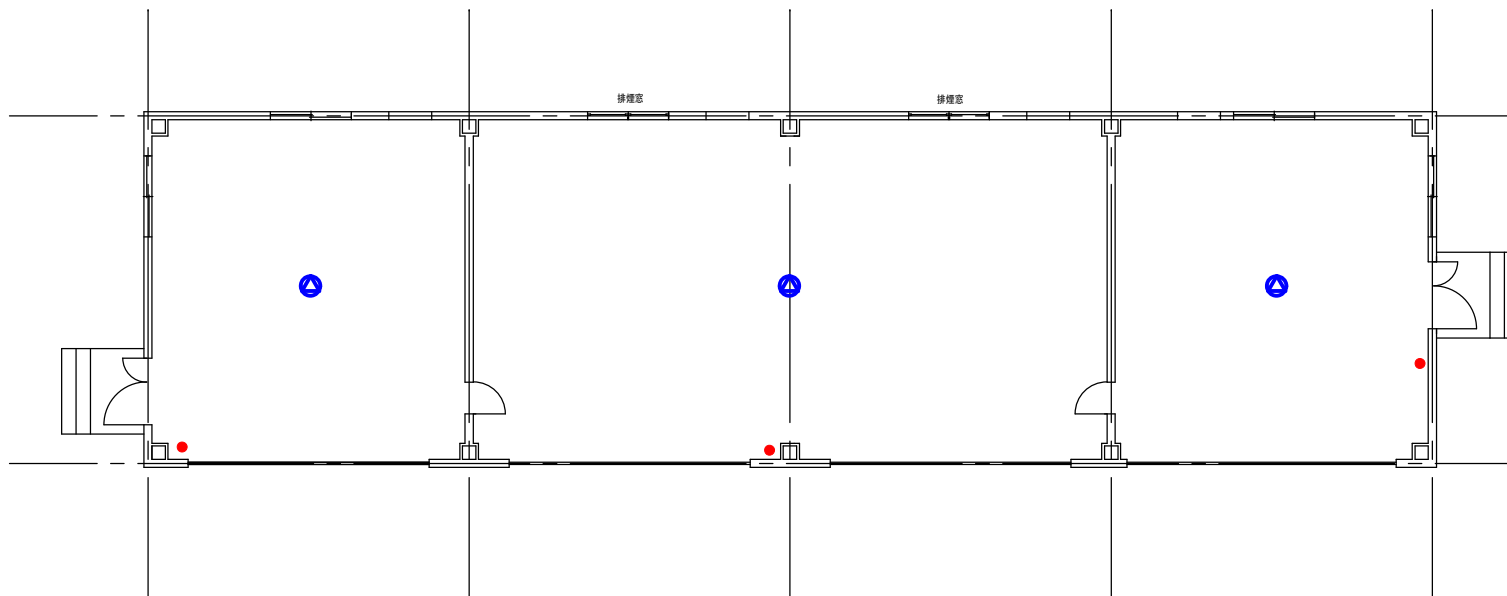


車庫棟平面図 S=1/100

業務名	松阪浄化センター防災設備点検業務		
図面名	車庫棟	(消防設備)	
年月日			
尺度	A3:1/100	図面番号	三(消防)-4
会社名			
事務所名	公益財団法人三重県下水道公社		

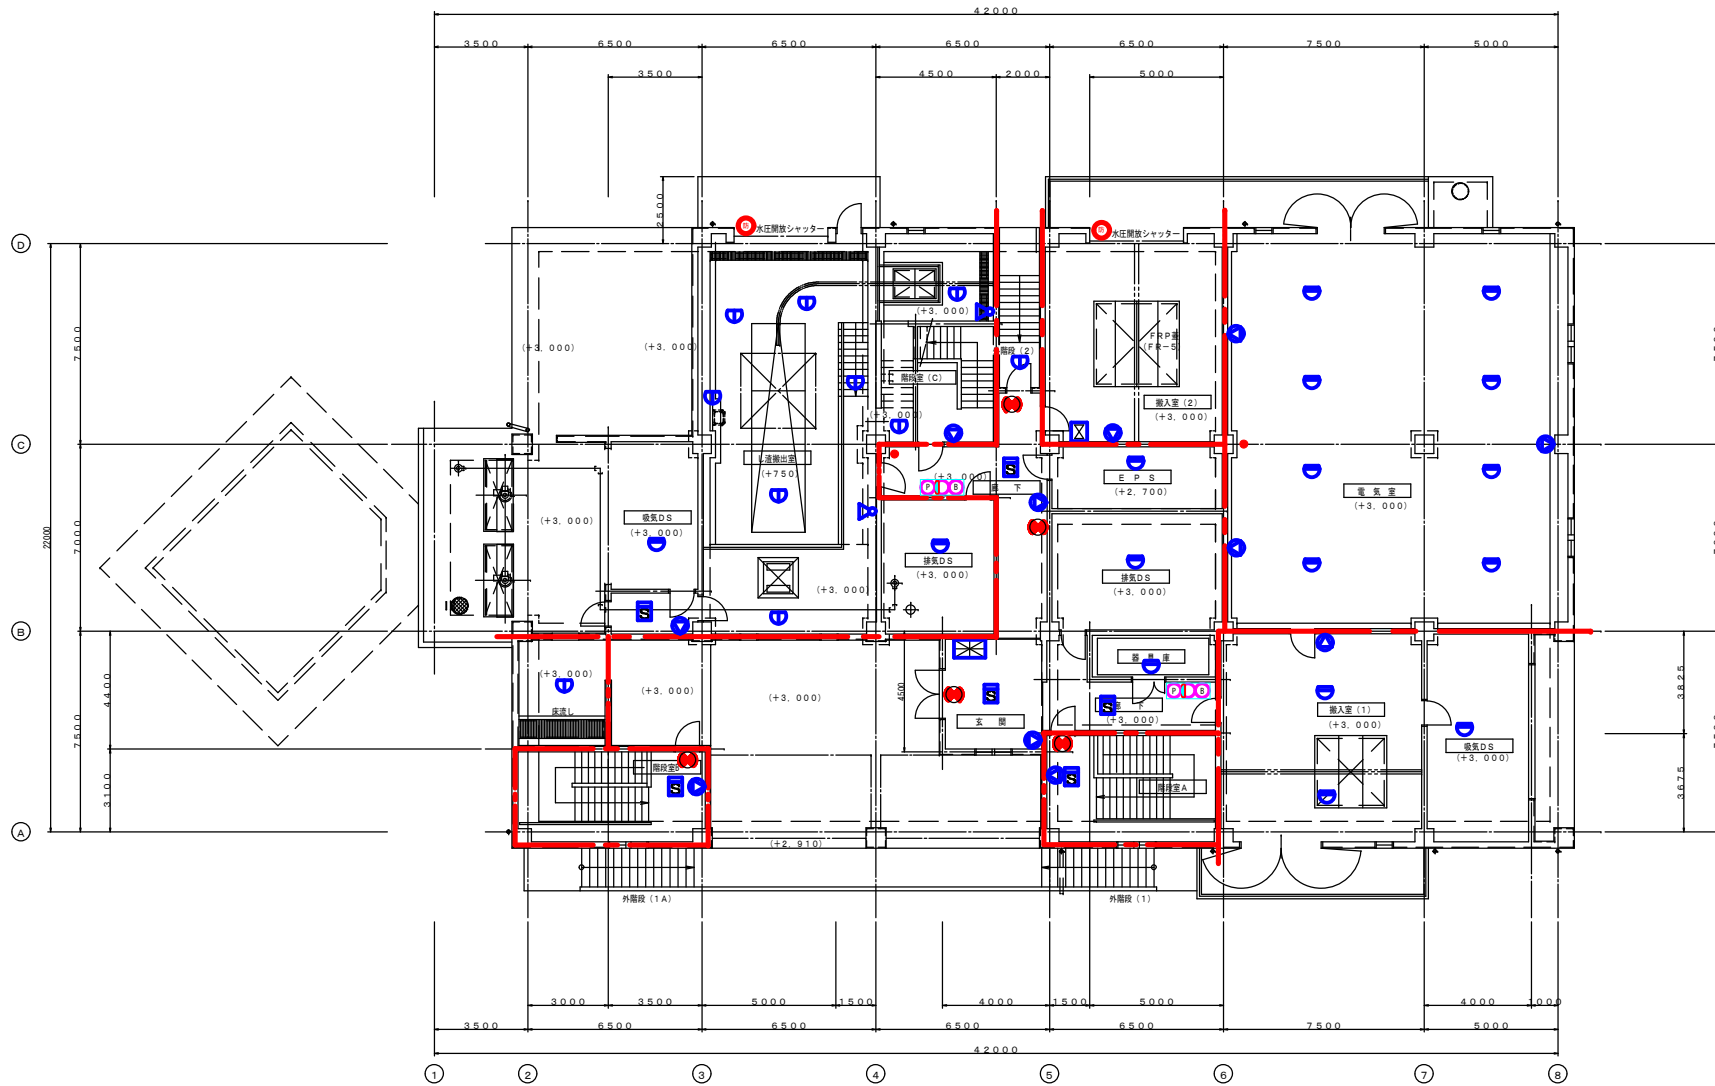


1階平面図 S=1/200

業務名	松阪浄化センター防災設備点検業務		
図面名	スクリーンポンプ棟平面図1F (消防設備)		
年月日			
尺度	A3:1/200	図面番号	SP(消防)-4
会社名			
事務所名	公益財団法人三重県下水道公社		

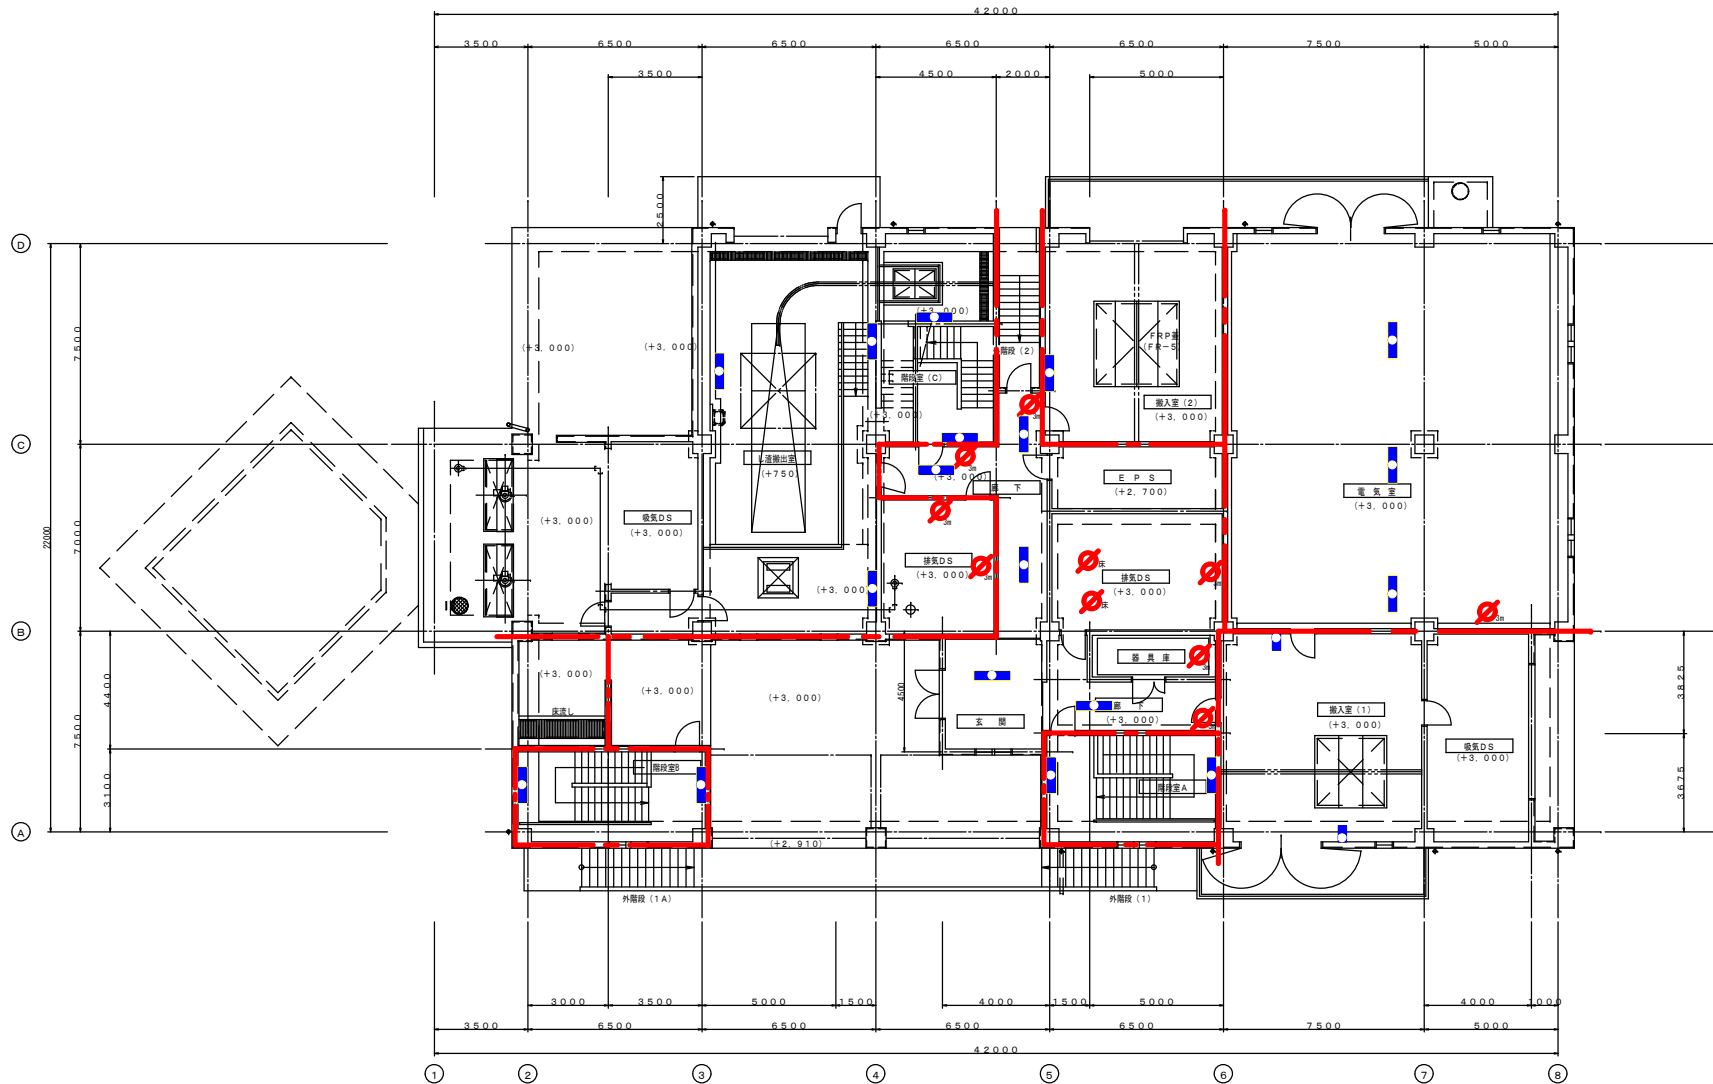


1階平面図 S=1/200

業務名	松阪浄化センター防災設備点検業務		
図面名	スクリーンポンプ棟平面図IF (建築設備)		
年月日			
尺度	A3:1/200	図面番号	SP(建築)-4
会社名			
事務所名	公益財団法人三重県下水道公社		

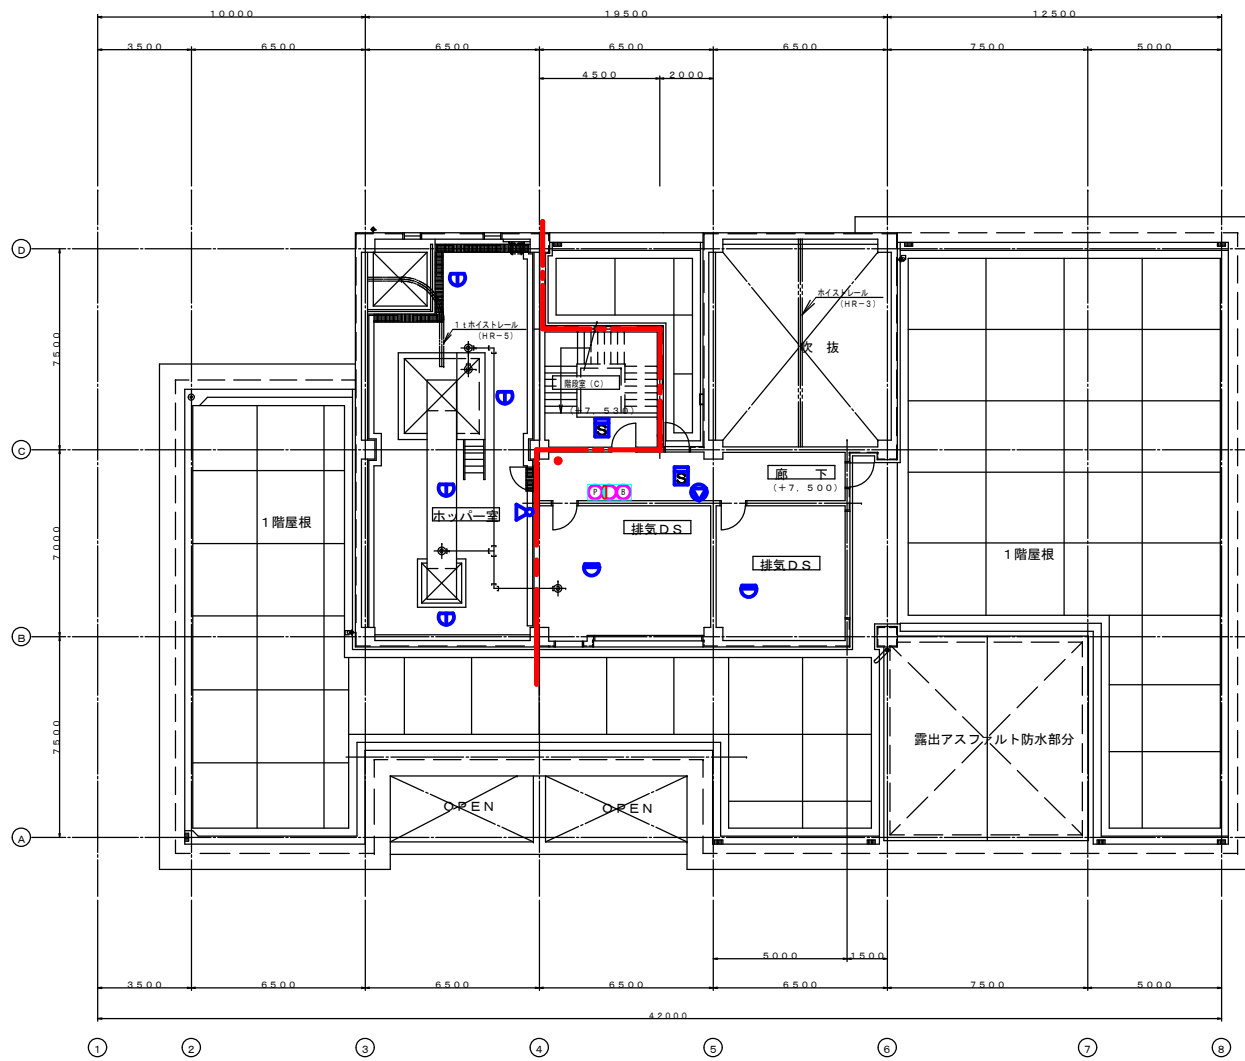


2階平面図 S=1/100

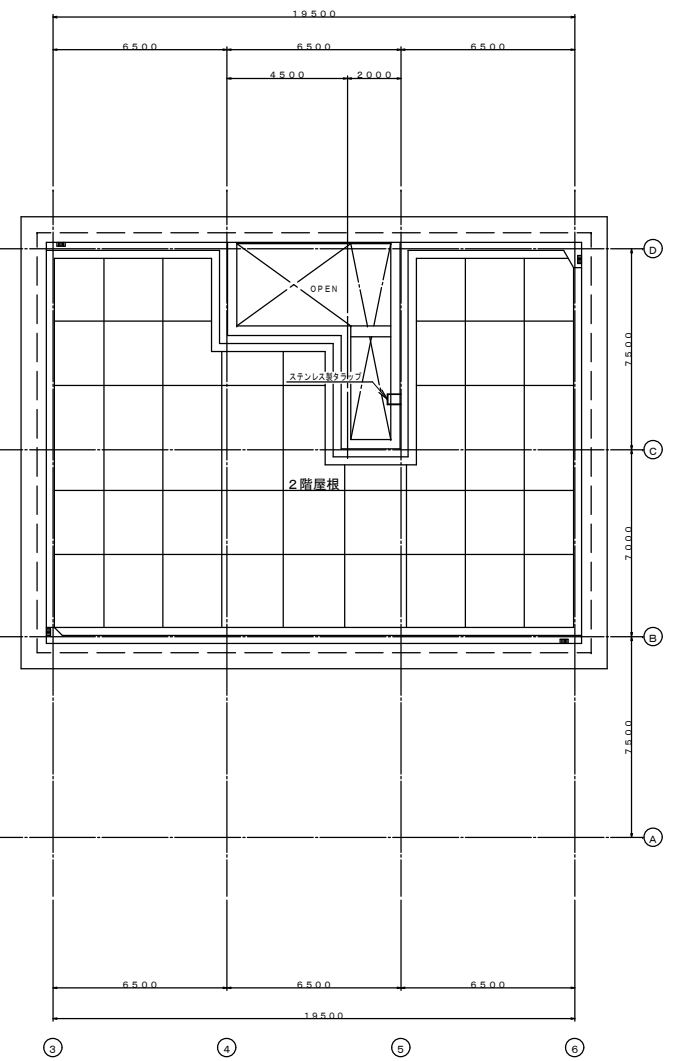

2階屋根平面図 S=1/100


業務名	松阪浄化センター防災設備点検業務		
図面名	スクリーンポンプ棟平面図2F (消防設備)		
年月日			
尺度	A3:1/200	図面番号	SP(消防)-5
会社名			
事務所名	公益財団法人三重県下水道公社		

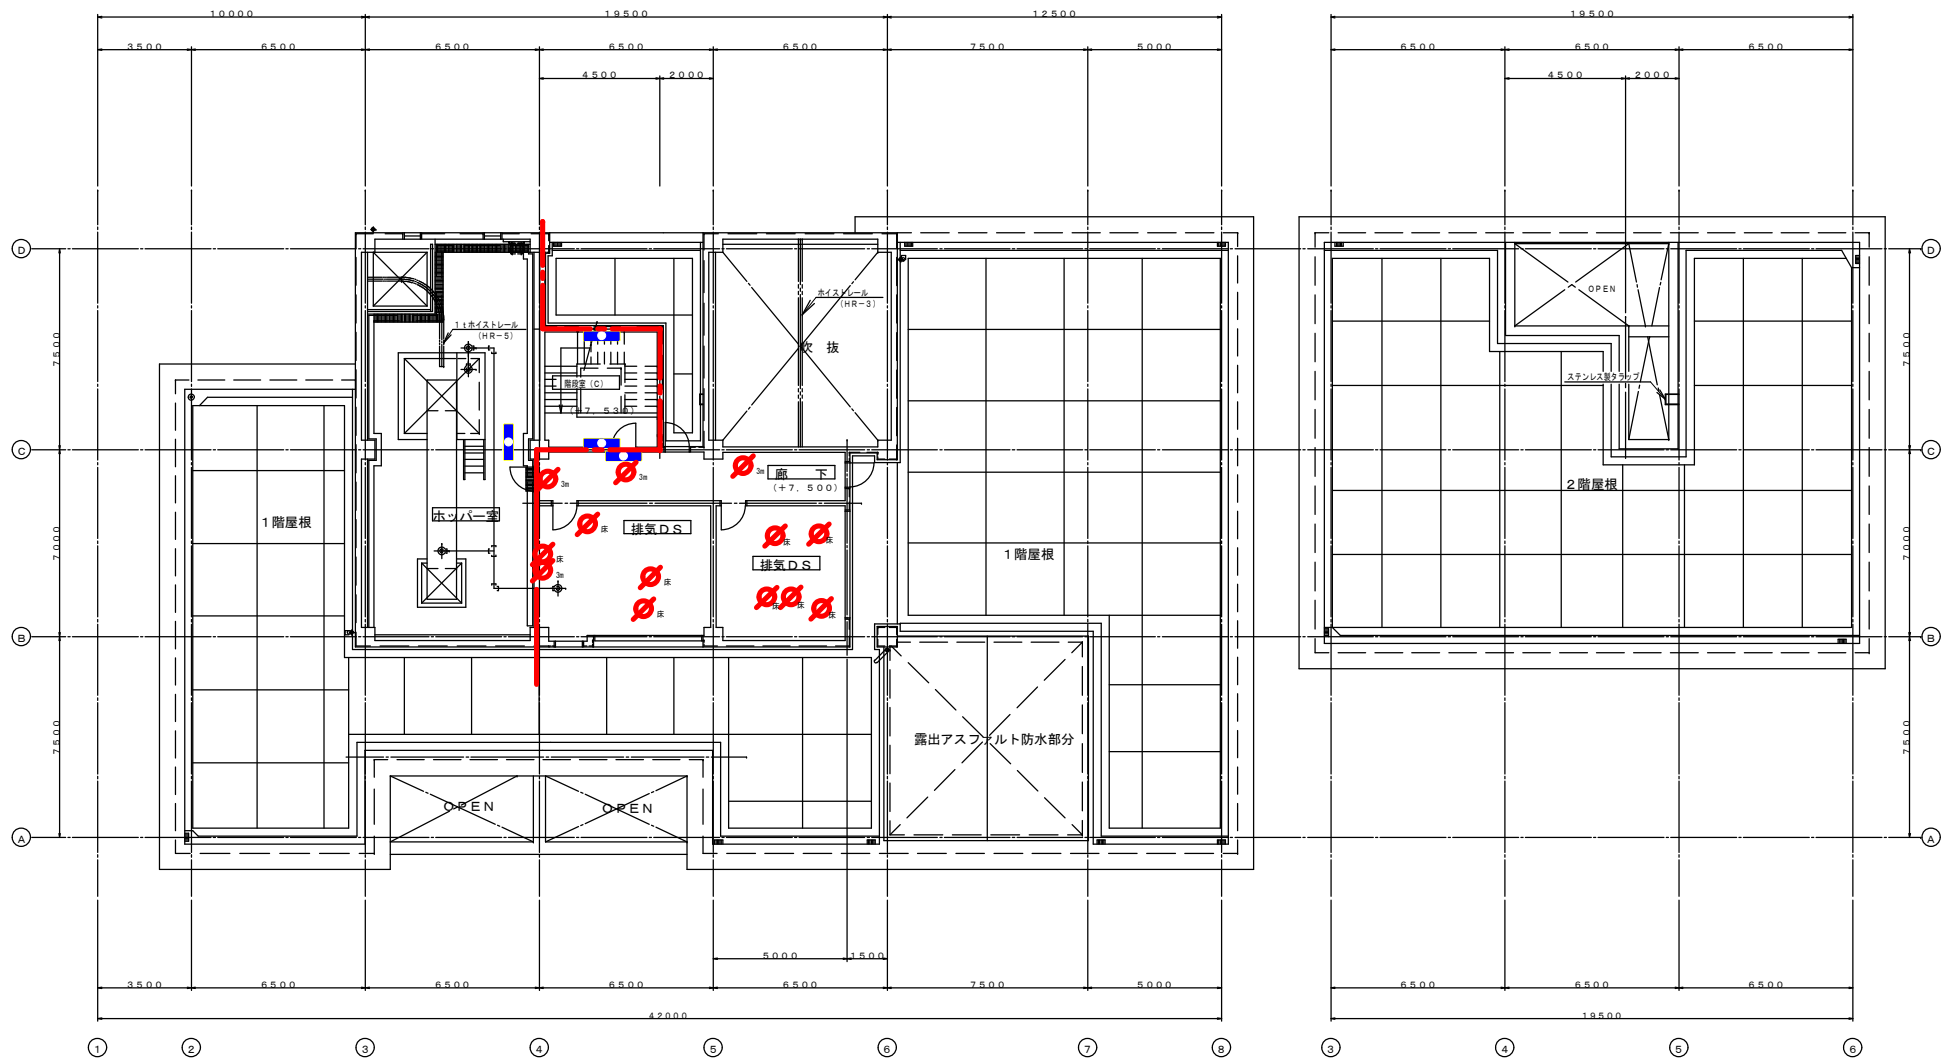

2階平面図 S=1/100


2階屋根平面図 S=1/100

業務名	松阪浄化センター防災設備点検業務		
図面名	スクリーンポンプ棟平面図2F (建築設備)		
年月日			
尺度	A3:1/200	図面番号	SP(建築)-5
会社名			
事務所名	公益財団法人三重県下水道公社		

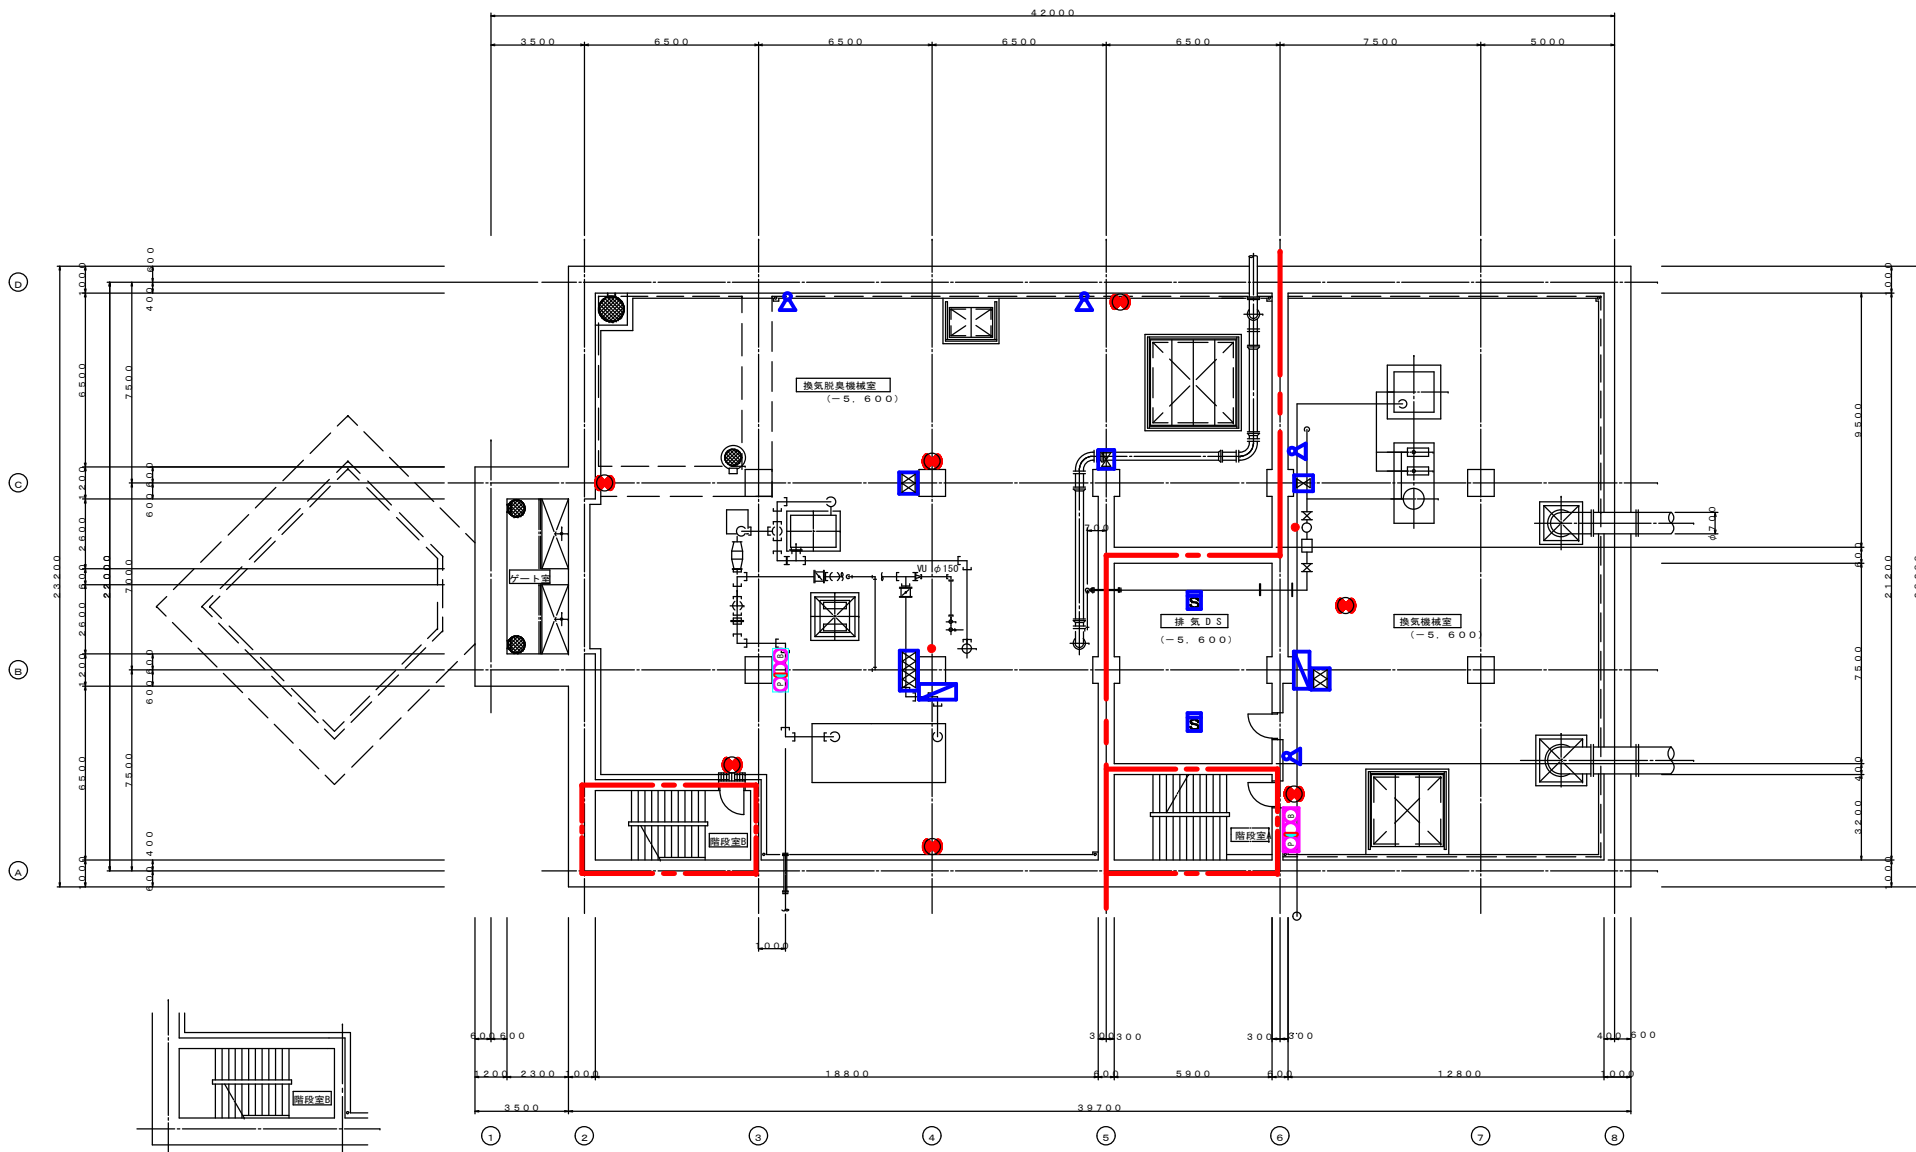


地下1階平面図 S=1/200

業務名	松阪浄化センター防災設備点検業務		
図面名	スクリーンポンプ棟平面図B1F (消防設備)		
年月日			
尺度	A3:1/200	図面番号	SP(消防)-3
会社名			
事務所名	公益財団法人三重県下水道公社		

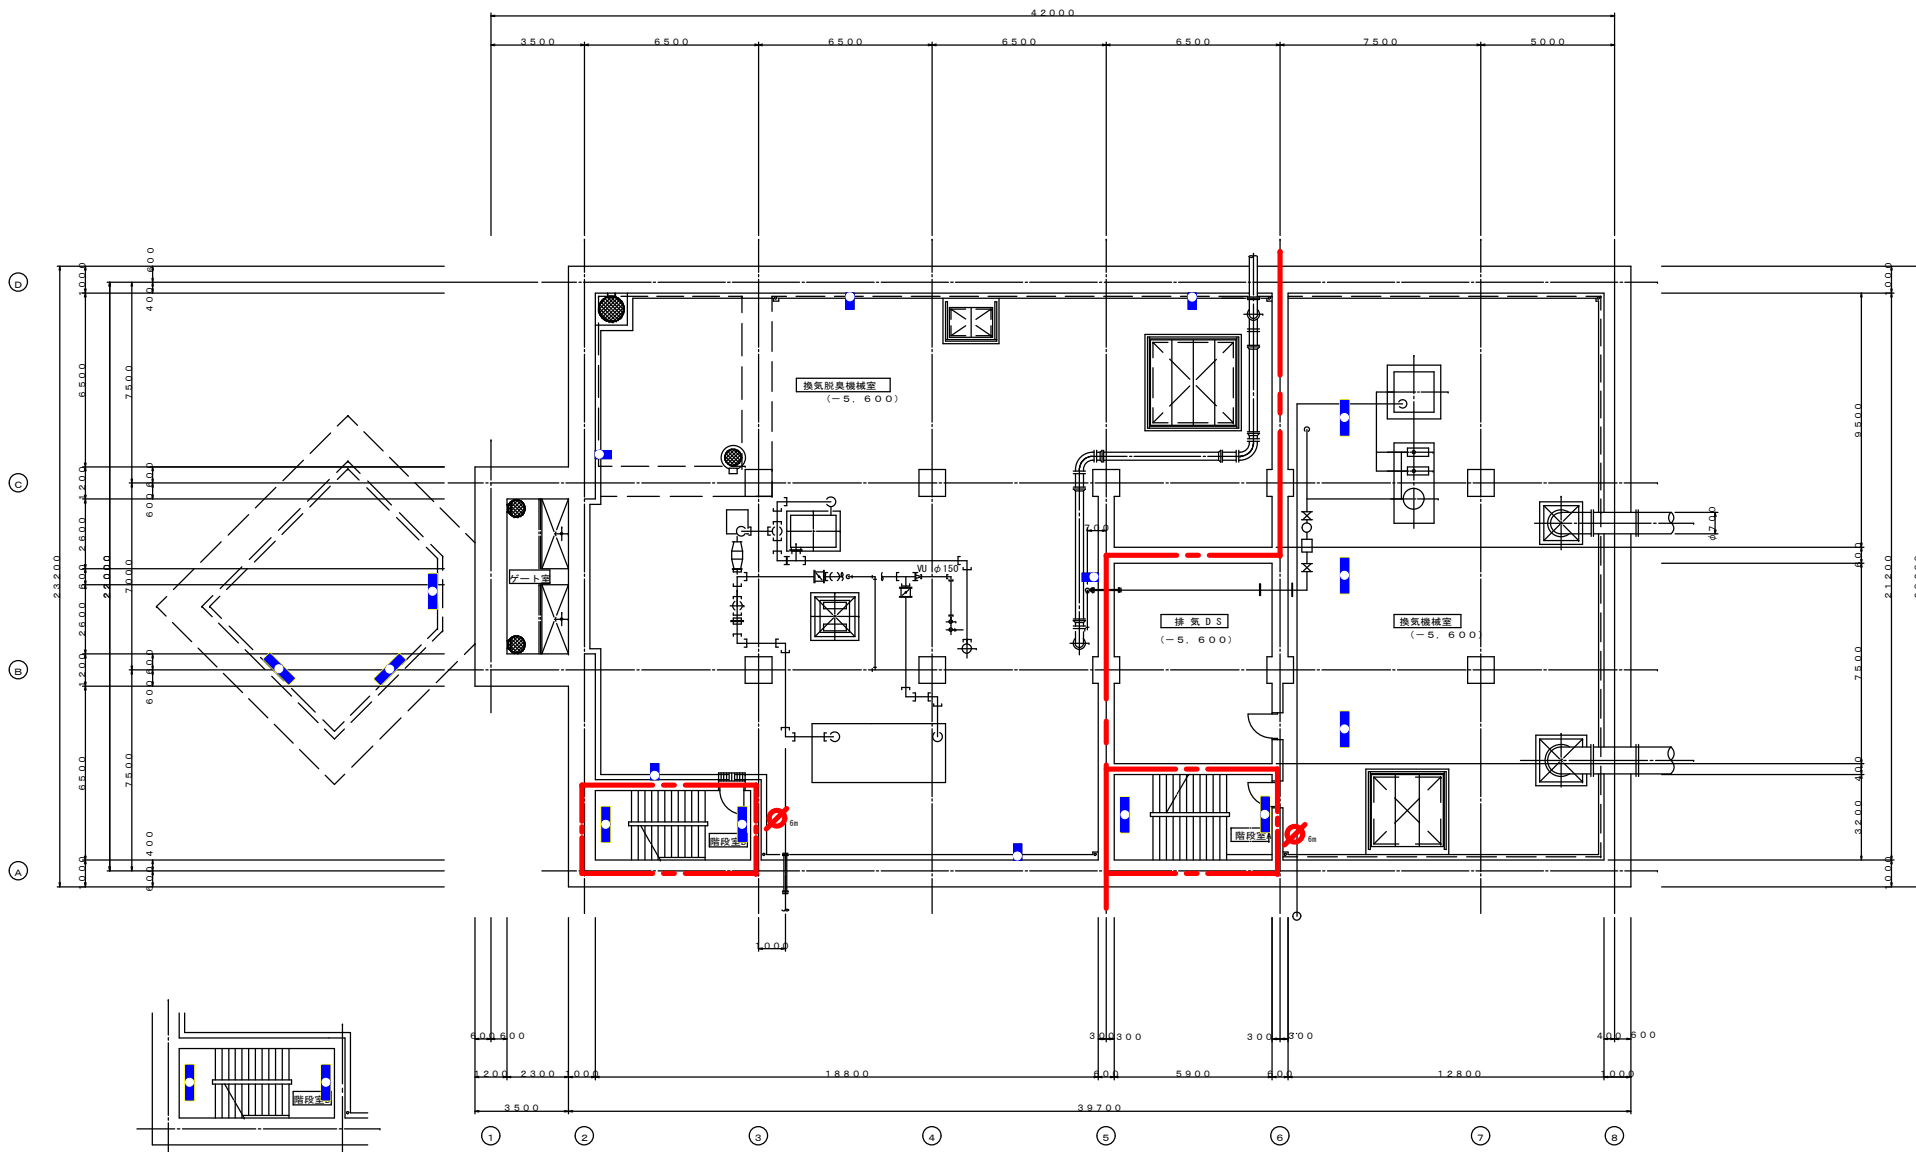


地下1階平面図 S=1/200

業務名	松阪浄化センター防災設備点検業務		
図面名	スクリーンポンプ棟平面図B1F (建築設備)		
年月日			
尺度	A3:1/200	図面番号	SP(建築)-3
会社名			
事務所名	公益財団法人三重県下水道公社		

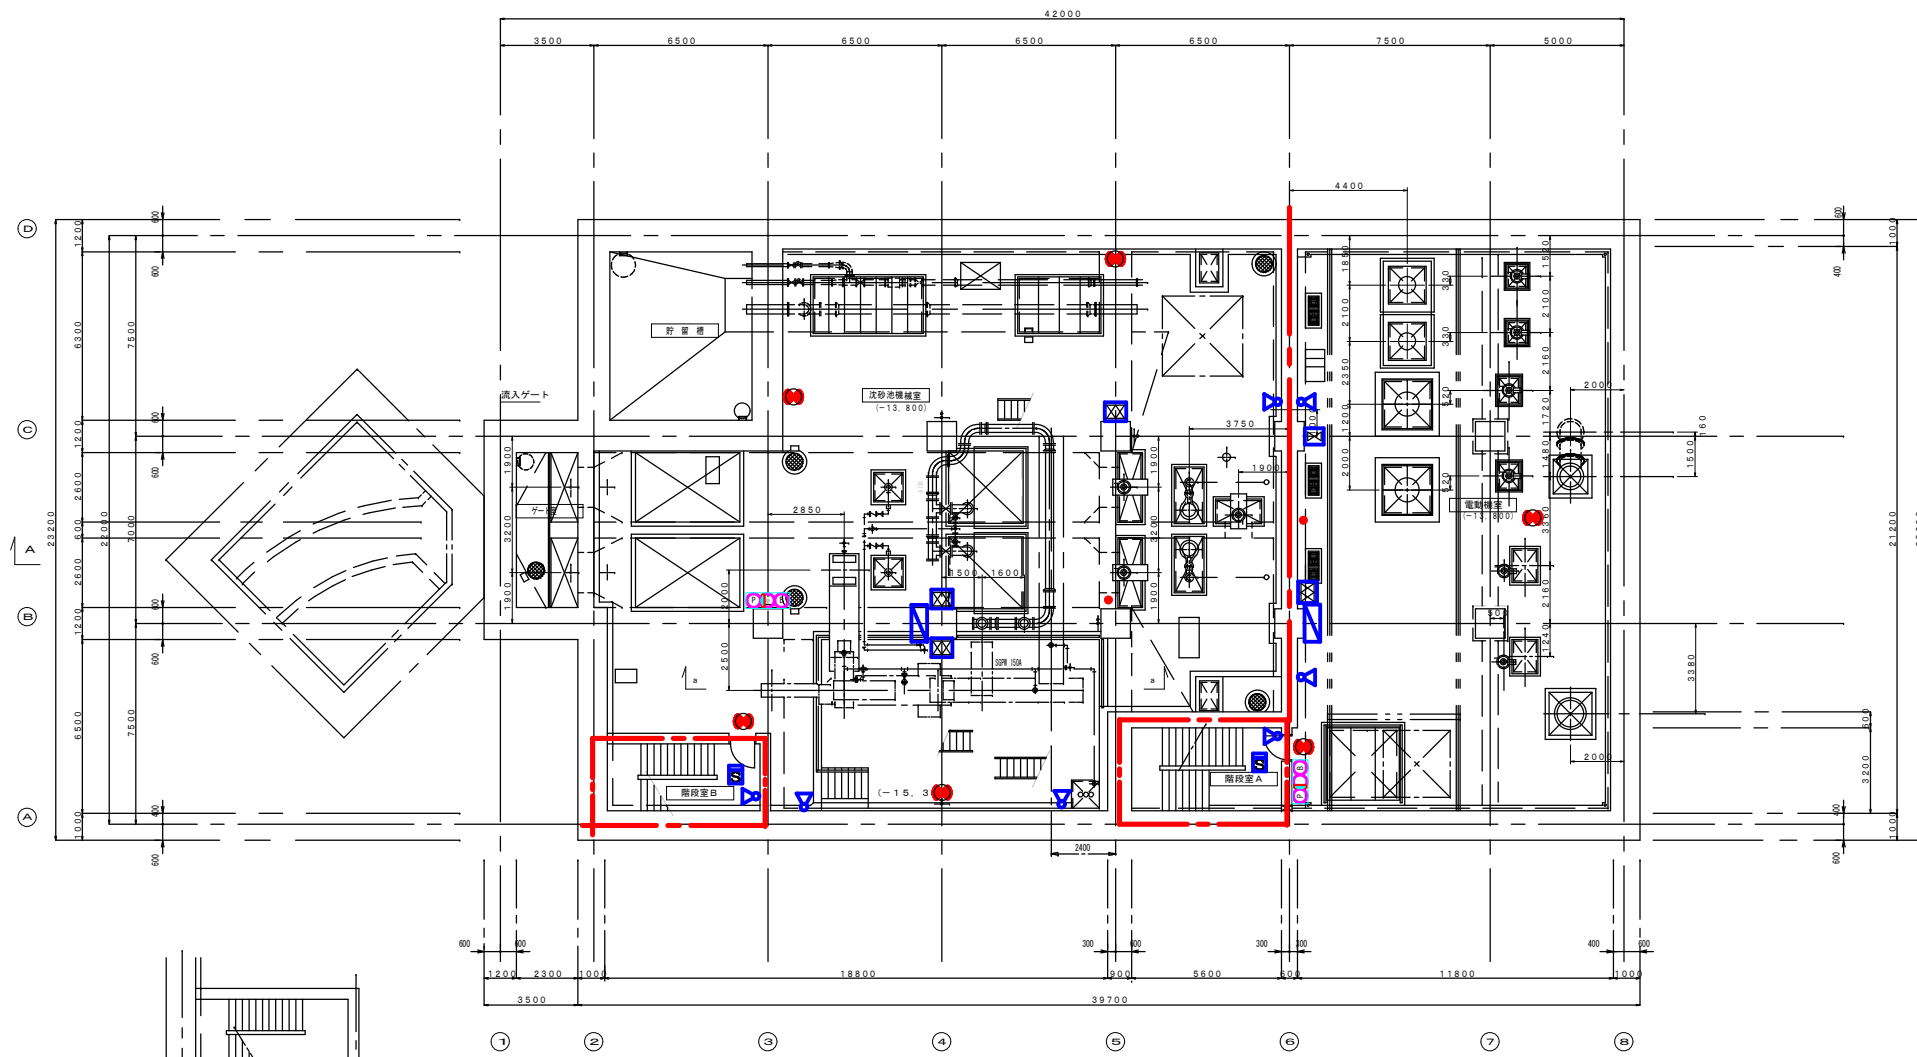


地下2階下部平面図 1/200

業務名	松阪浄化センター防災設備点検業務		
図面名	スクリーンポンプ機平面図B2F(消防設備)		
年月日			
尺度	A3-1/200	図面番号	SP(消防)-1
会社名			
事務所名	公益財団法人三重県下水道公社		

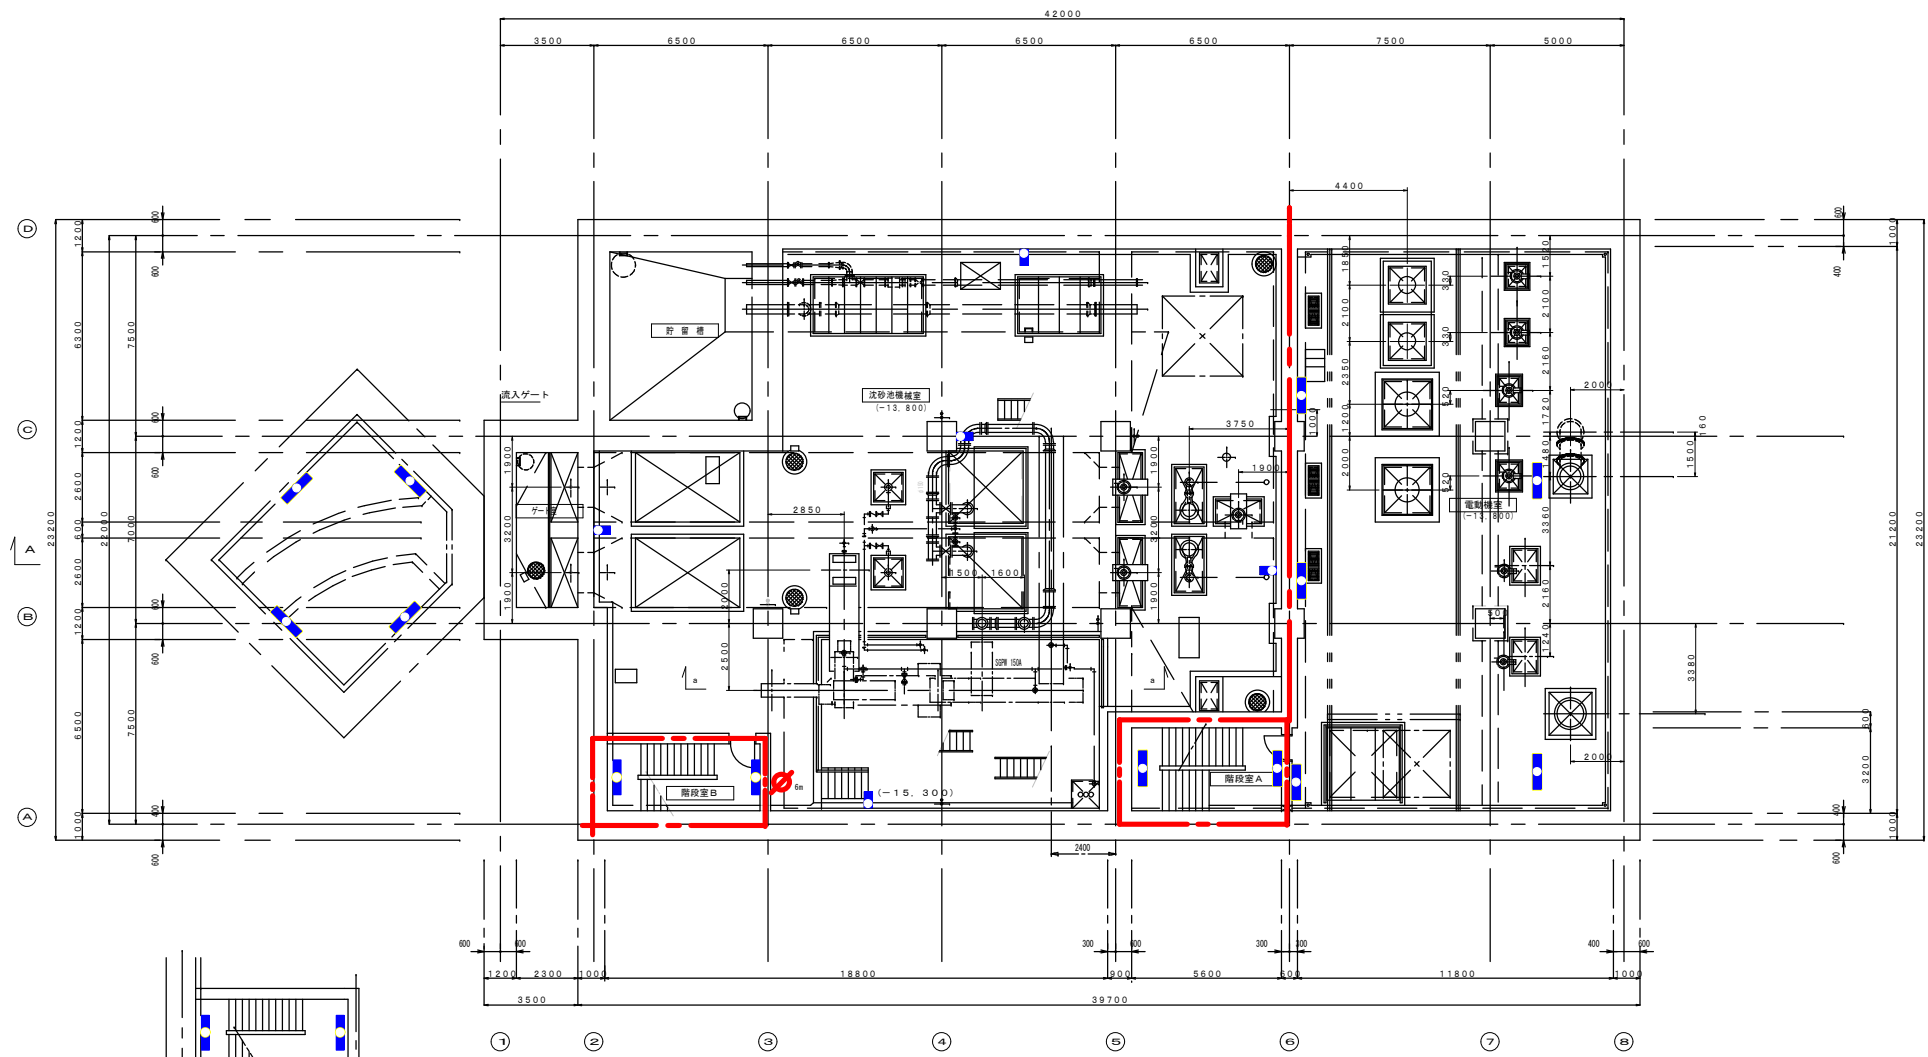


地下2階下部平面図 1/200

業務名	松阪浄化センター防災設備点検業務		
図面名	スクリーンポンプ棟平面図B2F(建築設備)		
年月日			
尺度	A3-1/200	図面番号	SP(建築)-1
会社名			
事務所名	公益財団法人三重県下水道公社		

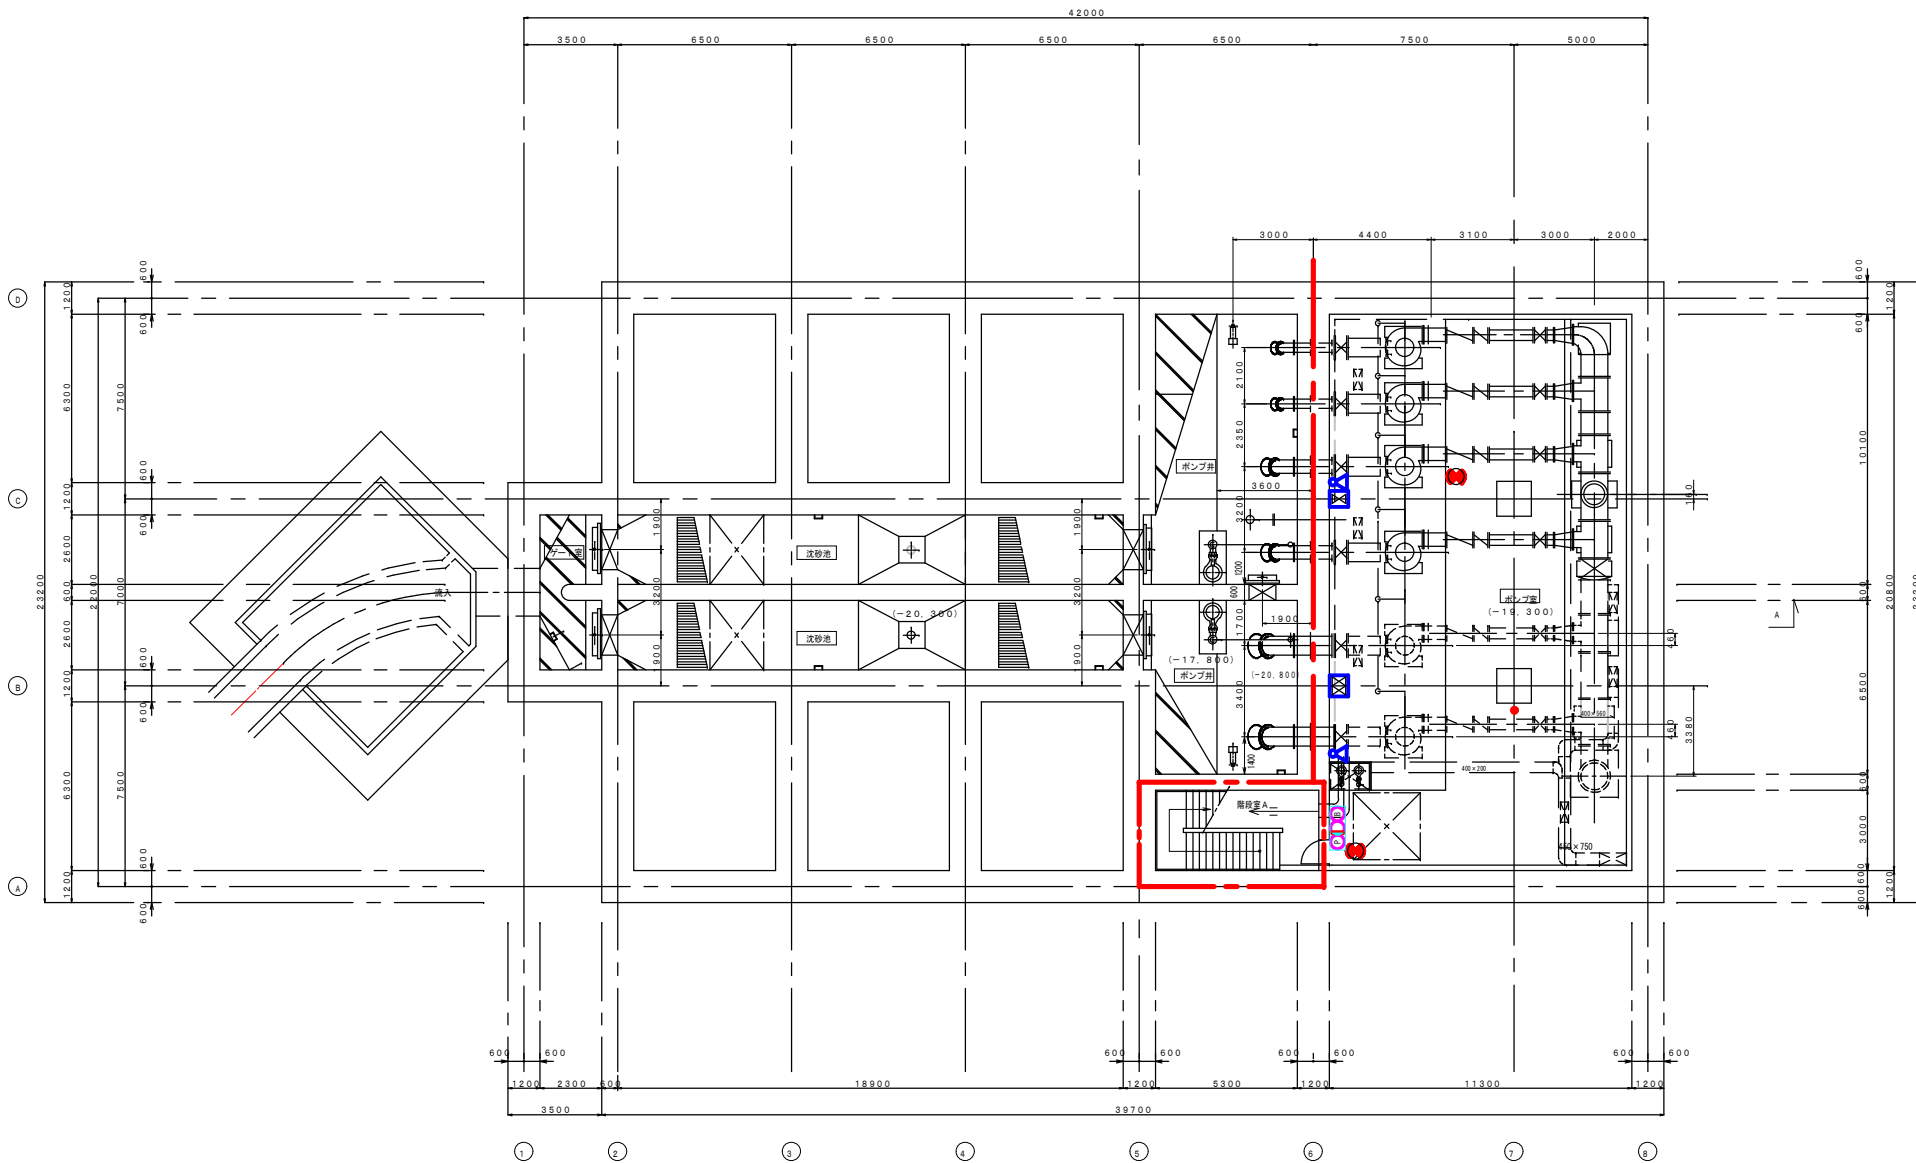




水路部平面図 S=200

業務名	松阪浄化センター防災設備点検業務		
図面名	SP棟 平面図(水路) (消防設備)		
年月日			
尺度	A3:1/200	図面番号	SP(消防)-1
会社名			
事務所名	公益財団法人三重県下水道公社		

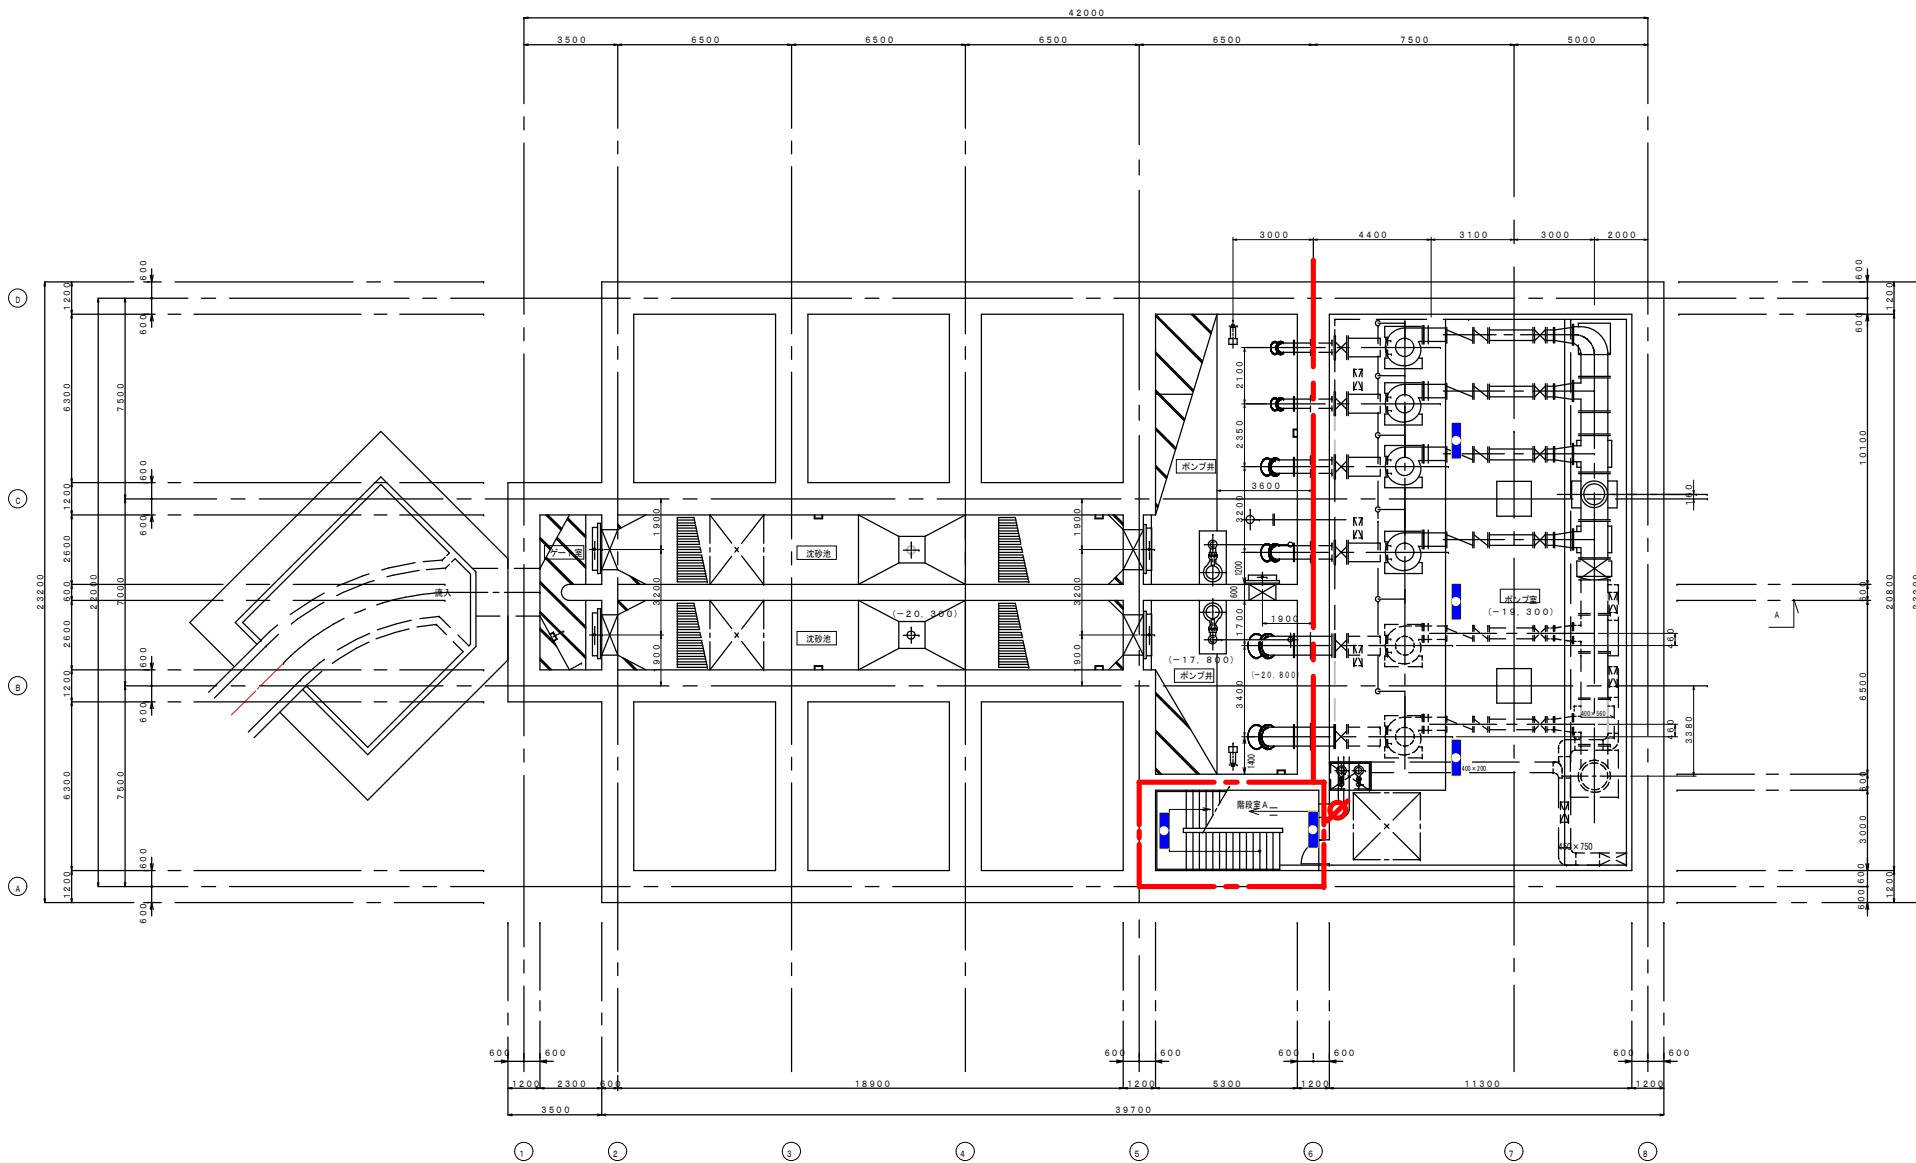



水路部平面図 S=200

業務名	松阪浄化センター防災設備点検業務		
図面名	SP棟 平面図(水路) (建築設備)		
年月日			
尺度	A3:1/200	図面番号	SP(建築)-1
会社名			
事務所名	公益財団法人三重県下水道公社		

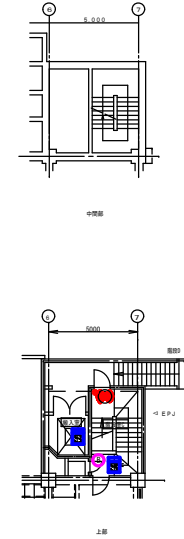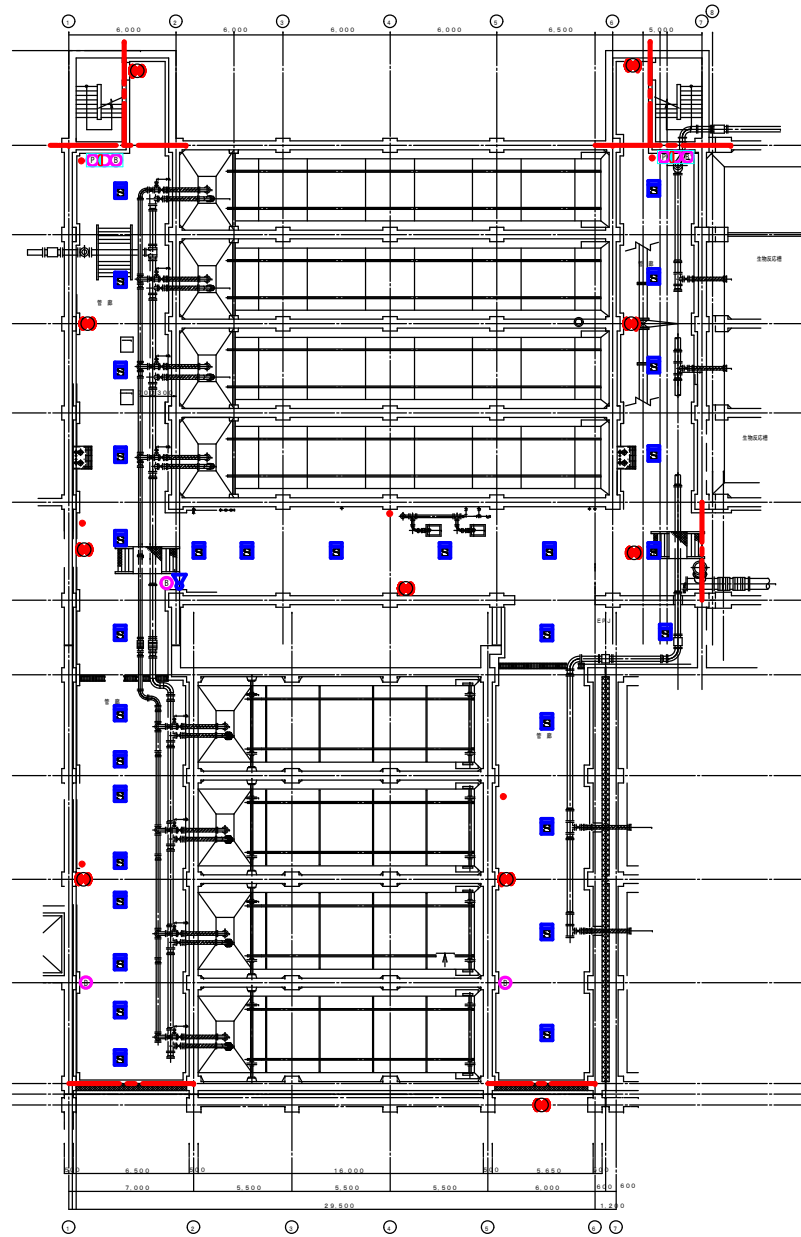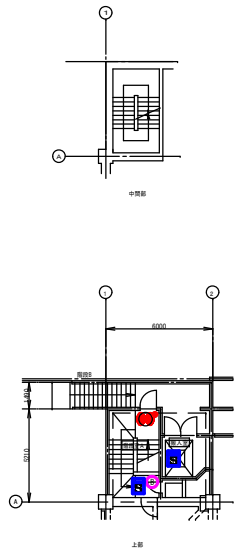


初設下層平面図 S=1/300


業務名	松阪浄化センター防災設備点検業務		
図面名	1系水処理初沈平面図 (消防設備)		
年月日			
尺度	A3:1/300	図面番号	水1(消防)-1
会社名			
事務所名	公益財団法人三重県下水道公社		

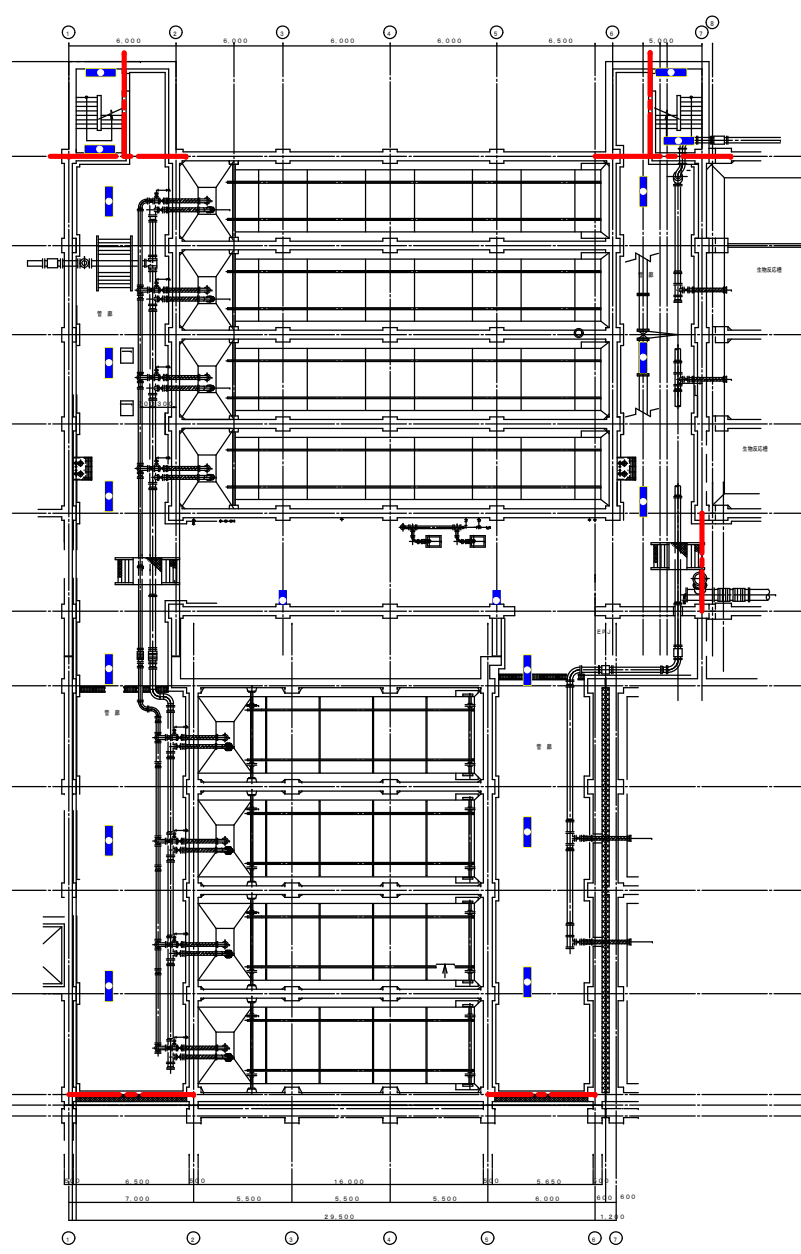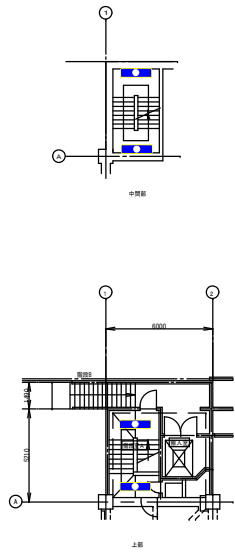


初設下層平面図 S=1/300

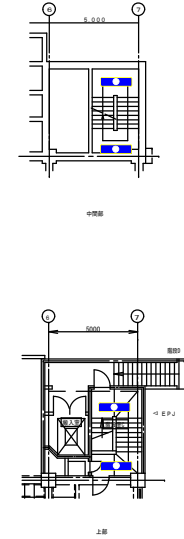

業務名	松阪浄化センター防災設備点検業務		
図面名	1系水処理初沈平面図 (建築設備)		
年月日			
尺度	A3:1/300	図面番号	水1(建築)-1
会社名			
事務所名	公益財団法人三重県下水道公社		




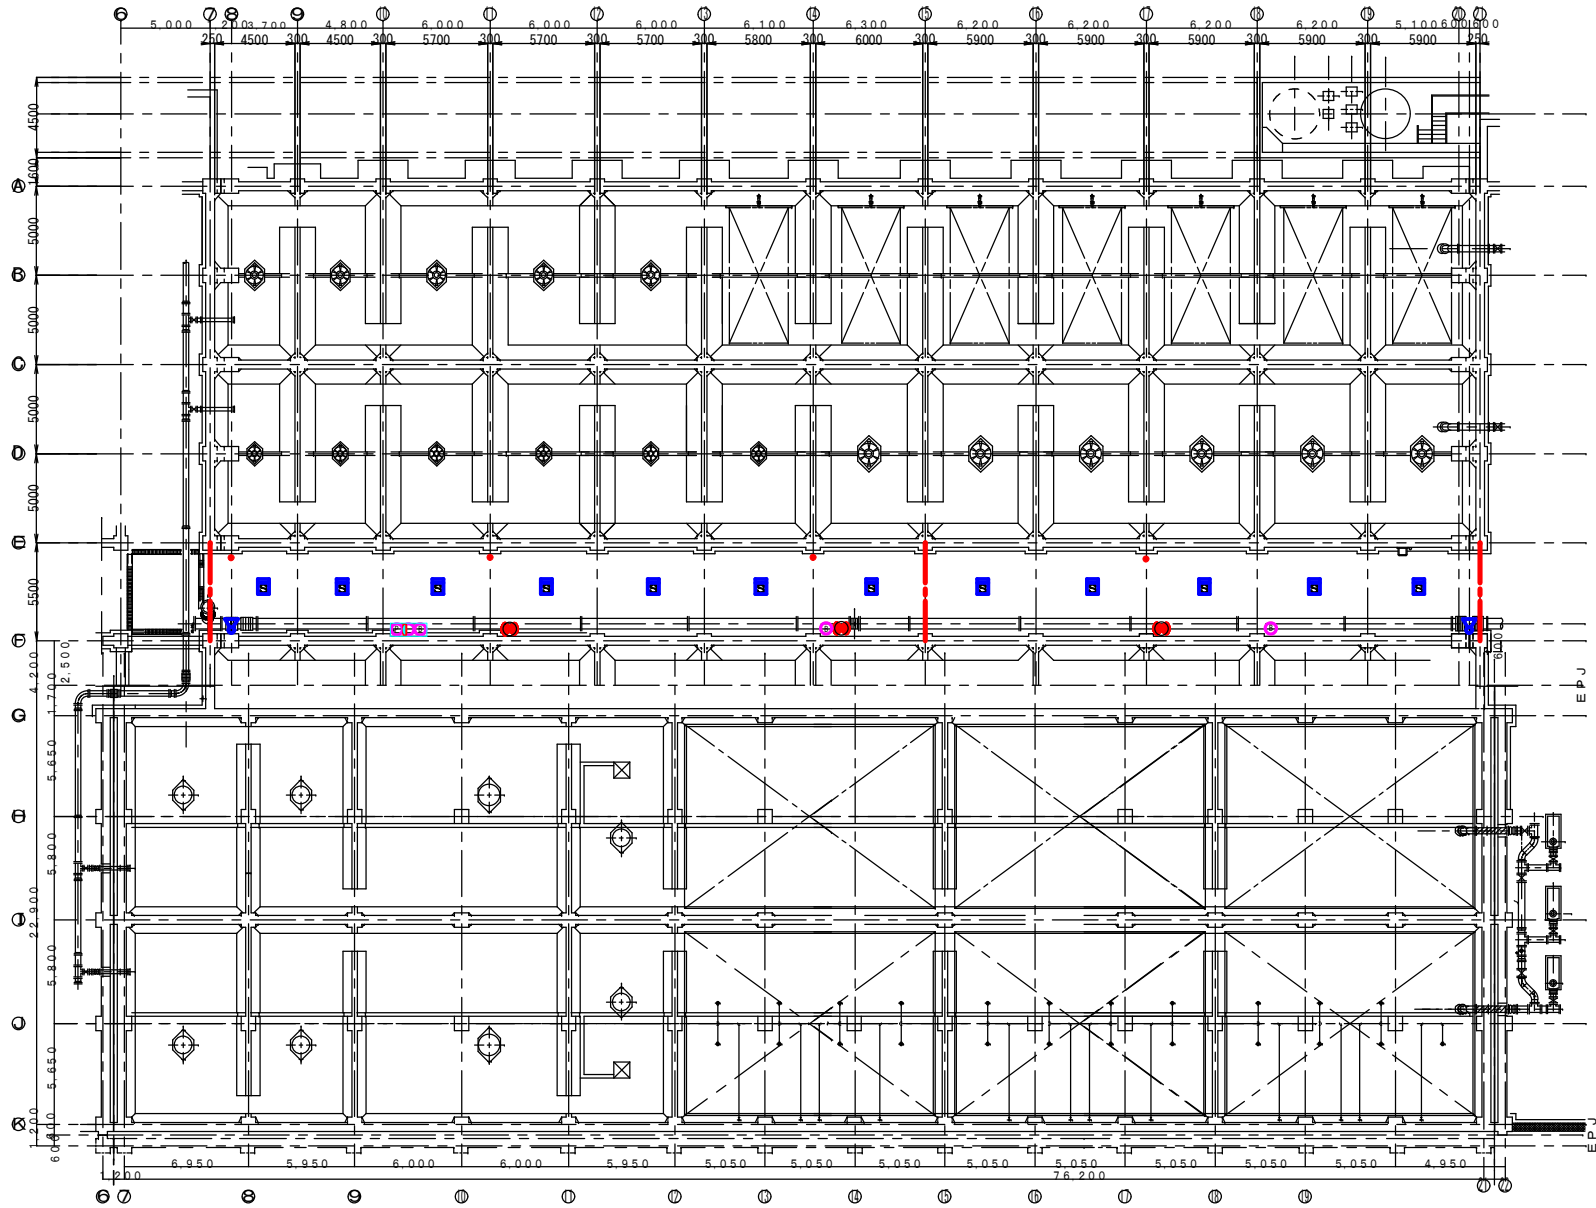


業務名	松阪浄化センター防災設備点検業務		
図面名	1系水処理反応槽平面図 (消防設備)		
年月日			
尺度	A3:1/300	図面番号	水1(消防)-2
会社名			
事務所名	公益財団法人三重県下水道公社		




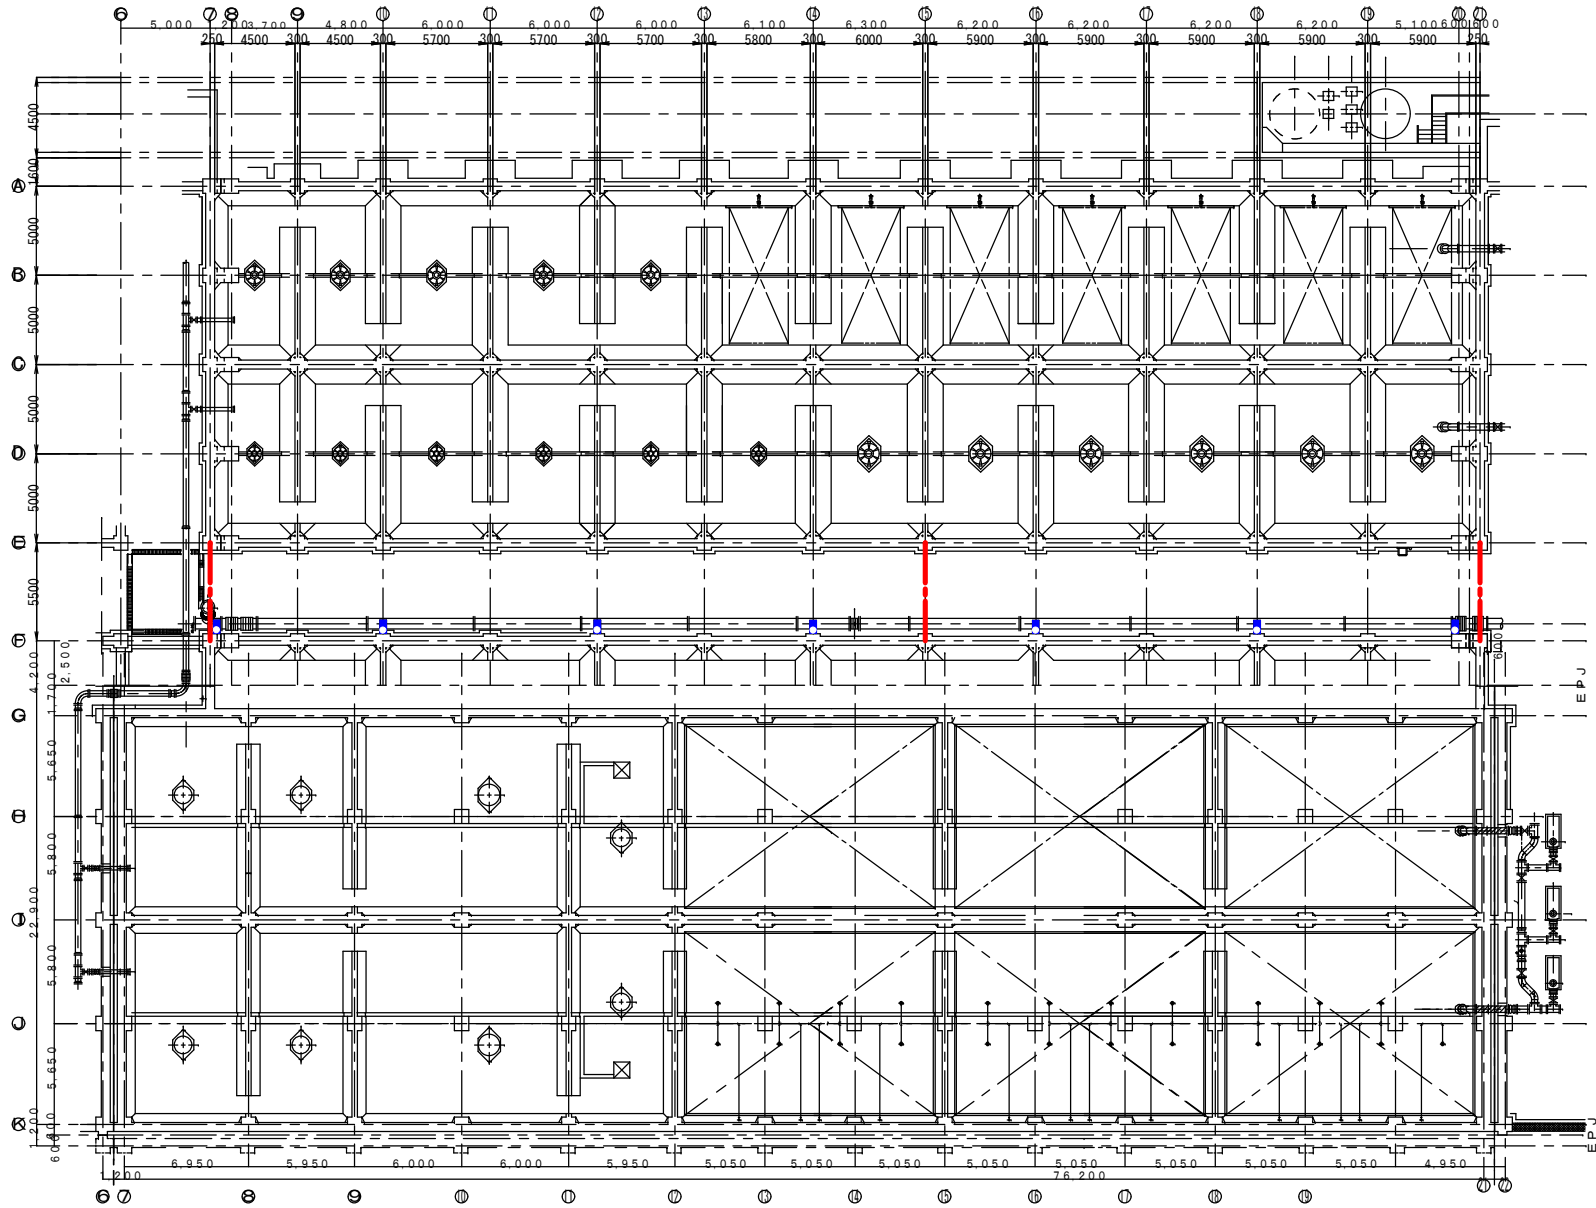


反応槽下層平面図 縮尺1/300


業務名	松阪浄化センター防災設備点検業務		
図面名	1系水処理反応槽平面図 (建築設備)		
年月日			
尺度	A3:1/300	図面番号	水1(建築)-2
会社名			
事務所名	公益財団法人三重県下水道公社		

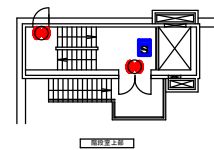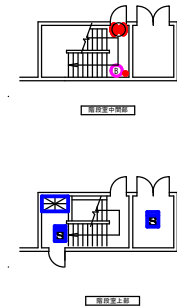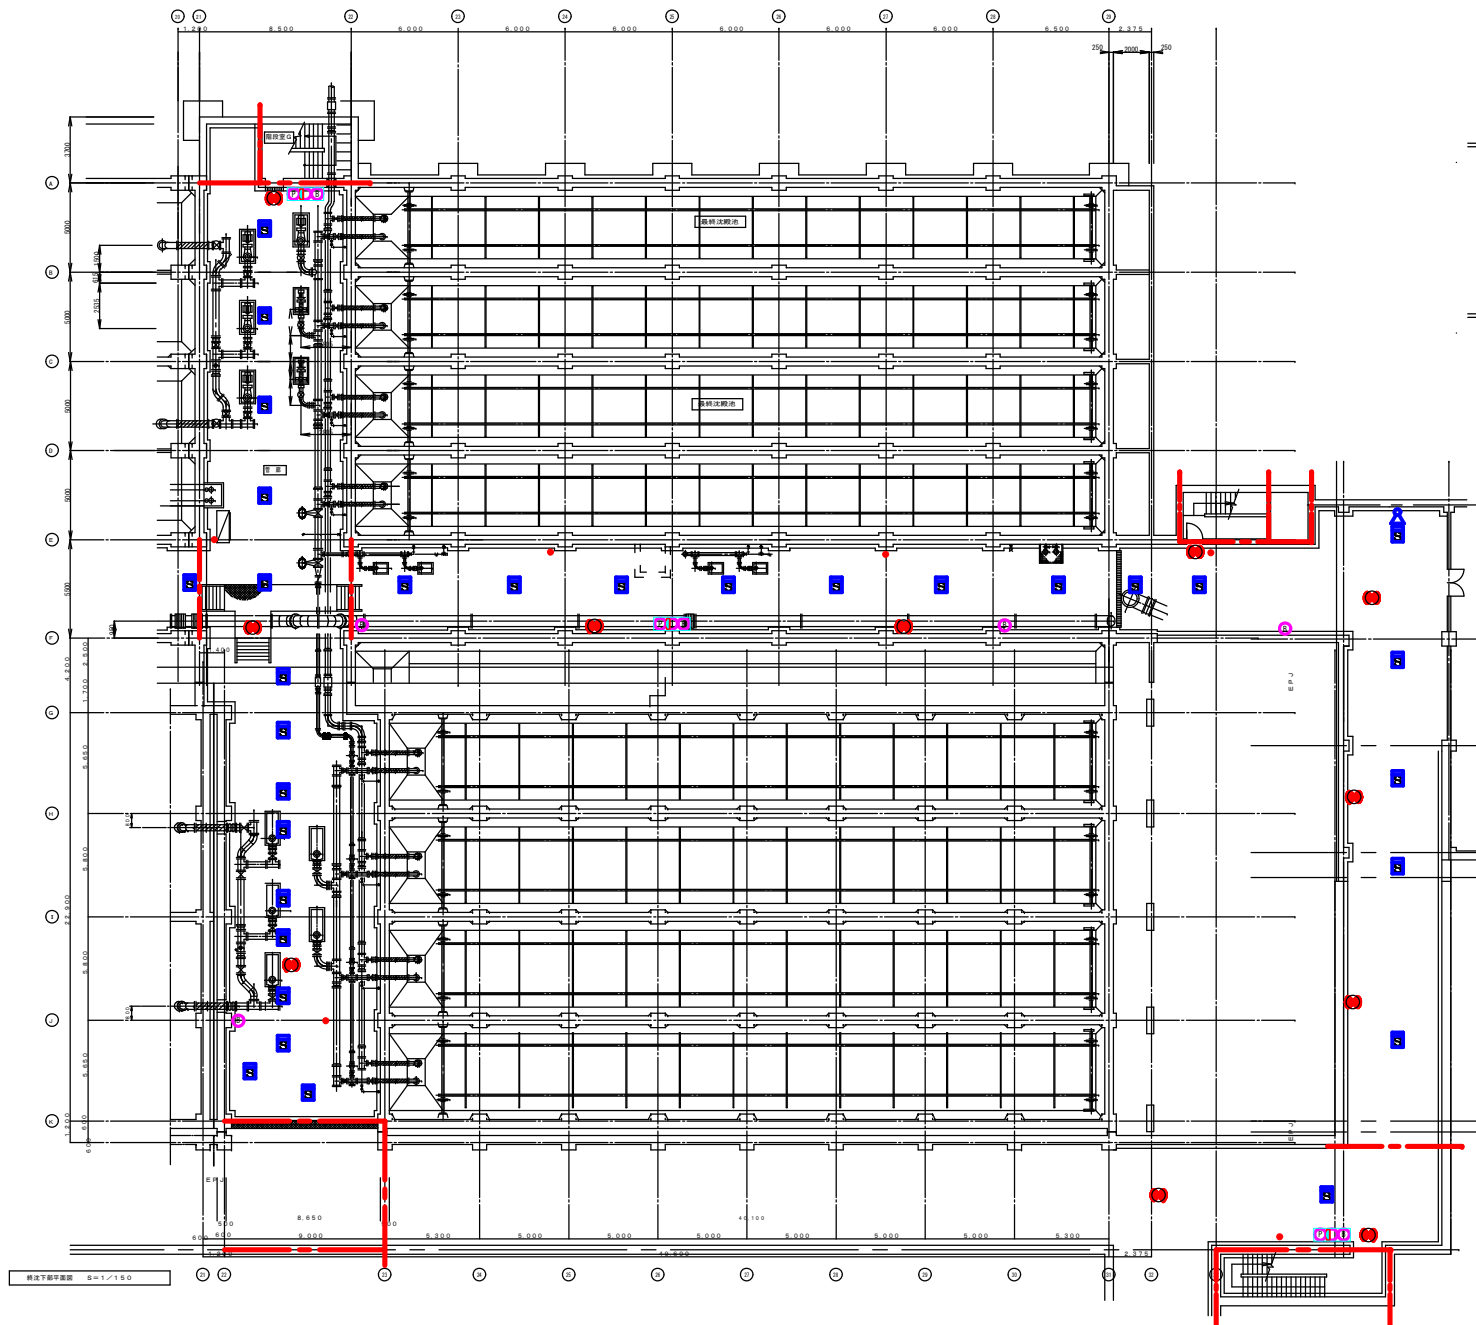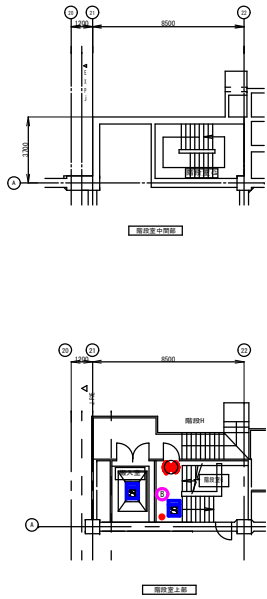




業務名	松坂浄化センター防災設備点検業務		
図面名	1系水処理終沈平面図 (消防設備)		
年月日			
尺度	A3:1/300	図面番号	水1(消防)-3
会社名			
事務所名	公益財団法人三重県下水道公社		

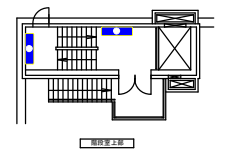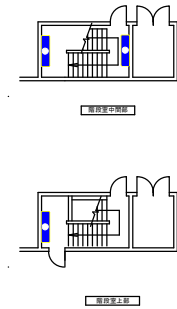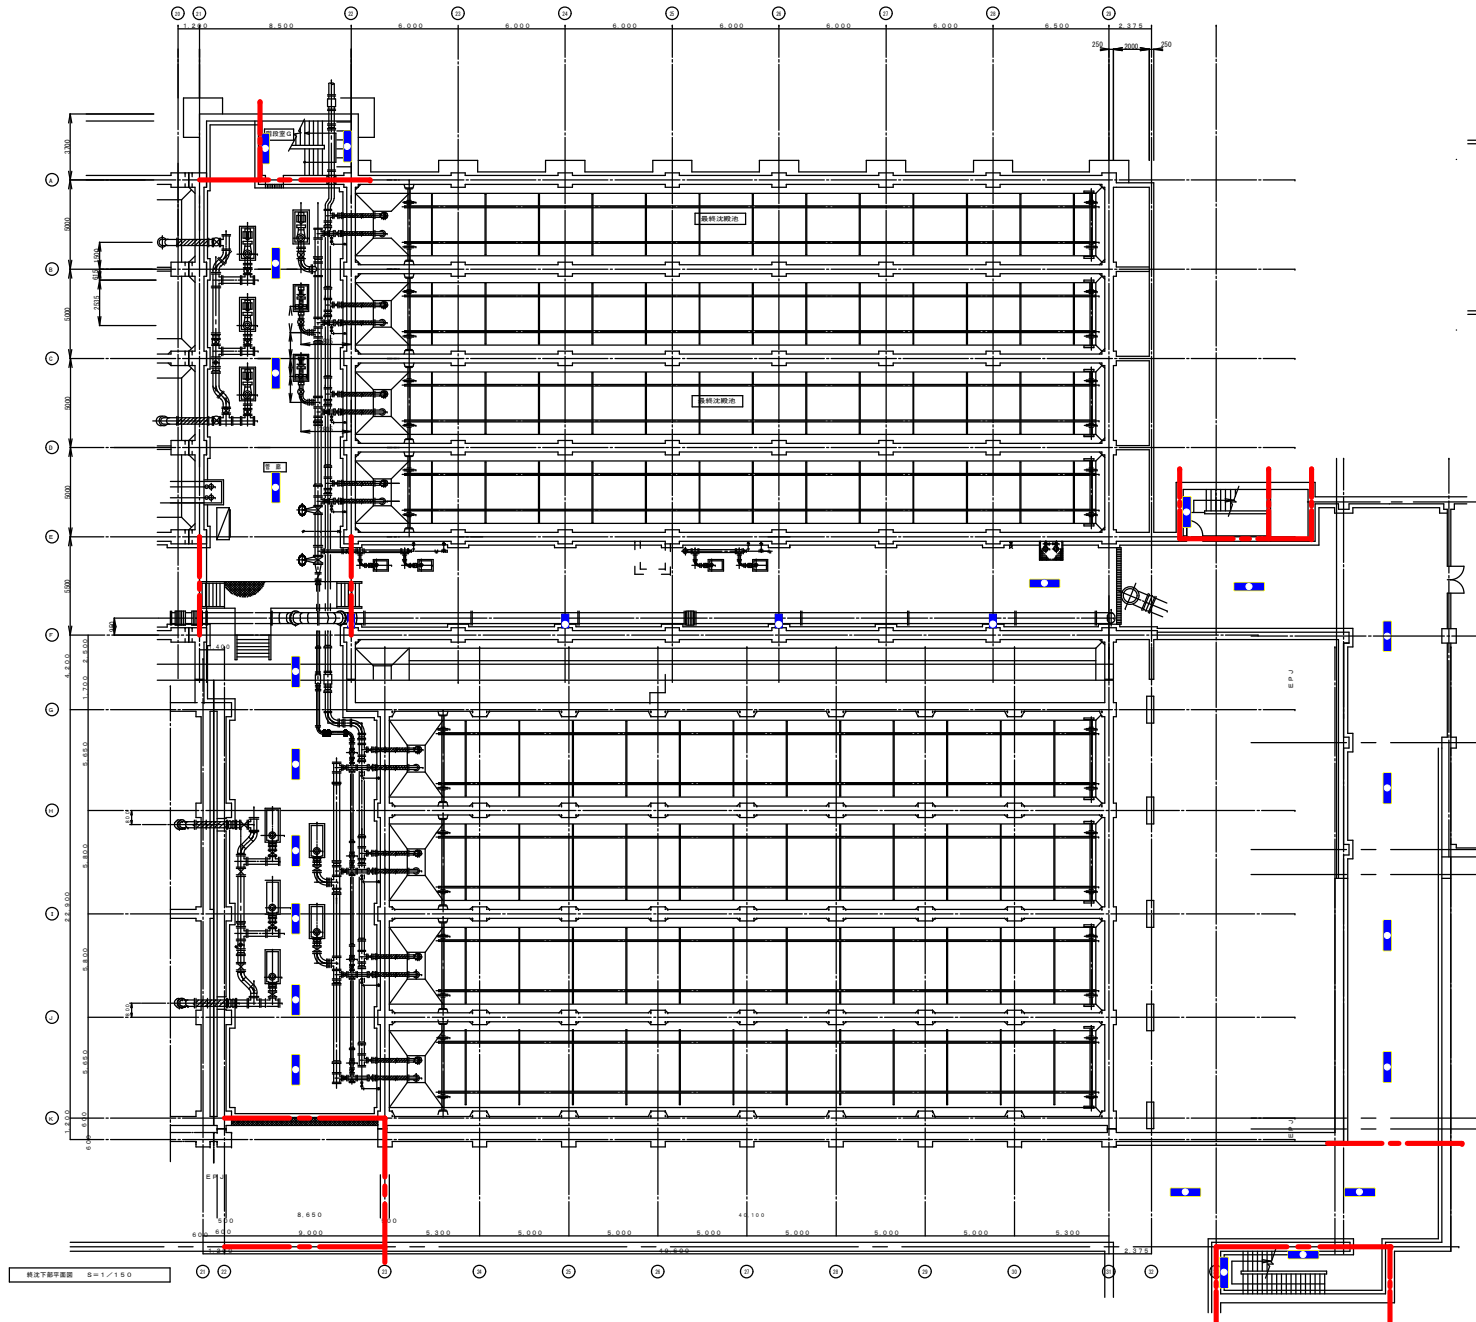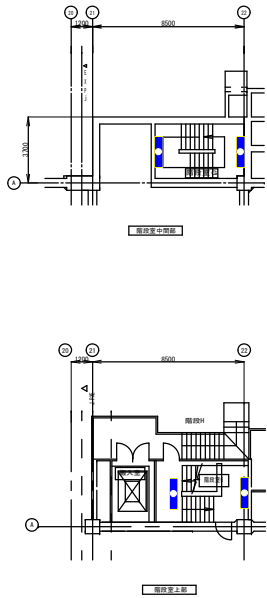


業務名	松阪浄化センター防災設備点検業務
図面名	1系水処理終沈平面図 (建築設備)
年月日	
尺度	A3:1/300 図面番号 水1(建築)-3
会社名	
事務所名	公益財団法人三重県下水道公社

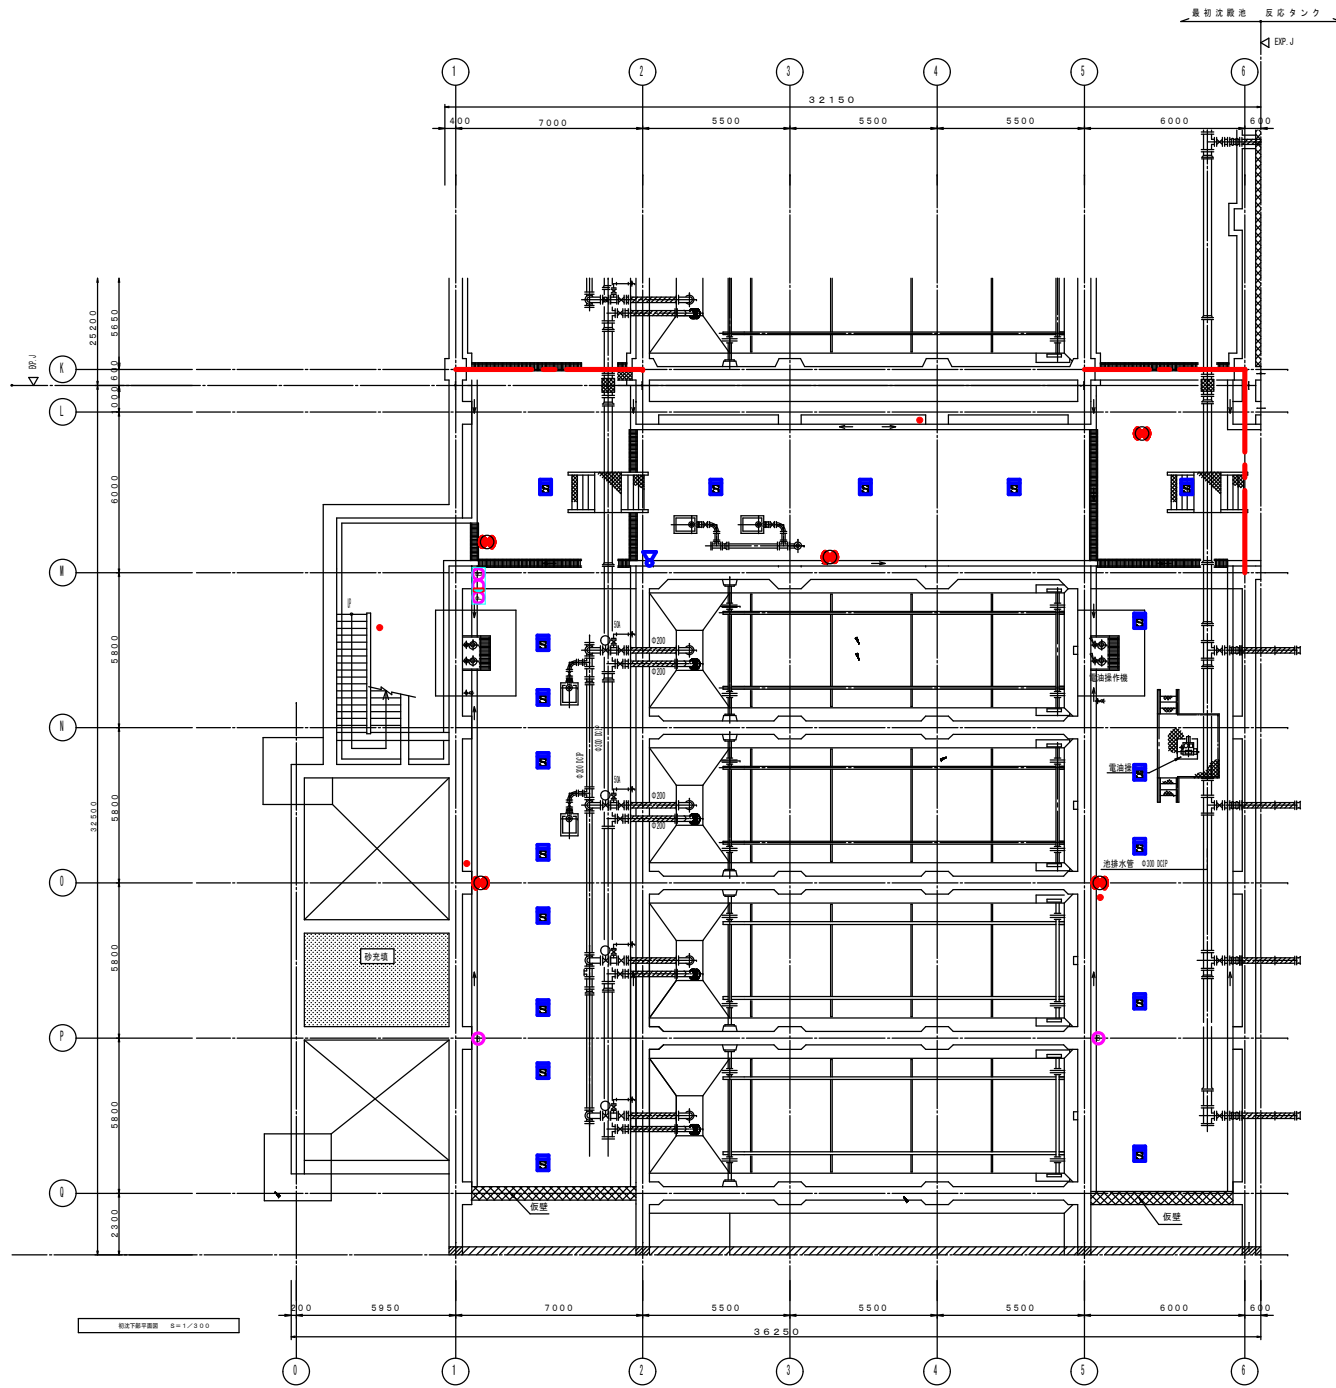


業務名	松阪浄化センター防災設備点検業務		
図面名	2系水処理初沈平面図 (消防設備)		
年月日			
尺度	A3:1/300	図面番号	水2(消防)-1
会社名			
事務所名	公益財団法人三重県下水道公社		

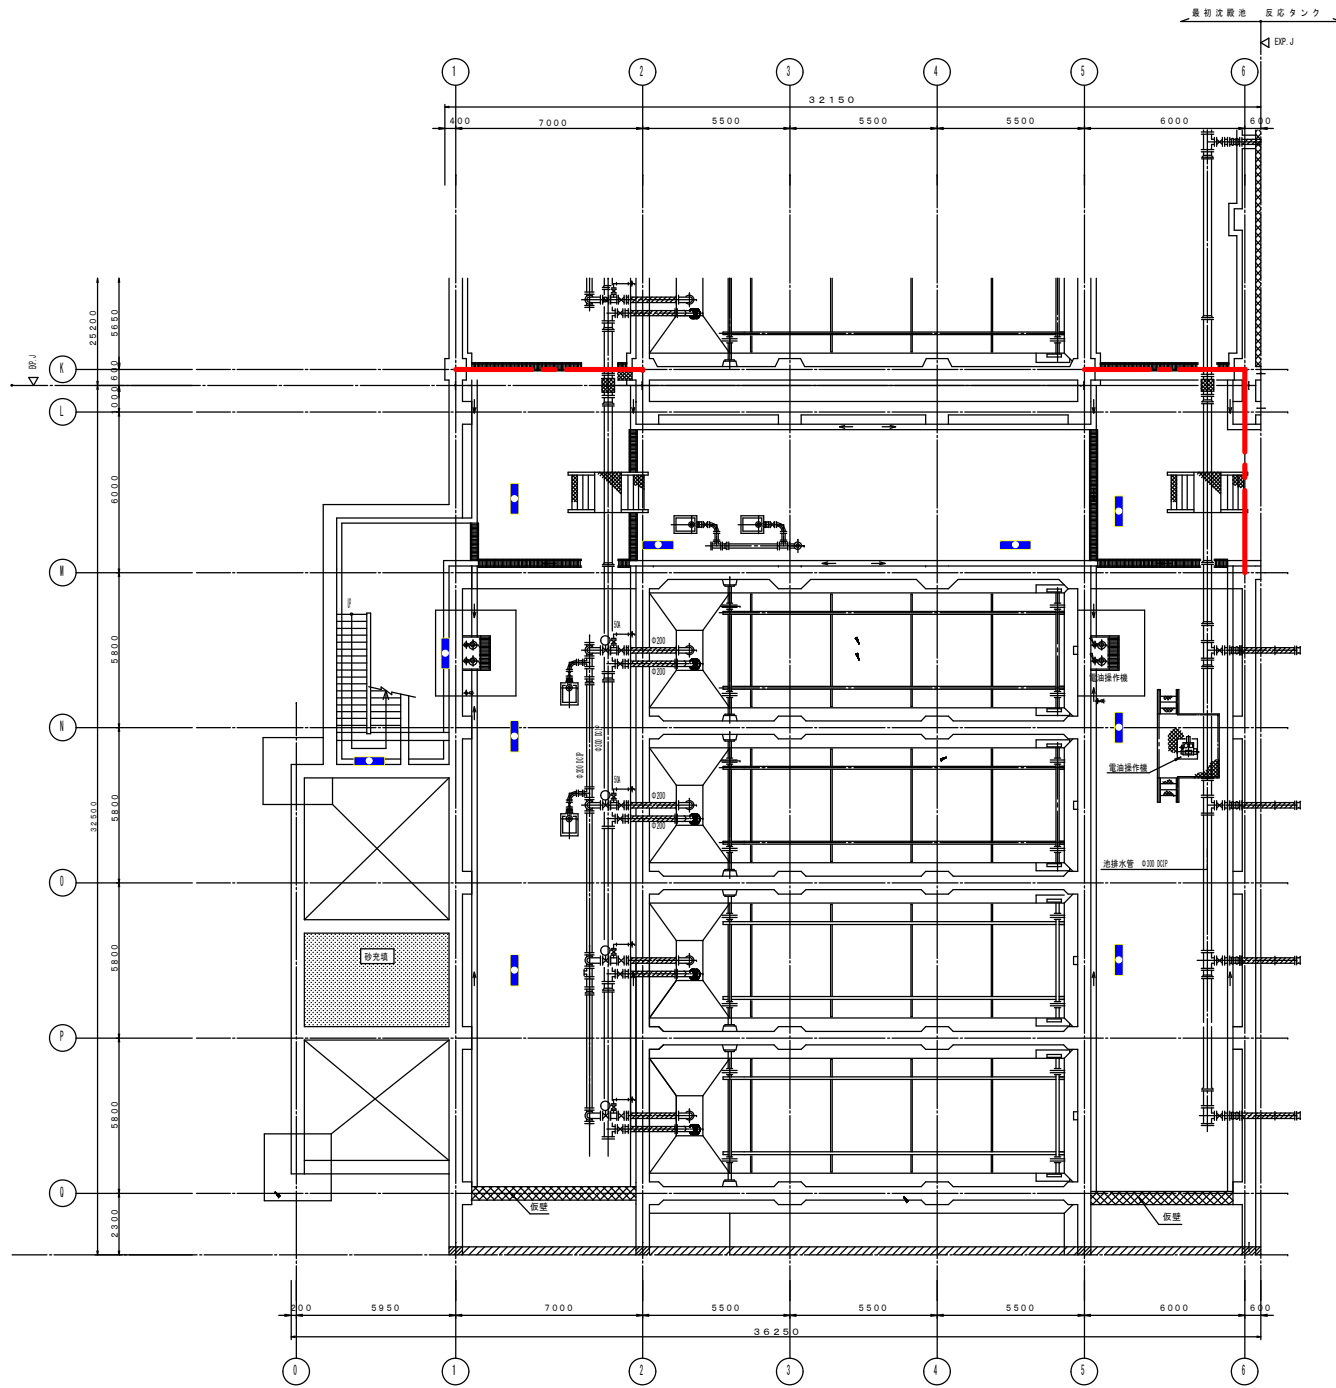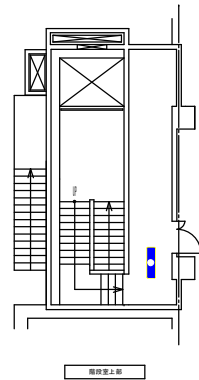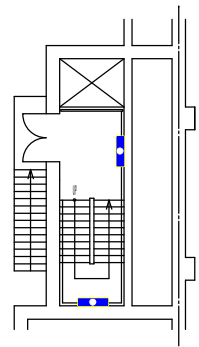

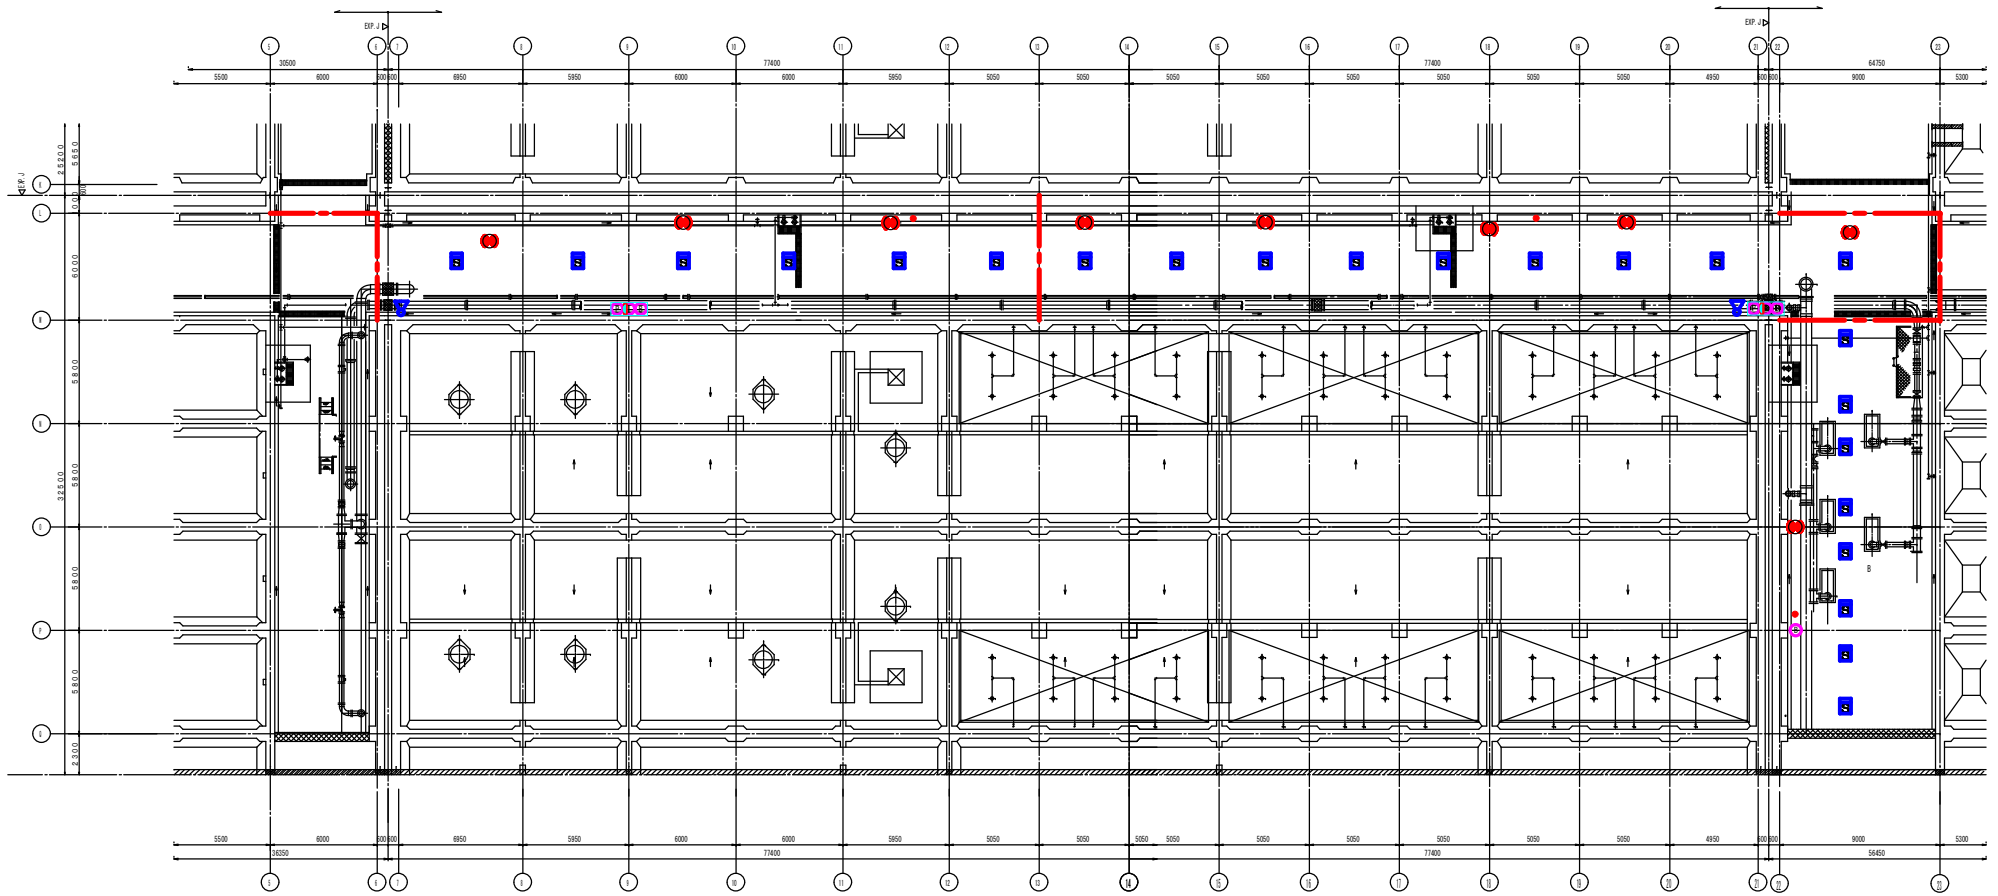


2系水処理反応平面図 S=1/300

業務名	松阪浄化センター防災設備点検業務		
図面名	2系水処理反応平面図 (消防設備)		
年月日			
尺度	A3:1/300	図面番号	水2(消防)-2
会社名			
事務所名	公益財団法人三重県下水道公社		

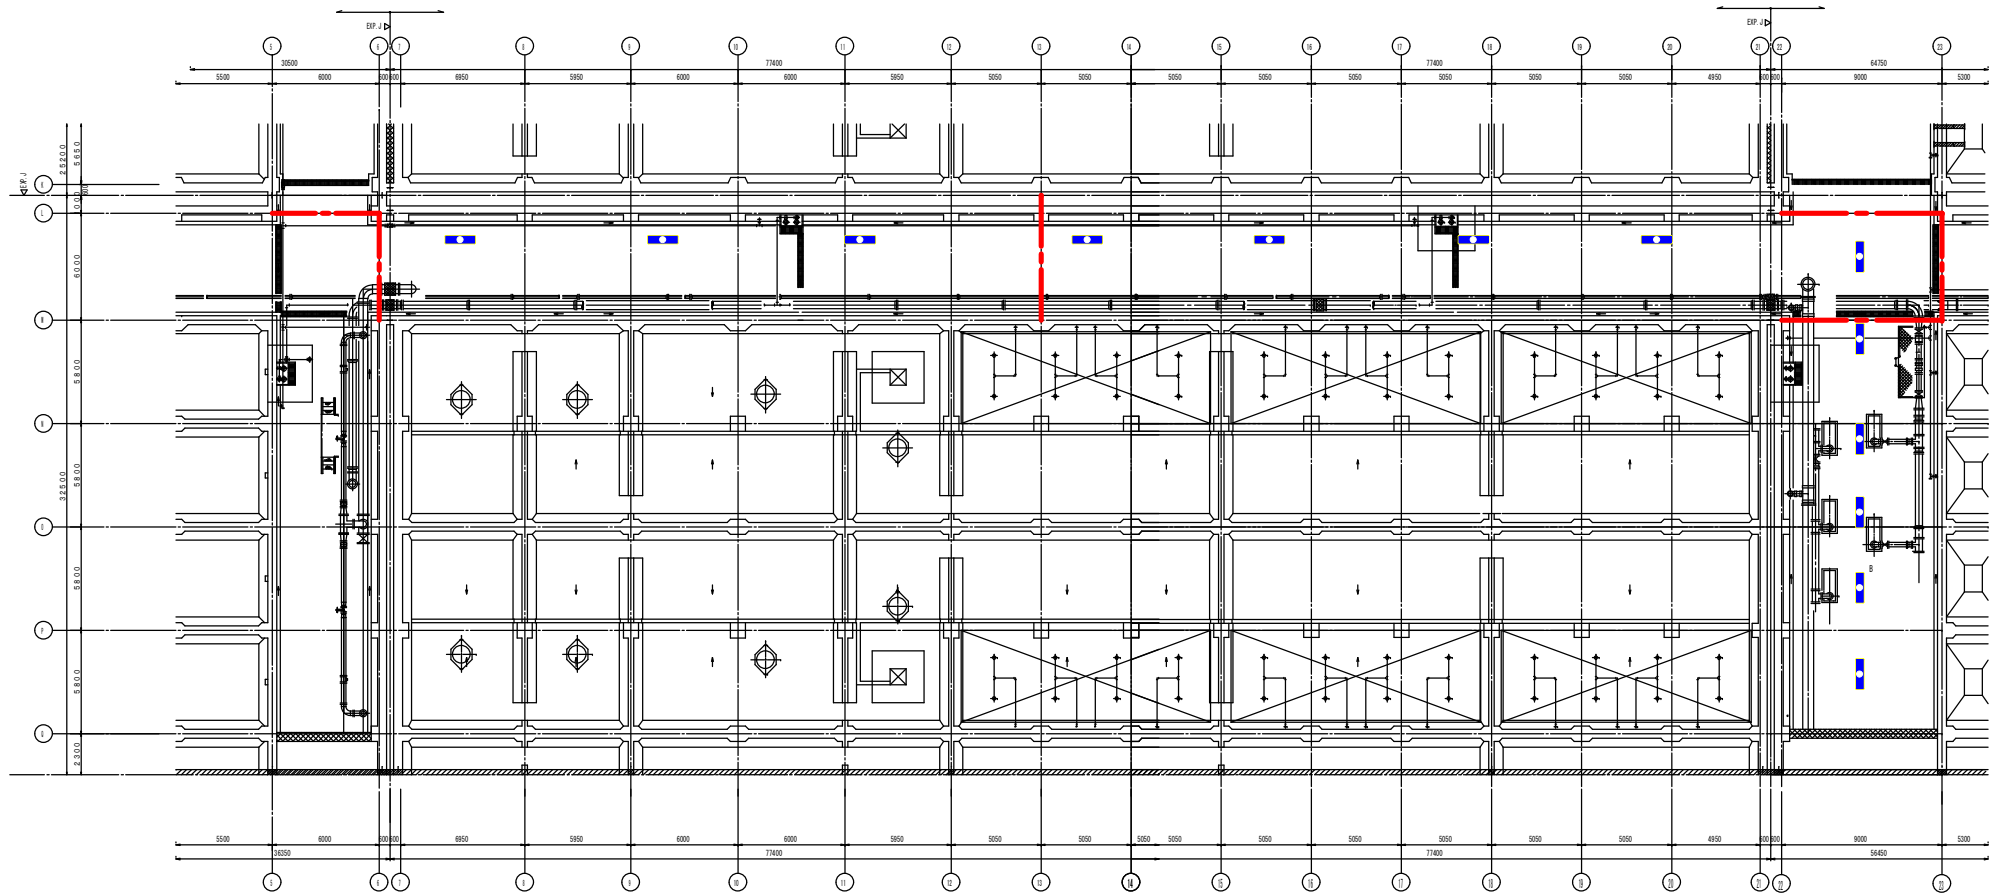


業務名	松阪浄化センター防災設備点検業務		
図面名	2系水処理反応平面図（建築設備）		
年月日			
尺度	A3:1/300	図面番号	水2(建築)-2
会社名			
事務所名	公益財団法人三重県下水道公社		

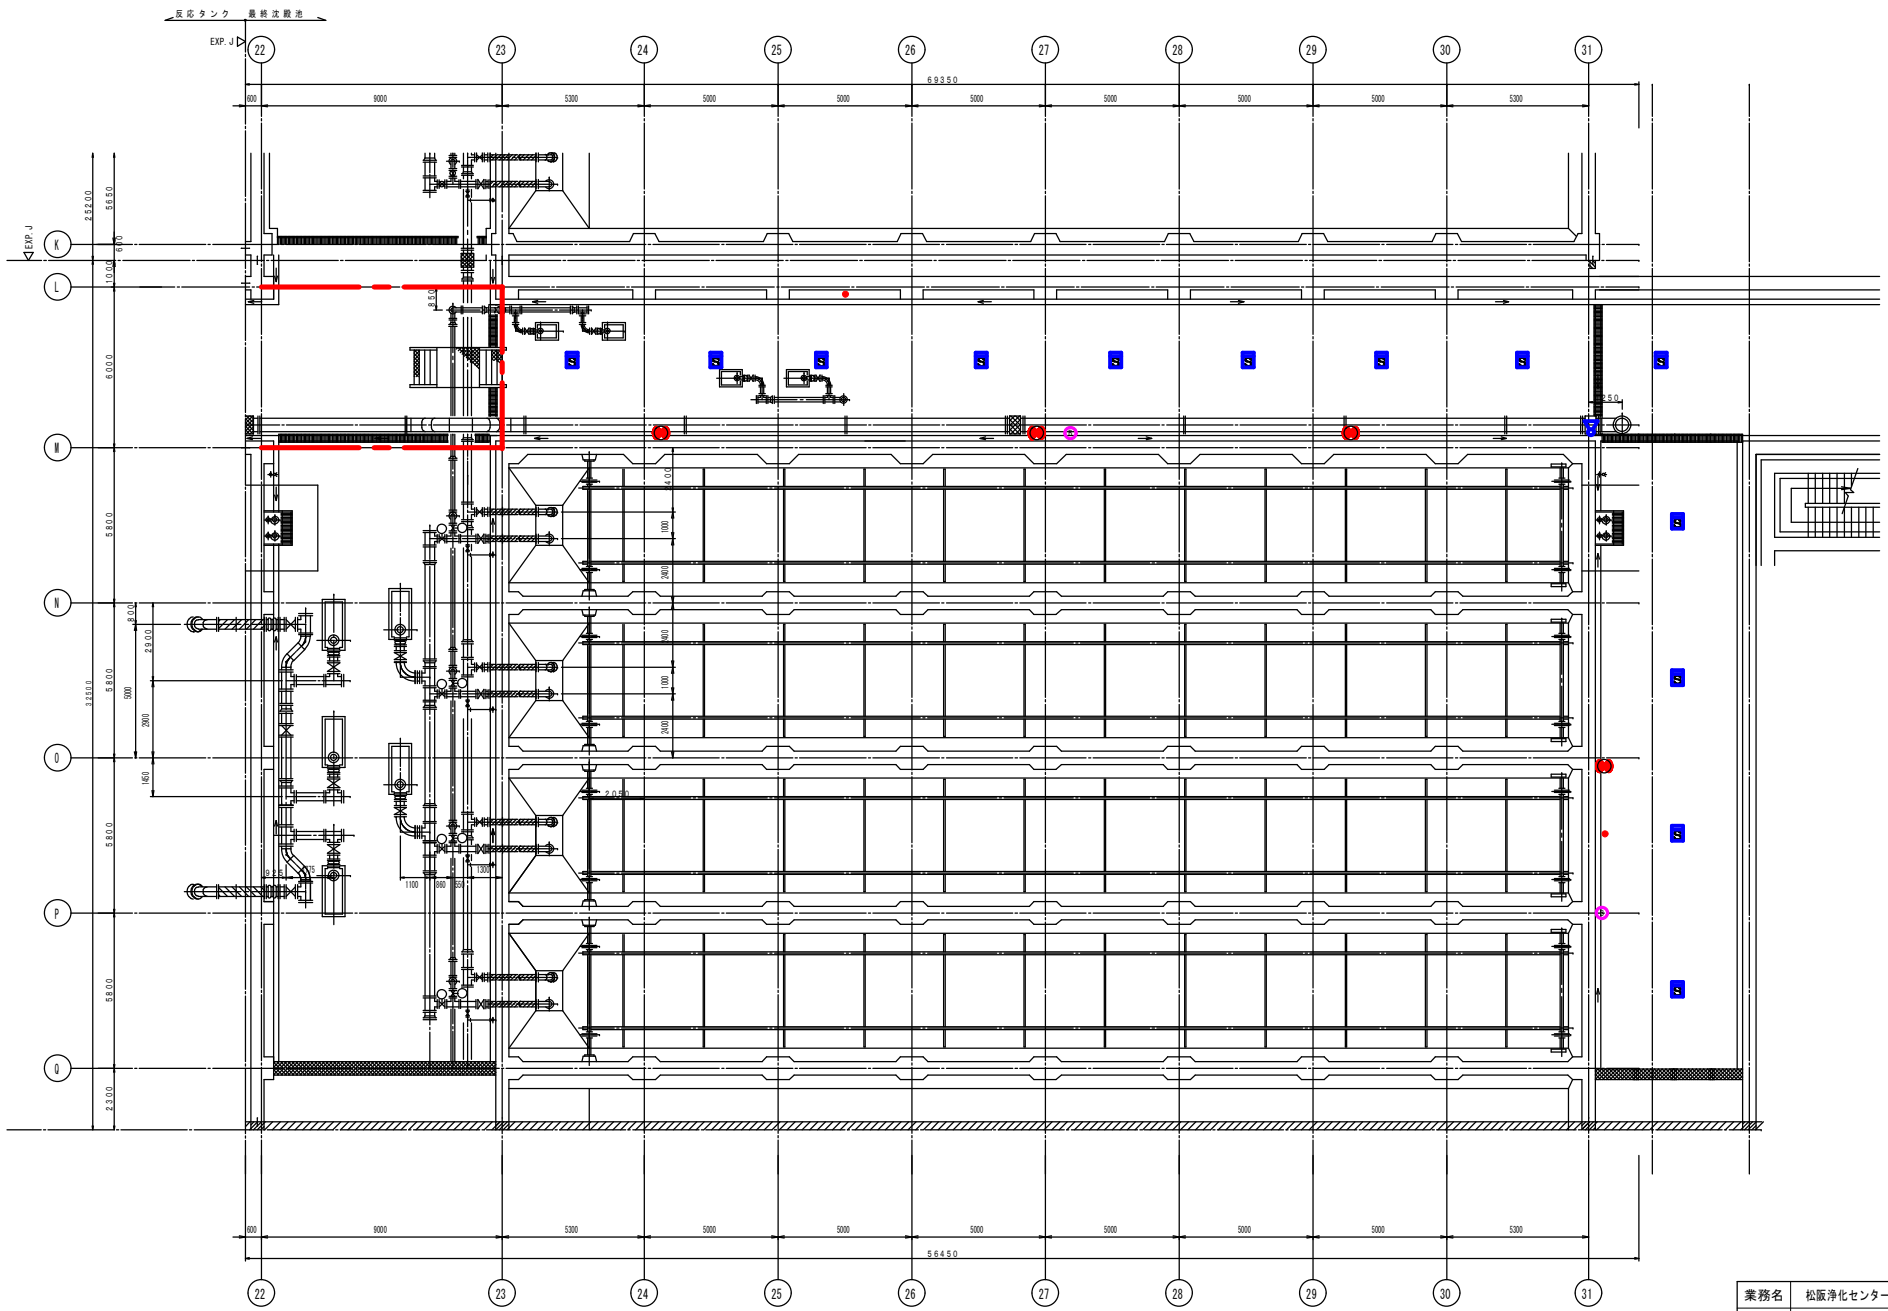


終沈下部平面図 S=1/200


業務名	松阪浄化センター防災設備点検業務		
図面名	2系水処理終沈平面図 (消防設備)		
年月日			
尺度	A3:1/200	図面番号	水2(消防)-3
会社名			
事務所名	公益財団法人三重県下水道公社		

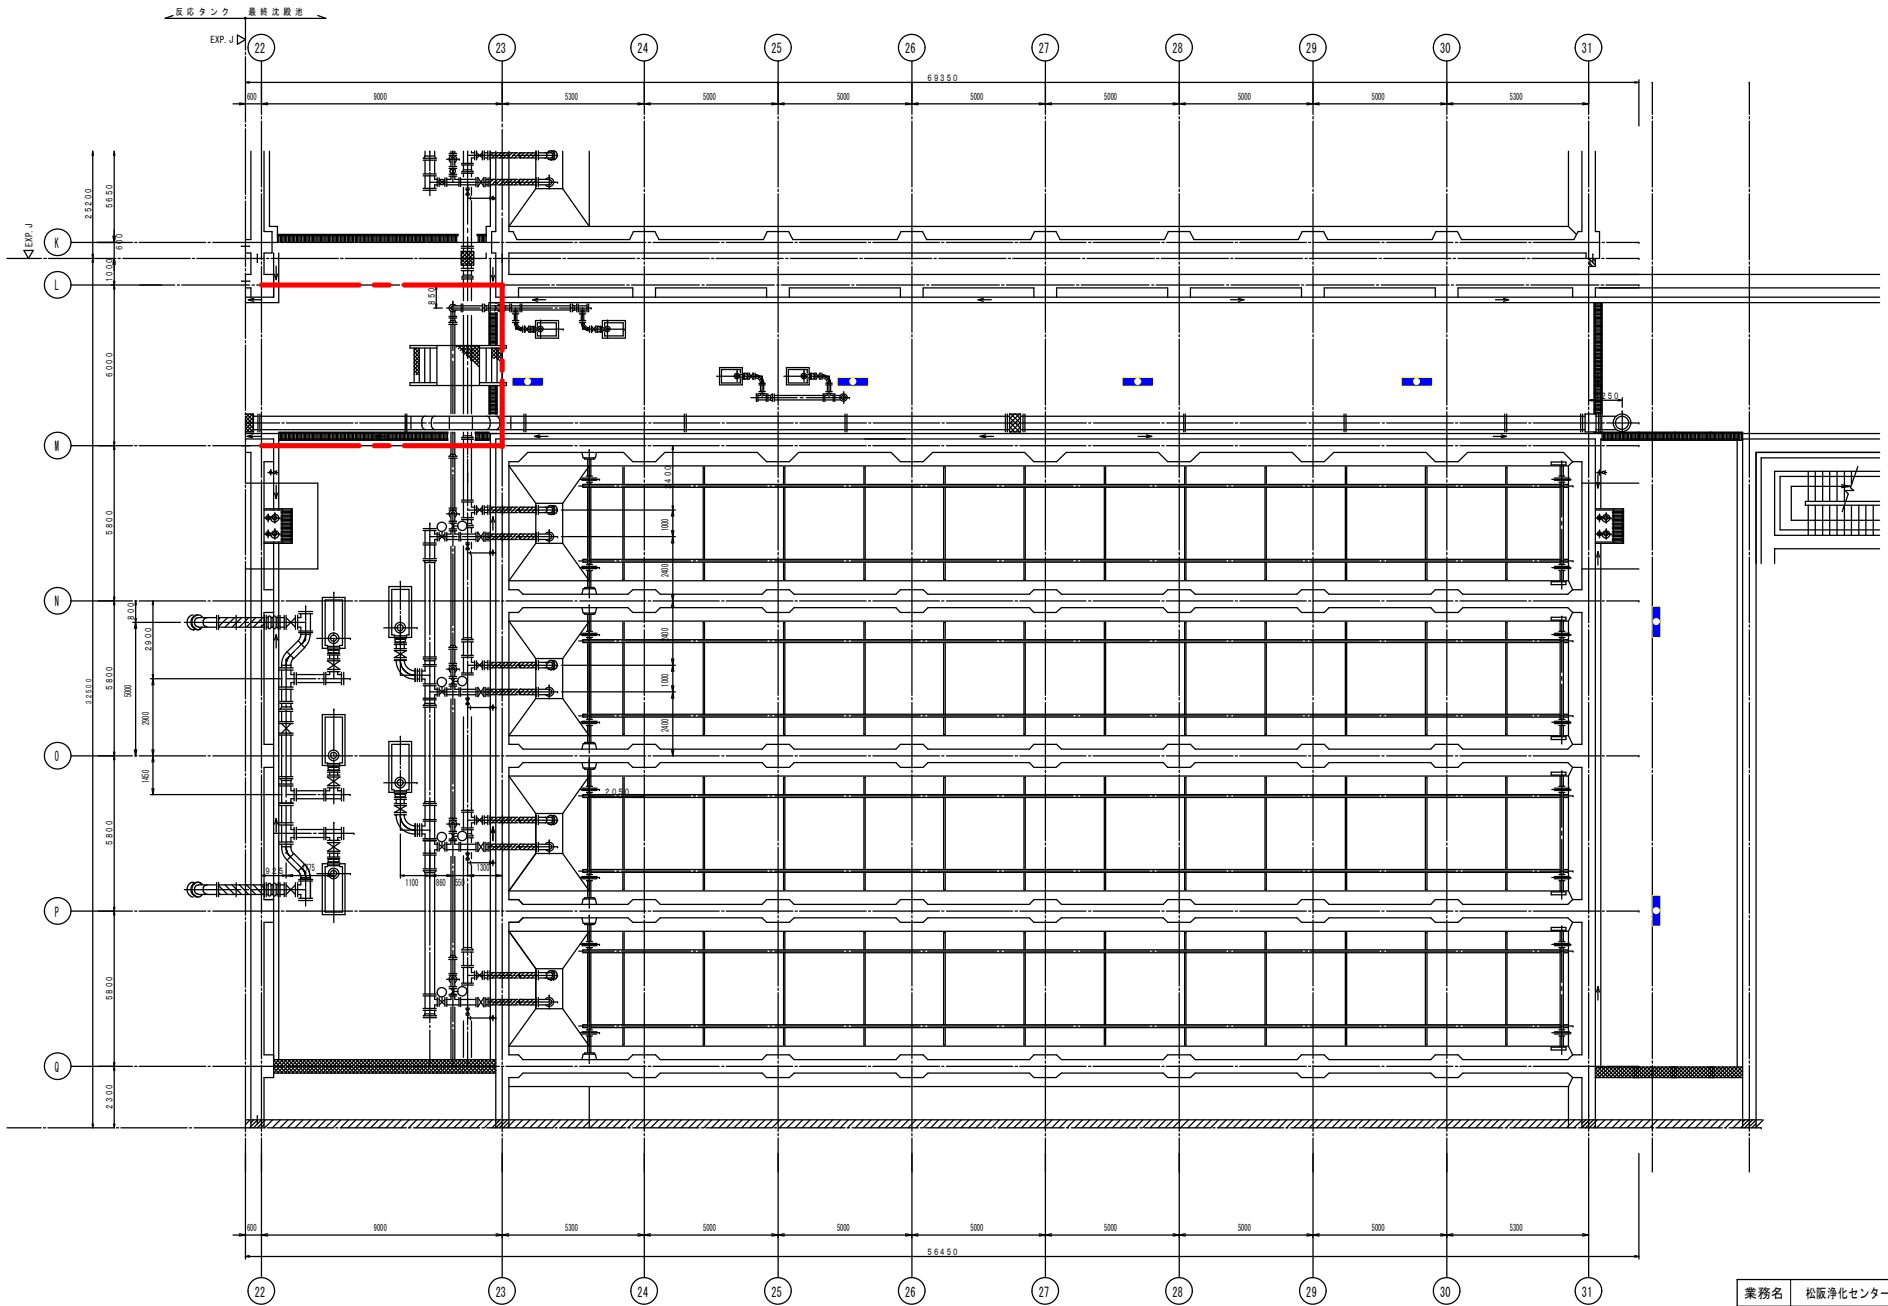


業務名	松阪浄化センター防災設備点検業務		
図面名	2系水処理終沈平面図 (建築設備)		
年月日			
尺度	A3:1/200	図面番号	水2(建築)-3
会社名			
事務所名	公益財団法人三重県下水道公社		

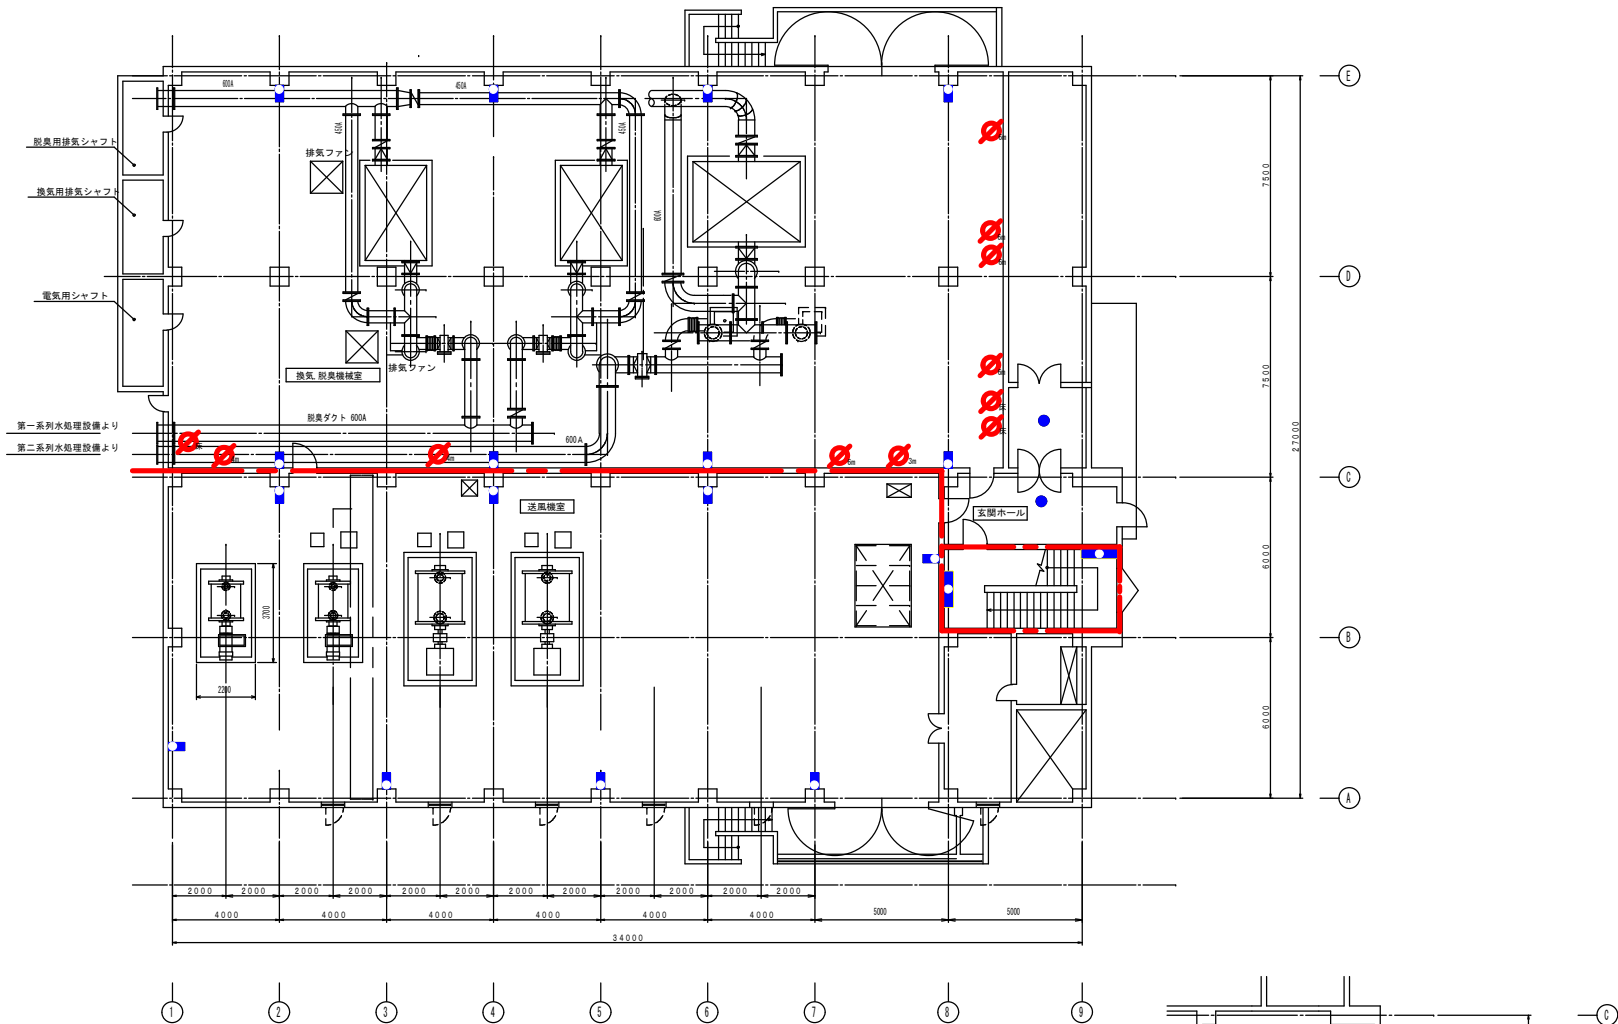


1階 平面図 S=1/200

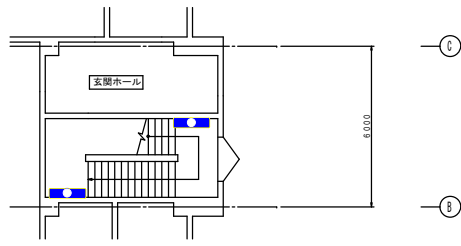


業務名	松阪浄化センター防災設備点検業務		
図面名	ブロー棟平面図1F (建築設備)		
年月日			
尺度	A3:1/200	図面番号	ブ(建築)-2
会社名			
事務所名	公益財団法人三重県下水道公社		

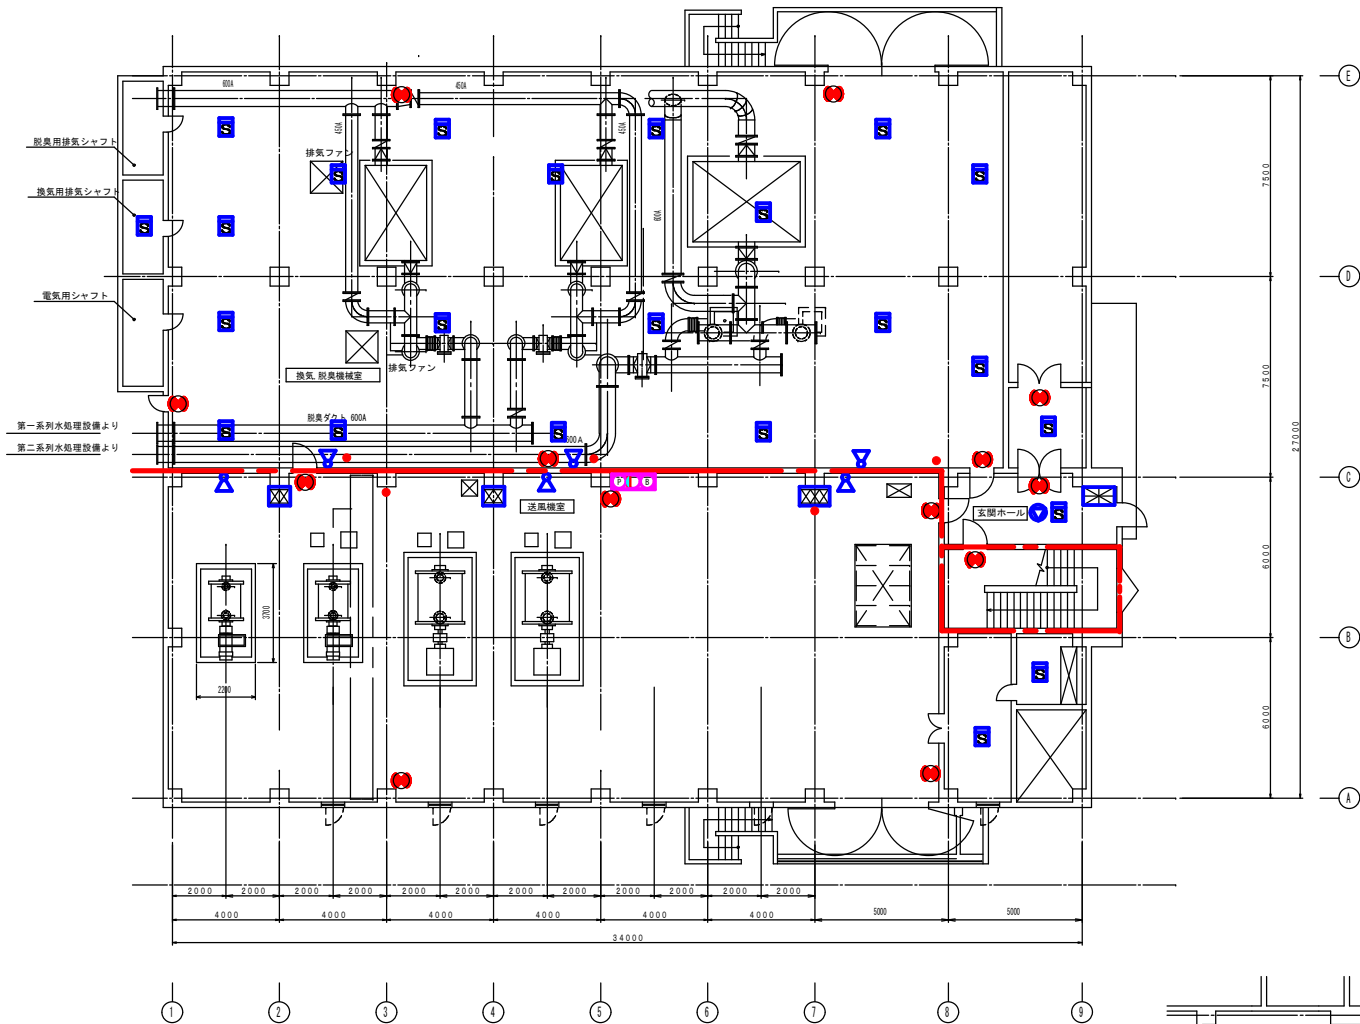

1階 平面図 S=1/200

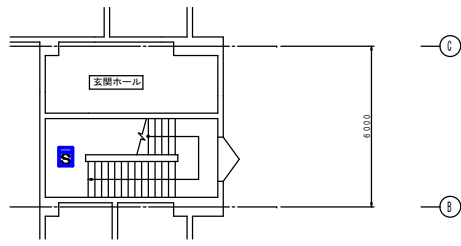


業務名	松阪浄化センター防災設備点検業務		
図面名	ブロー棟平面図1F (消防設備)		
年月日			
尺度	A3:1/200	図面番号	ブ(消防)-2
会社名			
事務所名	公益財団法人三重県下水道公社		

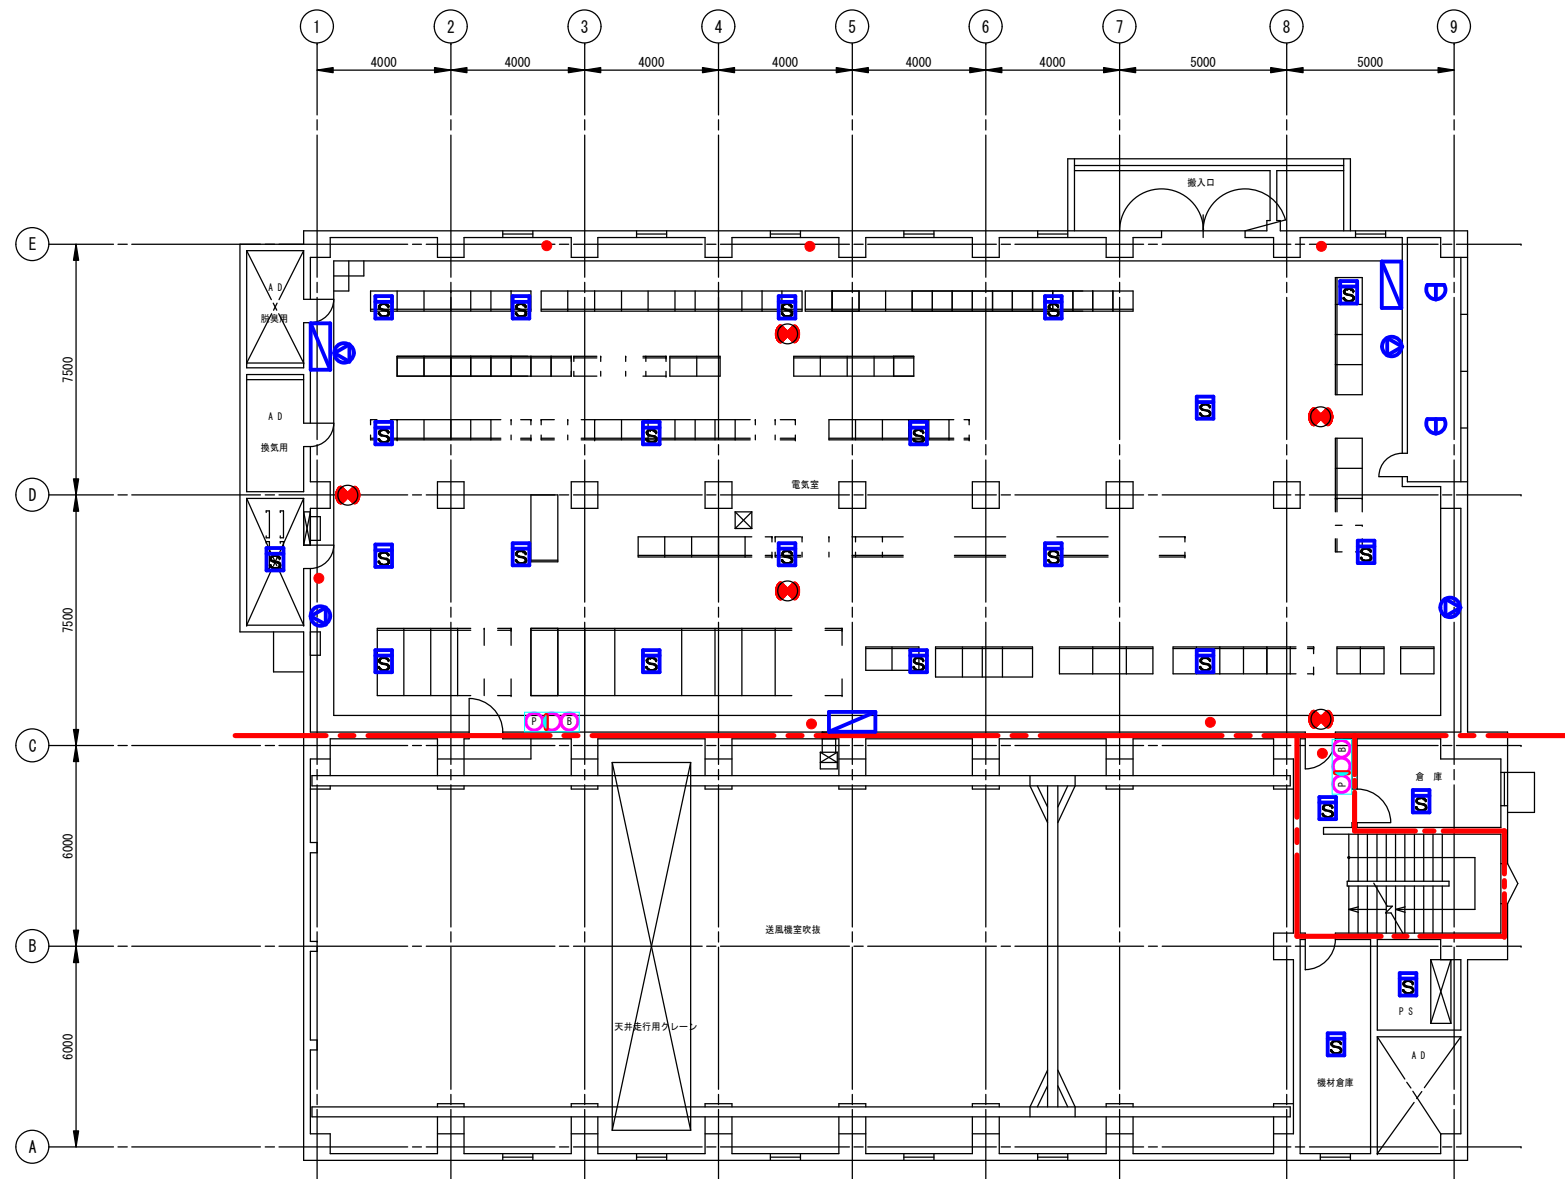


2階 平面図 S=1/200

業務名	松阪浄化センター防災設備点検業務		
図面名	フロー棟平面図2F (消防設備)		
年月日			
尺度	A3:1/200	図面番号	プ(消防)-3
会社名			
事務所名	公益財団法人三重県下水道公社		

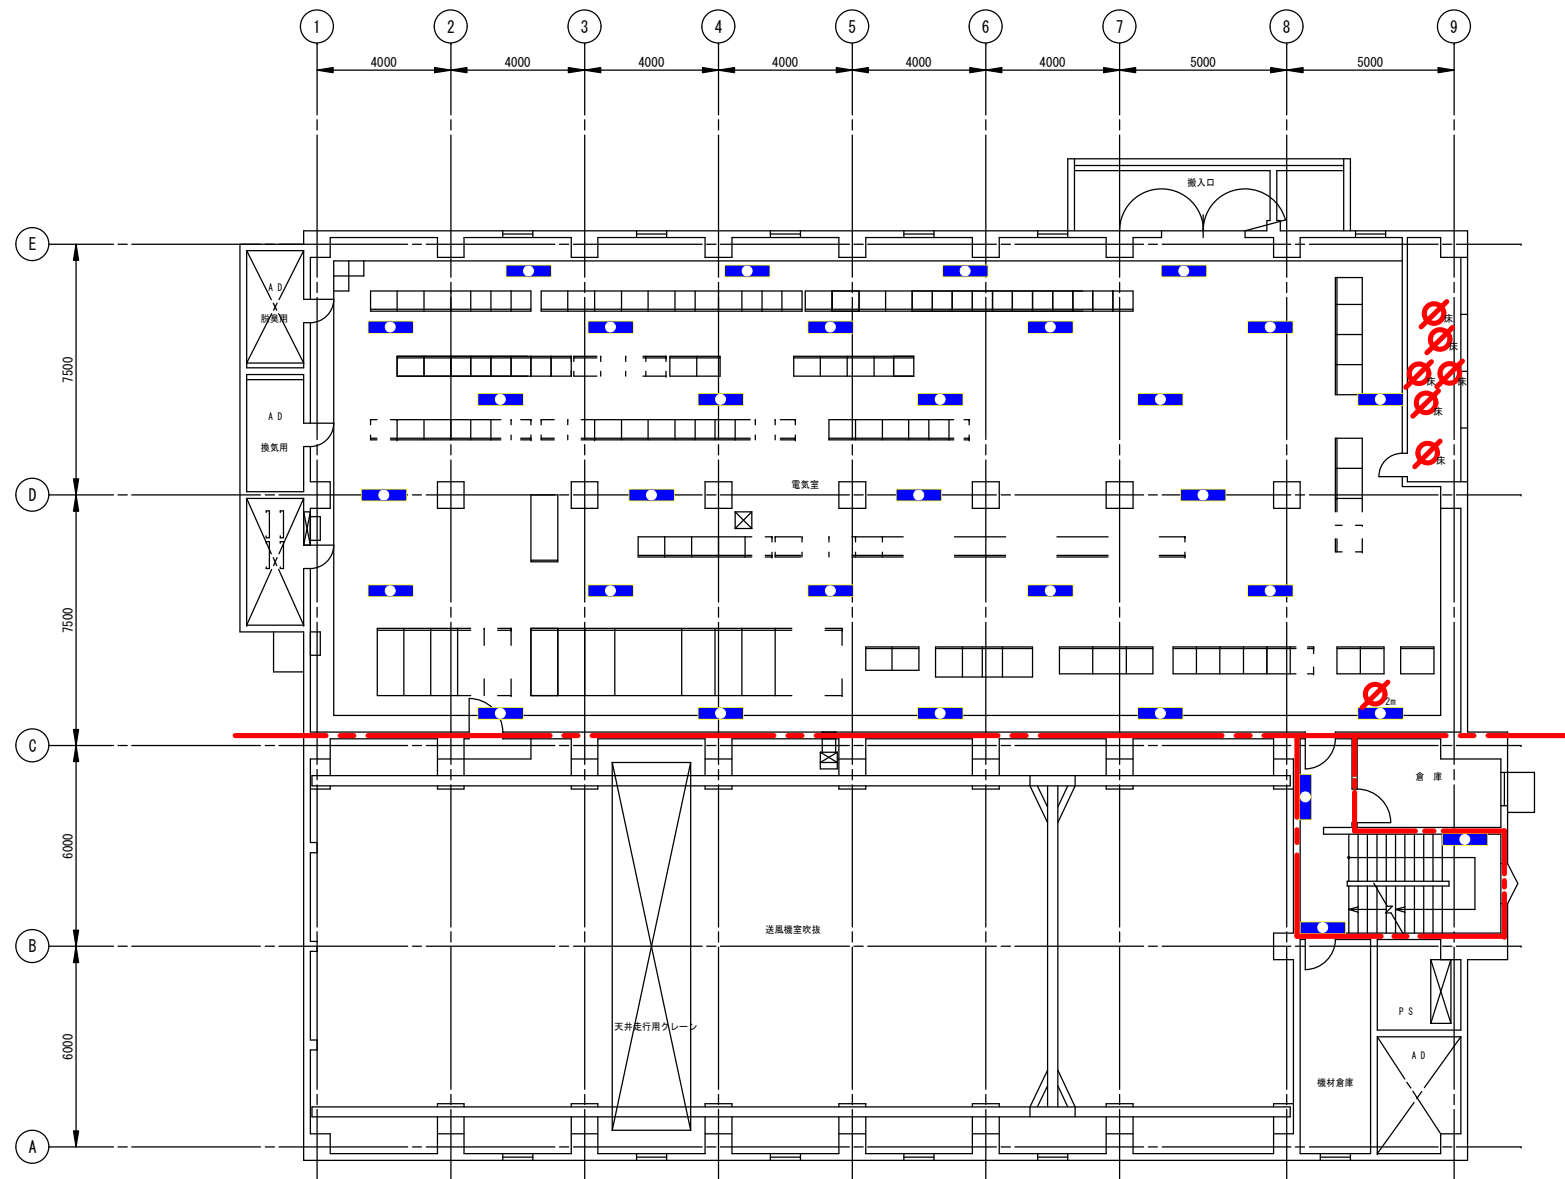


2階 平面図 S=1/200

業務名	松阪浄化センター防災設備点検業務		
図面名	フロー棟平面図2F (建築設備)		
年月日			
尺度	A3:1/200	図面番号	プ(建築)-3
会社名			
事務所名	公益財団法人三重県下水道公社		

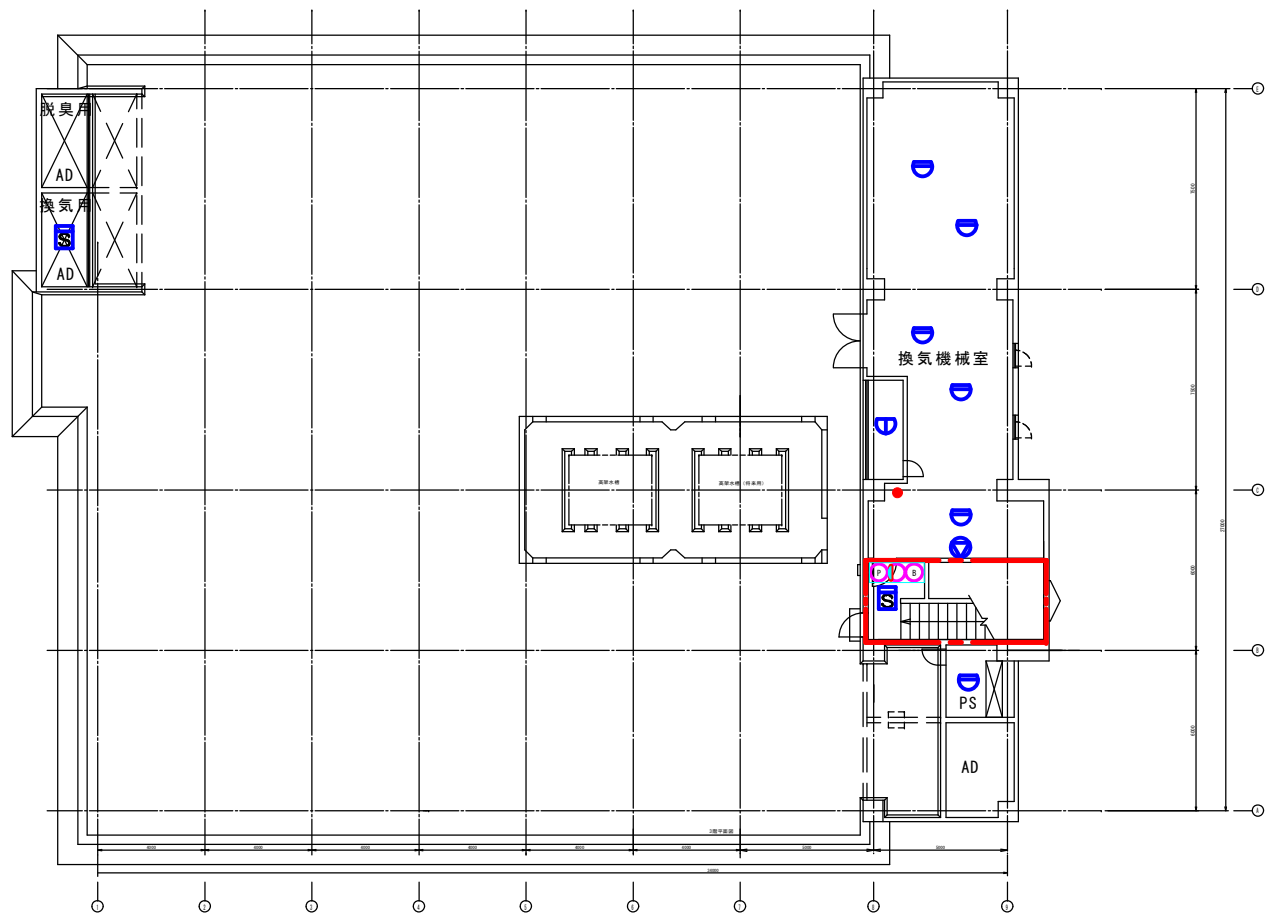


3階 平面図 S=1/200

業務名	松阪浄化センター防災設備点検業務		
図面名	ブロー棟平面図3F (消防設備)		
年月日			
尺度	A3:1/200	図面番号	ブ(消防)-4
会社名			
事務所名	公益財団法人三重県下水道公社		

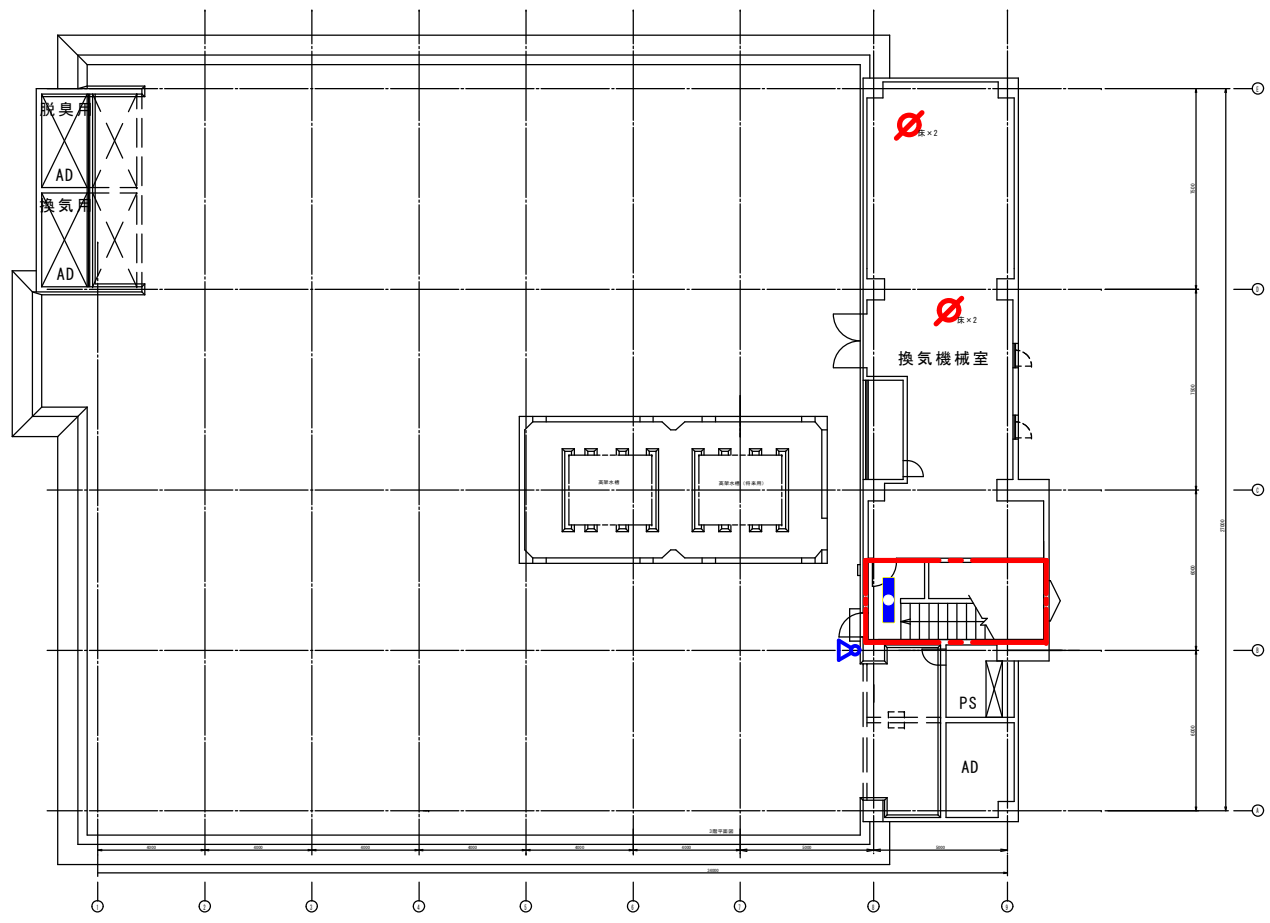


3階 平面図 S=1/200

業務名	松阪浄化センター防災設備点検業務		
図面名	ブロー棟平面図3F (建築設備)		
年月日			
尺度	A3:1/200	図面番号	ブ(建築)-4
会社名			
事務所名	公益財団法人三重県下水道公社		

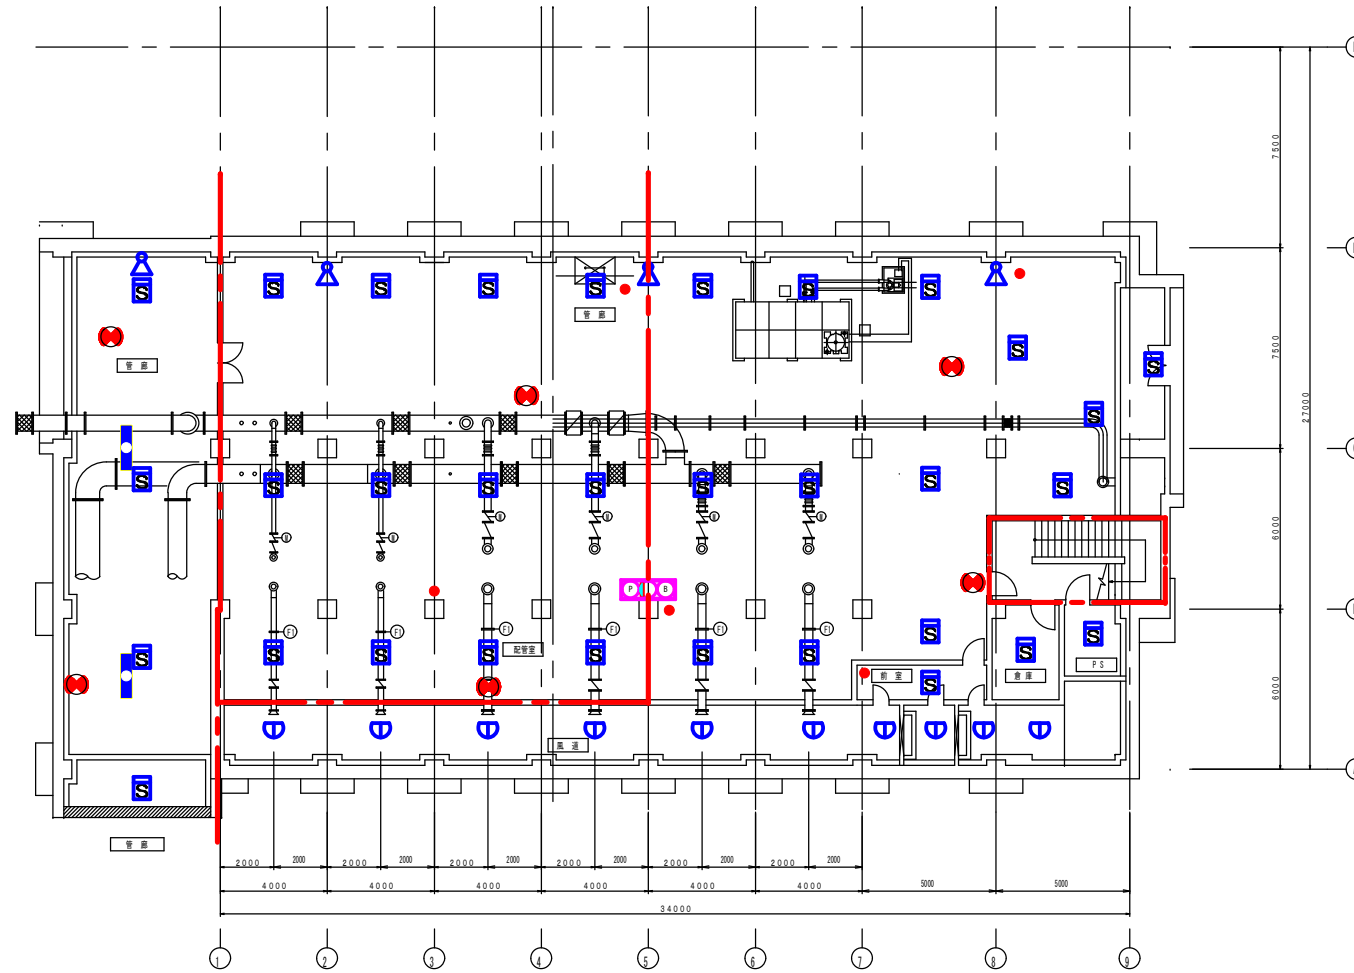


B1階 平面図 S=1/200

業務名	松阪浄化センター防災設備点検業務		
図面名	プロワー棟平面図B1F (消防設備)		
年月日			
尺度	A3:1/200	図面番号	ブ(消防)-1
会社名			
事務所名	公益財団法人三重県下水道公社		


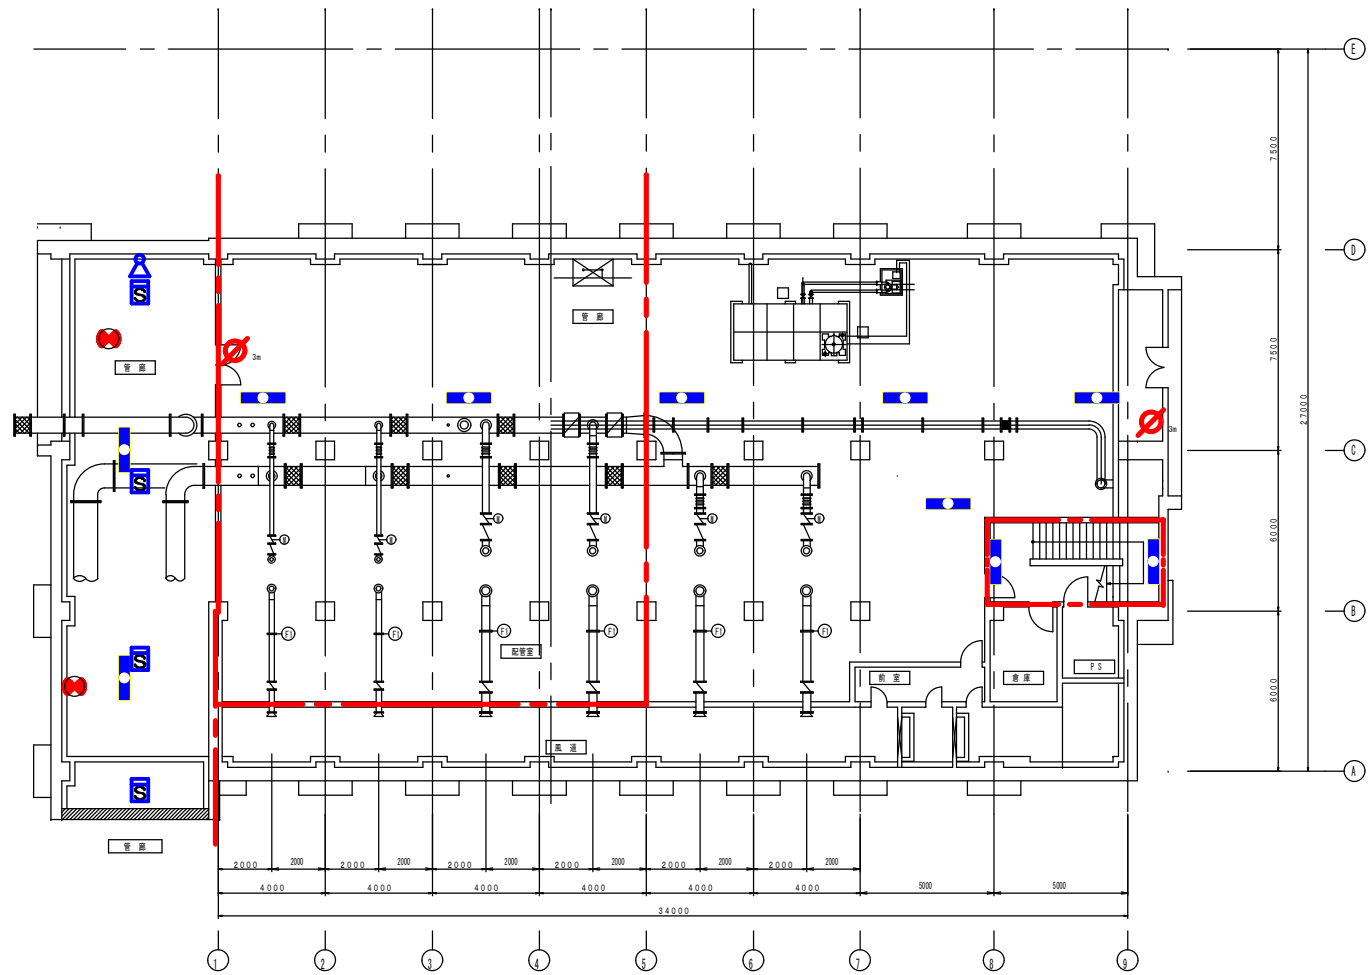


B1階 平面図 S=1/200



業務名	松阪浄化センター防災設備点検業務		
図面名	プロワー棟平面図B1F (建築設備)		
年月日			
尺度	A3:1/200	図面番号	ブ(建築)-1
会社名			
事務所名	公益財団法人三重県下水道公社		

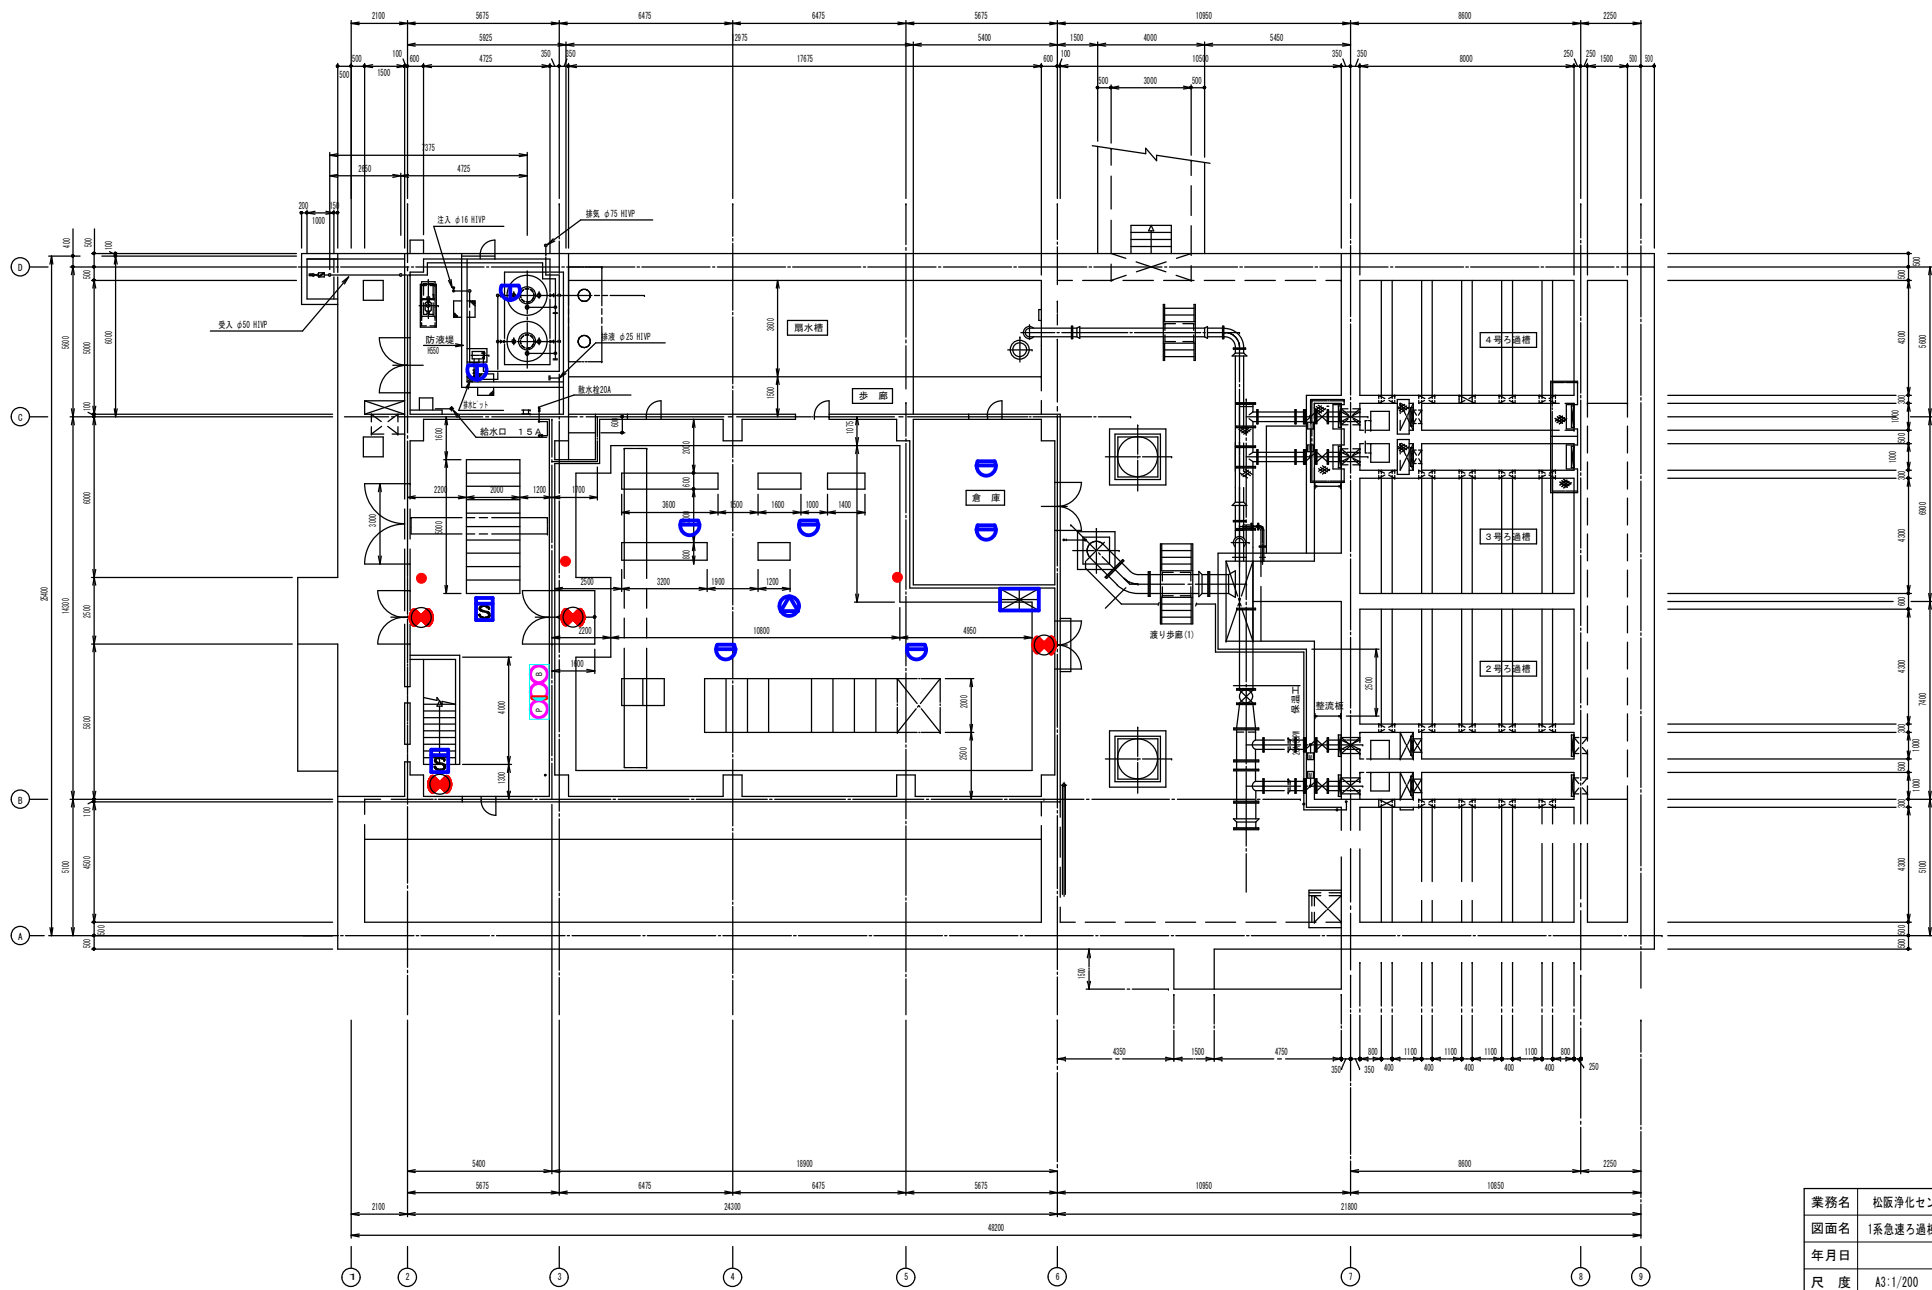


業務名	松阪浄化センター防災設備点検業務		
図面名	1系急速ろ過棟平面図1F (消防設備)		
年月日			
尺度	A3:1/200	図面番号	急1(消防)-2
会社名			
事務所名	公益財団法人三重県下水道公社		

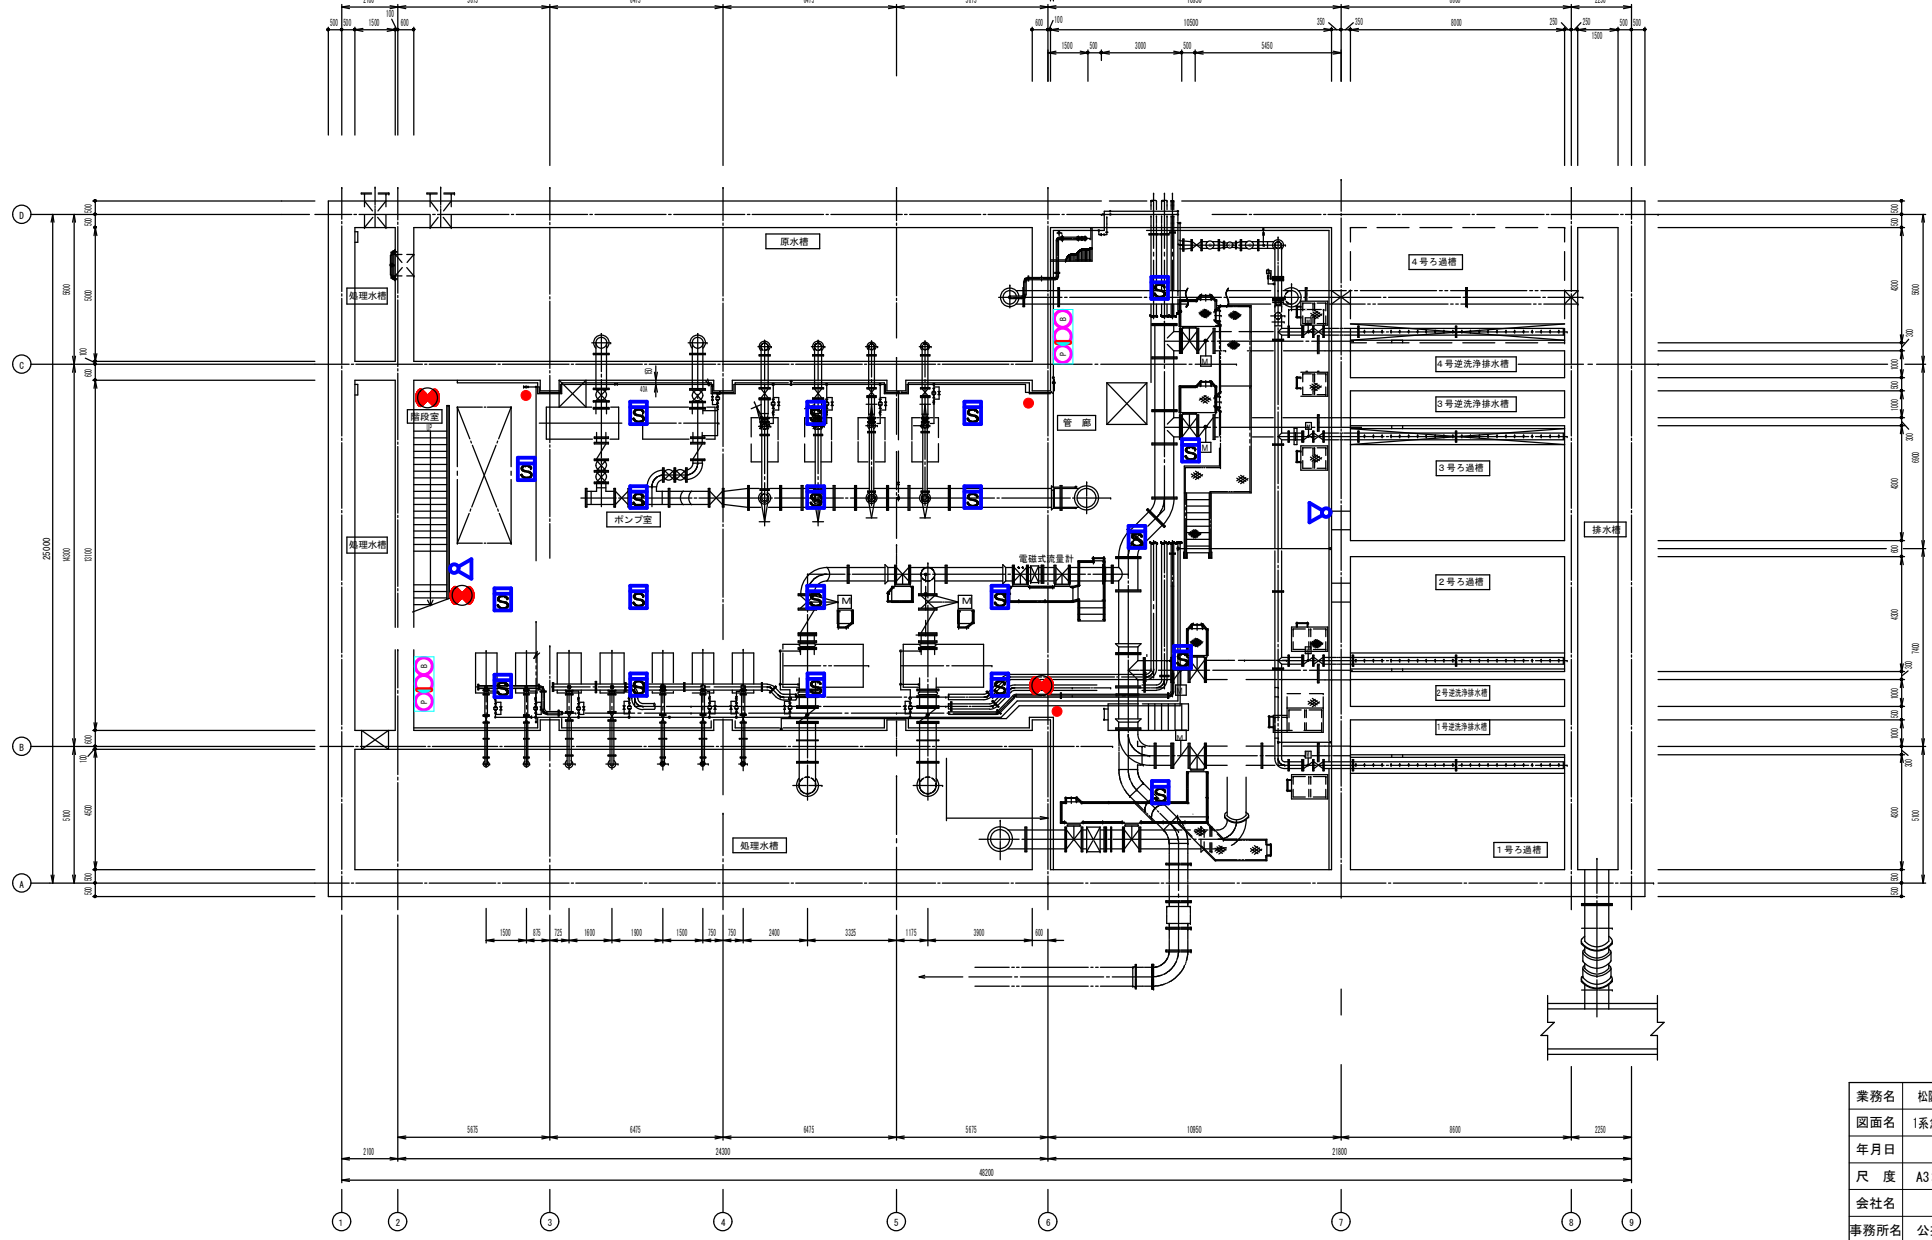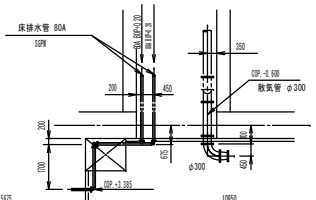

業務名	松阪浄化センター防災設備点検業務		
図面名	1系急遽ろ過機平面図B1F (消防設備)		
年月日			
尺度	A3:1/200	図面番号	急1(消防)-1
会社名			
事務所名	公益財団法人三重県下水道公社		

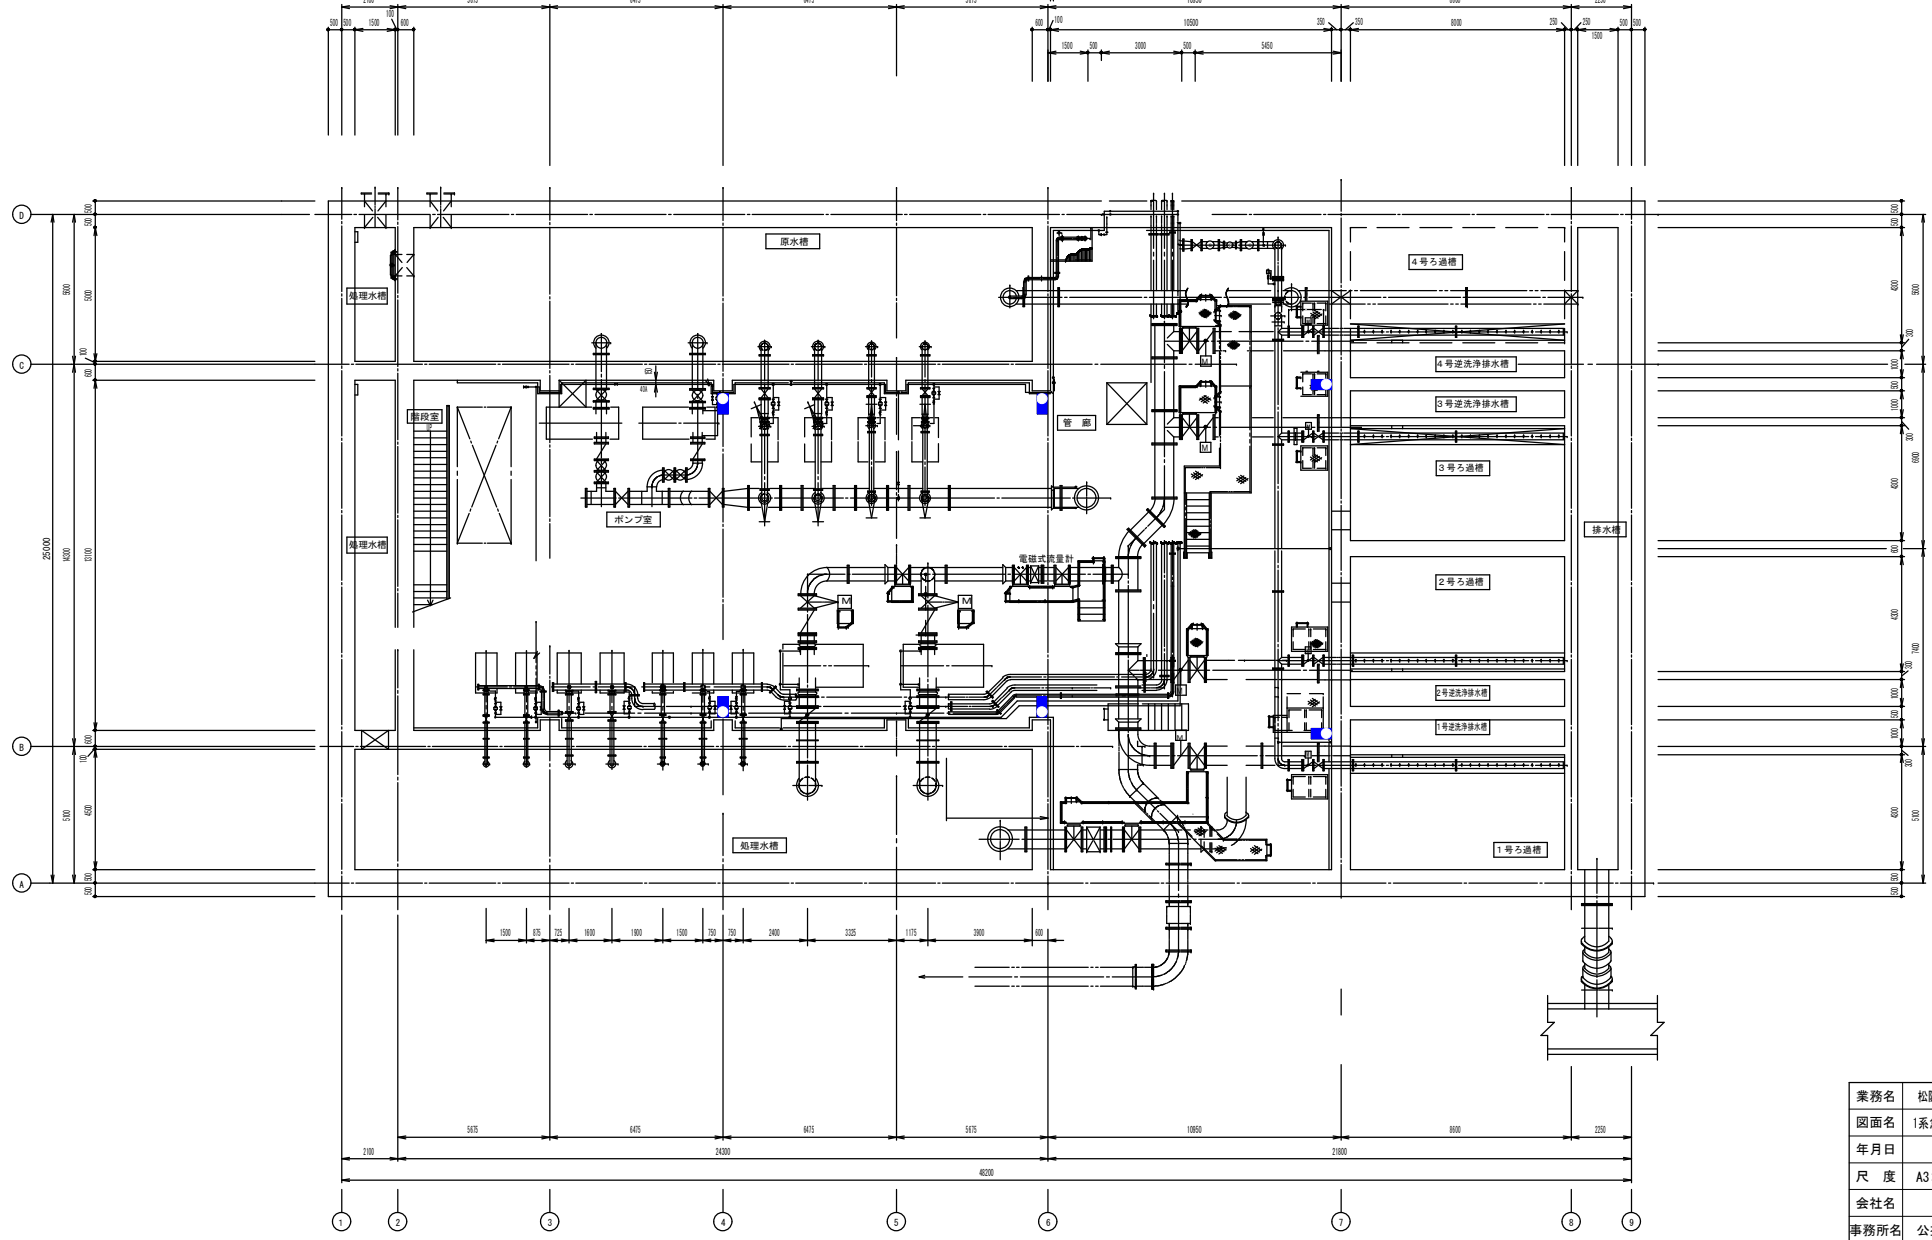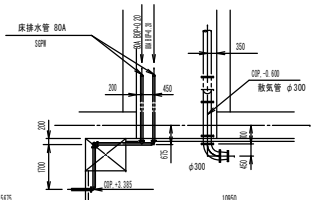


業務名	松阪浄化センター防災設備点検業務		
図面名	1系急流ろ過機平面図B1F (建築設備)		
年月日			
尺度	A3:1/200	図面番号	急1(建築)-1
会社名			
事務所名	公益財団法人三重県下水道公社		

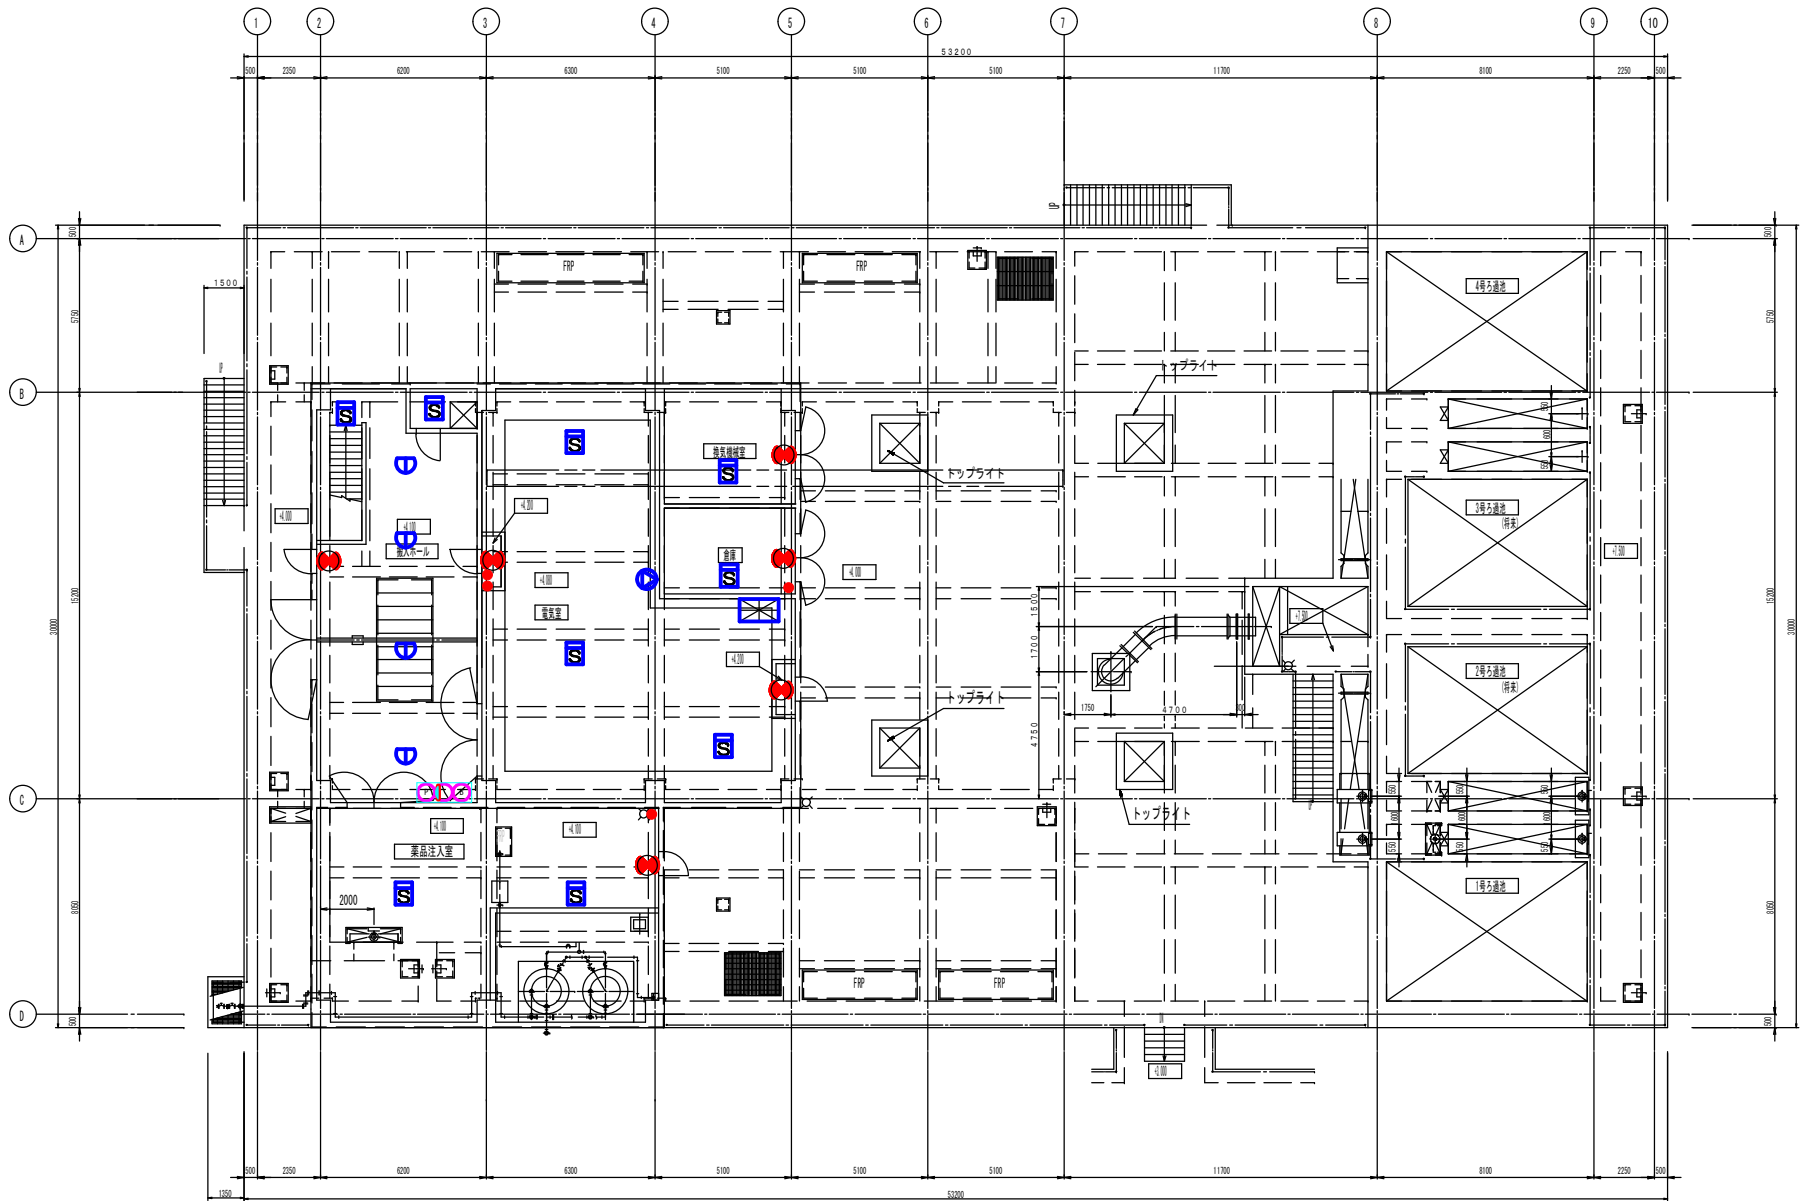


上部平面図 S-1/200

業務名	松阪浄化センター防災設備点検業務		
図面名	2系急遽ろ過機平面図1F (消防設備)		
年月日			
尺度	A3:1/200	図面番号	急2(消防)-2
会社名			
事務所名	公益財団法人三重県下水道公社		

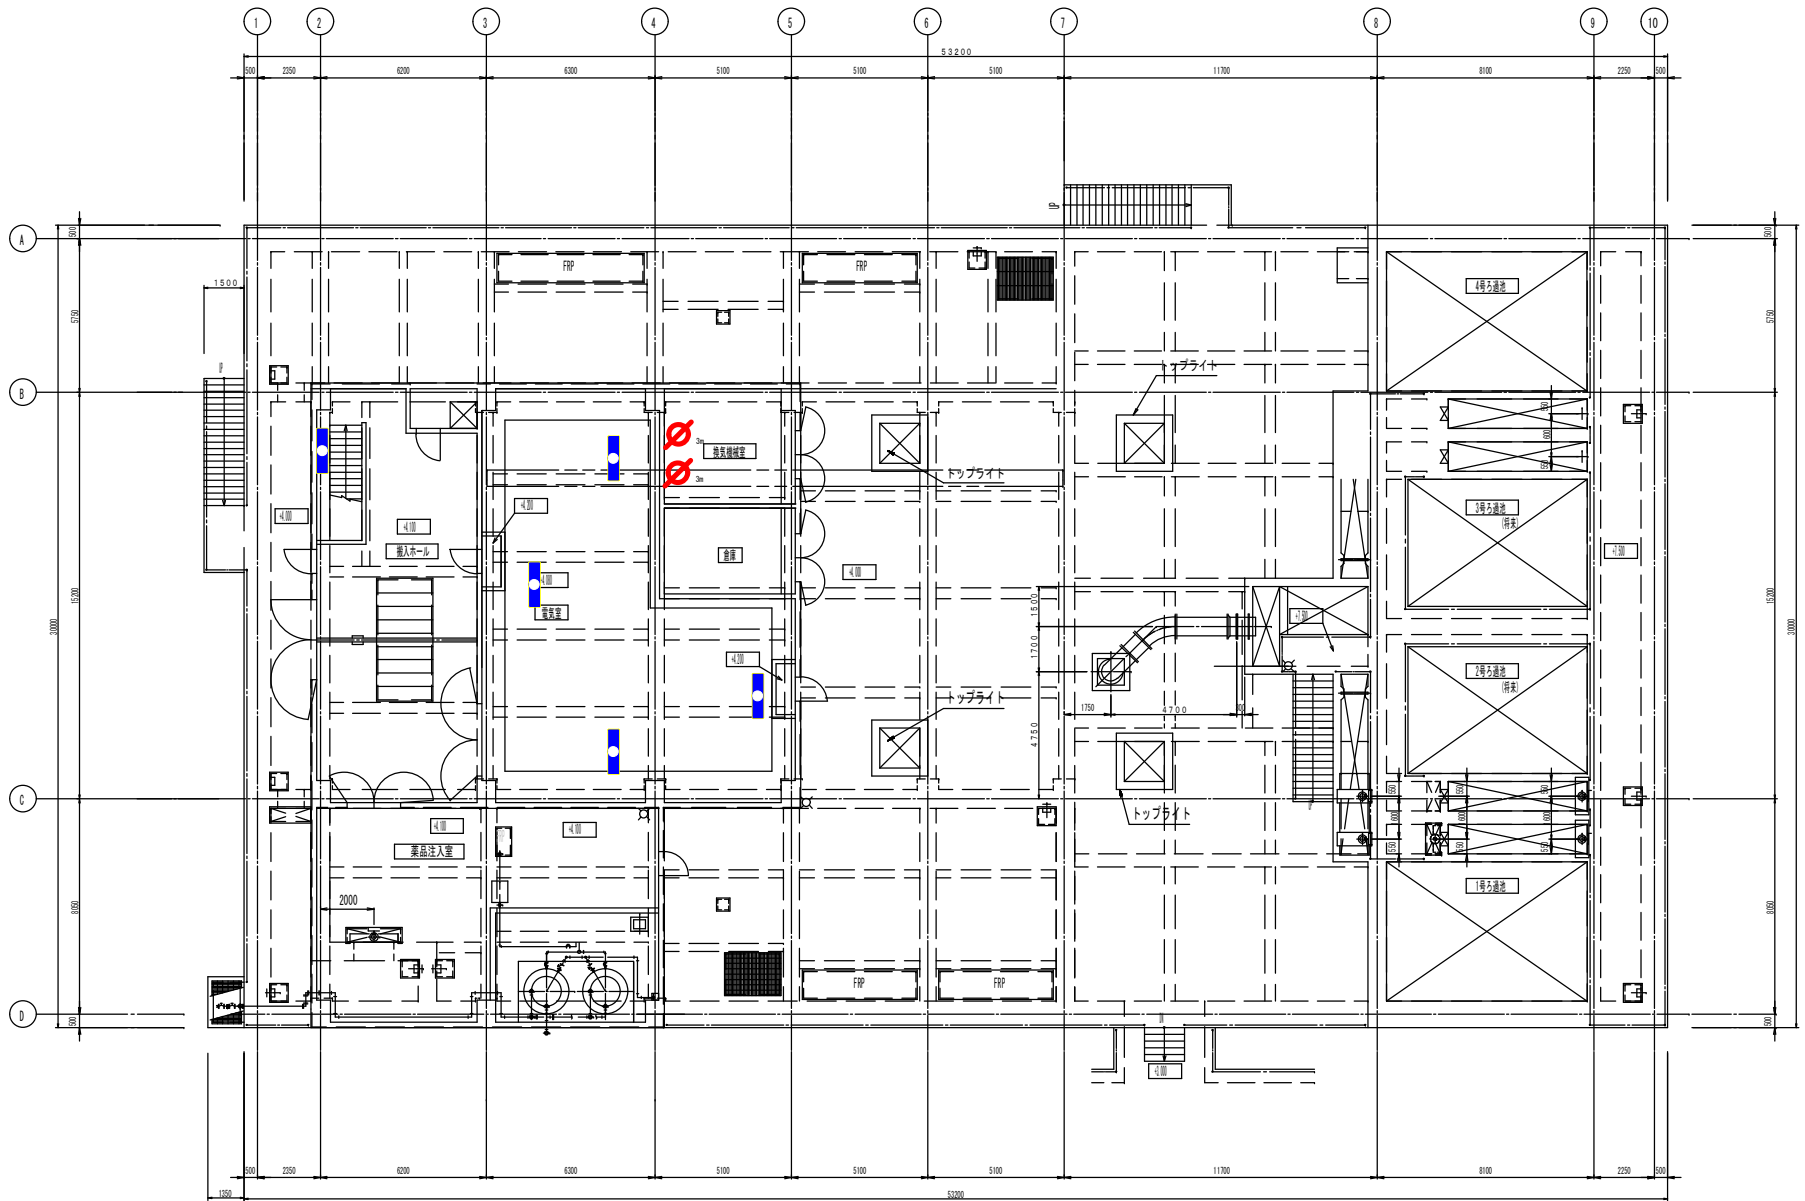


上部平面図 S-1/200

業務名	松阪浄化センター防災設備点検業務		
図面名	2系急遽ろ過機平面図1F (建築設備)		
年月日			
尺度	A3:1/200	図面番号	急2(建築)-2
会社名			
事務所名	公益財団法人三重県下水道公社		

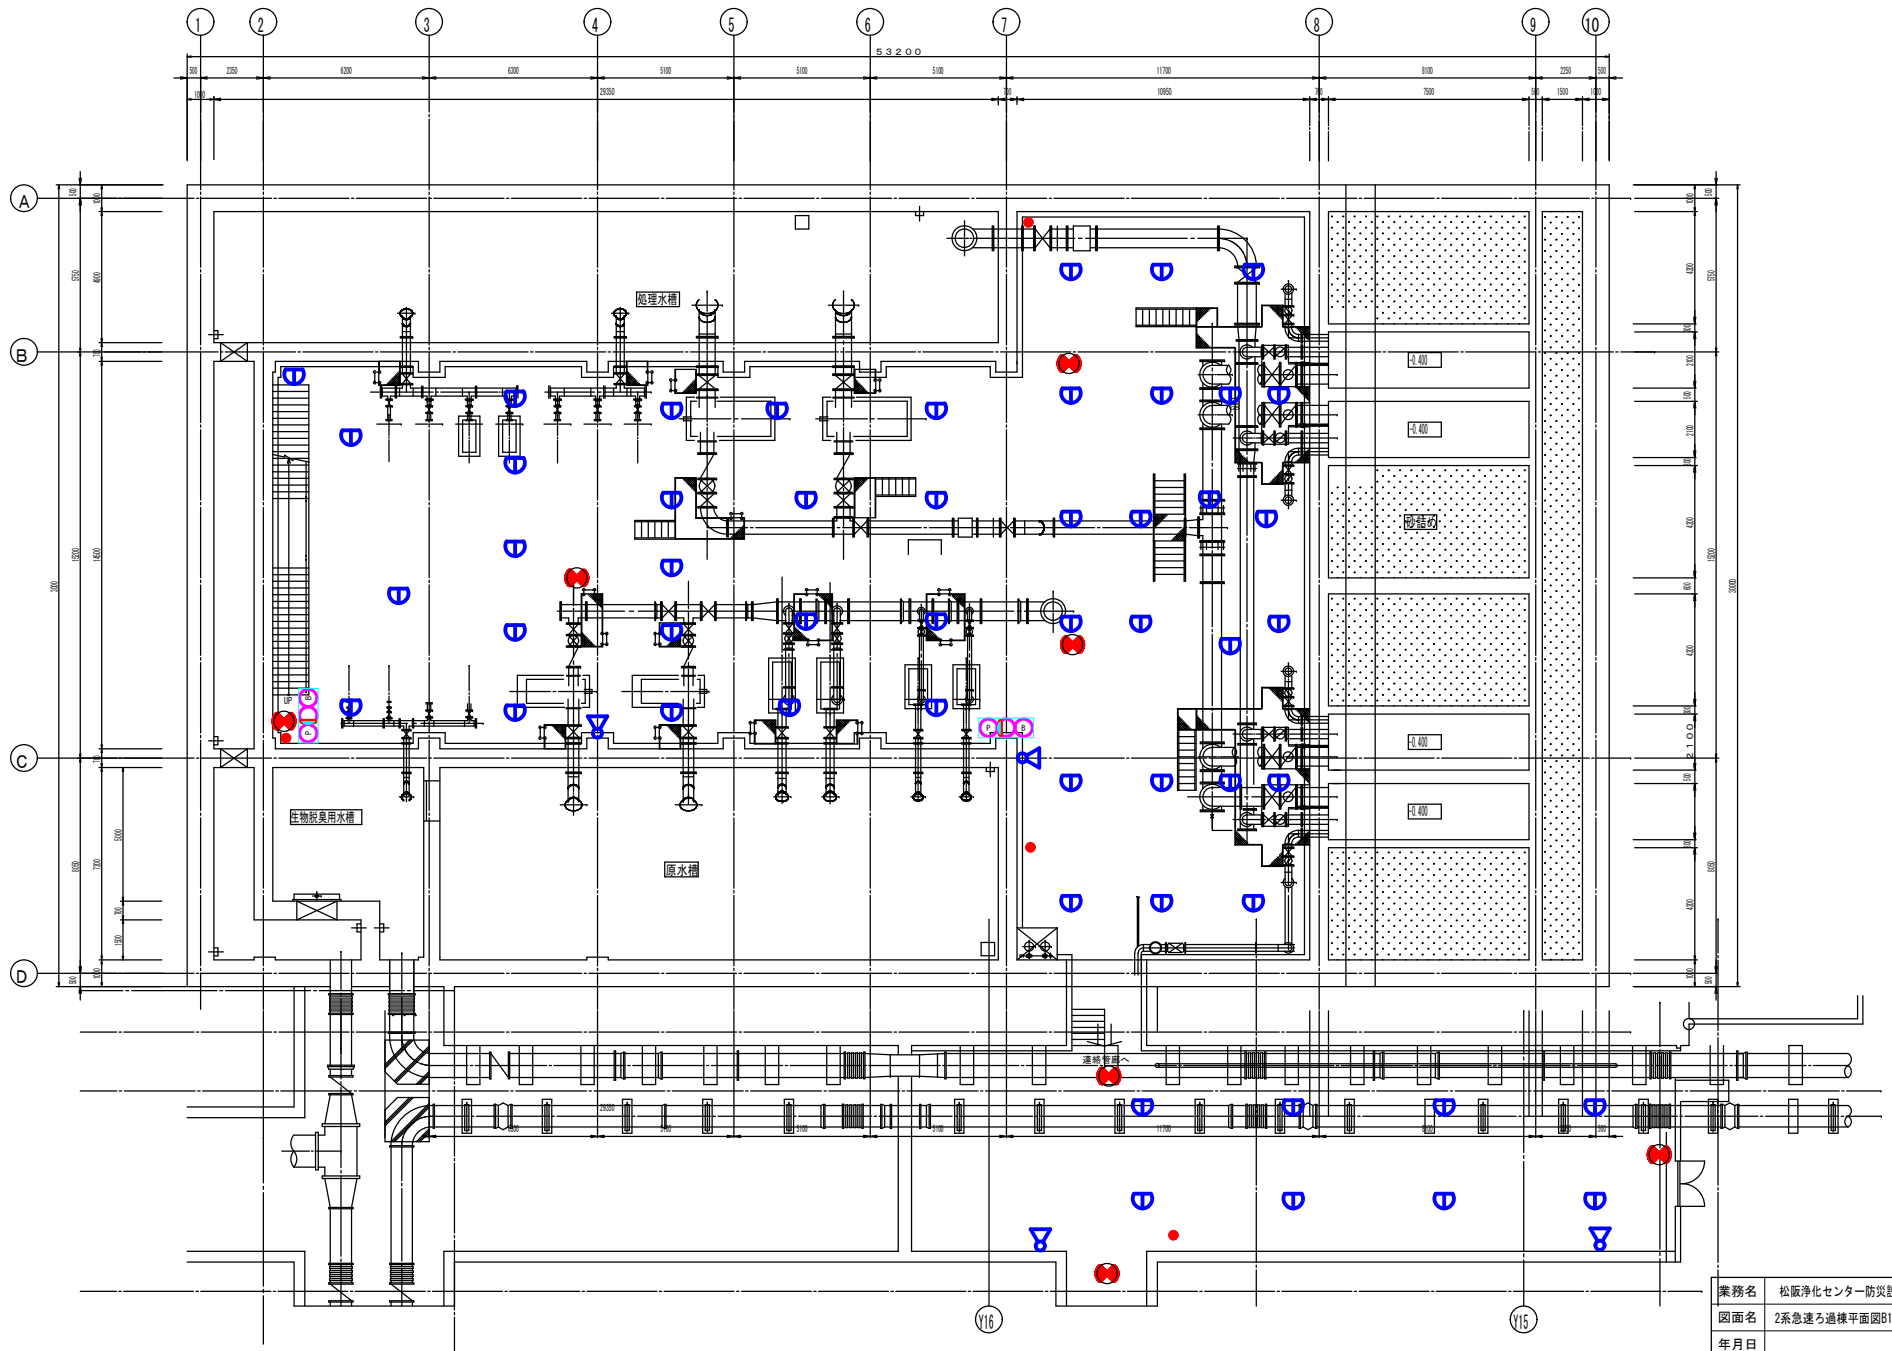


下部平面図 S=1/200

業務名	松阪浄化センター防災設備点検業務		
図面名	2系急造ろ過棟平面図B1F (消防設備)		
年月日			
尺度	A3:1/200	図面番号	急2(消防)-1
会社名			
事務所名	公益財団法人三重県下水道公社		

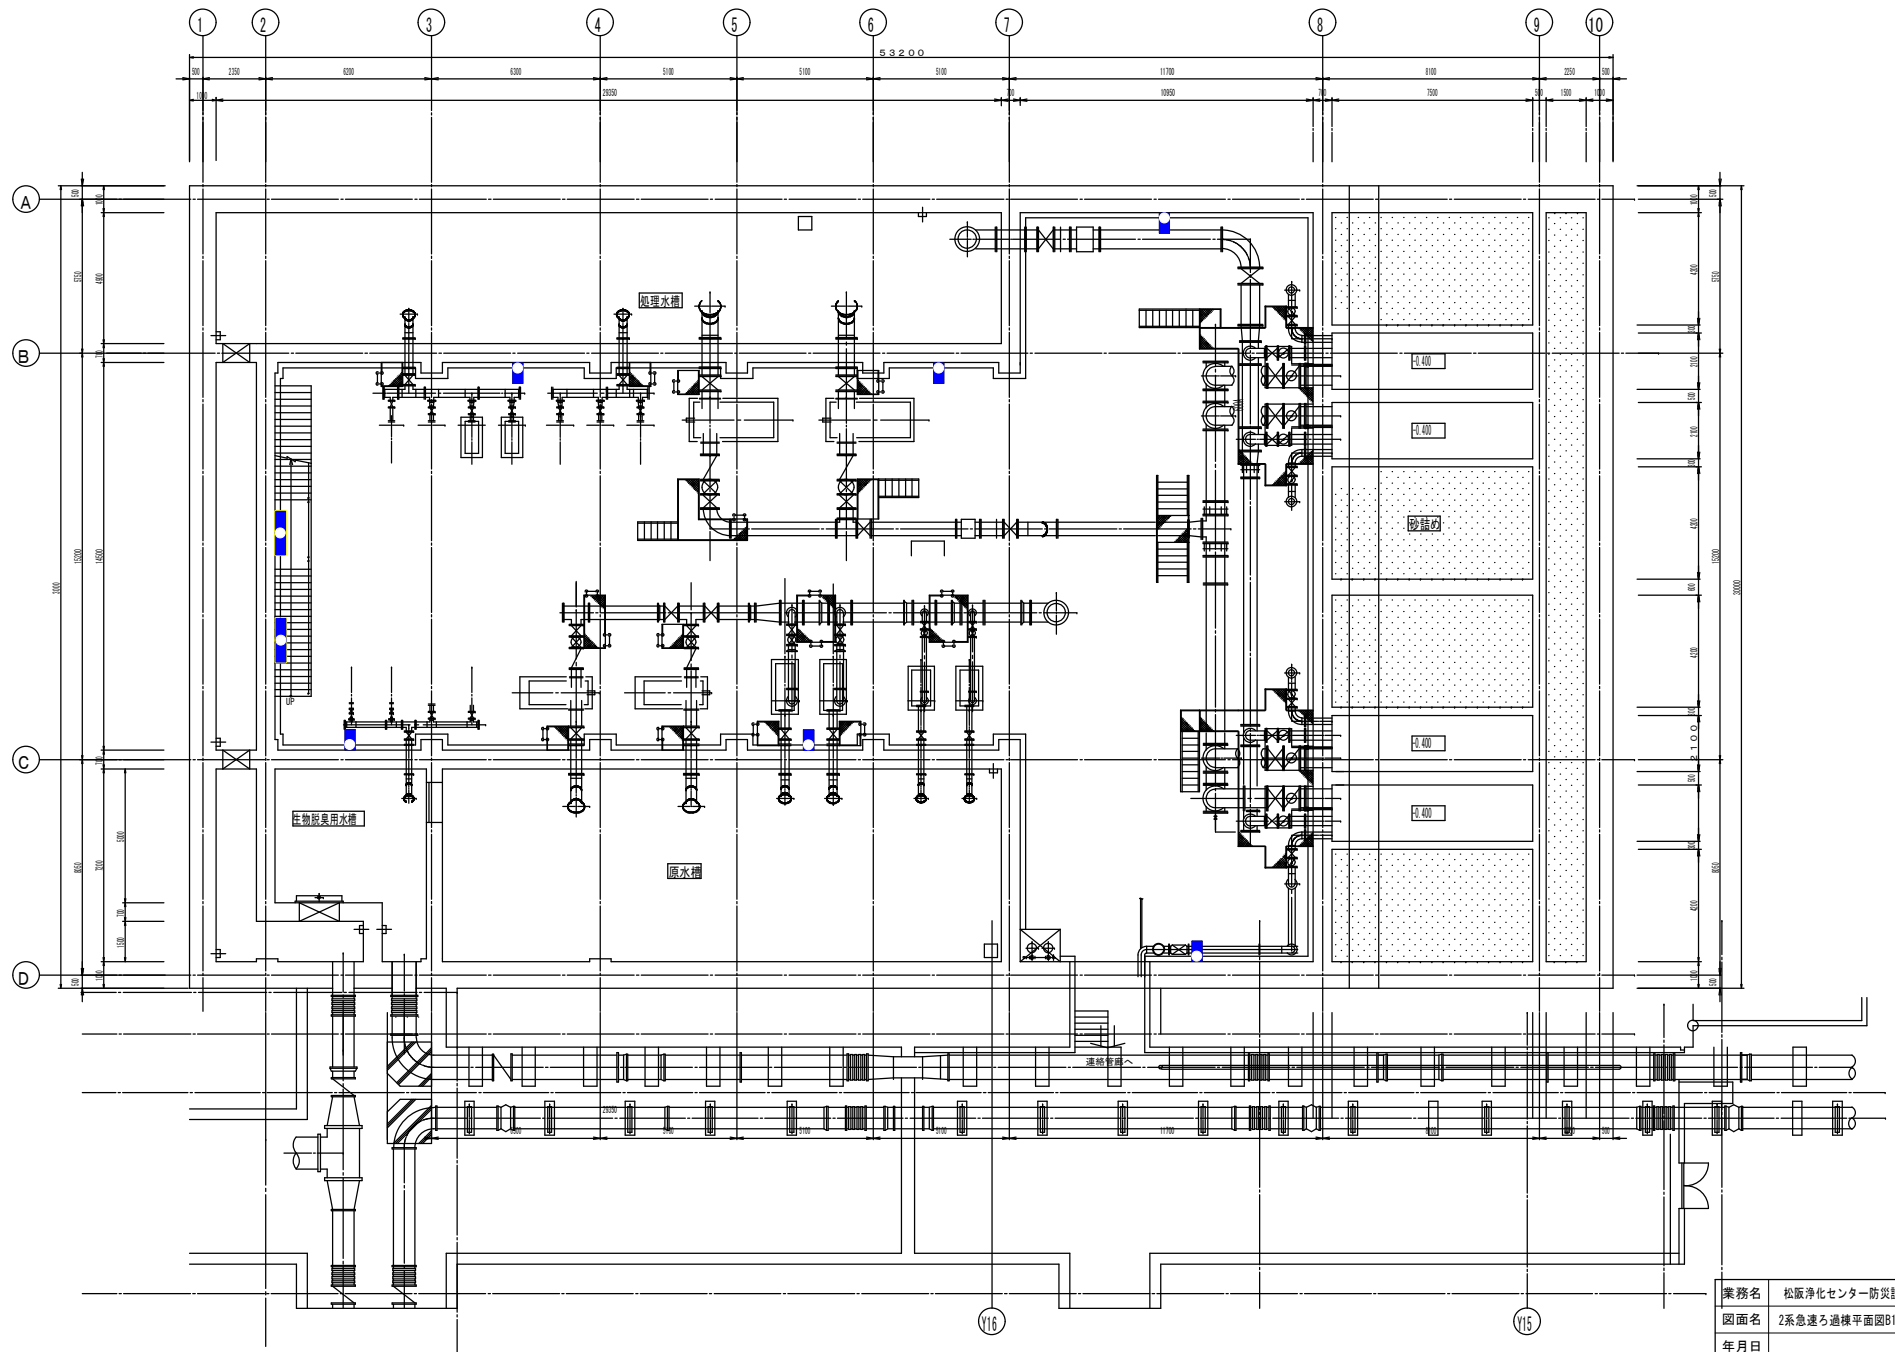


下部平面図 S=1/200

業務名	松阪浄化センター防災設備点検業務		
図面名	2系急速ろ過機平面図B1F (建築設備)		
年月日			
尺度	A3:1/200	図面番号	急2(建築)-1
会社名			
事務所名	公益財団法人三重県下水道公社		

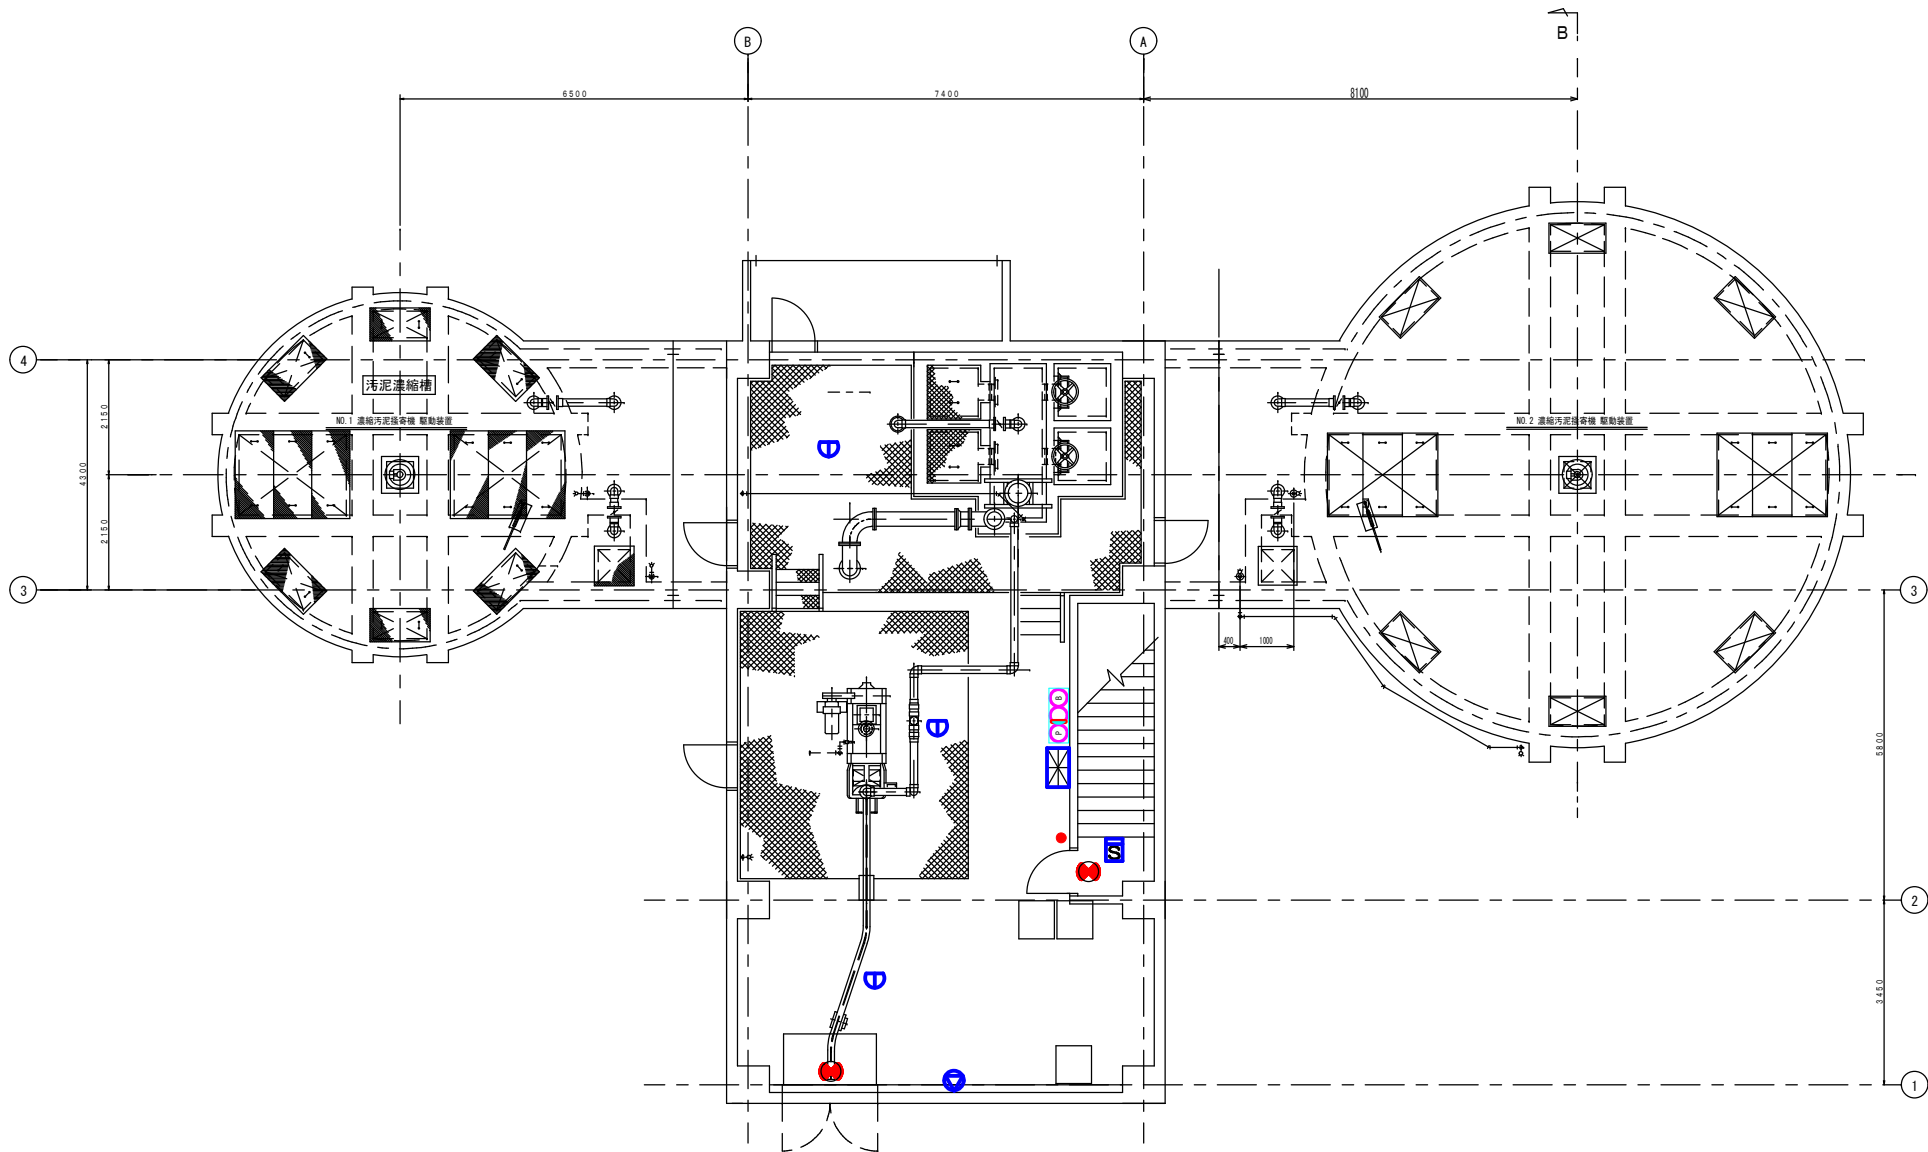


1 階 平 面 図

業務名	松阪浄化センター防災設備点検業務		
図面名	汚泥濃縮設備平面図1F (消防設備)		
年月日			
尺度	A3:1/100	図面番号	濃(消防)-2
会社名			
事務所名	公益財団法人三重県下水道公社		

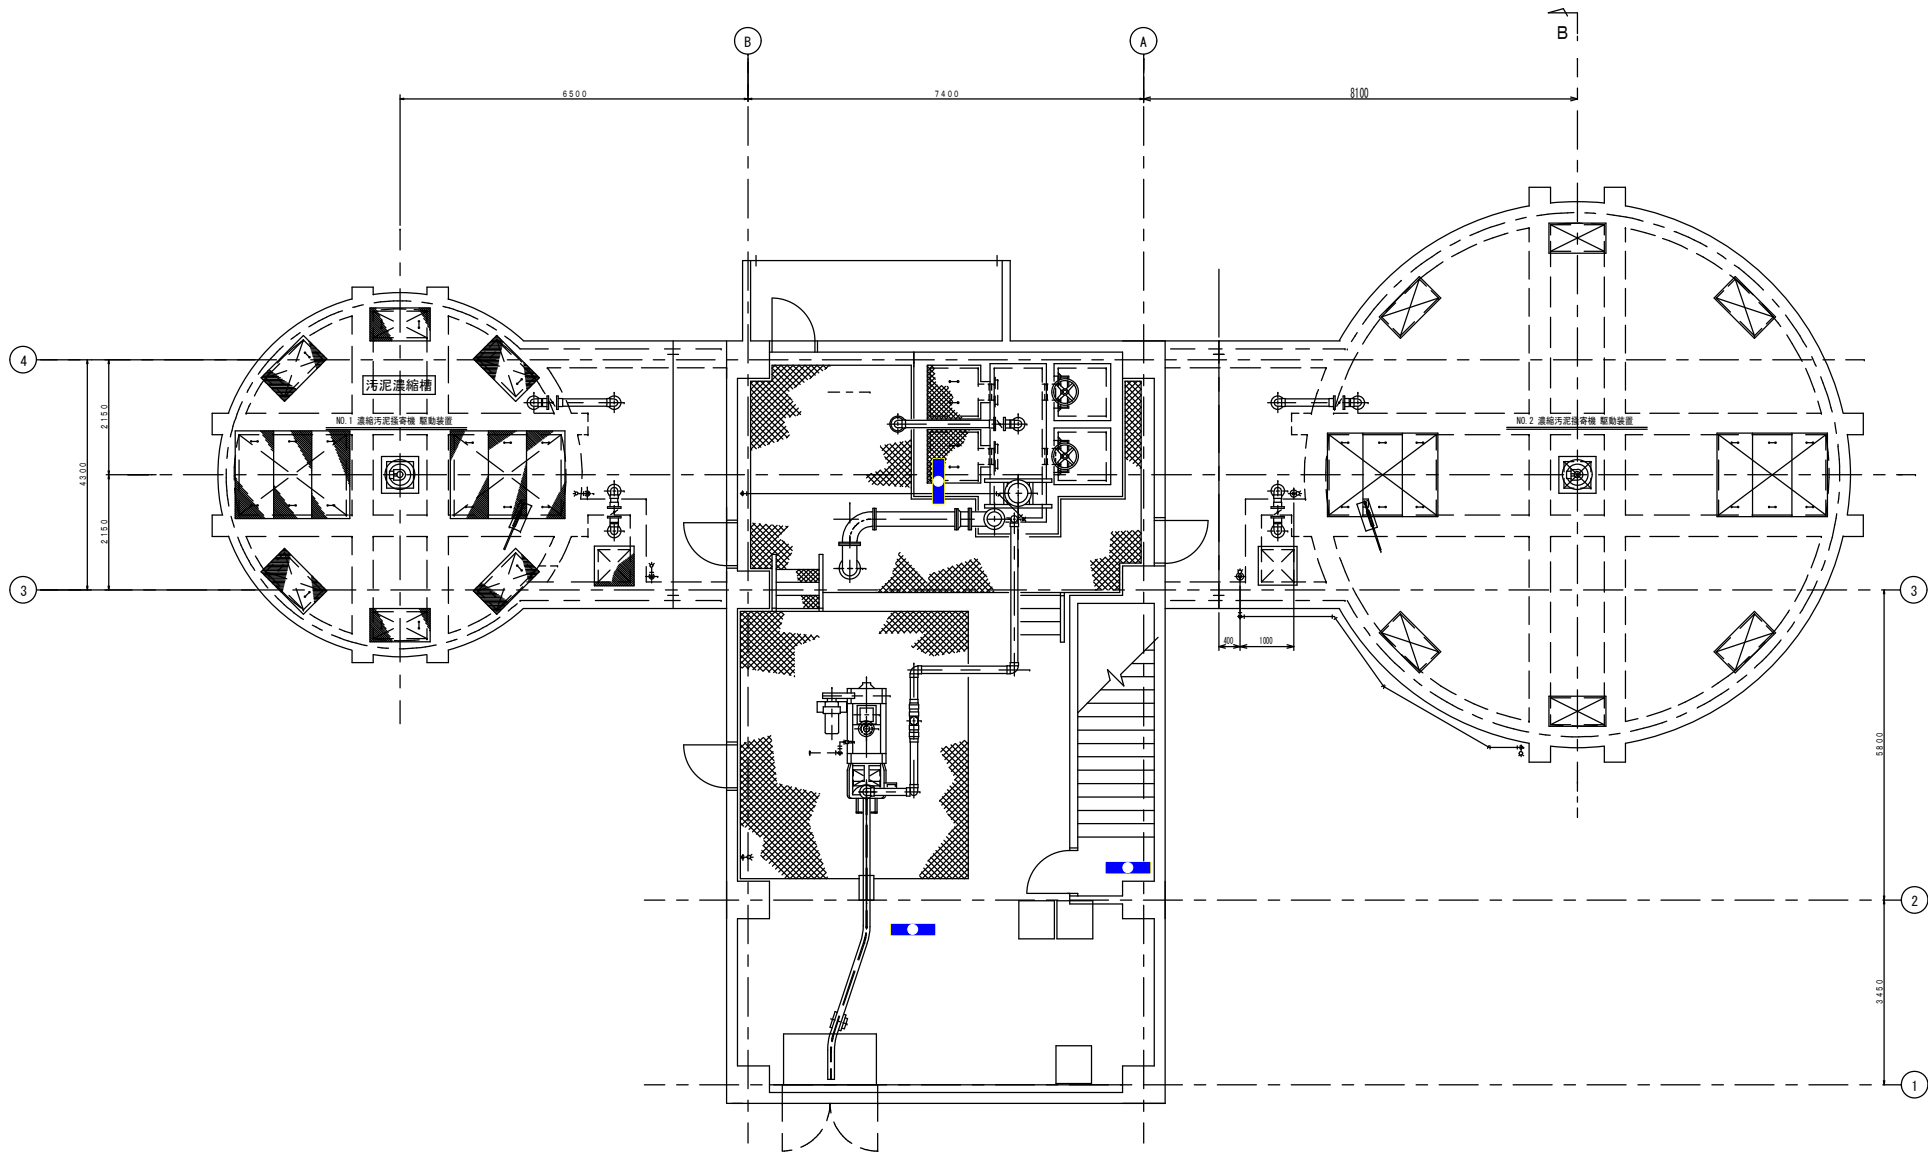


1 階 平 面 図


業務名	松阪浄化センター防災設備点検業務		
図面名	汚泥濃縮設備平面図1F (建築設備)		
年月日			
尺度	A3:1/100	図面番号	濃(建築)-2
会社名			
事務所名	公益財団法人三重県下水道公社		

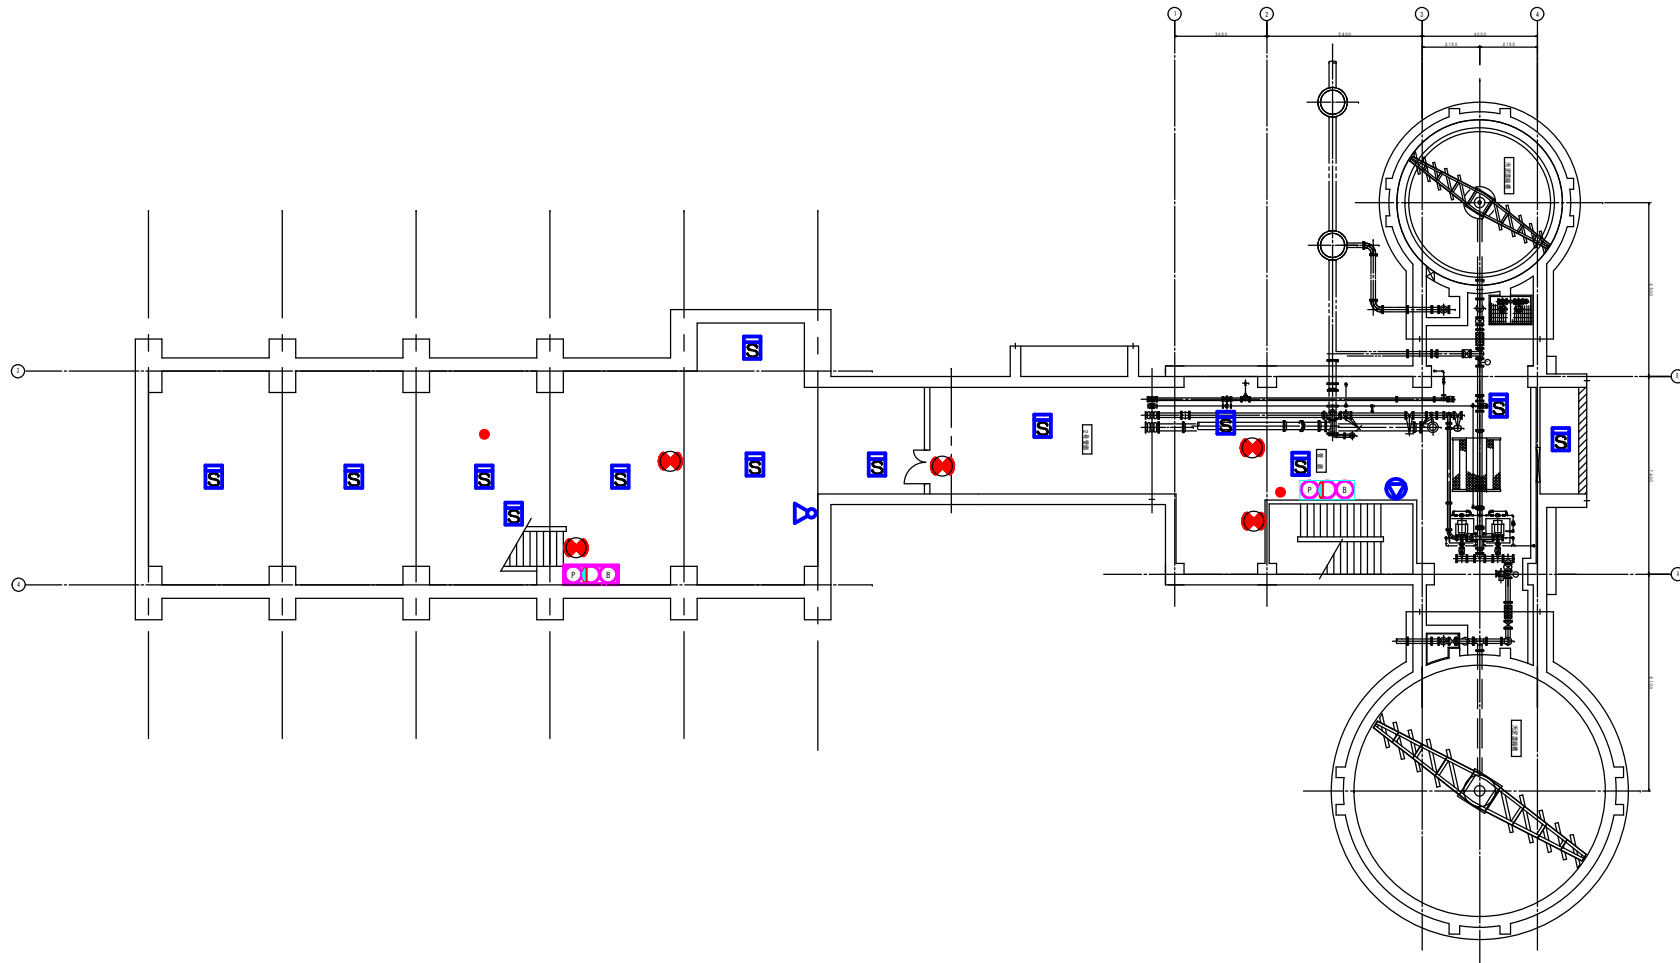

業務名	松阪浄化センター防災設備点検業務		
図面名	汚泥濃縮設備平面図B1F (消防設備)		
年月日			
尺度	A3:1/200	図面番号	濃(消防)-1
会社名			
事務所名	公益財団法人三重県下水道公社		

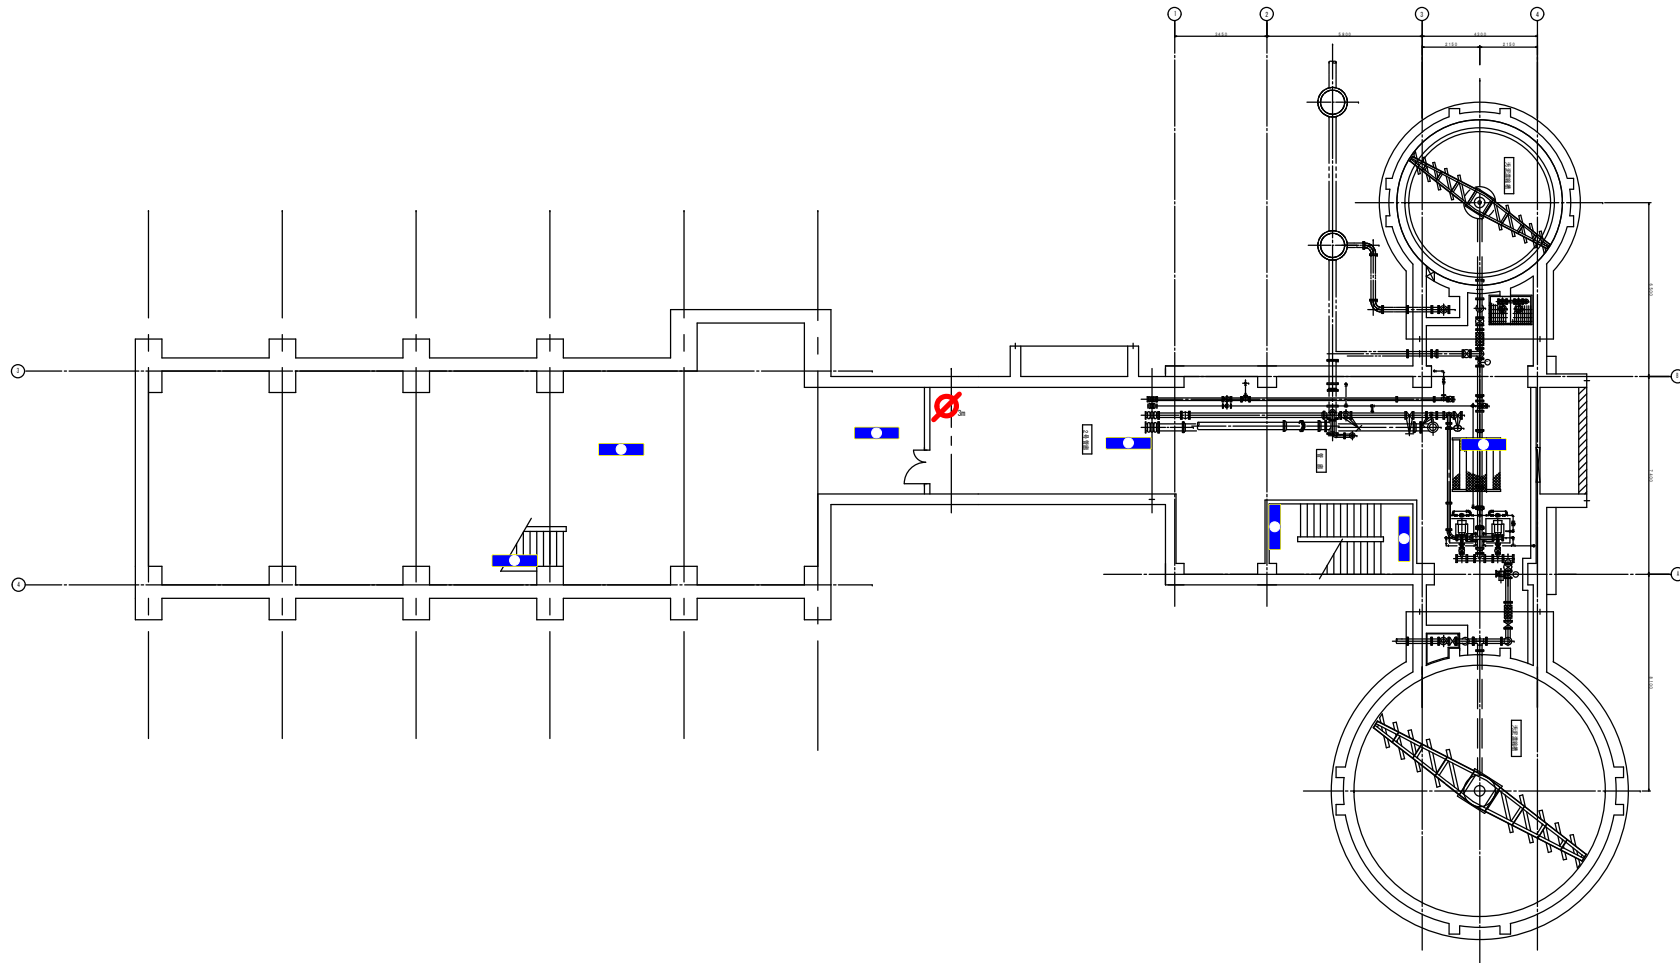


業務名	松阪浄化センター防災設備点検業務		
図面名	汚泥濃縮設備平面図B1F（建築設備）		
年月日			
尺度	A3:1/200	図面番号	濃(建築)-1
会社名			
事務所名	公益財団法人三重県下水道公社		

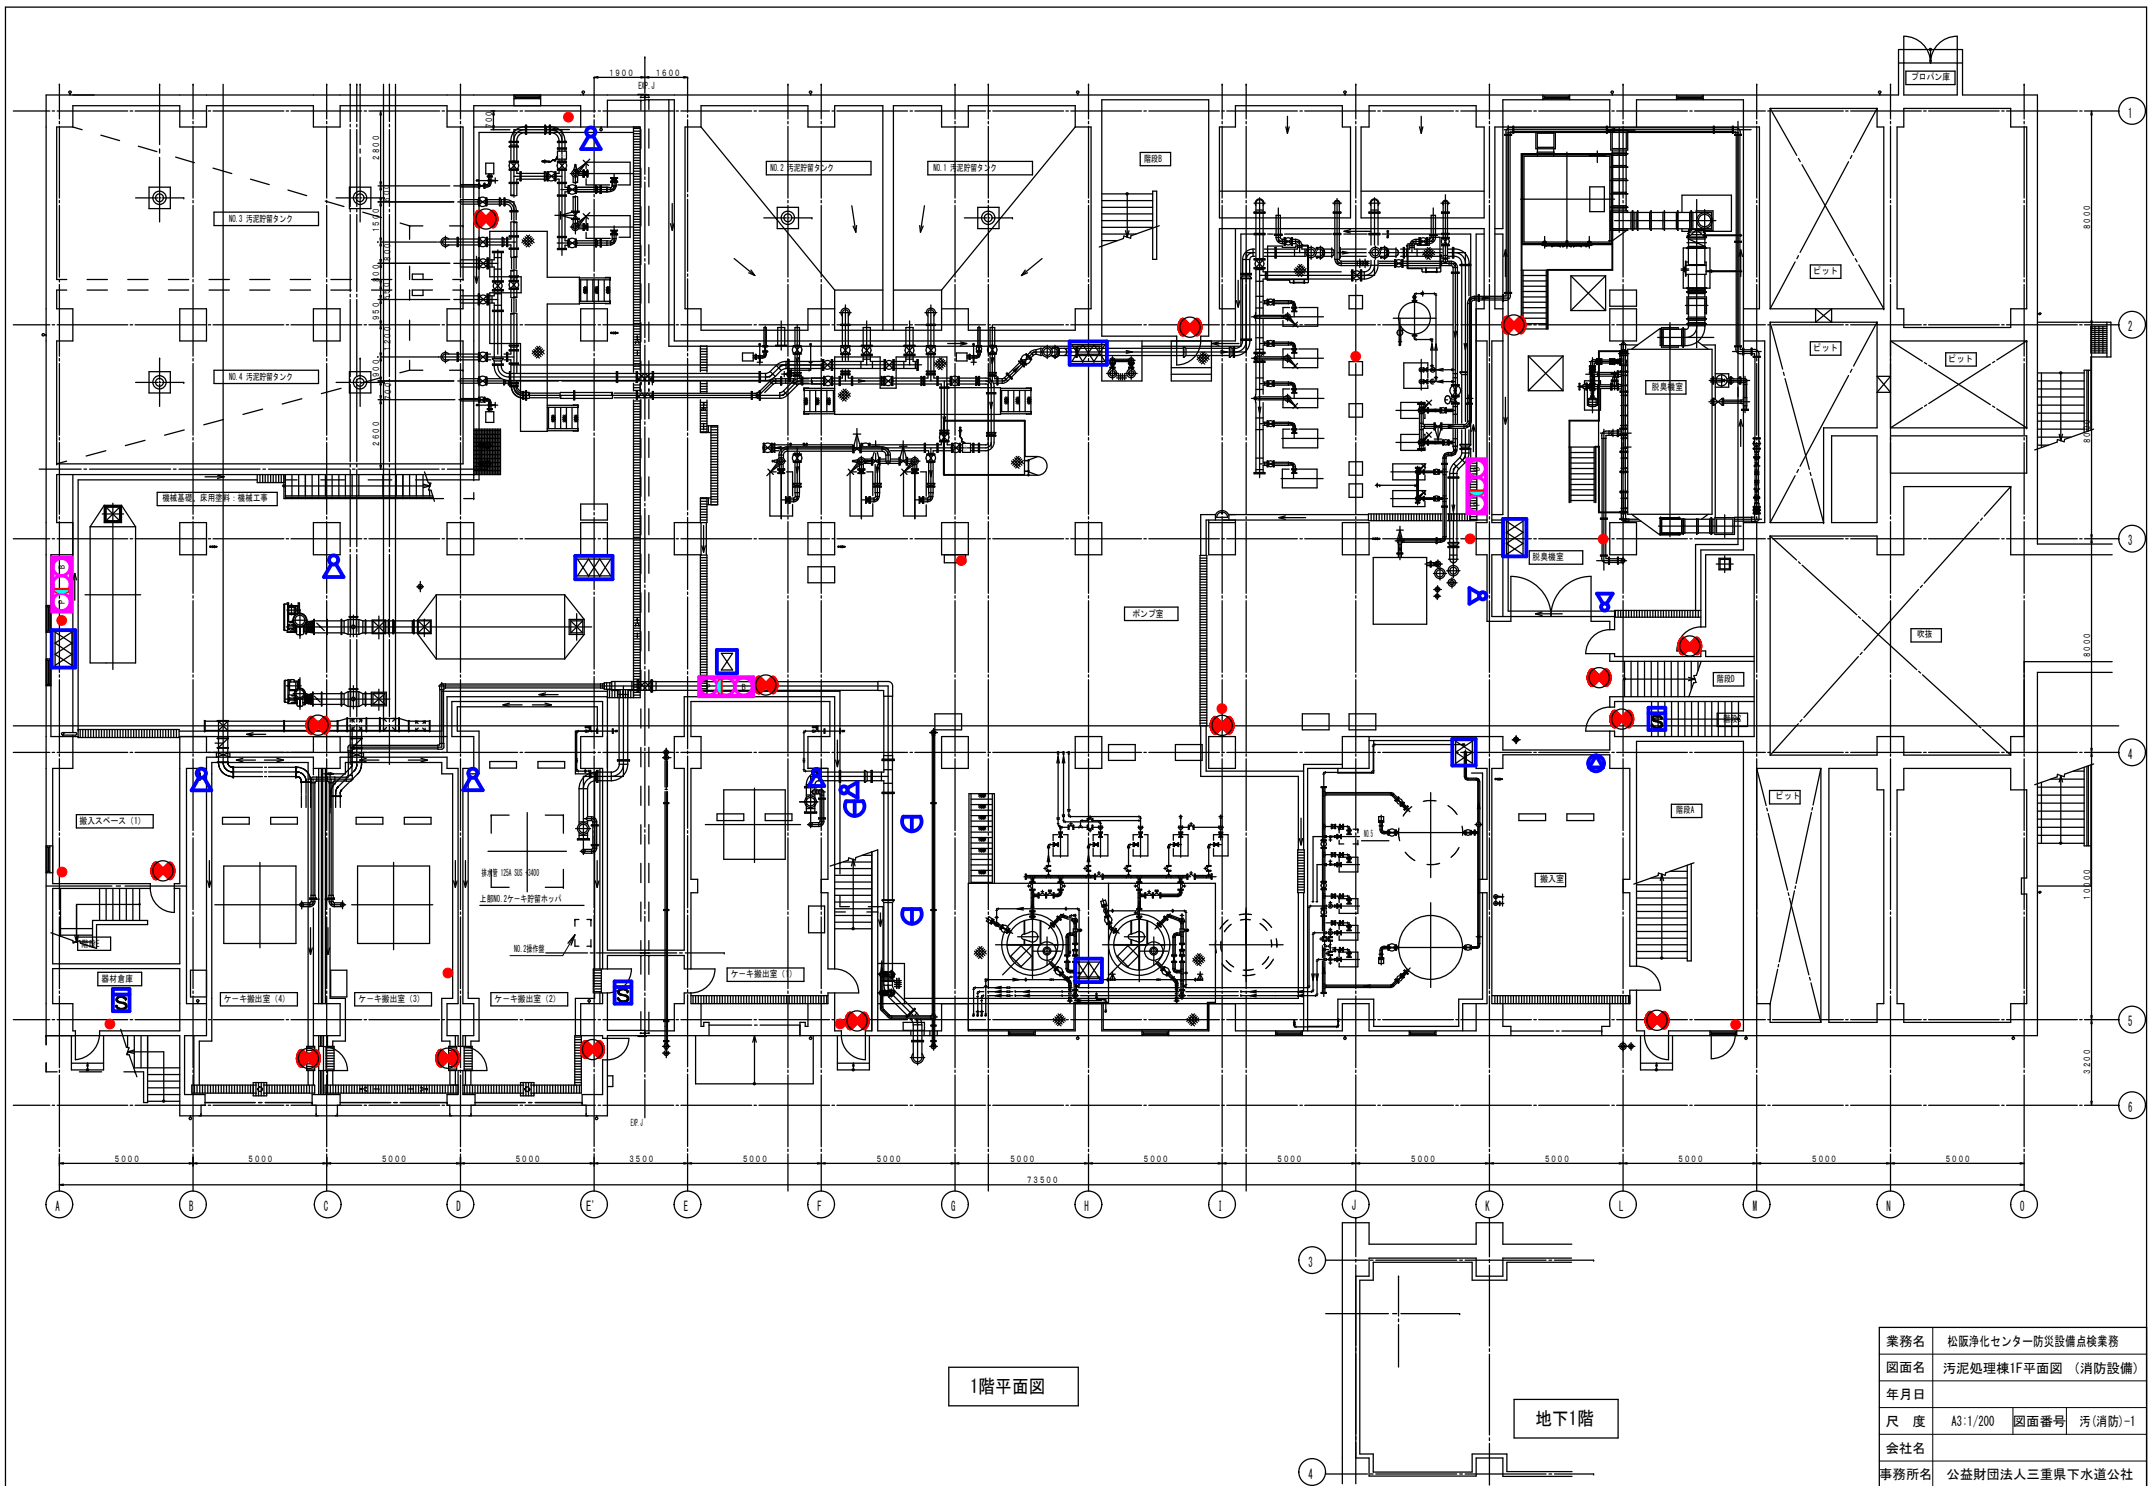

1階平面図

地下1階


業務名	松阪浄化センター防災設備点検業務		
図面名	汚泥処理棟1F平面図 (消防設備)		
年月日			
尺度	A3-1/200	図面番号	汚(消防)-1
会社名			
事務所名	公益財団法人三重県下水道公社		

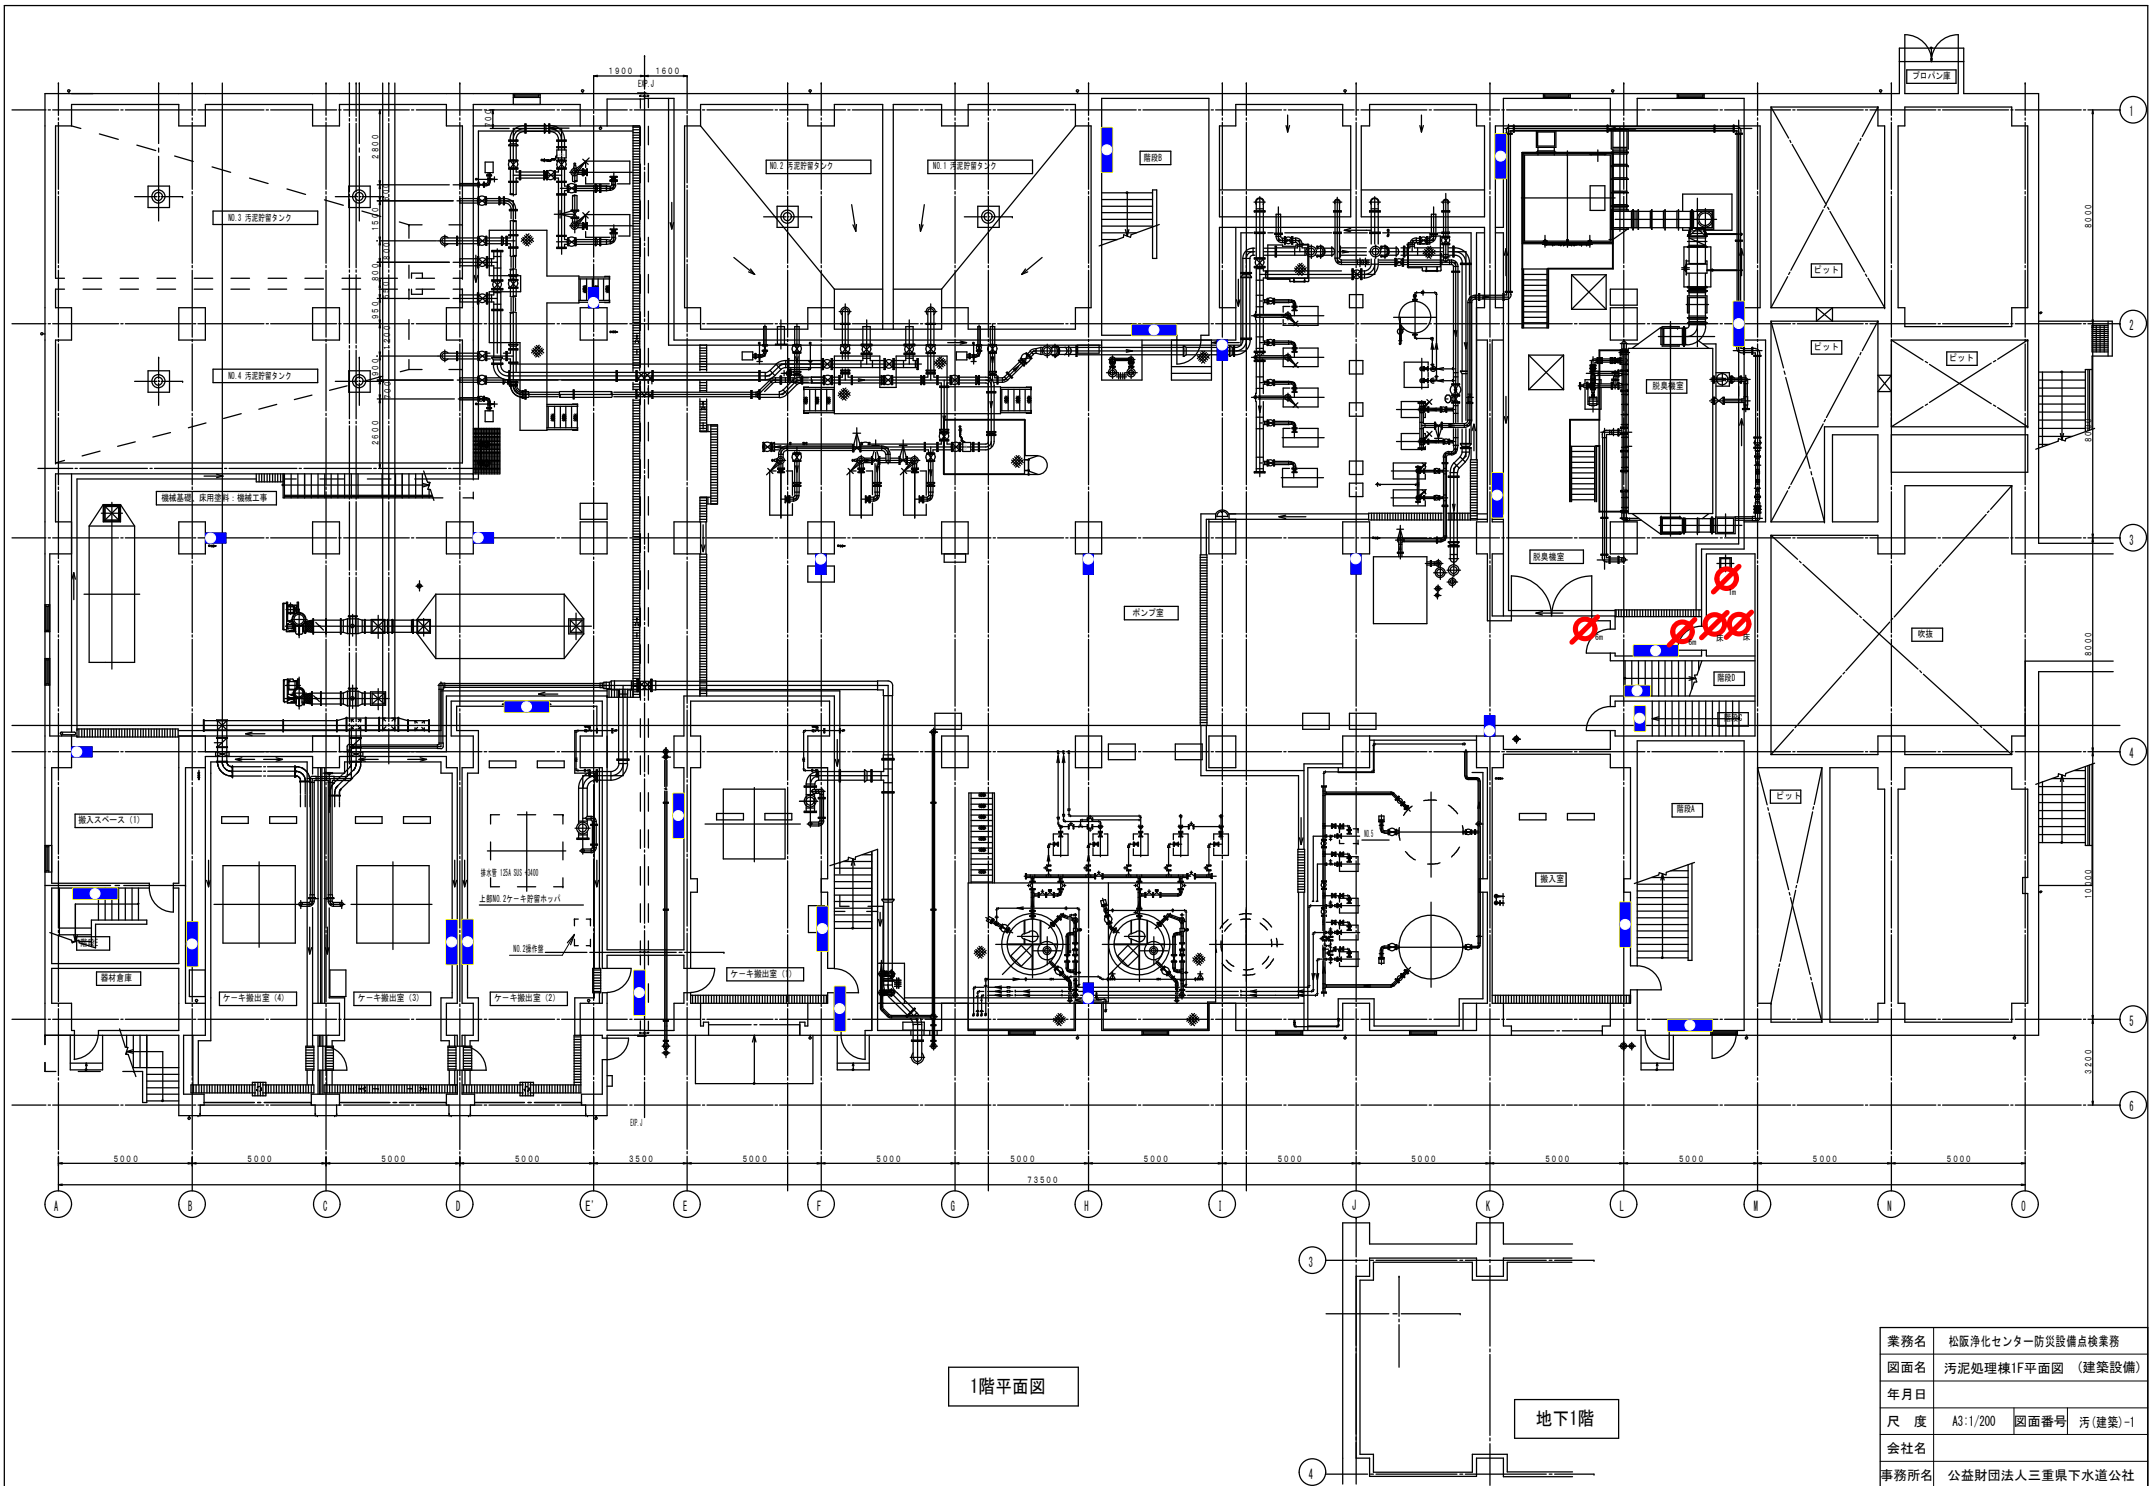

1階平面図


地下1階

業務名	松阪浄化センター防災設備点検業務		
図面名	汚泥処理棟1F平面図 (建築設備)		
年月日			
尺度	A3:1/200	図面番号	汚(建築)-1
会社名			
事務所名	公益財団法人三重県下水道公社		

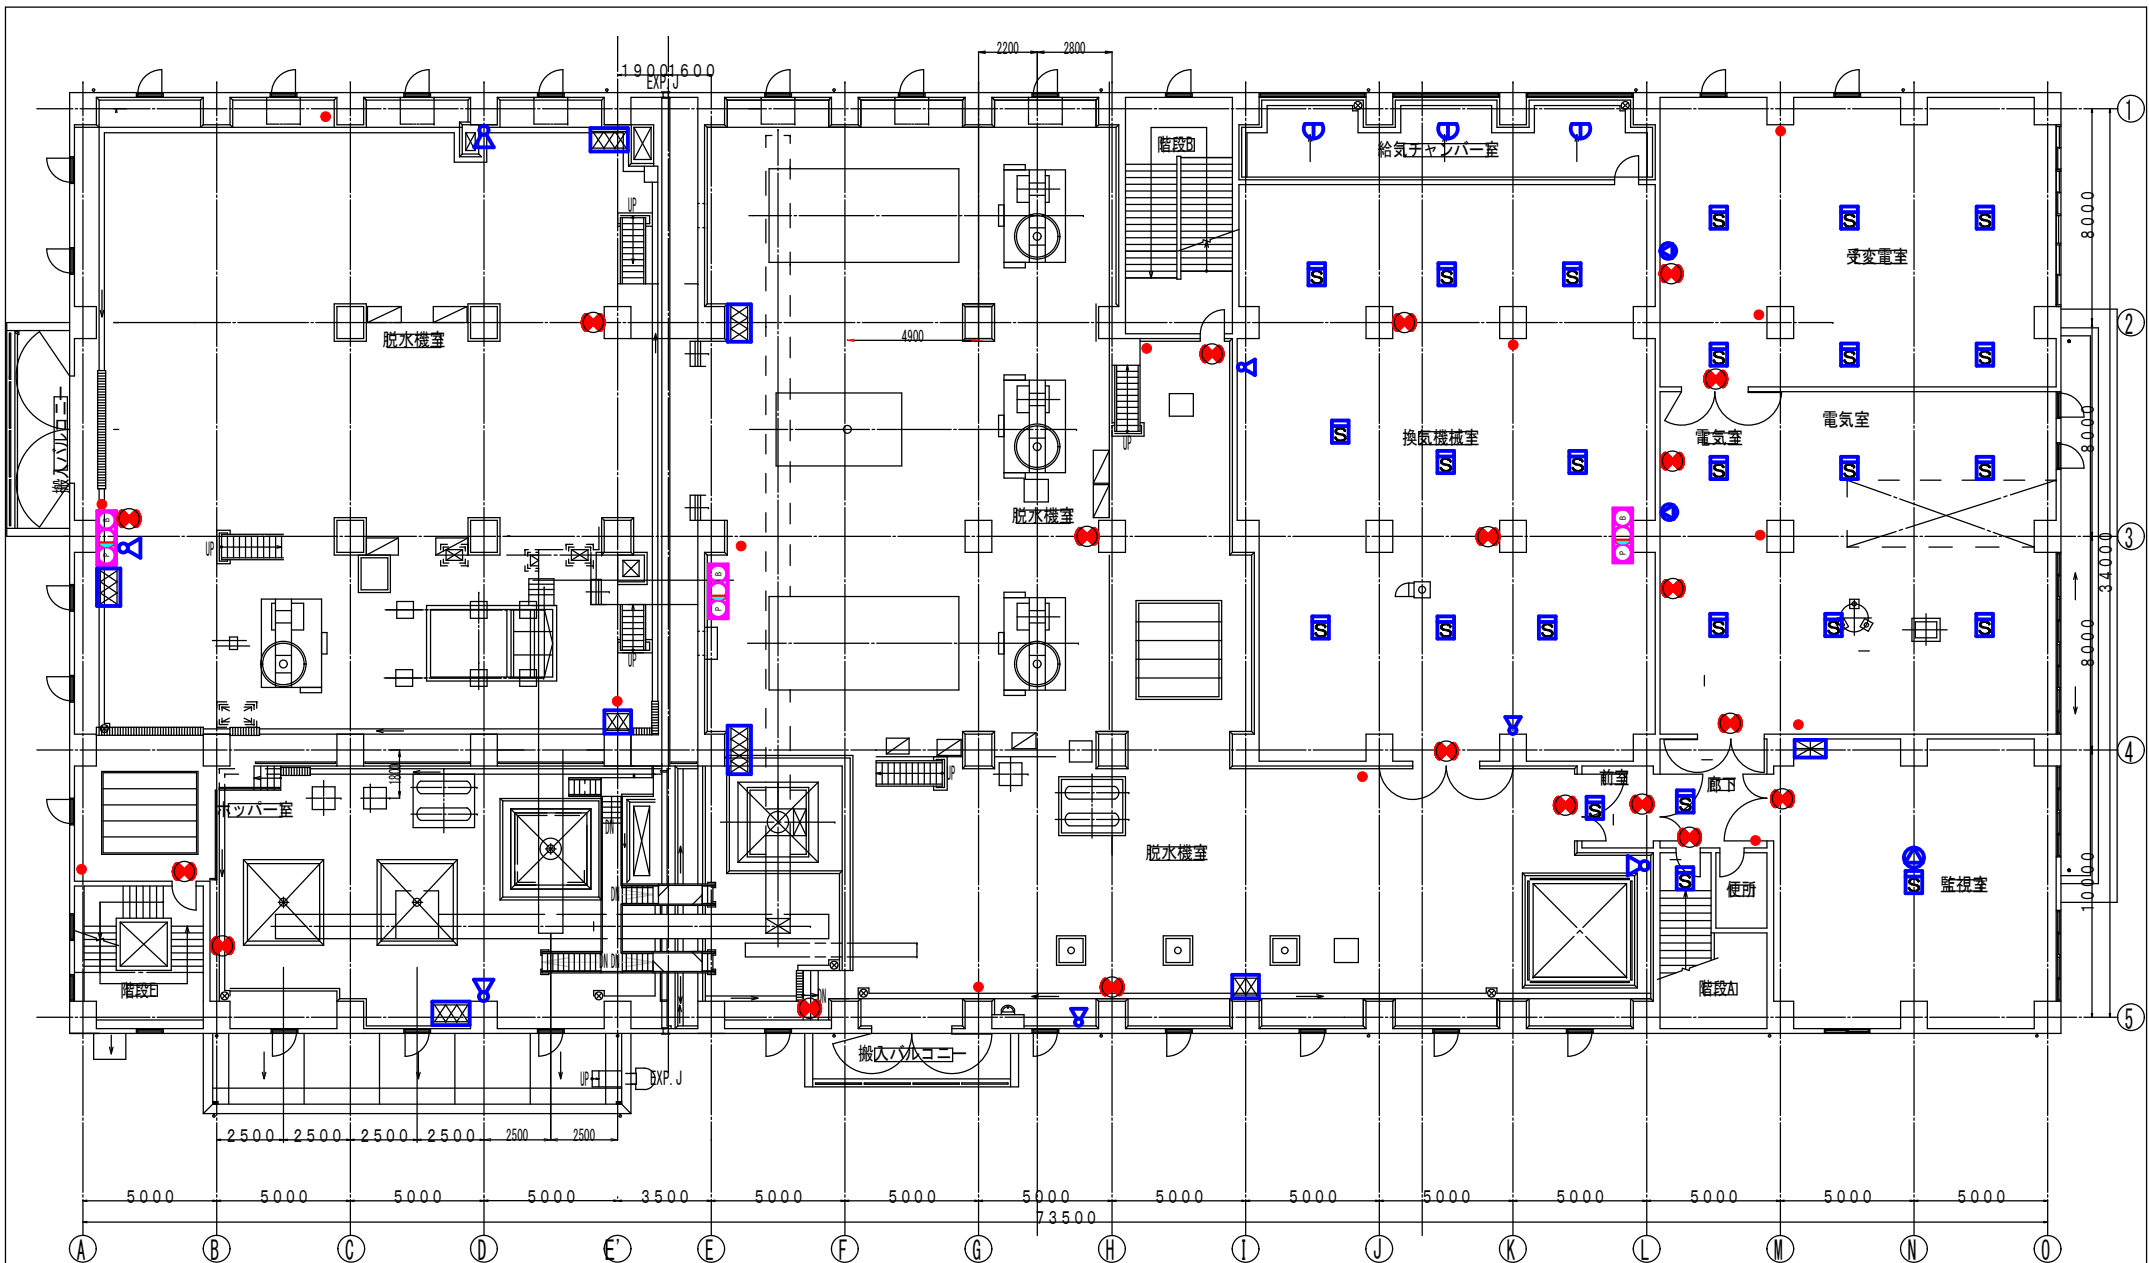


2階平面図

業務名	松阪浄化センター防災設備点検業務		
図面名	汚泥処理棟平面図2F (消防設備)		
年月日			
尺度	A3-1/200	図面番号	汚(消防)-3
会社名			
事務所名	公益財団法人三重県下水道公社		

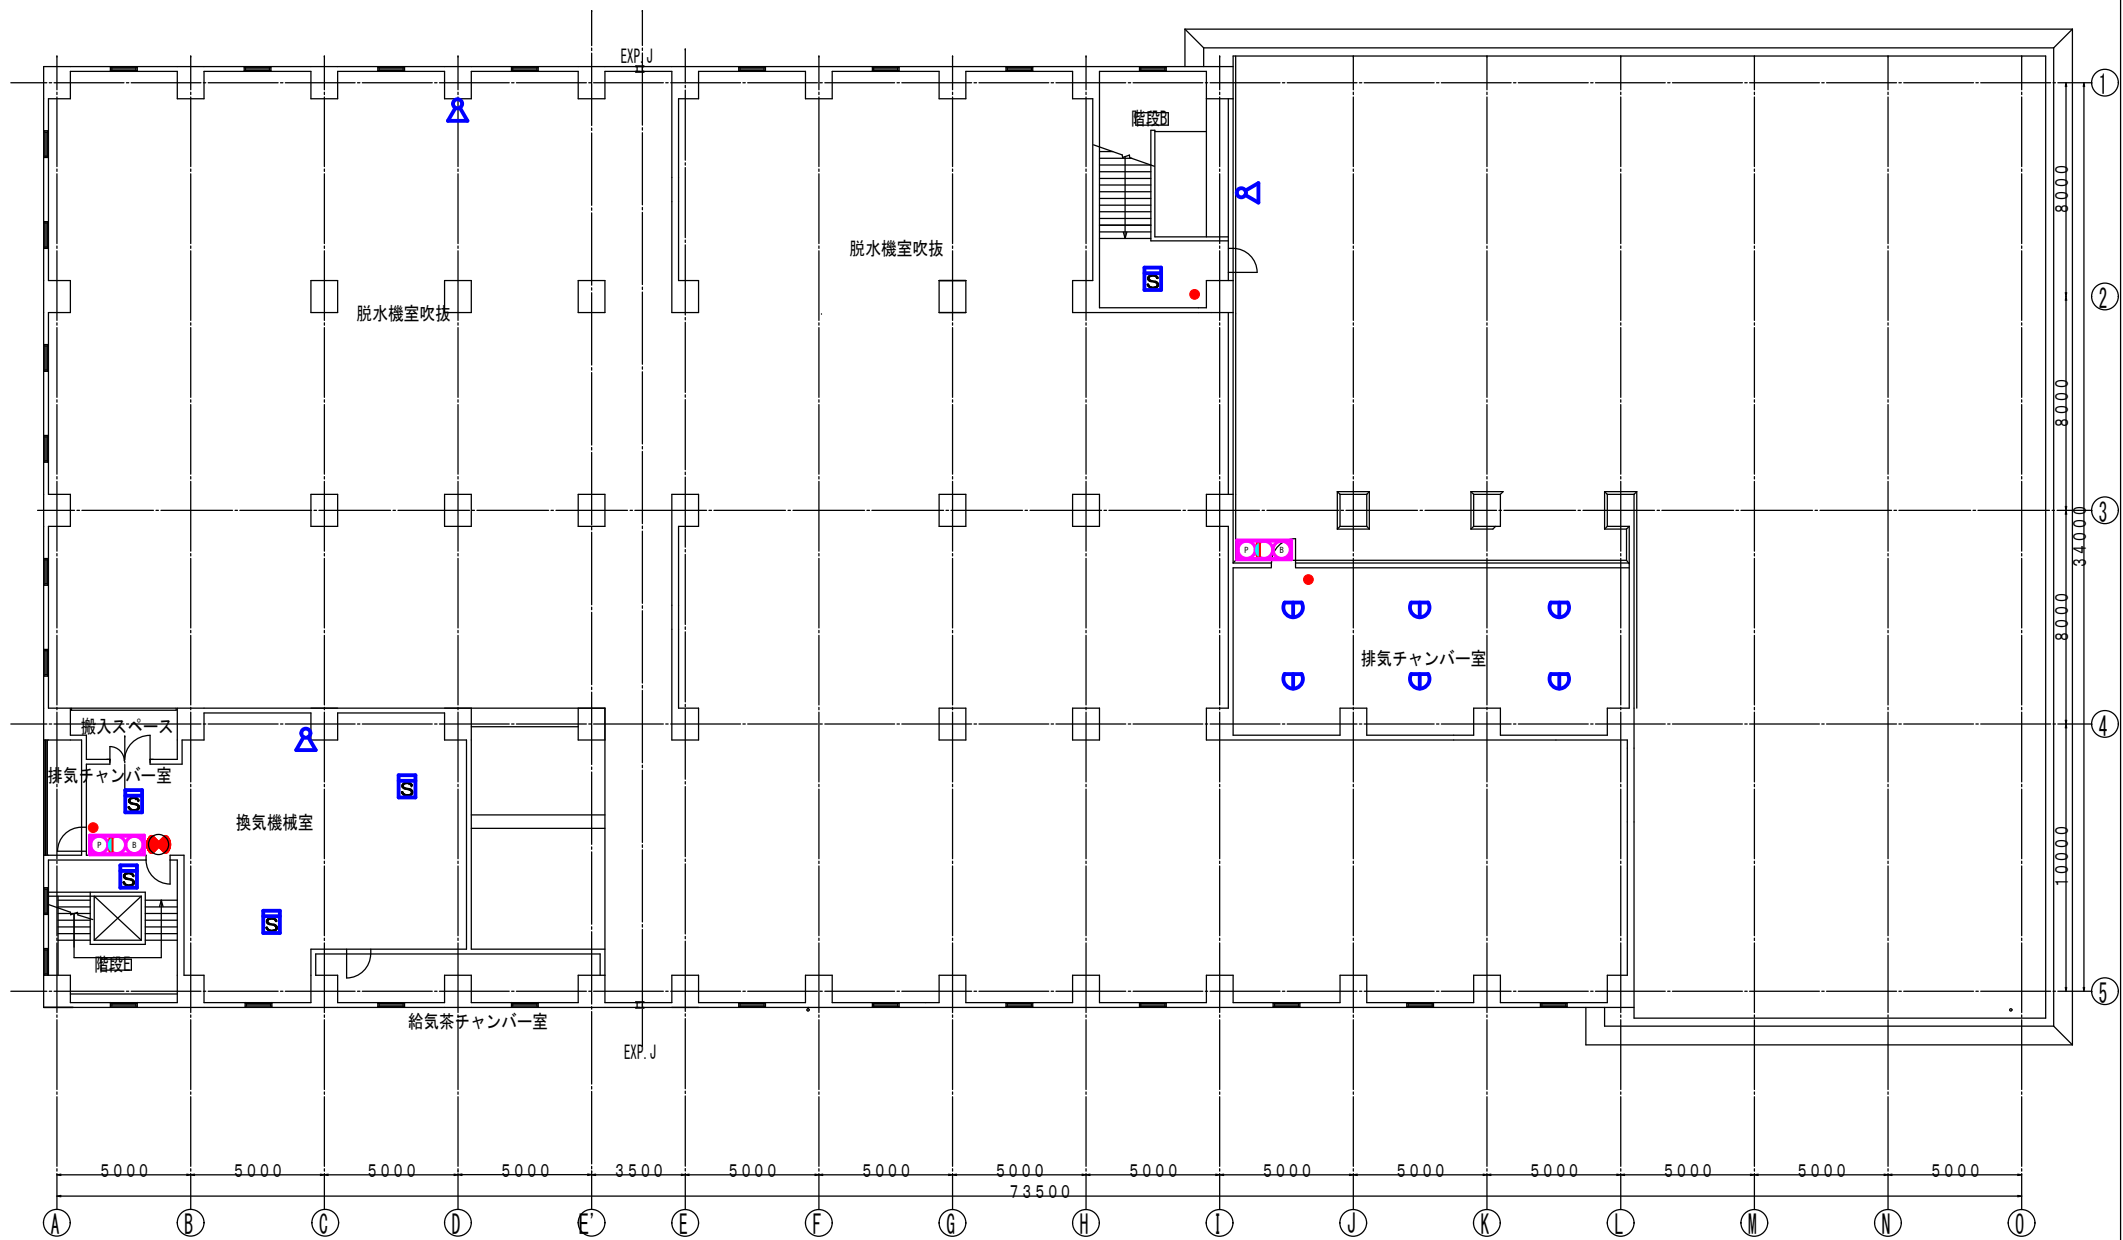


3階平面図

業務名	松阪浄化センター防災設備点検業務		
図面名	汚泥処理棟平面図3F (消防設備)		
年月日			
尺度	A3-1/200	図面番号	汚(消防)-4
会社名			
事務所名	公益財団法人三重県下水道公社		

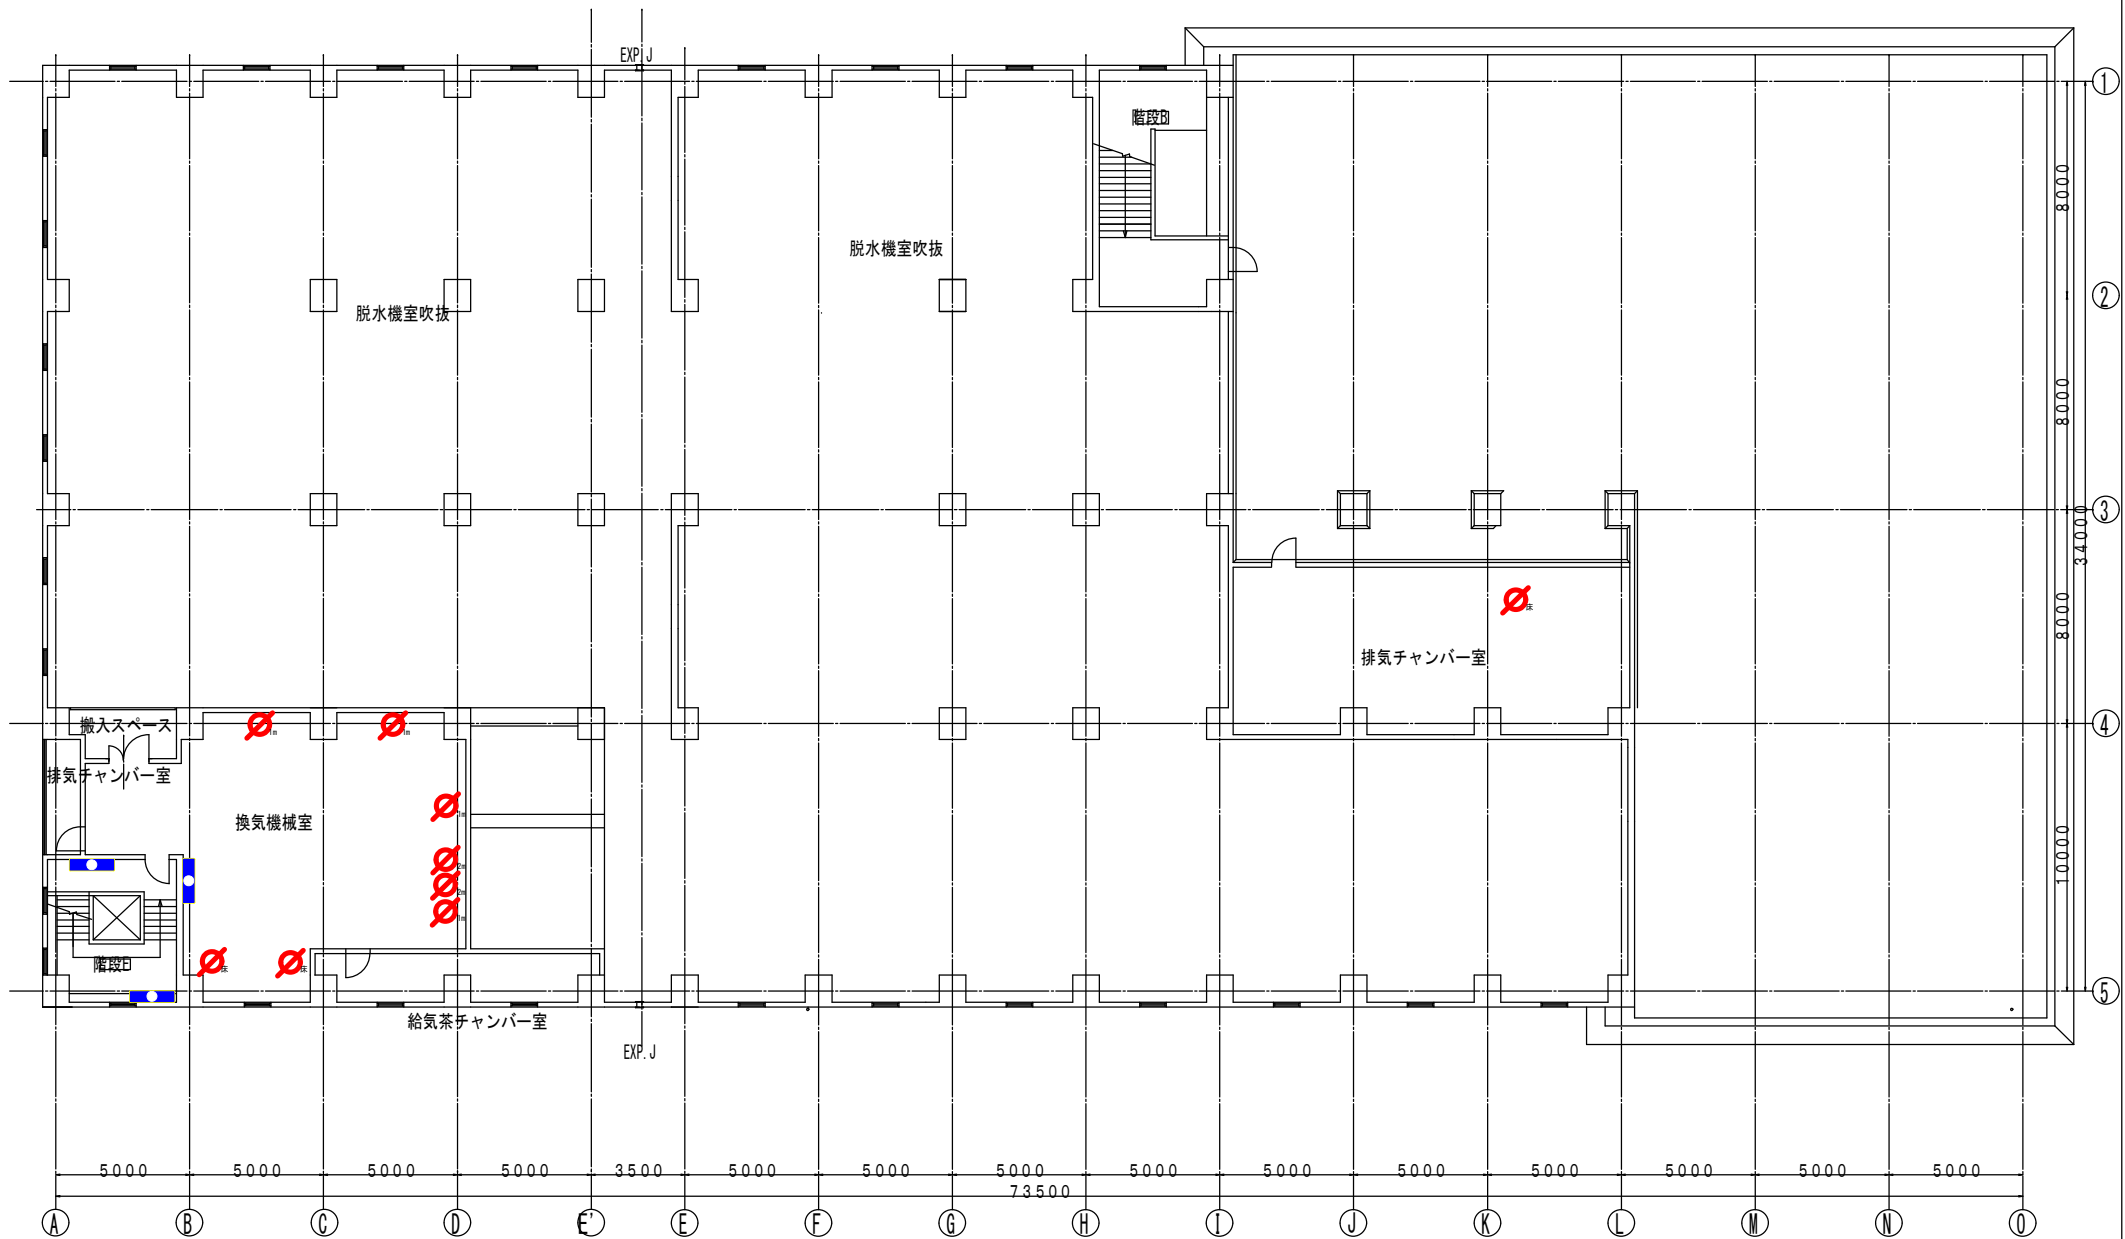


3階平面図

業務名	松阪浄化センター防災設備点検業務		
図面名	汚泥処理棟平面図3F (建築設備)		
年月日			
尺度	A3:1/200	図面番号	汚(建築)-4
会社名			
事務所名	公益財団法人三重県下水道公社		

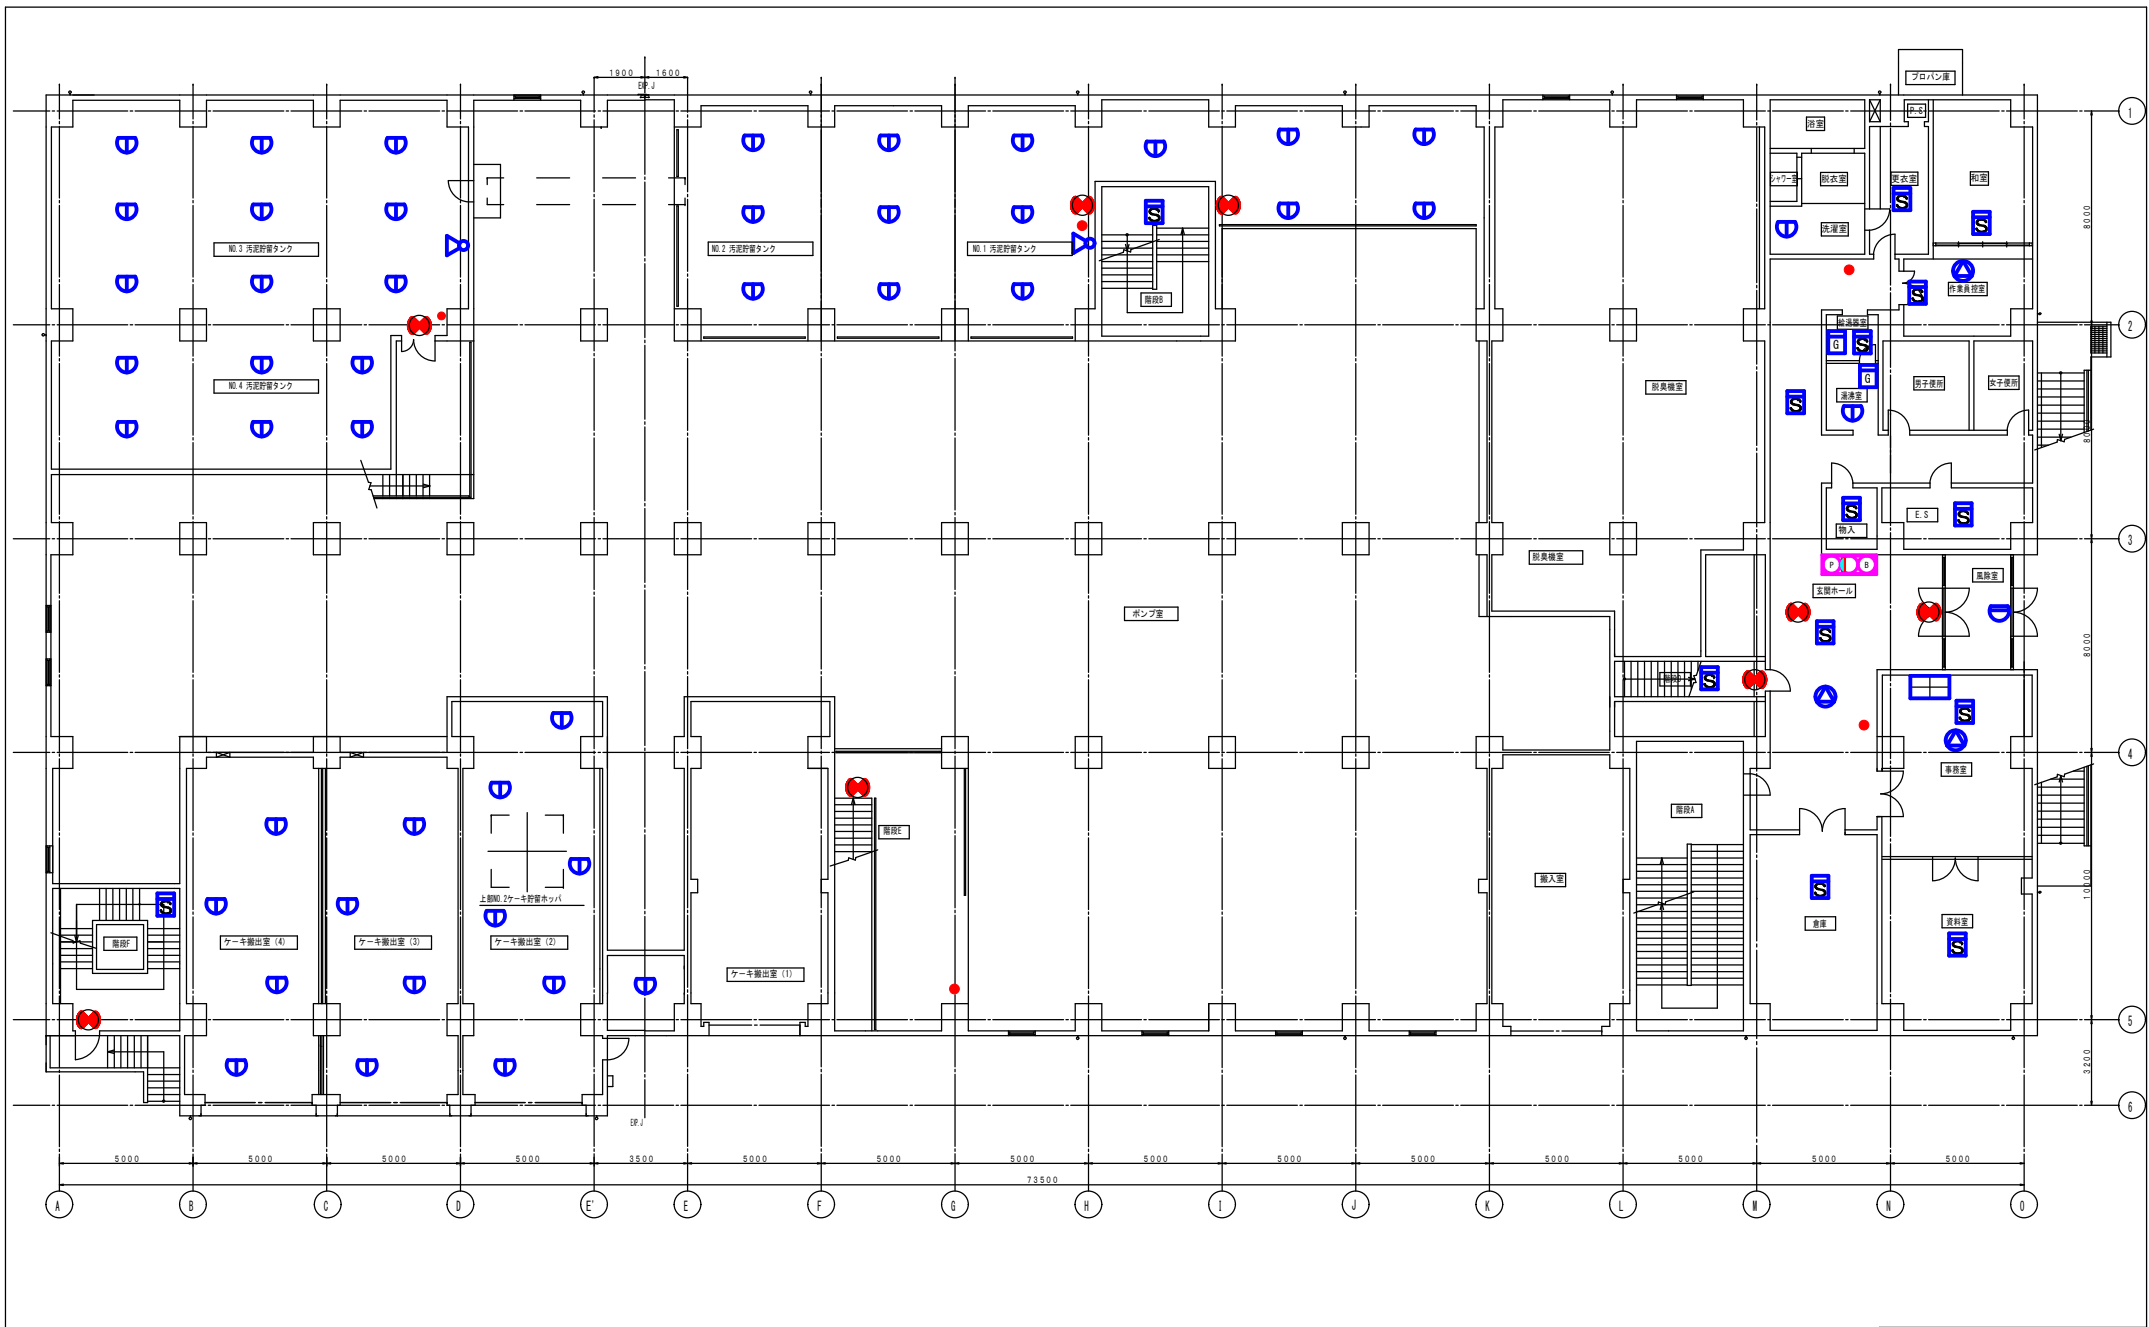


中2階平面図

業務名	松阪浄化センター防災設備点検業務		
図面名	汚泥処理棟中2F平面図(消防設備)		
年月日			
尺度	A3-1/200	図面番号	汚(消防)-2
会社名			
事務所名	公益財団法人三重県下水道公社		

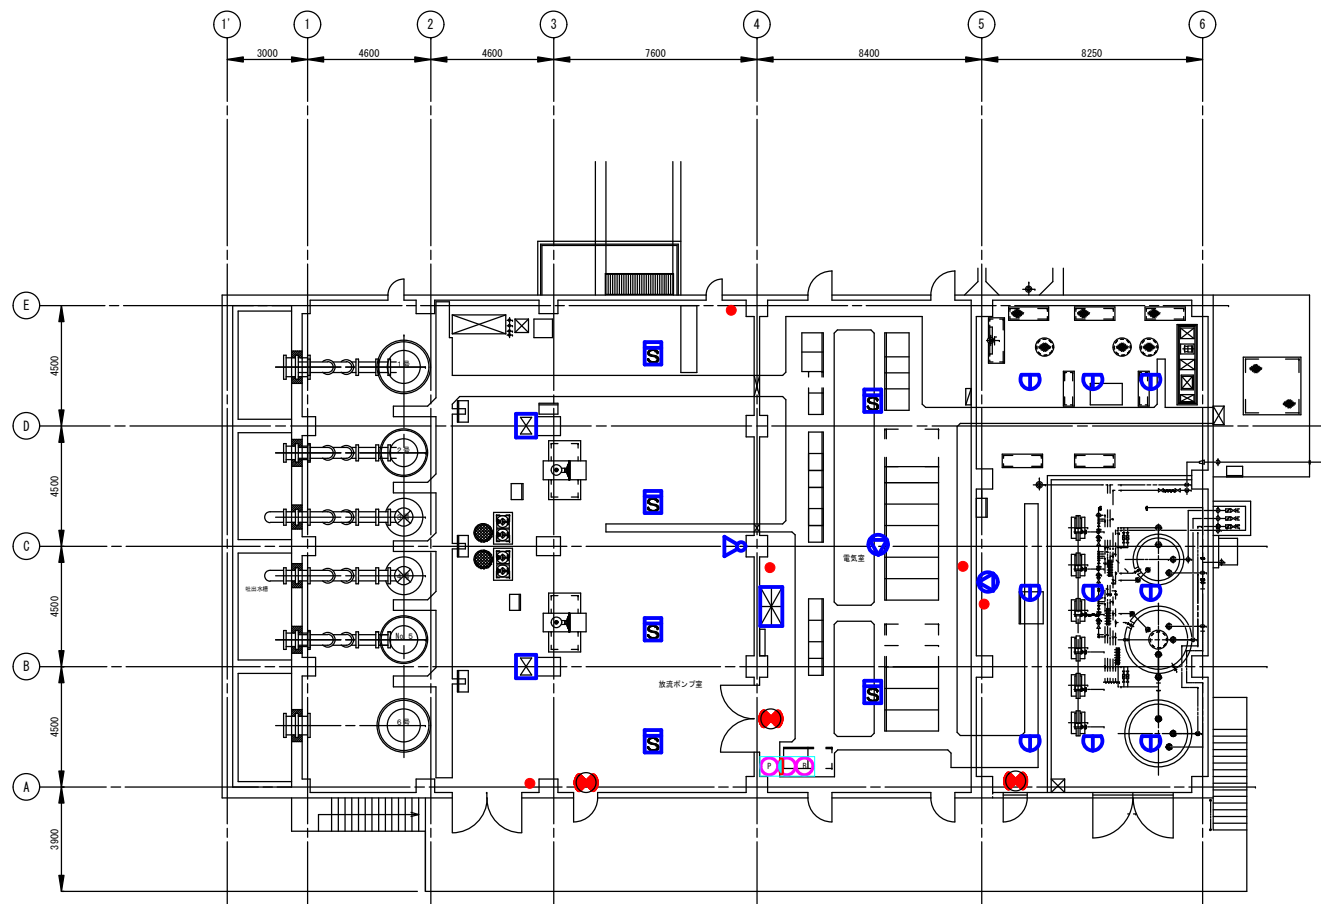


消毒・放流ポンプ施設 1階平面図 S-1/200

業務名	松阪浄化センター防災設備点検業務		
図面名	消毒・放流ポンプ施設平面図IF (消防設備)		
年月日			
尺度	A3:1/200	図面番号	消(消防)-1
会社名			
事務所名	公益財団法人三重県下水道公社		

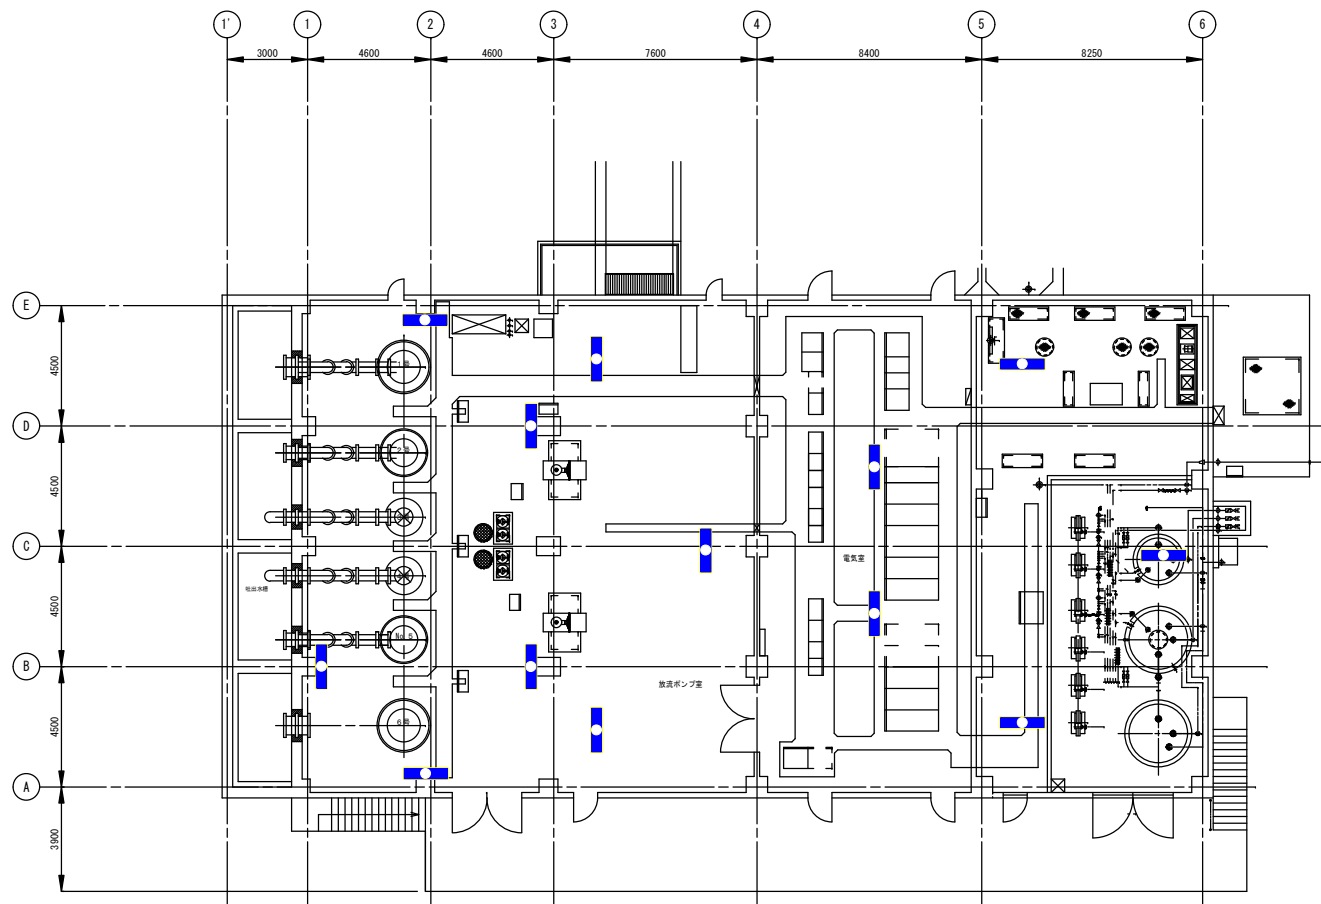

消毒・放流ポンプ施設 1階平面図 S-1/200


業務名	松阪浄化センター防災設備点検業務		
図面名	消毒・放流ポンプ施設平面図1F (建築設備)		
年月日			
尺度	A3:1/200	図面番号	消(建築)-1
会社名			
事務所名	公益財団法人三重県下水道公社		

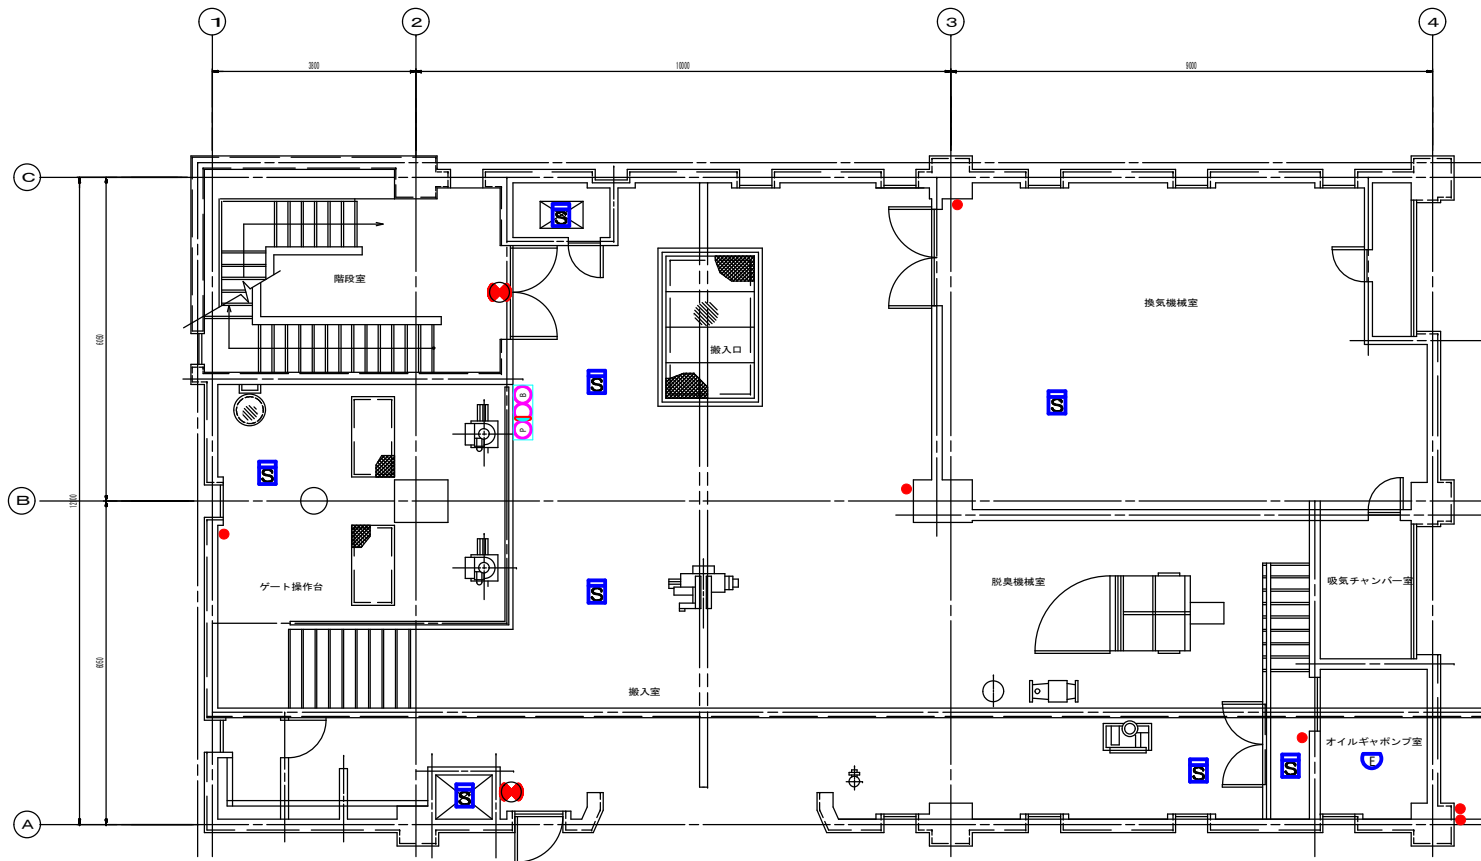

1F平面図 (S=1/50)

1階平面図 S=1/100


業務名	松阪浄化センター防災設備点検業務		
図面名	三渡川ポンプ場平面図1F (消防設備)		
年月日			
尺度	A3:1/100	図面番号	三(消防)-3
会社名			
事務所名	公益財団法人三重県下水道公社		

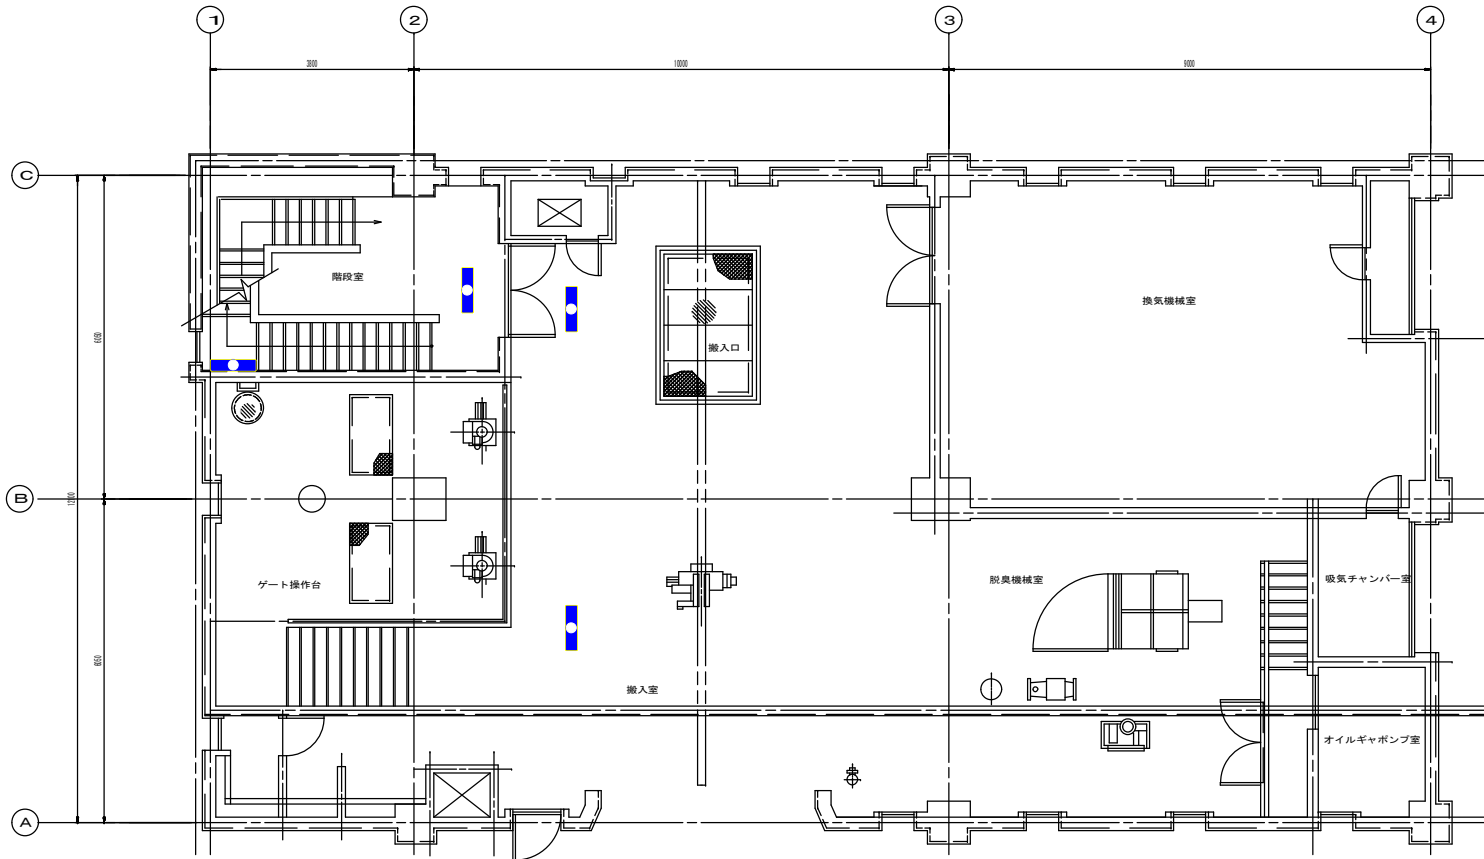

1F平面図 (S=1/50)


1階平面図 S=1/100

業務名	松阪浄化センター防災設備点検業務		
図面名	三凌川ポンプ場平面図1F (建築設備)		
年月日			
尺度	A3:1/100	図面番号	三(建築)-3
会社名			
事務所名	公益財団法人三重県下水道公社		

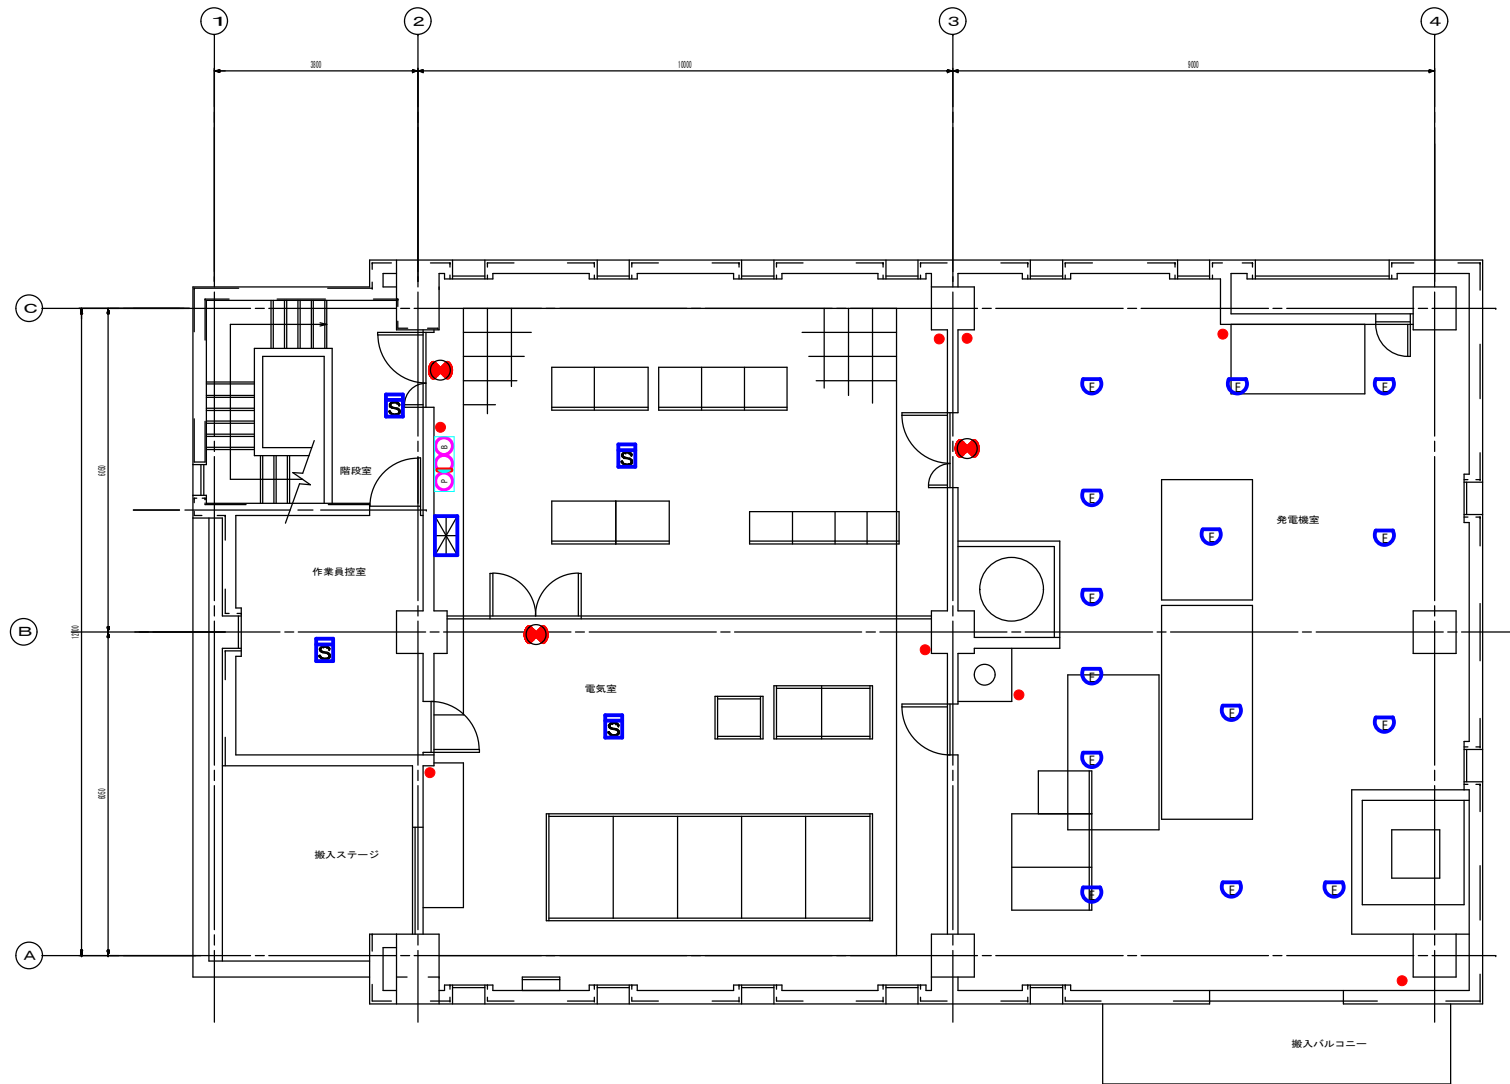


2階平面図 S=1/100

業務名	松阪浄化センター防災設備点検業務		
図面名	三渡川ポンプ場平面図2F (消防設備)		
年月日			
尺度	A3:1/100	図面番号	三(消防)-4
会社名			
事務所名	公益財団法人三重県下水道公社		

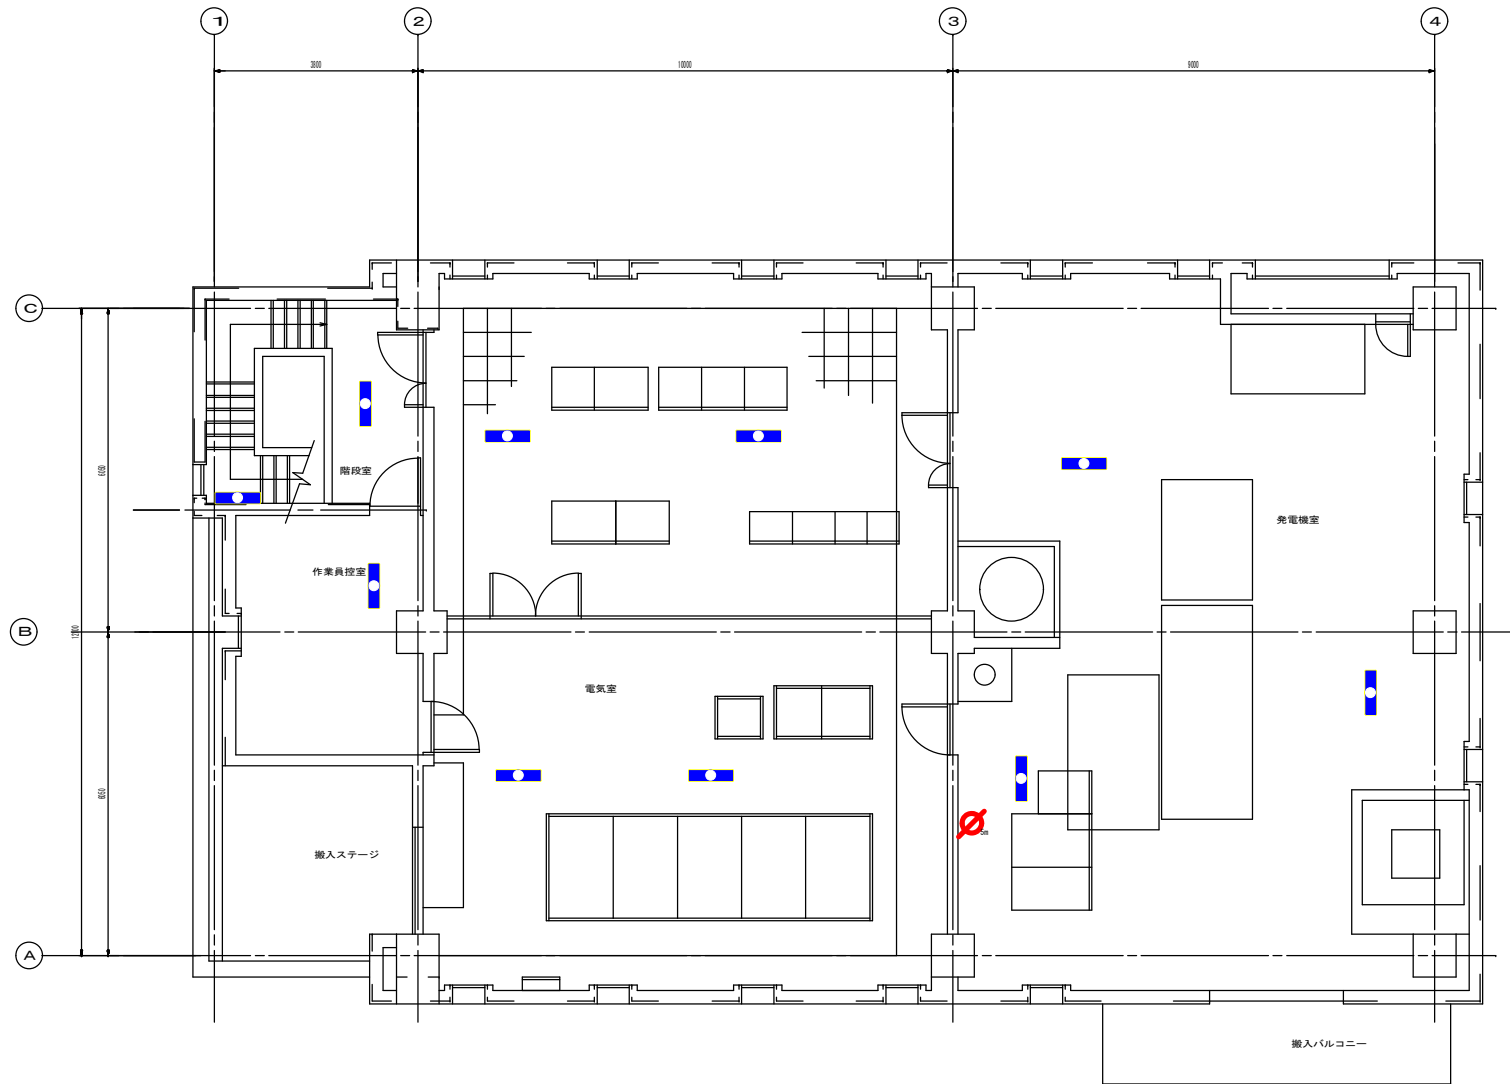


2階平面図 S=1/100

業務名	松阪浄化センター防災設備点検業務		
図面名	三渡川ポンプ場平面図2F (建築設備)		
年月日			
尺度	A3:1/100	図面番号	三(建築)-4
会社名			
事務所名	公益財団法人三重県下水道公社		

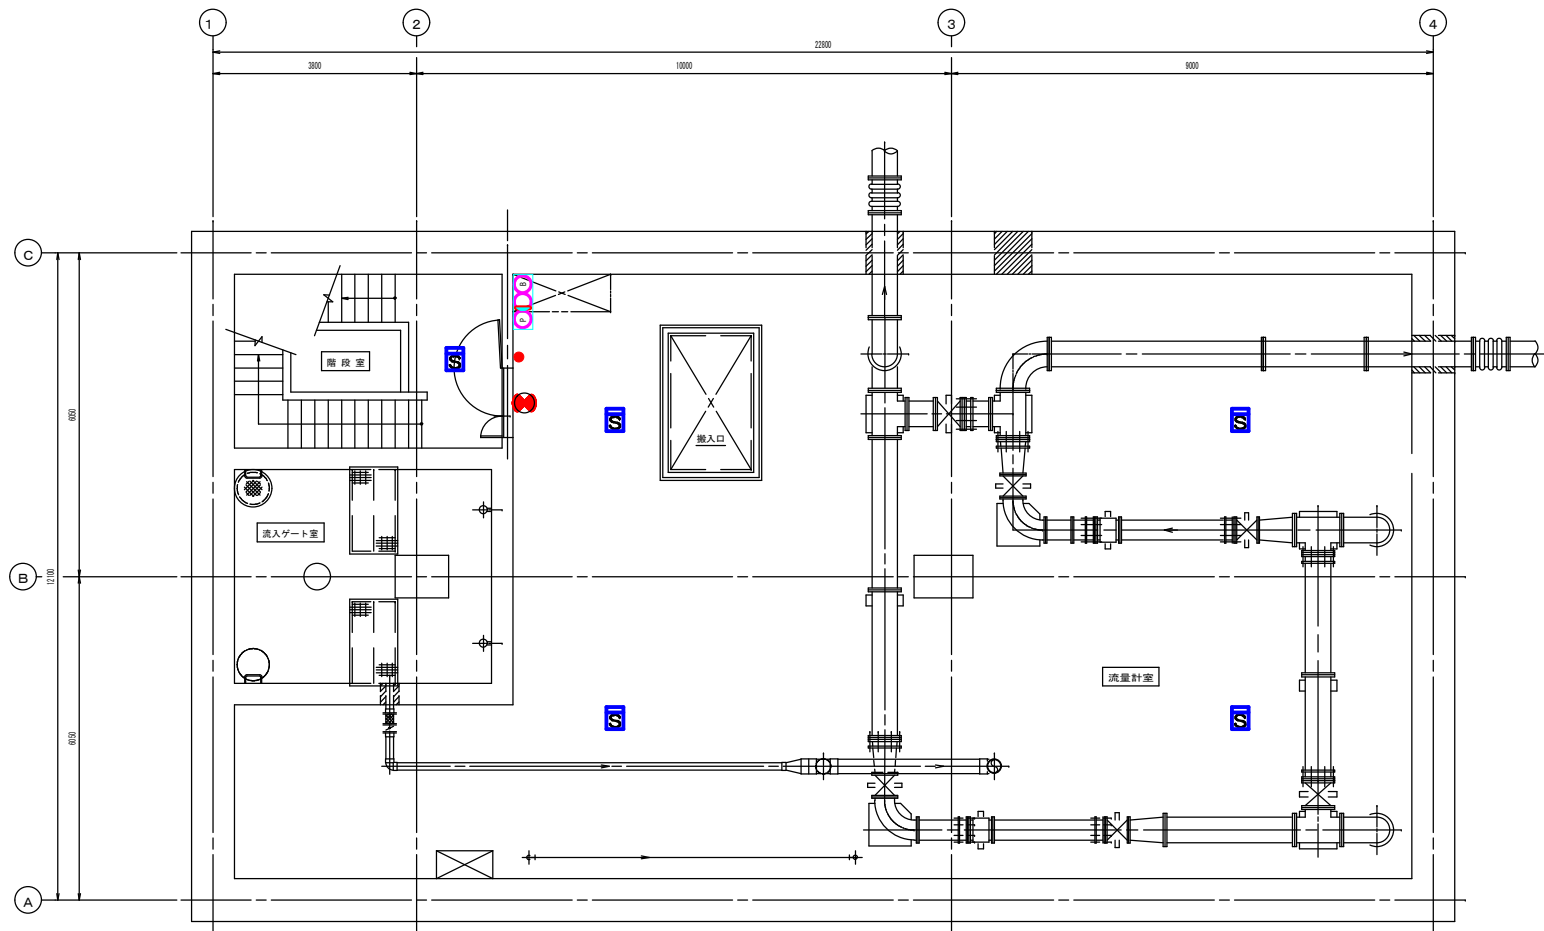


地下1階平面図 S=1/100

業務名	松阪浄化センター防災設備点検業務		
図面名	三渡川ポンプ場平面図B1F (消防設備)		
年月日			
尺度	A3:1/100	図面番号	三(消防)-2
会社名			
事務所名	公益財団法人三重県下水道公社		

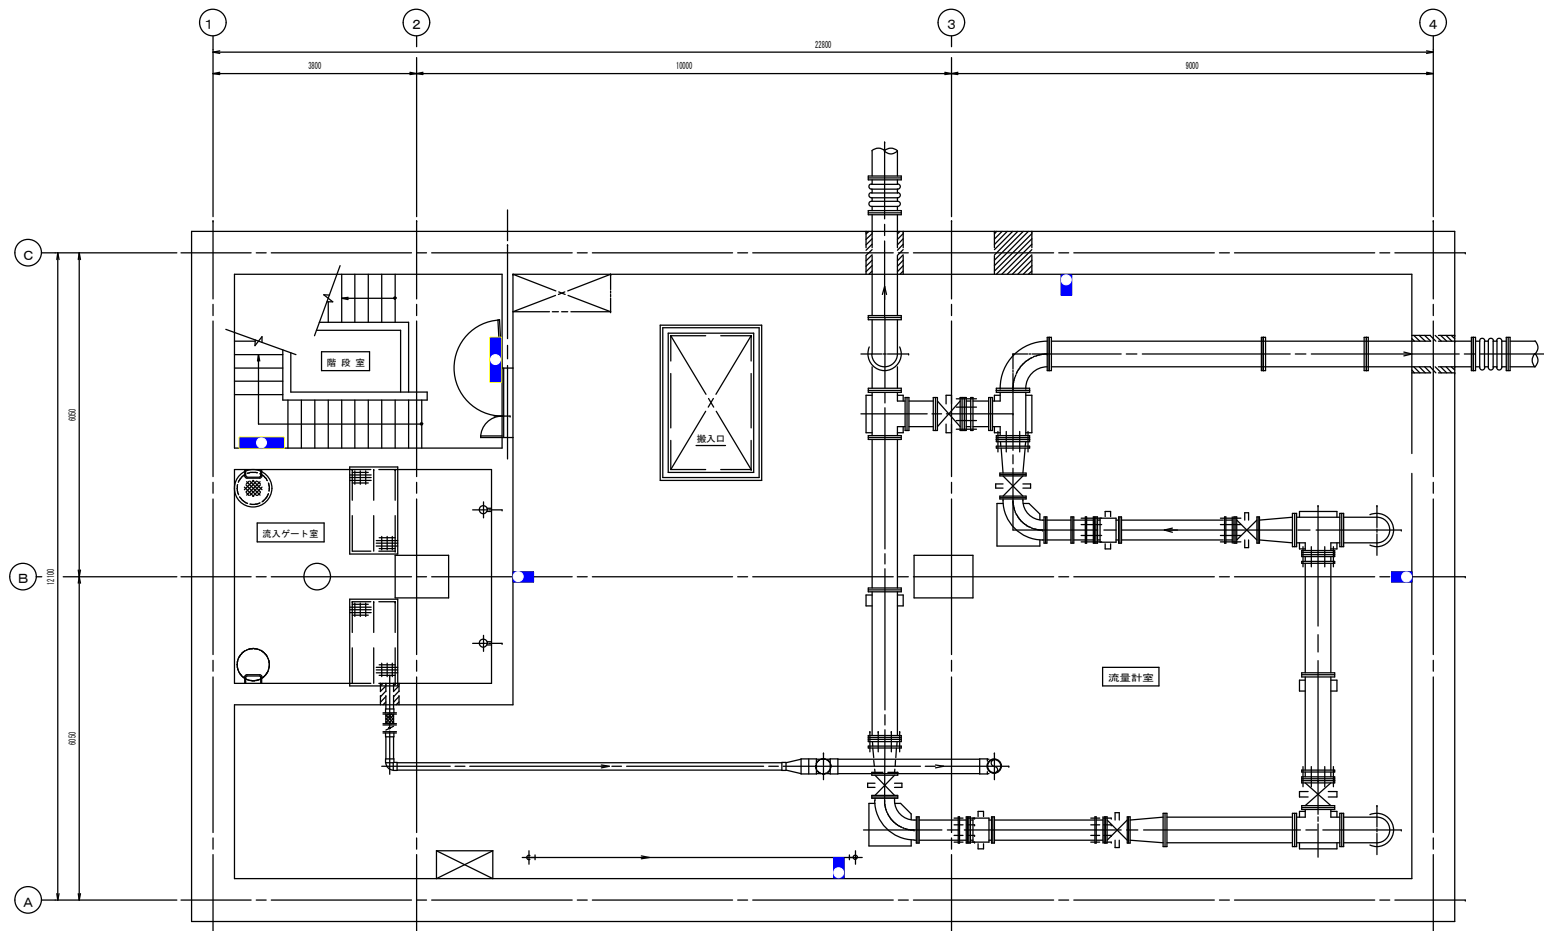


地下1階平面図 S=1/100

業務名	松阪浄化センター防災設備点検業務		
図面名	三渡川ポンプ場平面図B1F (建築設備)		
年月日			
尺度	A3:1/100	図面番号	三(建築)-2
会社名			
事務所名	公益財団法人三重県下水道公社		

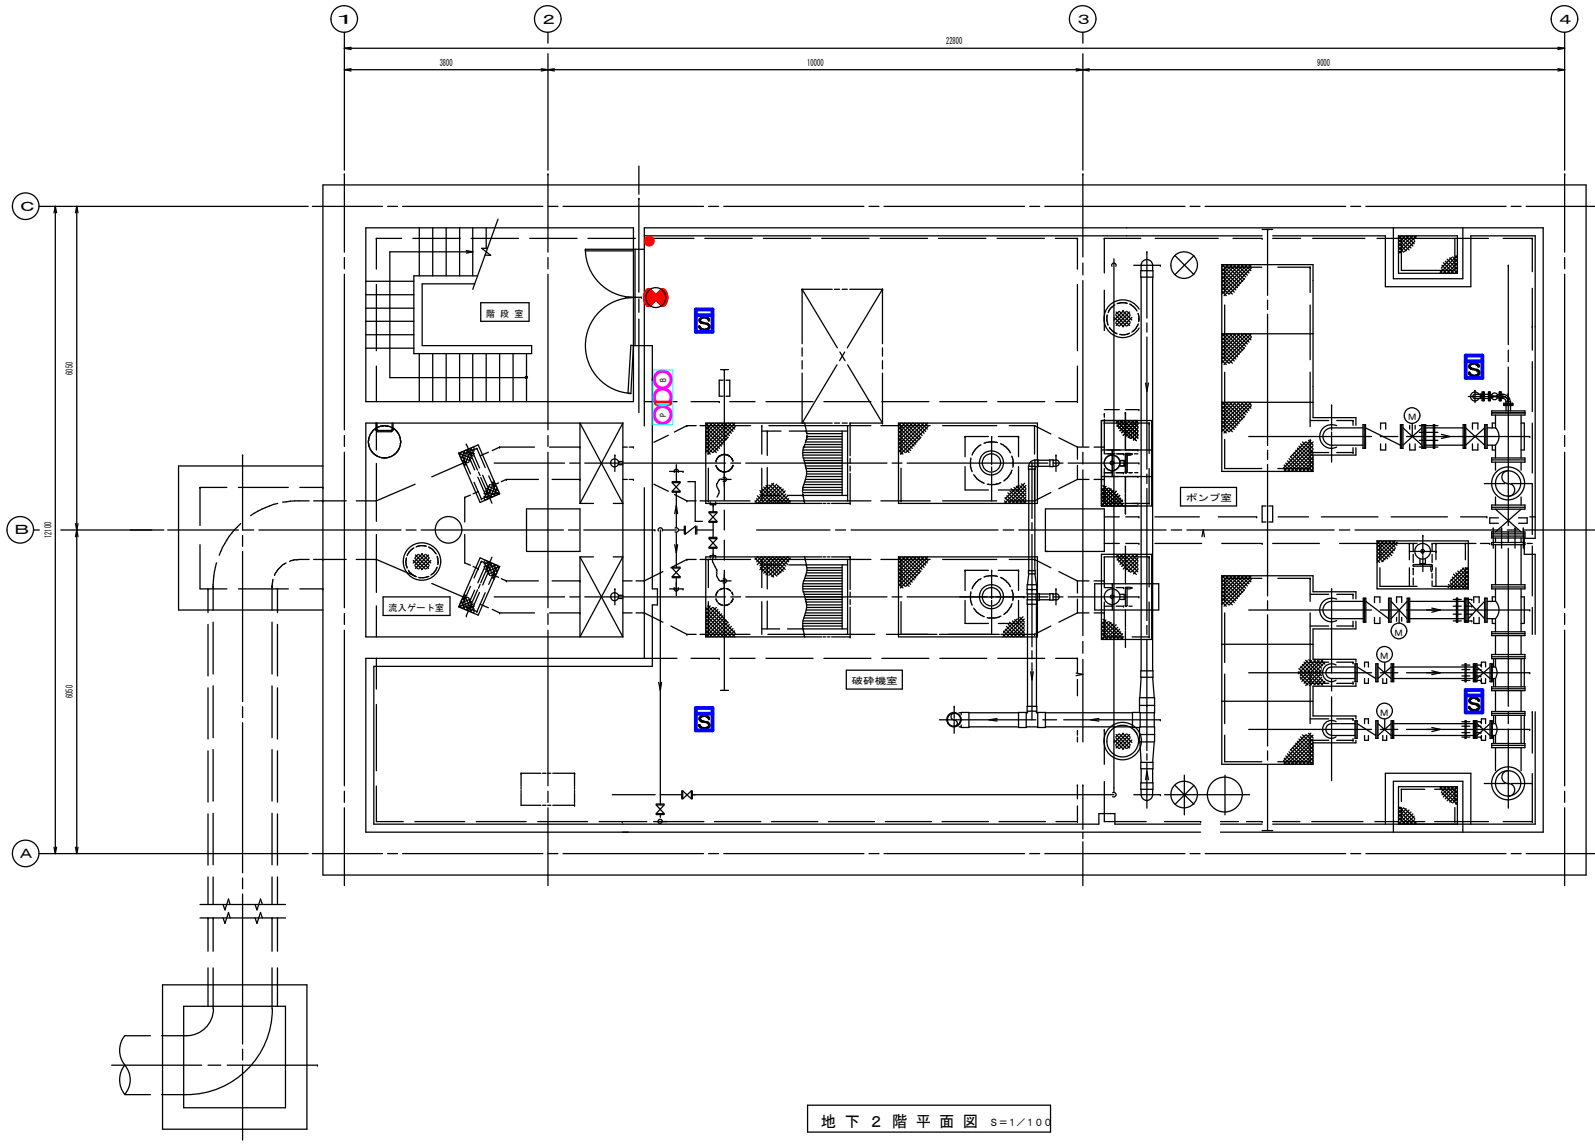


地下2階平面図 S=1/100

業務名	松阪浄化センター防災設備点検業務		
図面名	三渡川ポンプ場平面図B2F (消防設備)		
年月日			
尺度	A3:1/100	図面番号	三(消防)-1
会社名			
事務所名	公益財団法人三重県下水道公社		

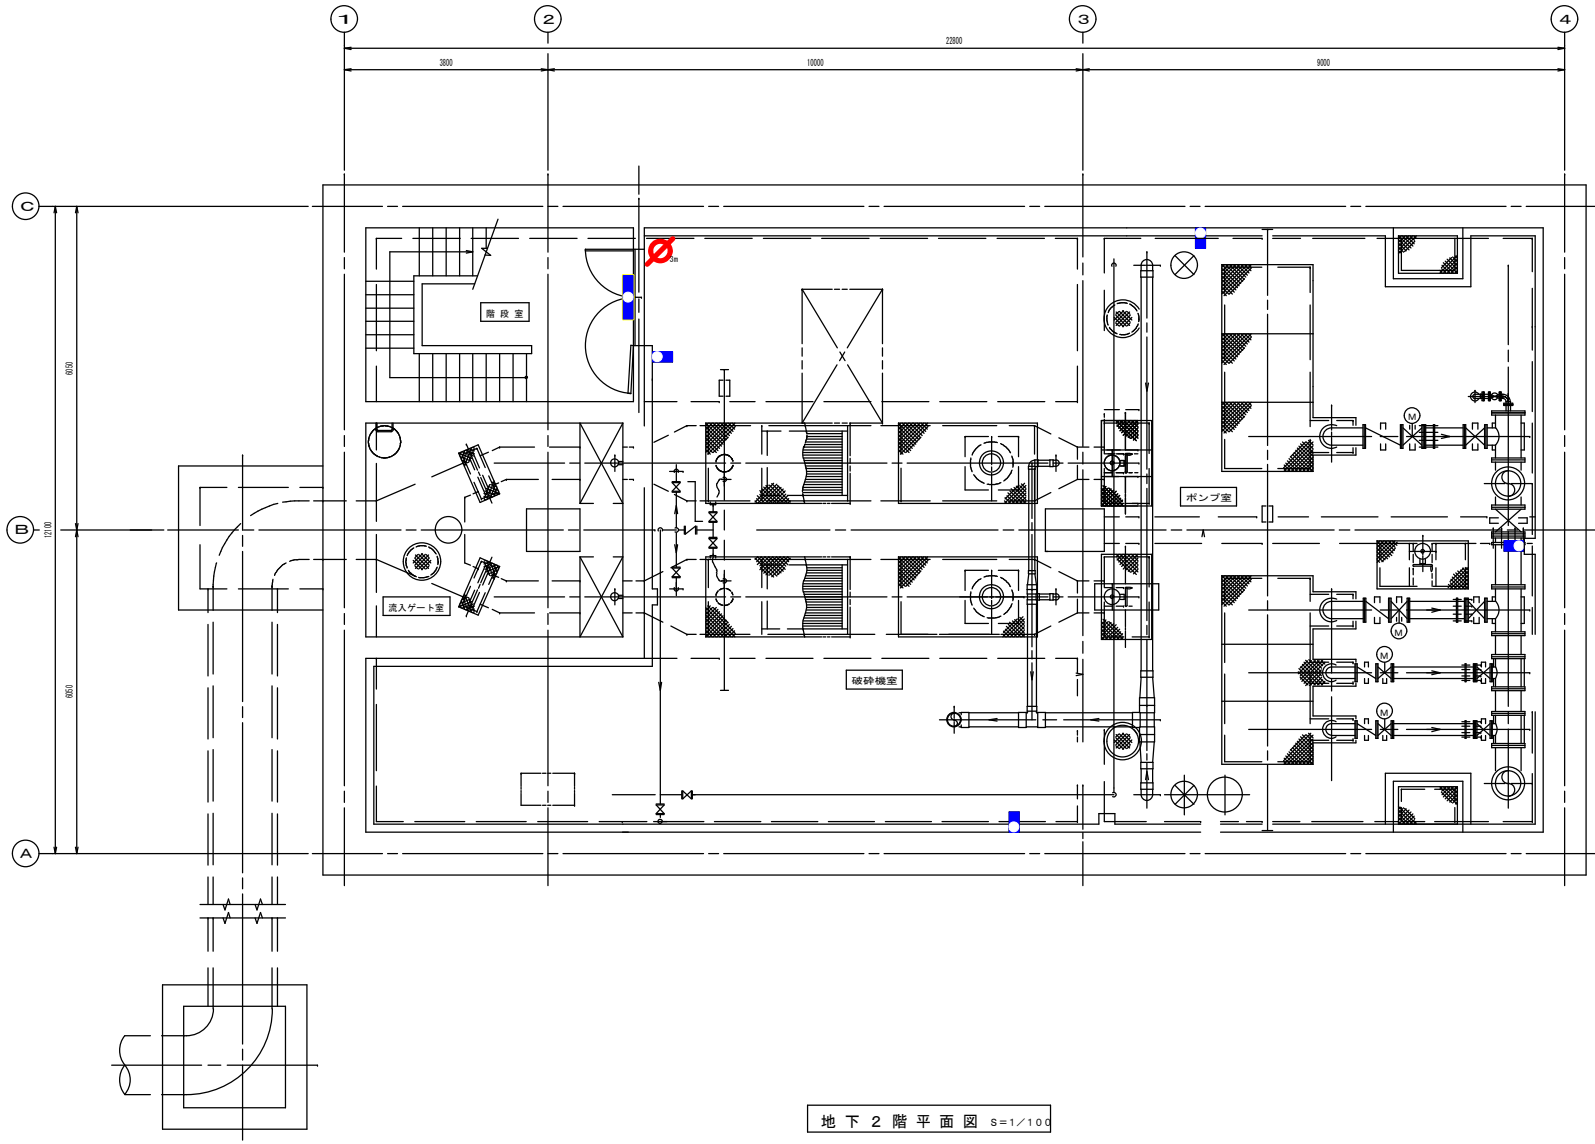


地下2階平面図 S=1/100


業務名	松阪浄化センター防災設備点検業務		
図面名	三渡川ポンプ場平面図B2F (建築設備)		
年月日			
尺度	A3:1/100	図面番号	三(建築)-1
会社名			
事務所名	公益財団法人三重県下水道公社		

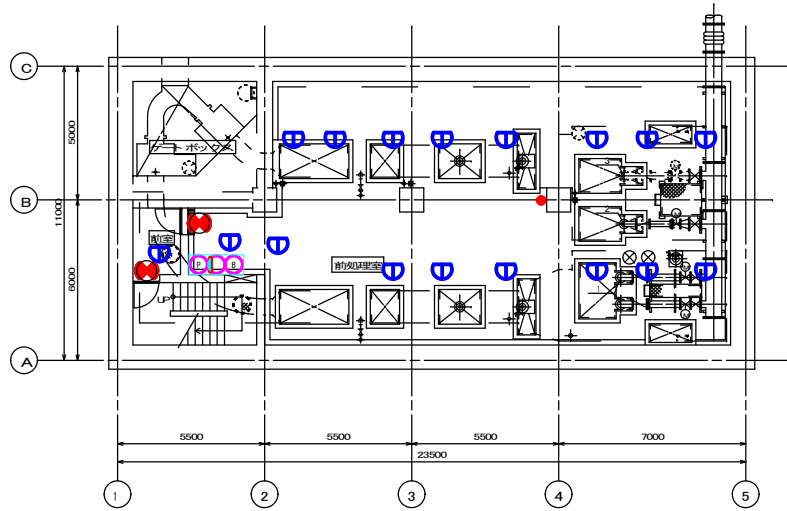


地下2階平面図 1/100

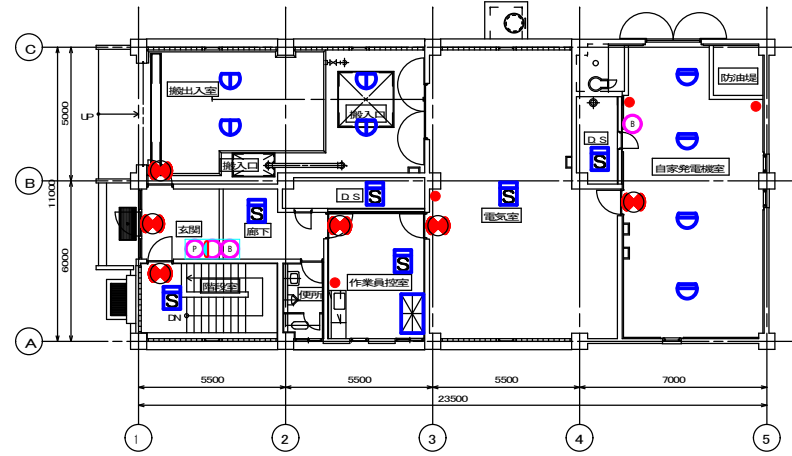

1階平面図 1/100

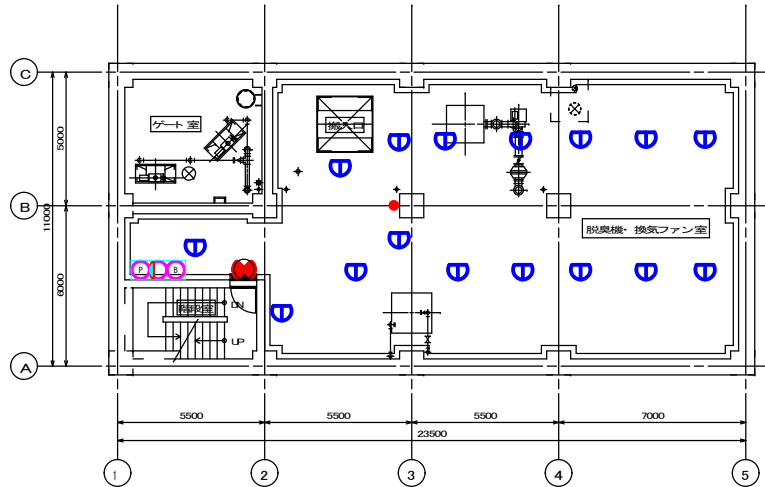


地下1階平面図 1/100

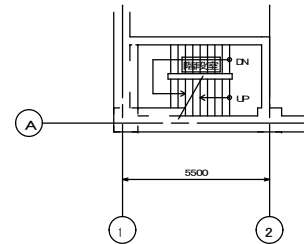


地下1-2階中間部平面図 1/100


業務名	松阪浄化センター防災設備点検業務		
図面名	中川ポンプ場平面図B2F, B1F, 1F (消防設備)		
年月日			
尺度	A3:1/100	図面番号	中(消防)-1
会社名			
事務所名	公益財団法人三重県下水道公社		

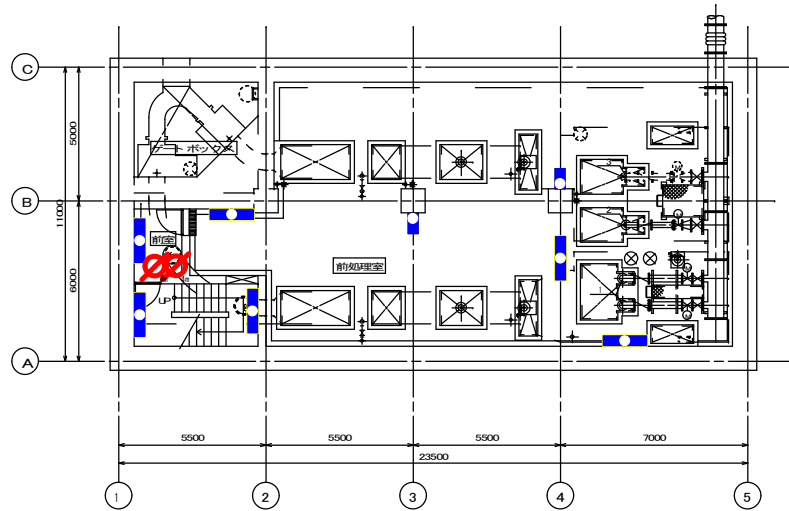


地下2階平面図 1/100

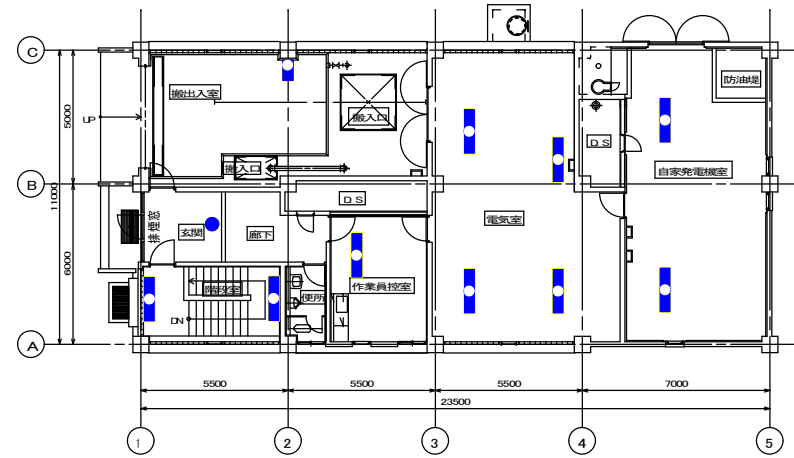

1階平面図 1/100

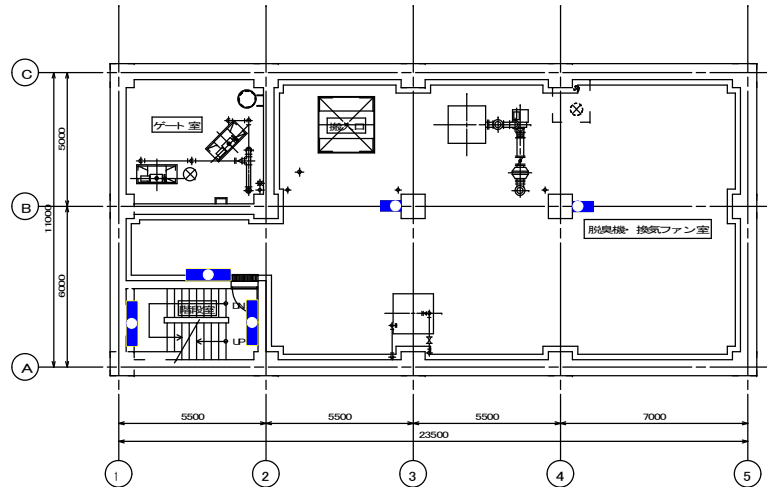


地下1階平面図 1/100

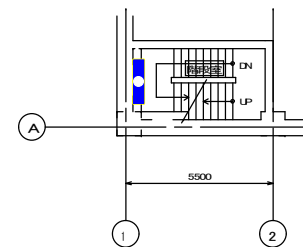


地下1-2階中間部平面図 1/100


業務名	松阪浄化センター防災設備点検業務		
図面名	中川ポンプ場平面図B2F, B1F, 1F (建築設備)		
年月日			
尺度	A3:1/100	図面番号	中(建築)-1
会社名			
事務所名	公益財団法人三重県下水道公社		

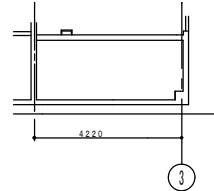

1F上部平面図 S=1/200

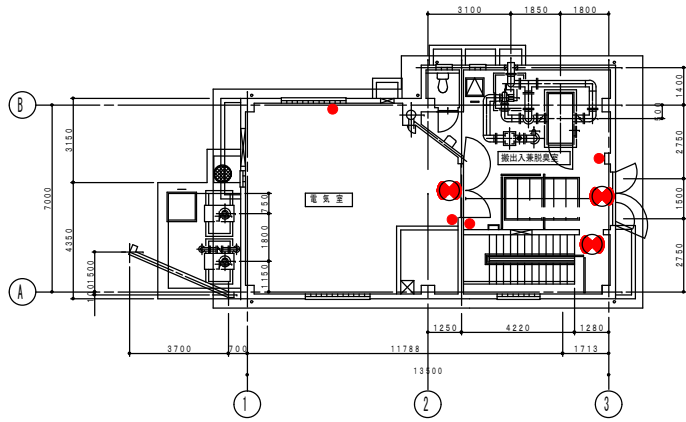


1F平面図 S=1/200

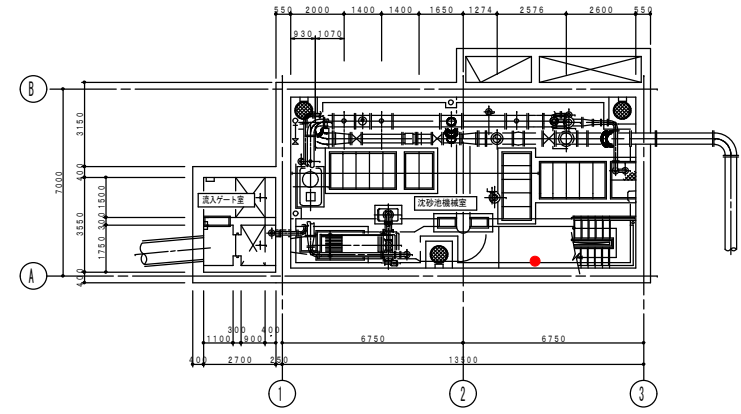


地下1F平面図 S=1/200


業務名	松阪浄化センター防災設備点検業務		
図面名	井生ポンプ場平面図B1F, 1F (消防設備)		
年月日			
尺度	A3:1/200	図面番号	井(消防)-1
会社名			
事務所名	公益財団法人三重県下水道公社		

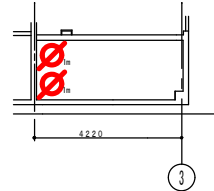

1F上部平面図 S=1/200

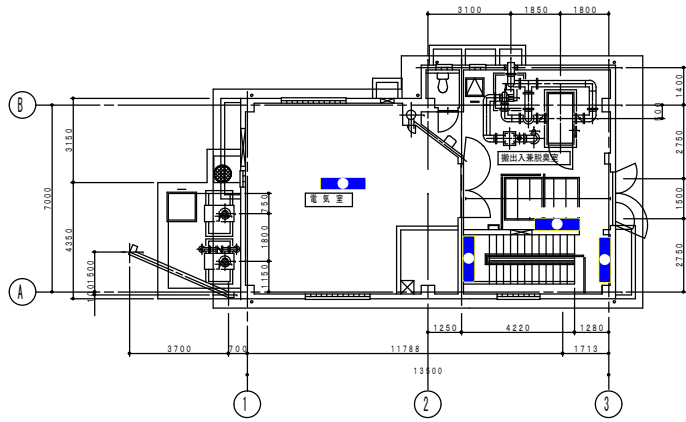


1F平面図 S=1/200

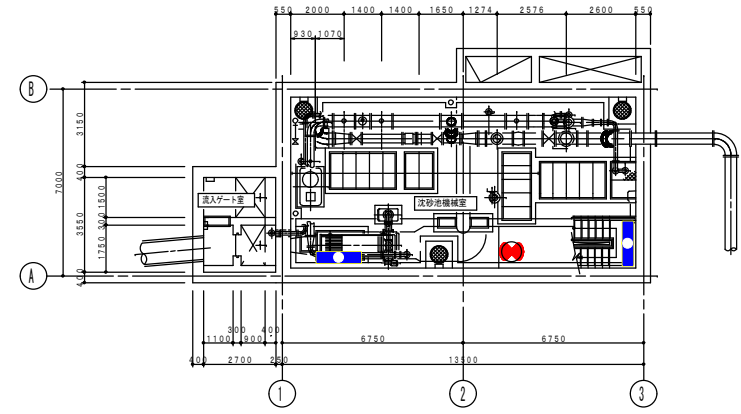

地下1F平面図 S=1/200

業務名	松阪浄化センター防災設備点検業務		
図面名	井生ポンプ場平面図B1F, 1F (建築設備)		
年月日			
尺度	A3:1/200	図面番号	井(建築)-1
会社名			
事務所名	公益財団法人三重県下水道公社		

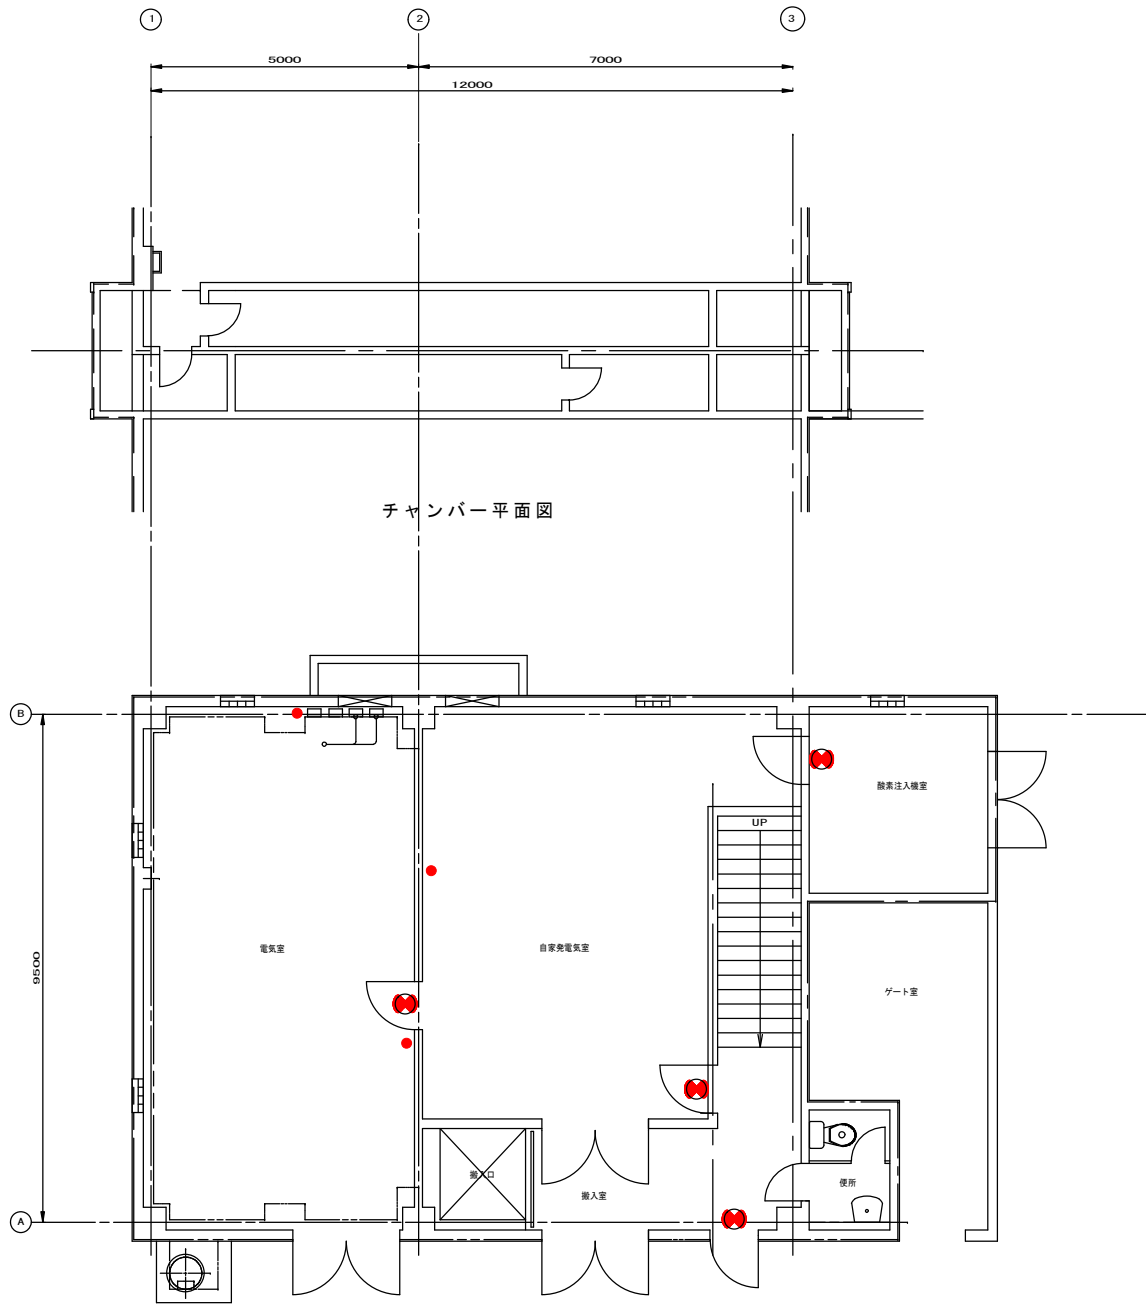


チャンパー平面図

1階平面図

(S = 1/100)

業務名	松阪浄化センター防災設備点検業務		
図面名	二本木ポンプ場平面図1F、1F上部(消防設備)		
年月日			
尺度	A3:1/100	図面番号	二(消防)-2
会社名			
事務所名	公益財団法人三重県下水道公社		

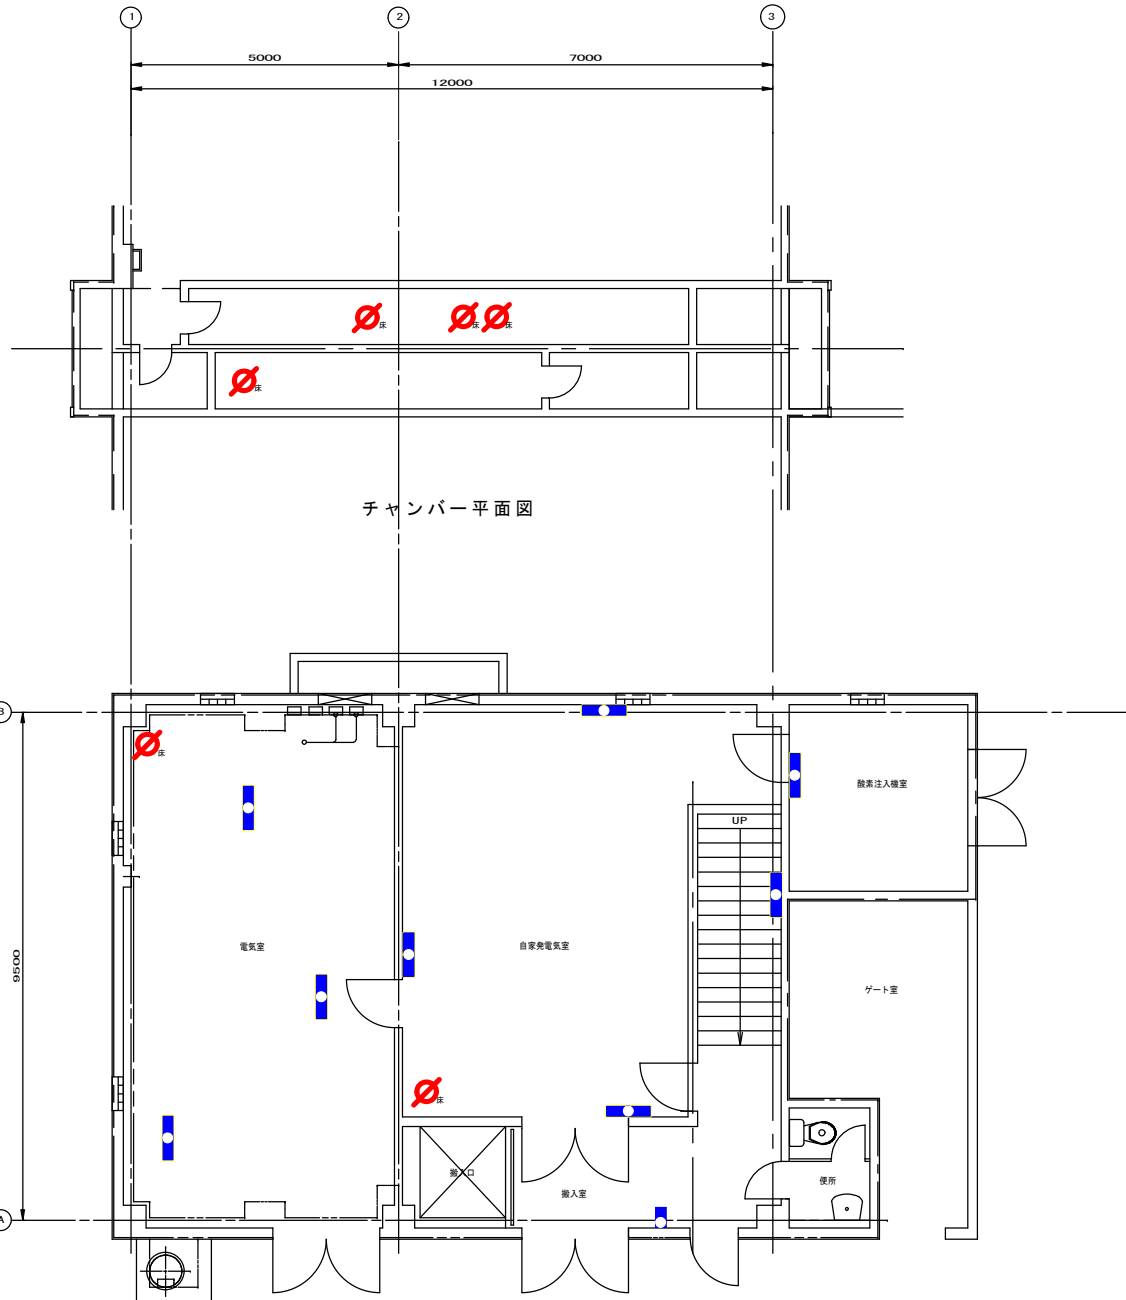


チャンパー平面図

1階平面図

(S = 1/100)


業務名	松阪浄化センター防災設備点検業務		
図面名	二本木ポンプ場平面図1F、1F上部 (建築設備)		
年月日			
尺度	A3:1/100	図面番号	二(建築)-2
会社名			
事務所名	公益財団法人三重県下水道公社		

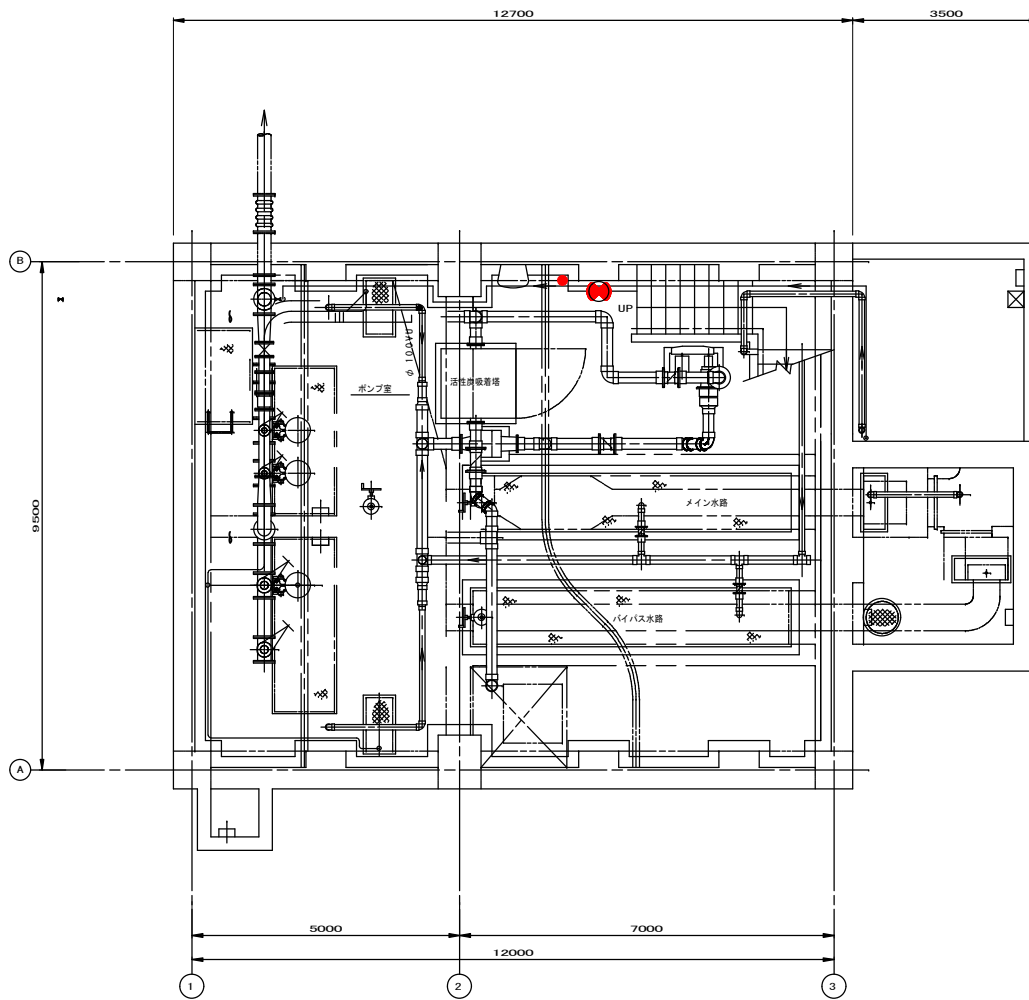

B 1 階 平 面 図

(S = 1/100)


業務名	松阪浄化センター防災設備点検業務		
図面名	二本木ポンプ場平面図B1F (消防設備)		
年月日			
尺 度	A3:1/100	図面番号	二(消防)-1
会社名			
事務所名	公益財団法人三重県下水道公社		

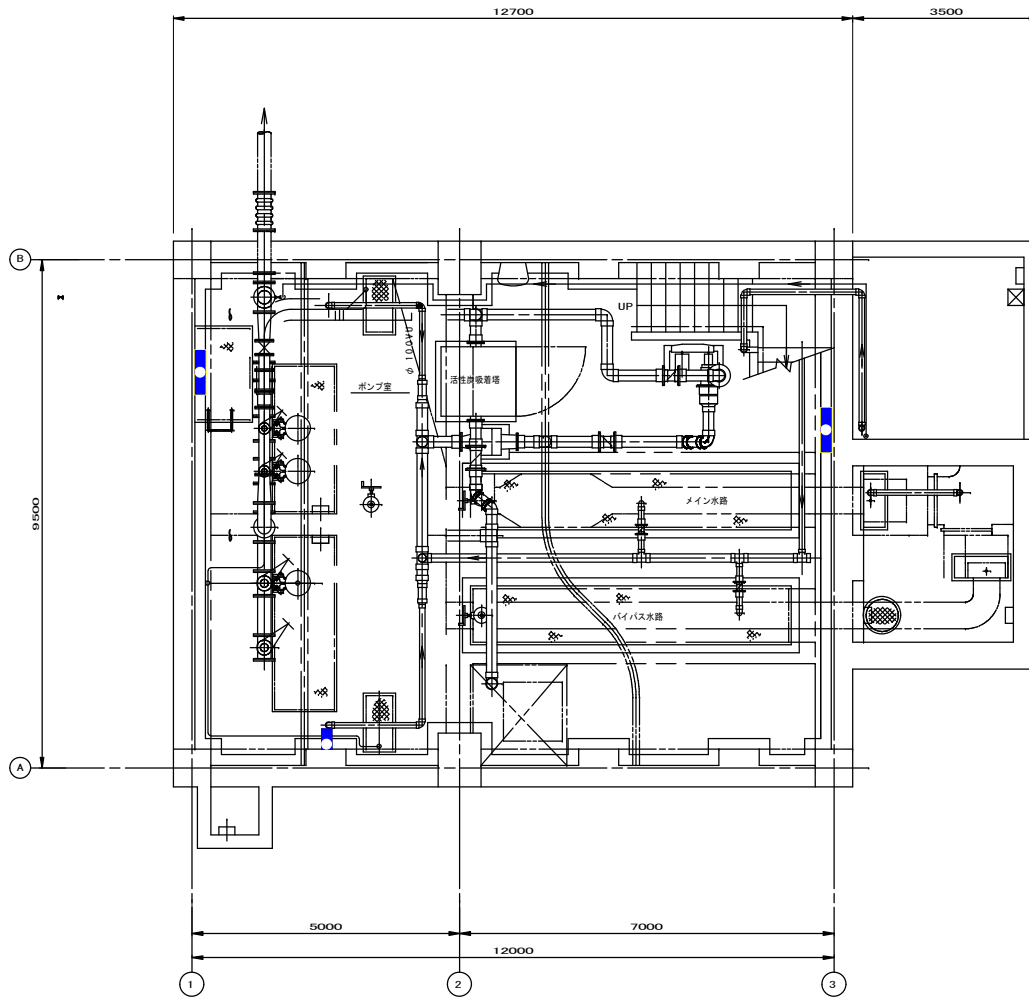


B 1 階 平 面 図

(S = 1/100)


業務名	松阪浄化センター防災設備点検業務		
図面名	二本木ポンプ場平面図B1F (建築設備)		
年月日			
尺 度	A3:1/100	図面番号	二(建築)-1
会社名			
事務所名	公益財団法人三重県下水道公社		

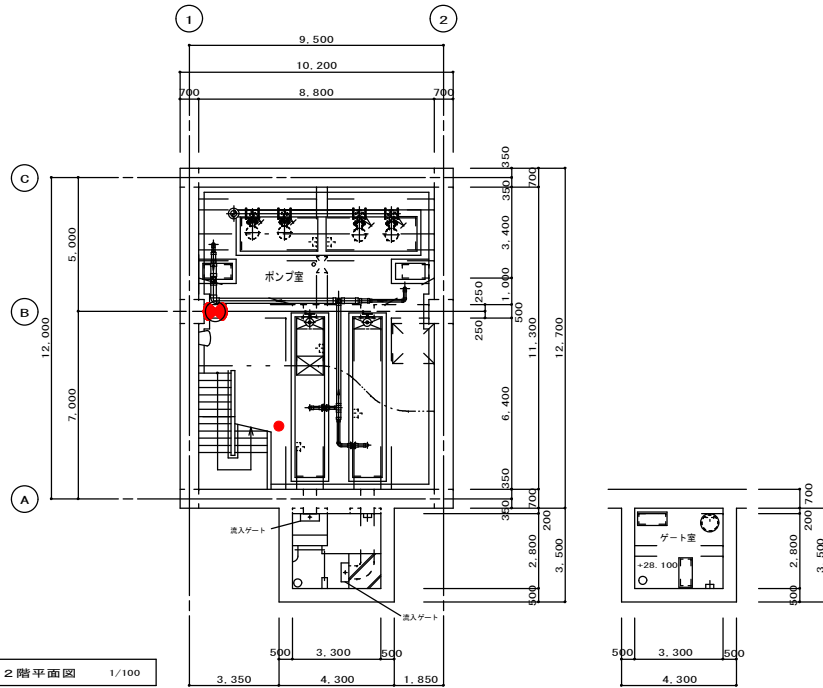


B 2階平面図 1/100

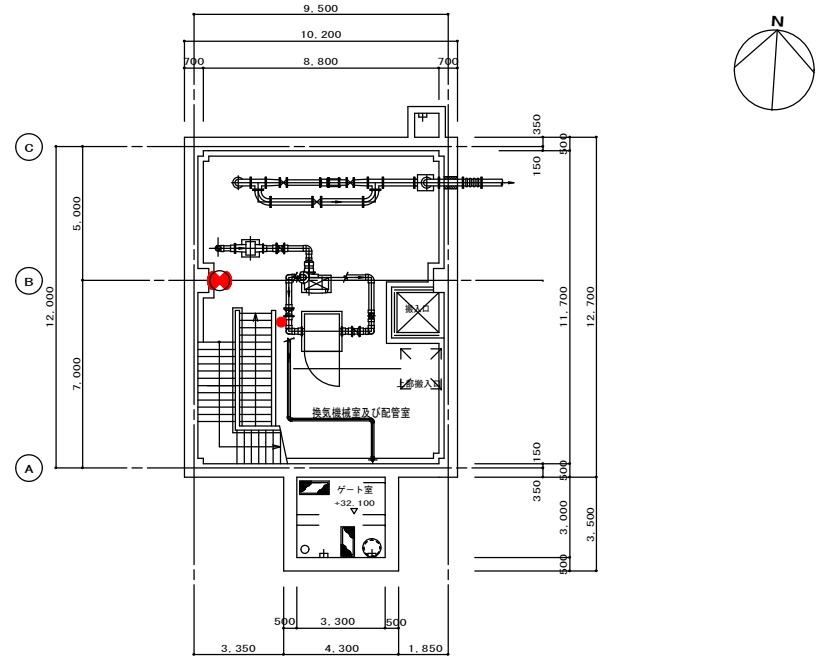





B 1階平面図 1/100

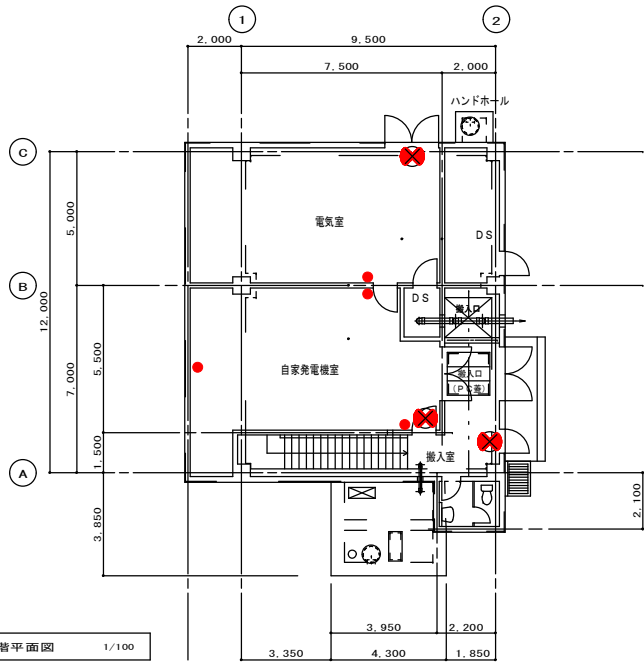


1階平面図 1/100

 


業務名	松阪浄化センター防災設備点検業務		
図面名	川口ポンプ場平面図B2F, B1F, 1F (消防設備)		
年月日			
尺度	A3:1/100	図面番号	川(消防)-1
会社名			
事務所名	公益財団法人三重県下水道公社		

 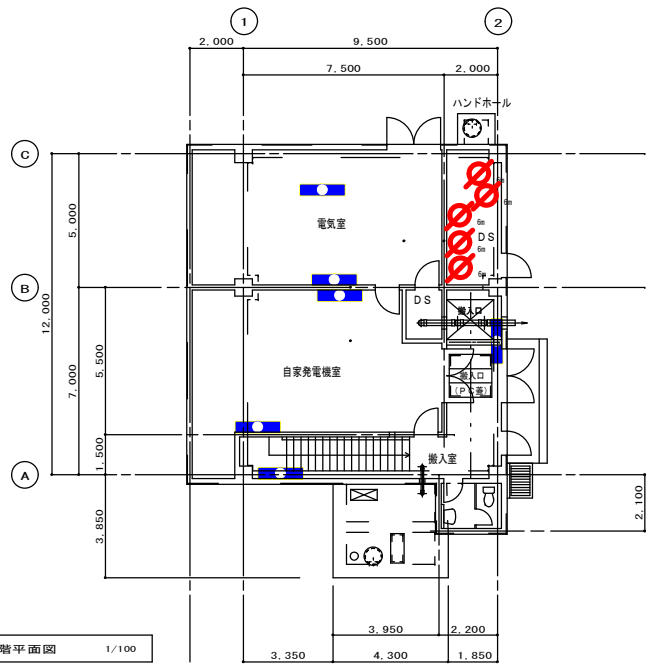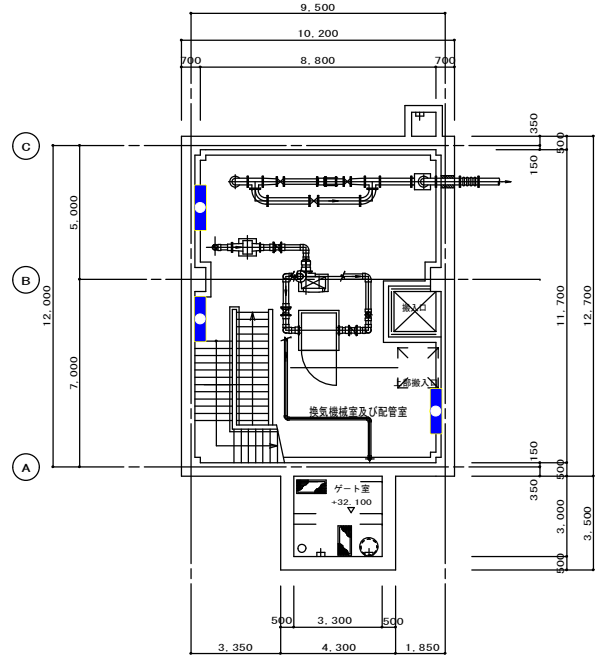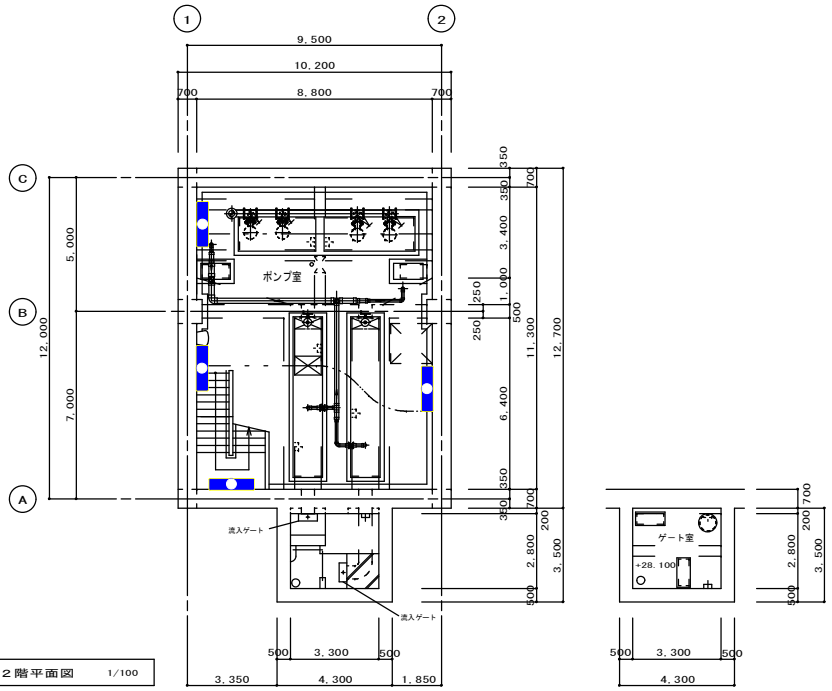


業務名	松坂浄化センター防災設備点検業務		
図面名	川口ポンプ場平面図B2F, B1F, 1F (建築設備)		
年月日			
尺度	A3:1/100	図面番号	川(建築)-1
会社名			
事務所名	公益財団法人三重県下水道公社		

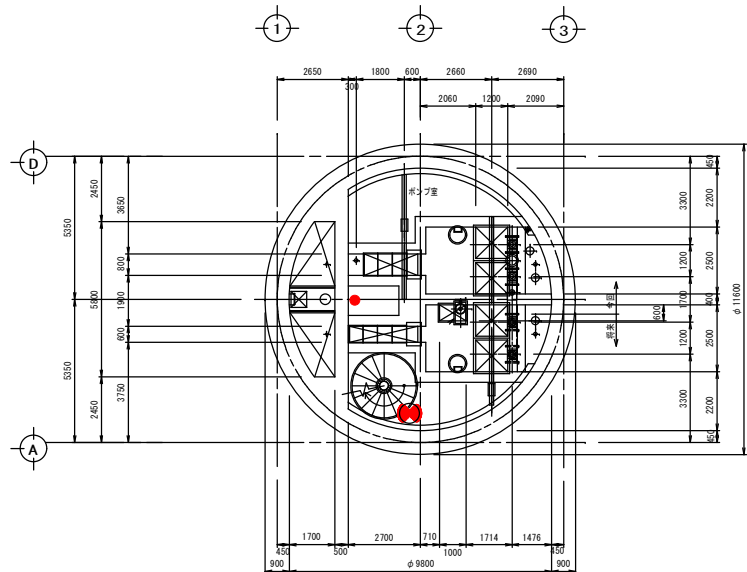


82F 平面図 S=1/100

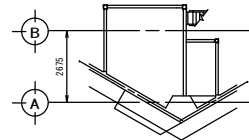

1F 上部平面図 S=1/100

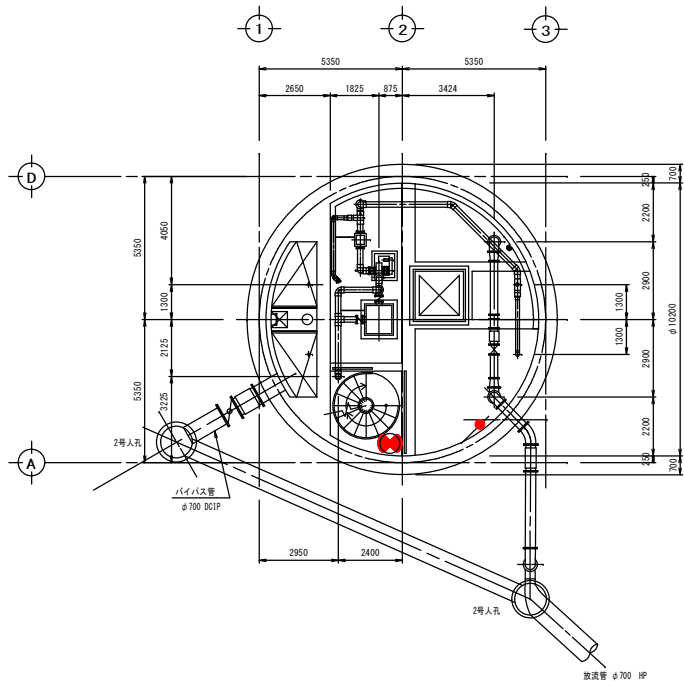


B1F 平面図 S=1/100

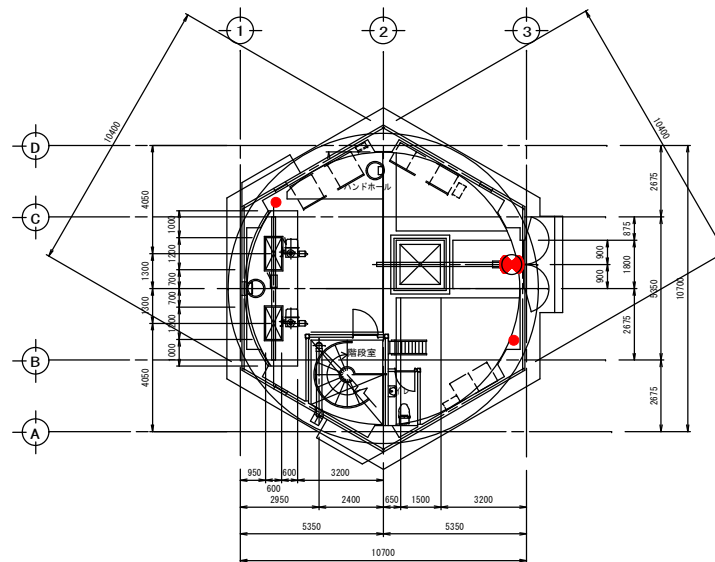


1F 平面図 S=1/100


業務名	松阪浄化センター防災設備点検業務		
図面名	山添ポンプ場平面図B2F, B1F, 1F (消防設備)		
年月日			
尺度	A3:1/100	図面番号	山(消防)-1
会社名			
事務所名	公益財団法人三重県下水道公社		

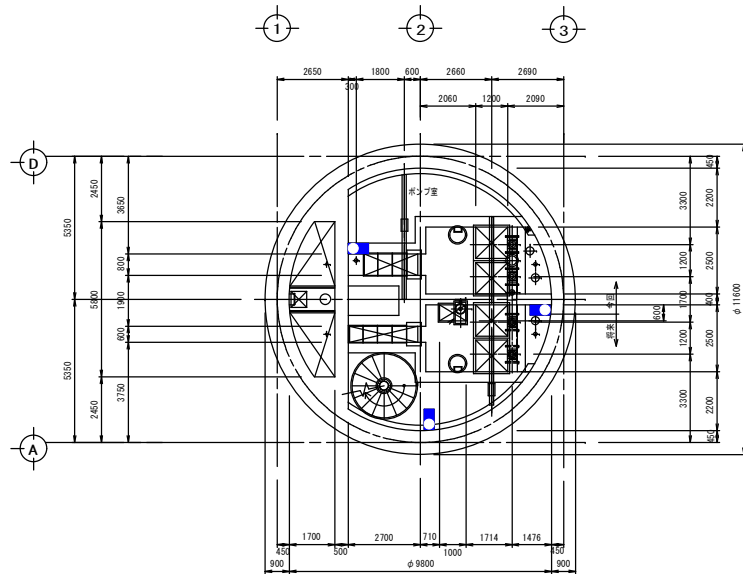


82F 平面図 S=1/100

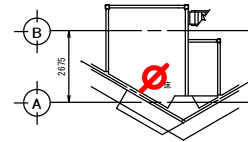

1F 上部平面図 S=1/100

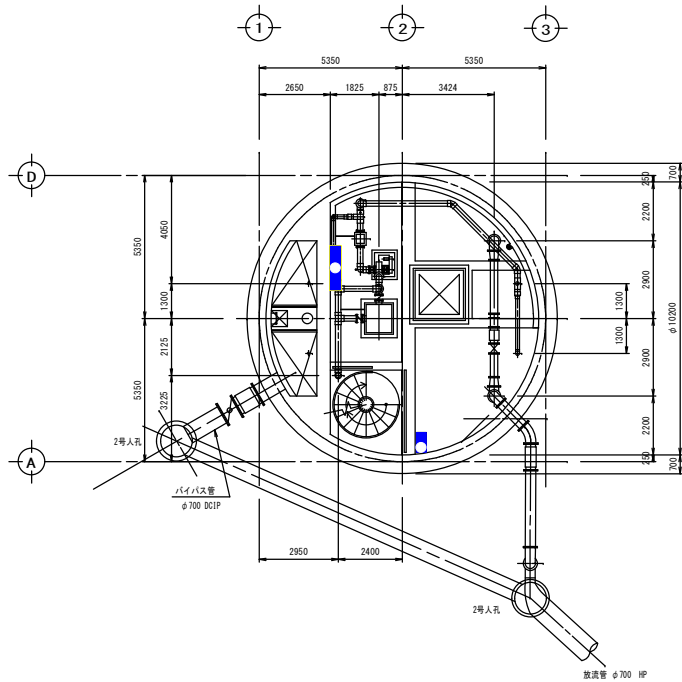


B1F 平面図 S=1/100

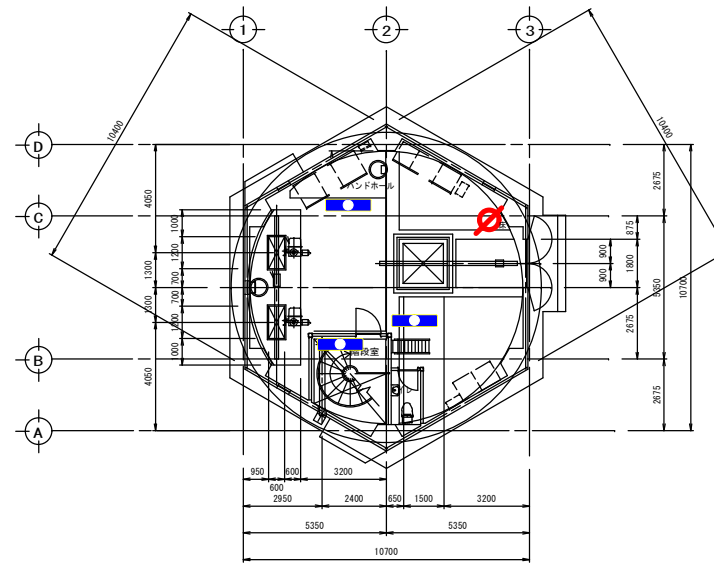


1F 平面図 S=1/100


業務名	松阪浄化センター防災設備点検業務		
図面名	山添ポンプ場平面図B2F, B1F, 1F (建築設備)		
年月日			
尺度	A3:1/100	図面番号	山(建築)-1
会社名			
事務所名	公益財団法人三重県下水道公社		

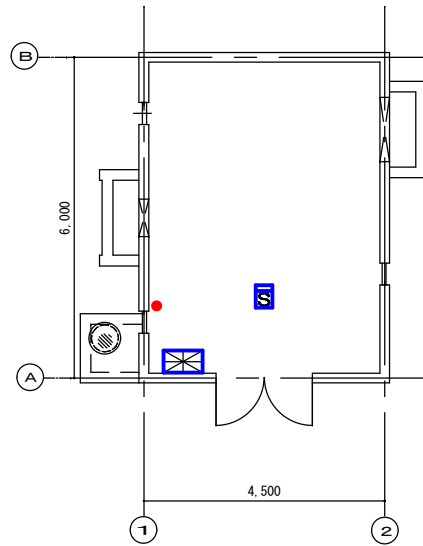

早馬瀬マンホールポンプ場 S=1/100

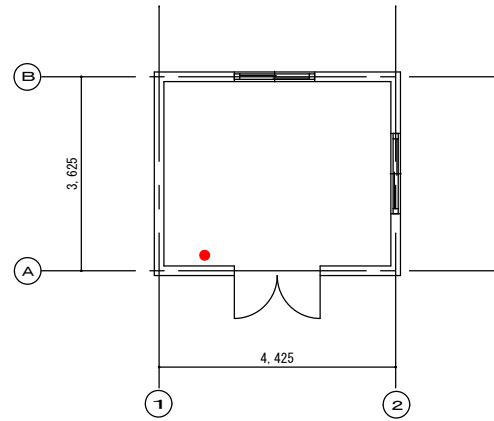

朝長マンホールポンプ場 S=1/100

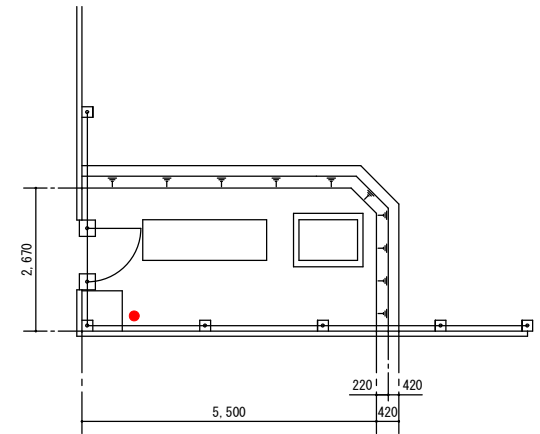

弟国マンホールポンプ場 S=1/100

業務名	松阪浄化センター防災設備点検業務		
図面名	多気幹線場外ポンプ場平面図 (消防設備)		
年月日			
尺度	A3:1/100	図面番号	多(消防)-1
会社名			
事務所名	公益財団法人三重県下水道公社		