

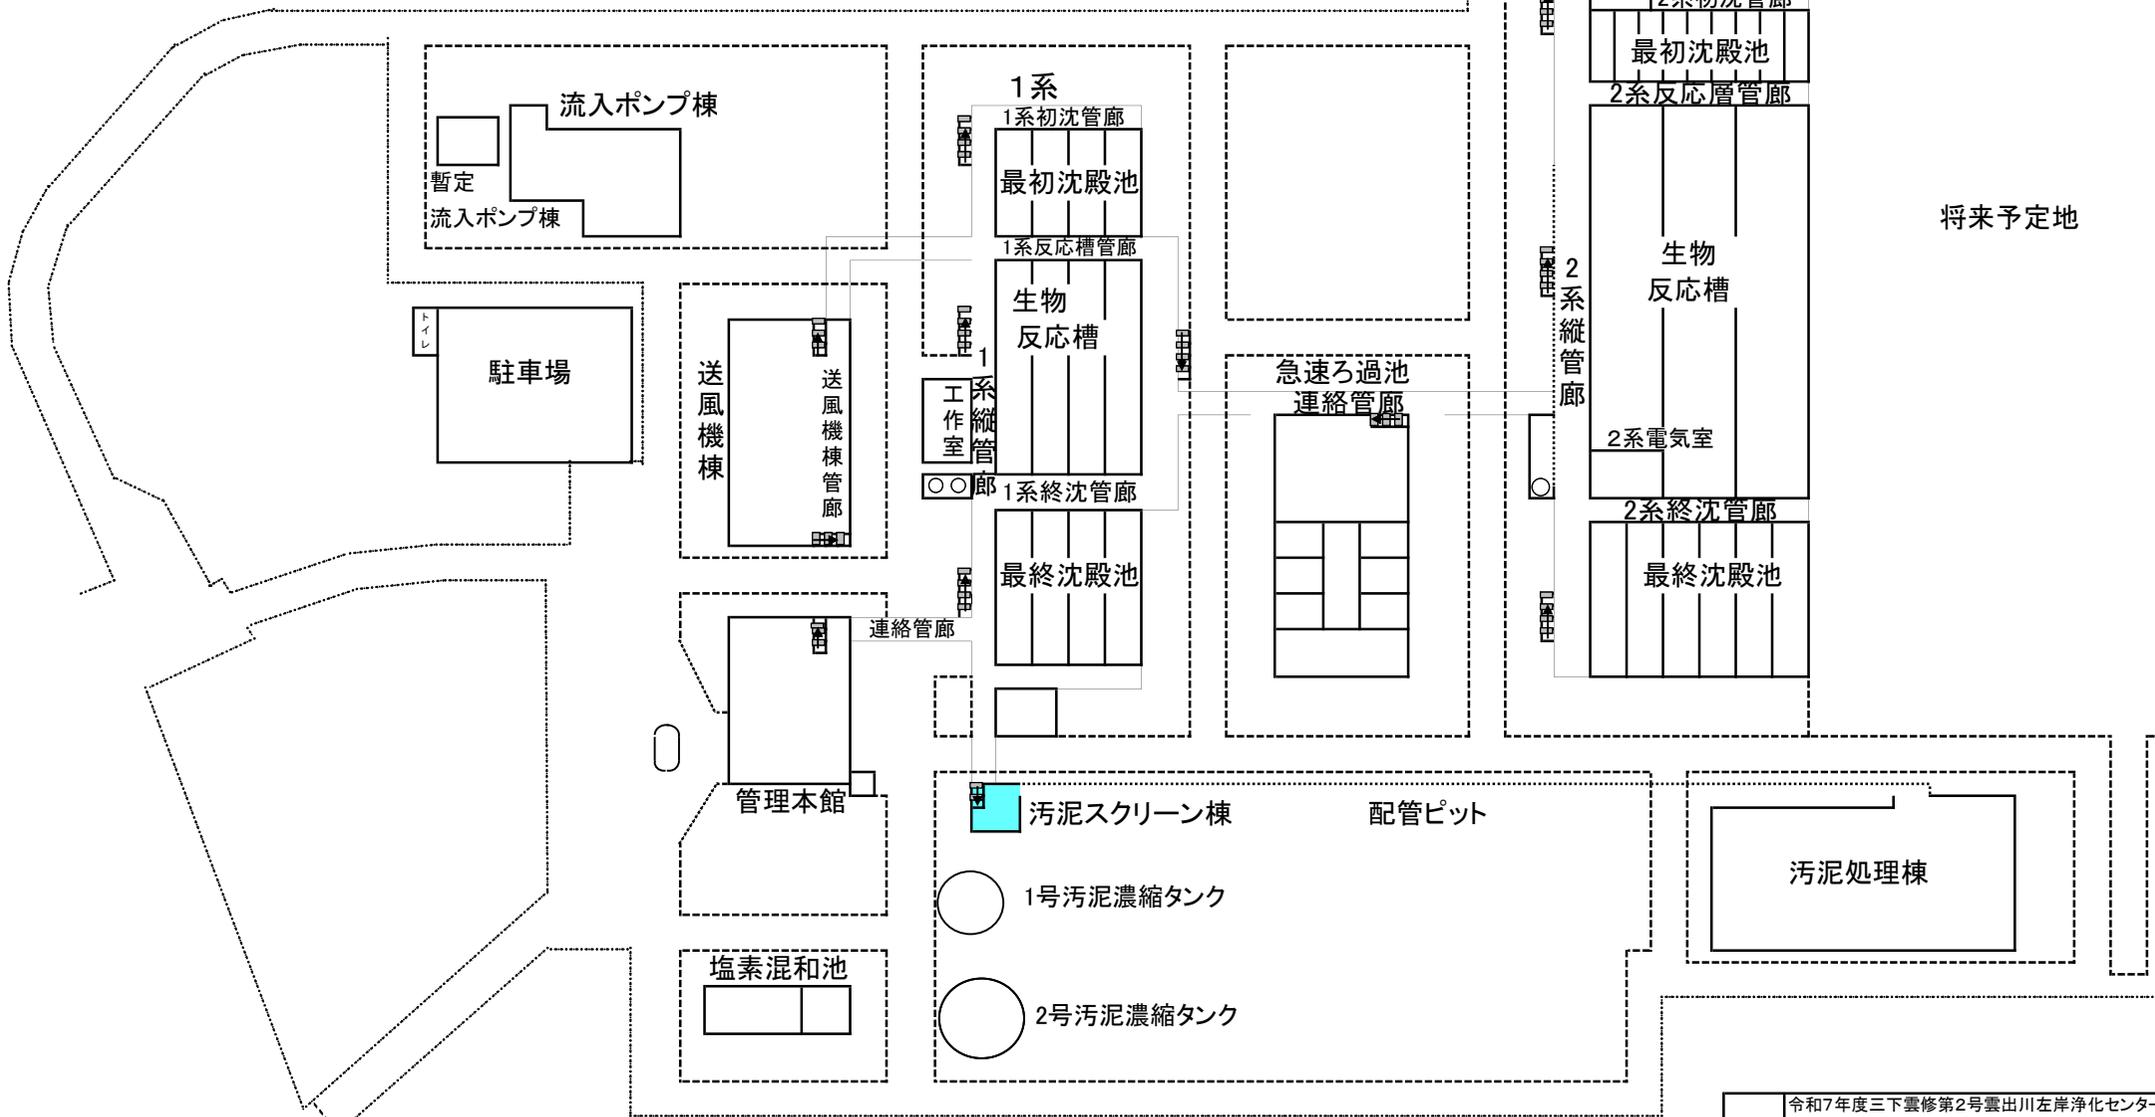


雲出川左岸浄化センター 平面図

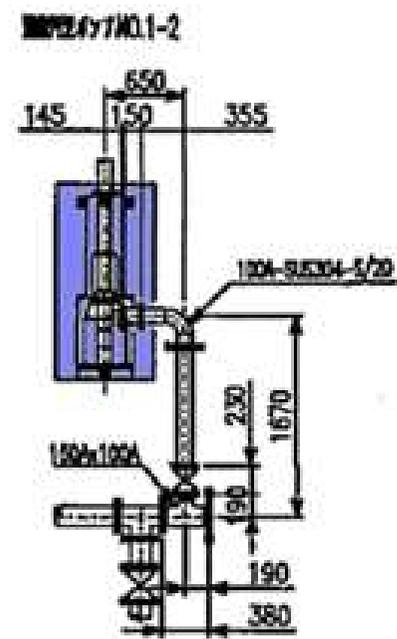


工事名	令和7年度三下雲修第2号雲出川左岸浄化センター汚泥スクリーン棟1-1、1-2号濃縮汚泥ポンプ分解整備ほか工事		
図面名	雲出川左岸浄化センター平面図		
縮尺	—	図面番号	2
発注者	公益財団法人 三重県下水道公社 雲出川左岸浄化センター		

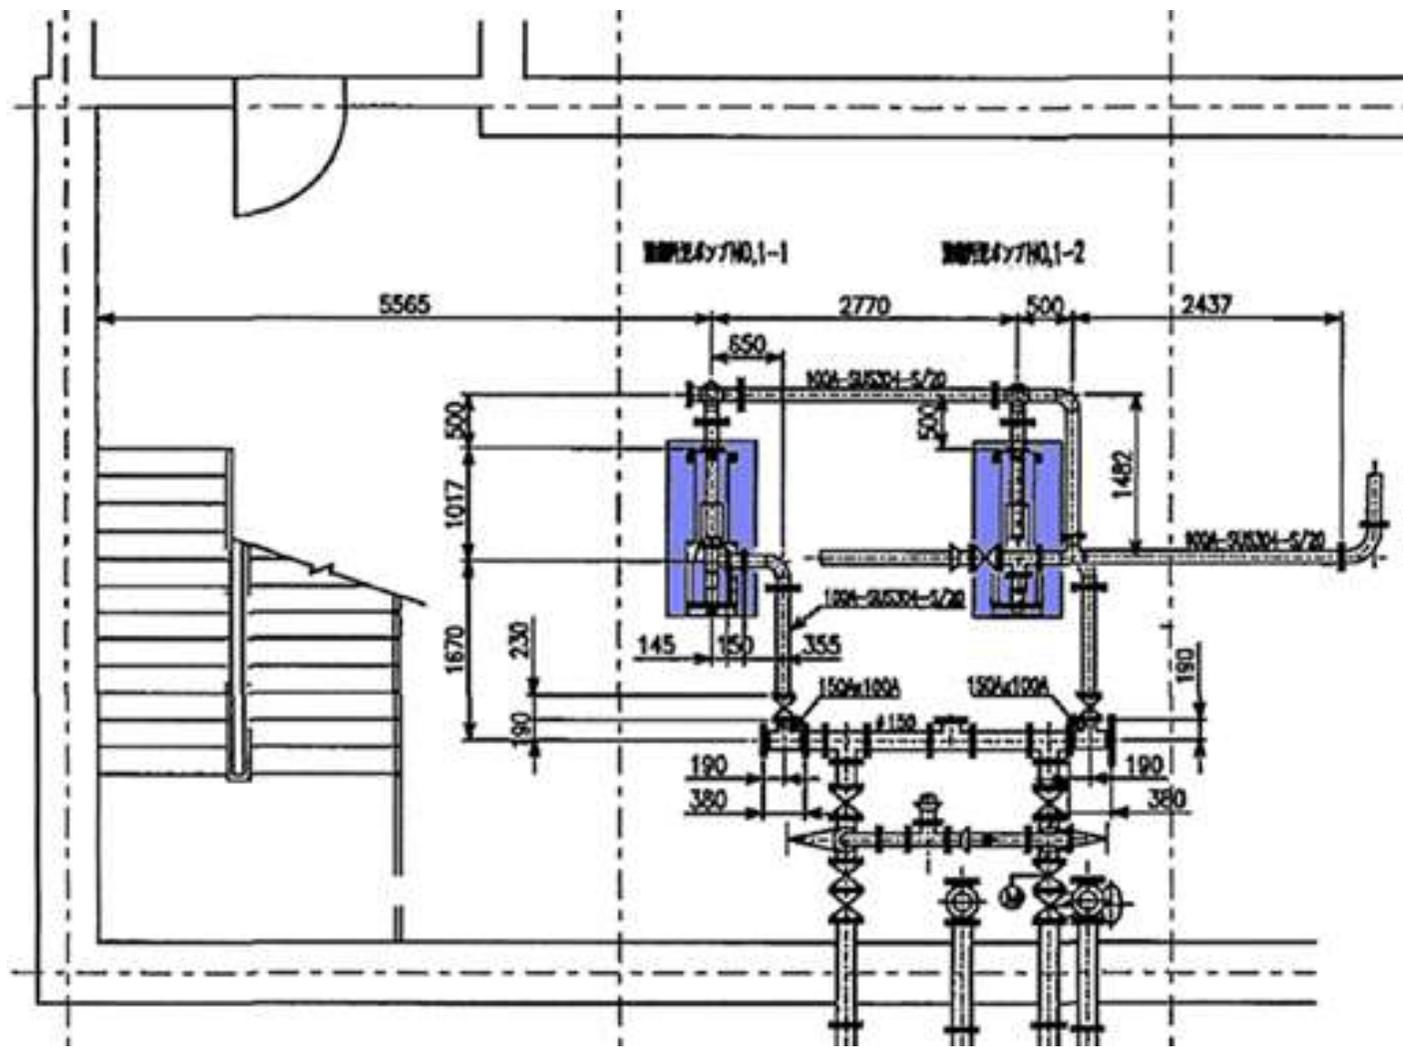




濃縮汚泥ポンプNO.1-2
(サクゾン製)

工事名	令和7年度三下雲修第2号雲出川左岸浄化センター 汚泥スクリーン棟1-1、1-2号濃縮汚泥ポンプ 分解整備ほか工事		
図面名	配置図 汚泥スクリーン棟 B1		
縮尺	—	図面番号	3
発注者	公益財団法人 三重県下水道公社 雲出川左岸浄化センター		

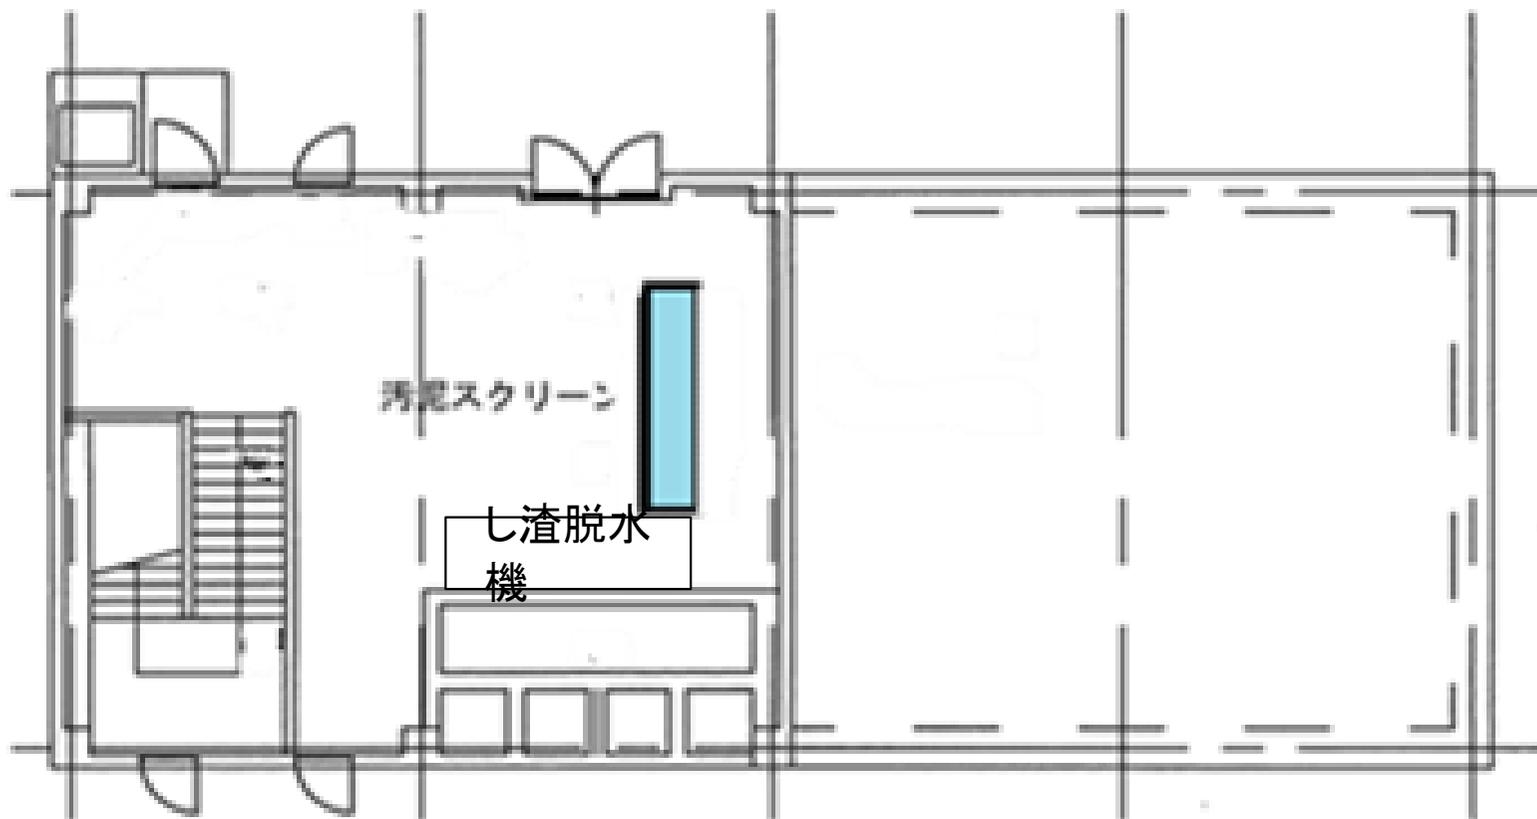

汚泥スクリーン棟 1階平面図

工事名	令和7年度三下雲修第2号雲出川左岸浄化センター 汚泥スクリーン棟1-1、1-2号濃縮汚泥ポンプ 分解整備ほか工事		
図面名	配置図 汚泥スクリーン棟 1F		
縮尺	—	図面番号	4
発注者	公益財団法人 三重県下水道公社 雲出川左岸浄化センター		

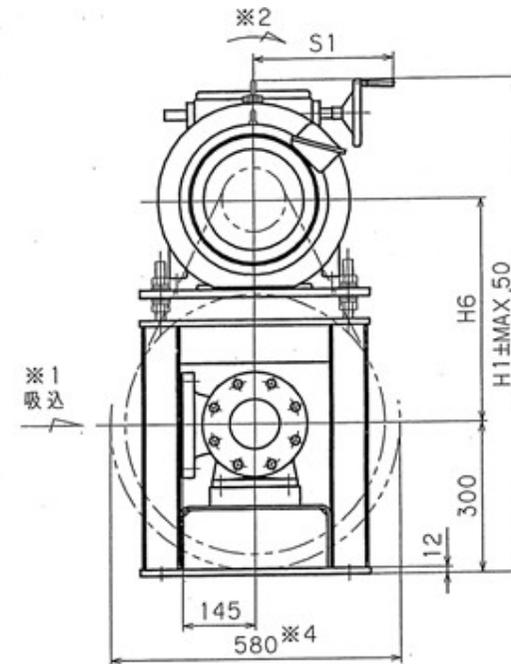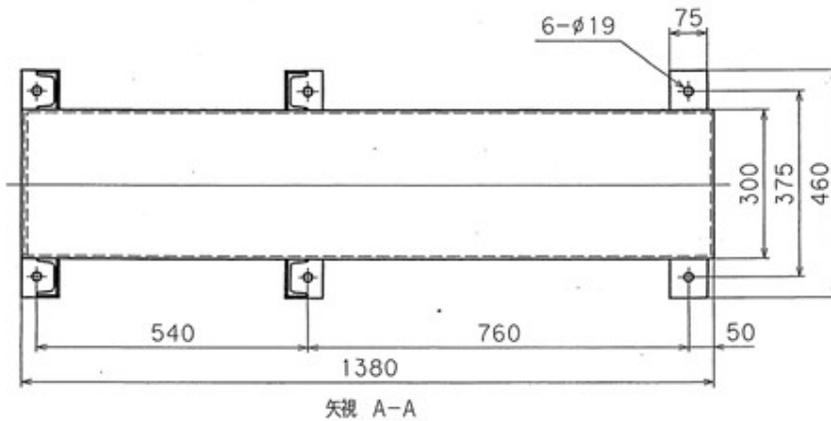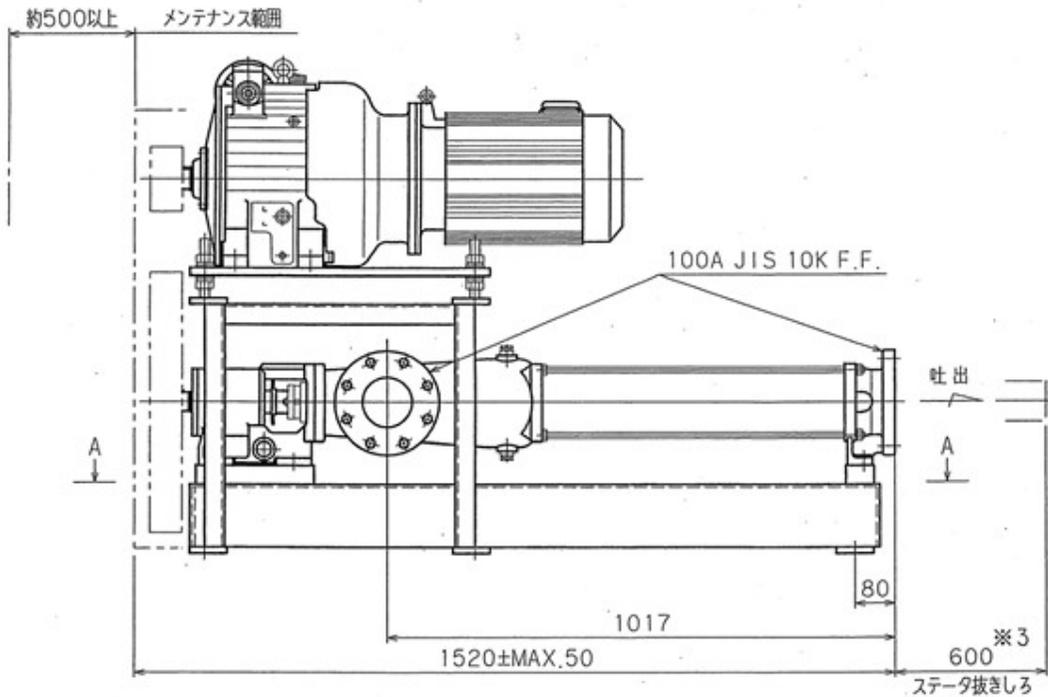

(注)

- 1) ※2 ポンプ回転方向を示します。
- 2) ※3 メンテナンス範囲として、短管など取り外しができるようにして下さい。
- 3) ※4 使用可能最大ブリー用カバーの寸法を示します。
- 4) ウェッジブリー使用時にはH1、H6は ※H1、※H6を参照願います。




※1. 吐出側より見た
吸込口の向き



2NE60PM 2NE60KM パイエル 無段変速機 上置式 外形寸法図	
図番	ADA02297

兵神装備株式会社

工事名	令和7年度三下雲修第2号雲出川左岸浄化センター汚泥スクリーン棟1-1、1-2号濃縮汚泥ポンプ分解整備ほか工事		
図面名	濃縮汚泥ポンプ全体図		
縮尺	—	図面番号	5
発注者	公益財団法人 三重県下水道公社 雲出川左岸浄化センター		

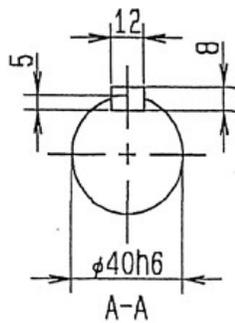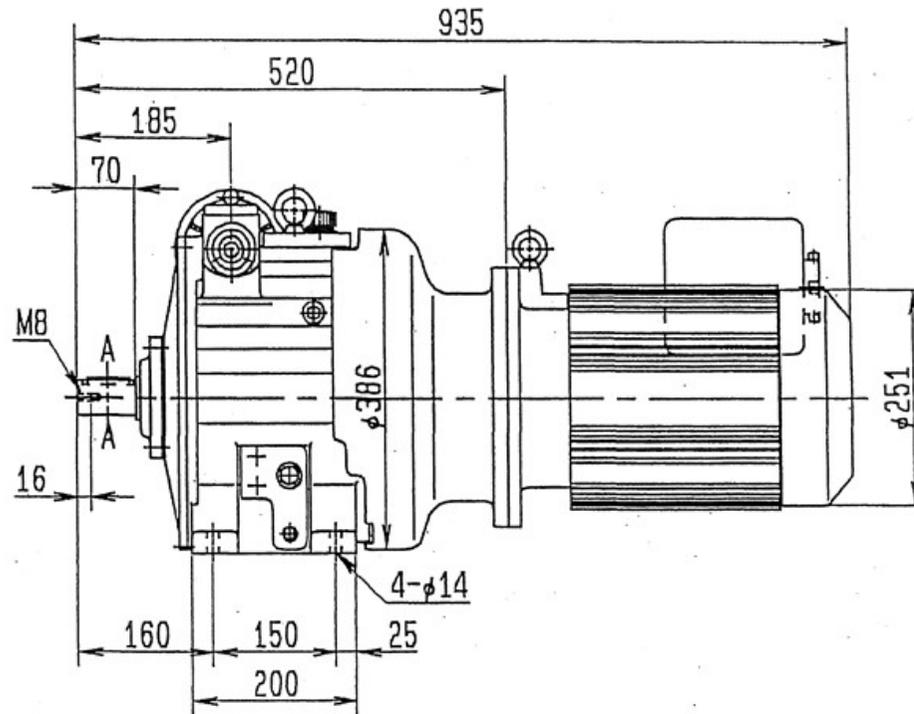
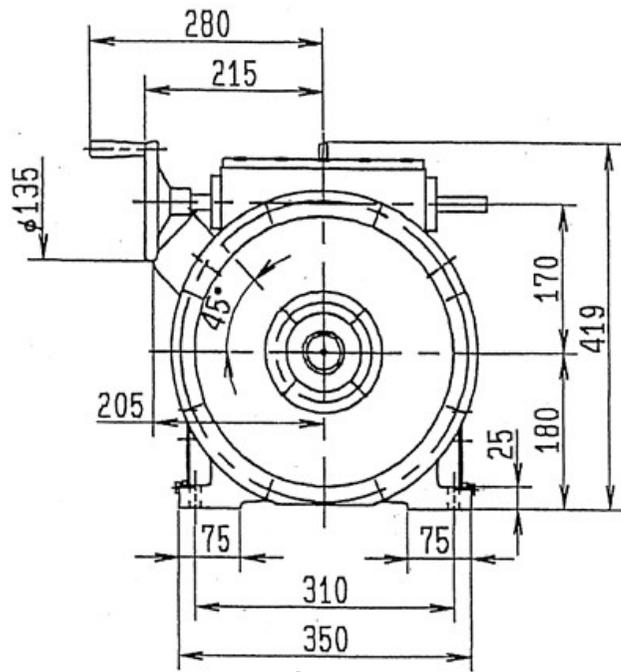


Sumitomo
Heavy Industries, Ltd.
TOKYO, JAPAN

BEIER VARIATOR OUTLINE DRAWING

JWS NO. 1B F 0 5 2 1 8:G:0


工事名	令和7年度三下雲修第2号雲出川左岸浄化センター 汚泥スクリーン棟1-1、1-2号濃縮汚泥ポンプ 分解整備ほか工事		
図面名	サイクロ減速機		
縮尺	—	図面番号	6
発注者	公益財団法人 三重県下水道公社 雲出川左岸浄化センター		

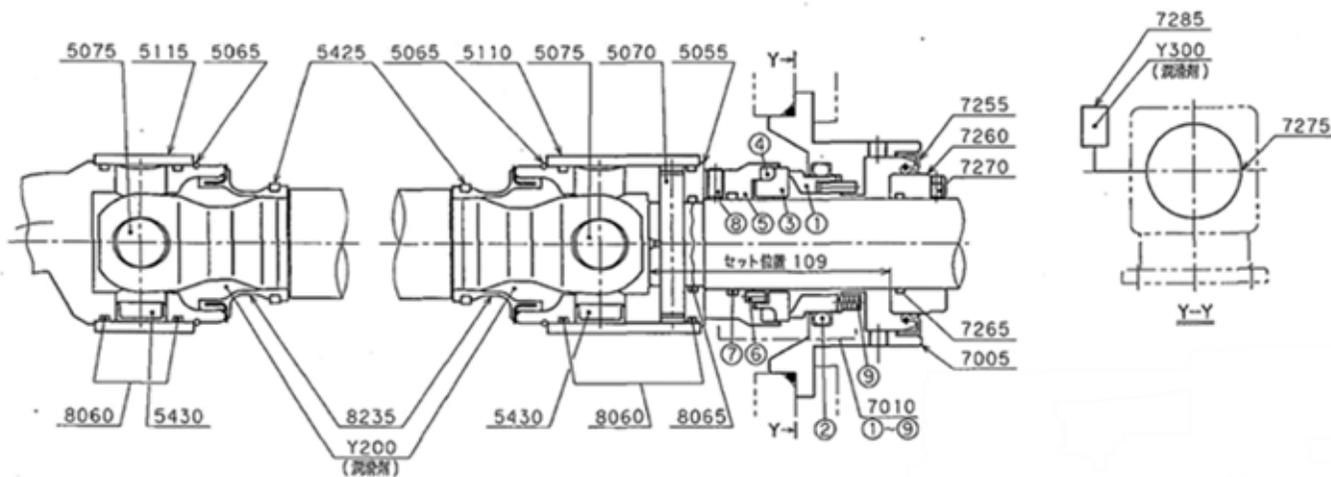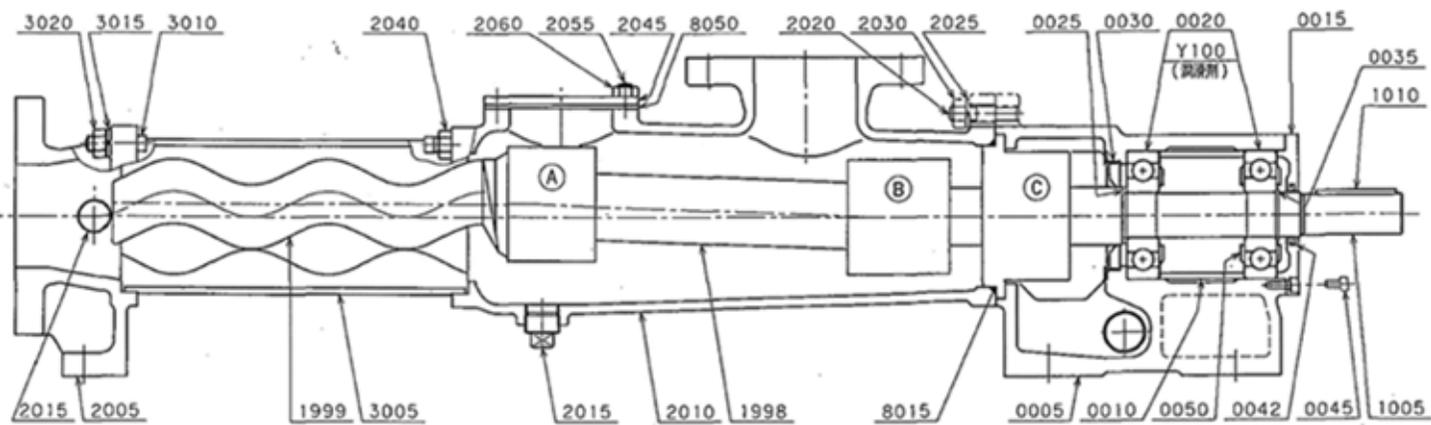

組立断面図

図番 CCA0555
兵神装備株式会社

工事名	令和7年度三下雲修第2号雲出川左岸浄化センター 汚泥スクリーン棟1-1、1-2号濃縮汚泥ポンプ 分解整備ほか工事
図面名	モノポンプ組立断面図
縮尺	— 図面番号 7
発注者	公益財団法人 三重県下水道公社 雲出川左岸浄化センター

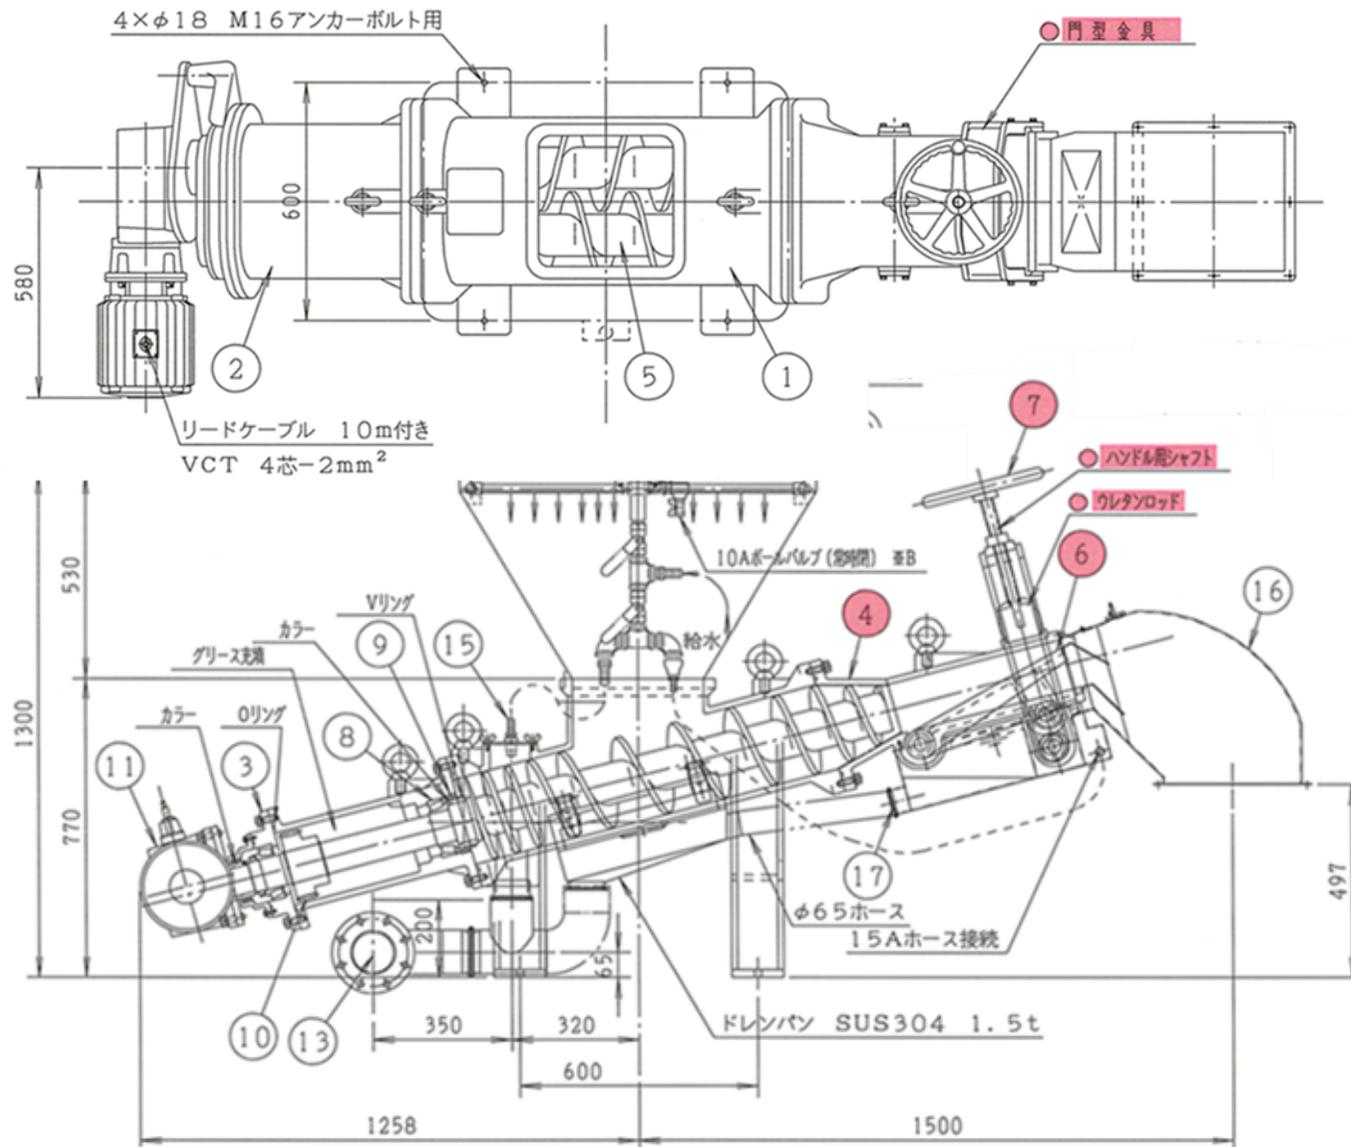

し渣脱水機仕様

型式	CP-200型
駆動装置	1.5kW 4P 420V 1/240
スクリー回転数	7r/min 60Hz
処理能力	1200ℓ/h
標準洗浄水量	40ℓ/分×水圧100kPa以上
重量	1400kg

○ 印 着色部、脱水ヘッドアセンブリー

17	サブドレン	1	SUS316L	φ65	
16	排出シュート	1	SUS316L		
15	ドレン洗浄ノズル	1	SUS304	25A	
14	散水ノズル	1対	SUS316	15A	
13	ドレン	1	SUS316	φ90ホ-ス3m	
12	ホッパー	1	SUS316L	2t	
11	ギヤードモーター	1		冠水型	
10	対向ギヤ	1対	S45C		
9	オイルシール	6	NBR		
8	軸受け	4	SUJ2		
7	調整ハンドル	1	FC200	NF315	
6	押え板	1	FCD-450		
5	スクリーン	1対	SUS304	スクリーンφ200	
4	脱水ヘッド	1	FCD-450		
3	軸受けブラケット後	1	FC300		
2	軸受けブラケット前	1	FC300		
1	シリンダー	1	FC300		
品番	名称	数量	材質		備考

図番 CP200-71-130522

コンピューターサービス株式会社

工事名	令和7年度三下雲修第2号雲出川左岸浄化センター汚泥スクリーン棟1-1、1-2号濃縮汚泥ポンプ分解整備ほか工事
図面名	し渣脱水機
縮尺	— 図面番号 8
発注者	公益財団法人 三重県下水道公社 雲出川左岸浄化センター