




業 務 名	令和7年度 三下北委 第5号 北部浄化センターほか防災設備点検業務		
履 行 場 所	三重郡川越町亀崎新田地内ほか3ヵ所		
図 面 の 種 類	管理本館3階自動火災報知設備図		
縮 尺	NONE	図面番号	3
事 業 所 名	北部浄化センター		

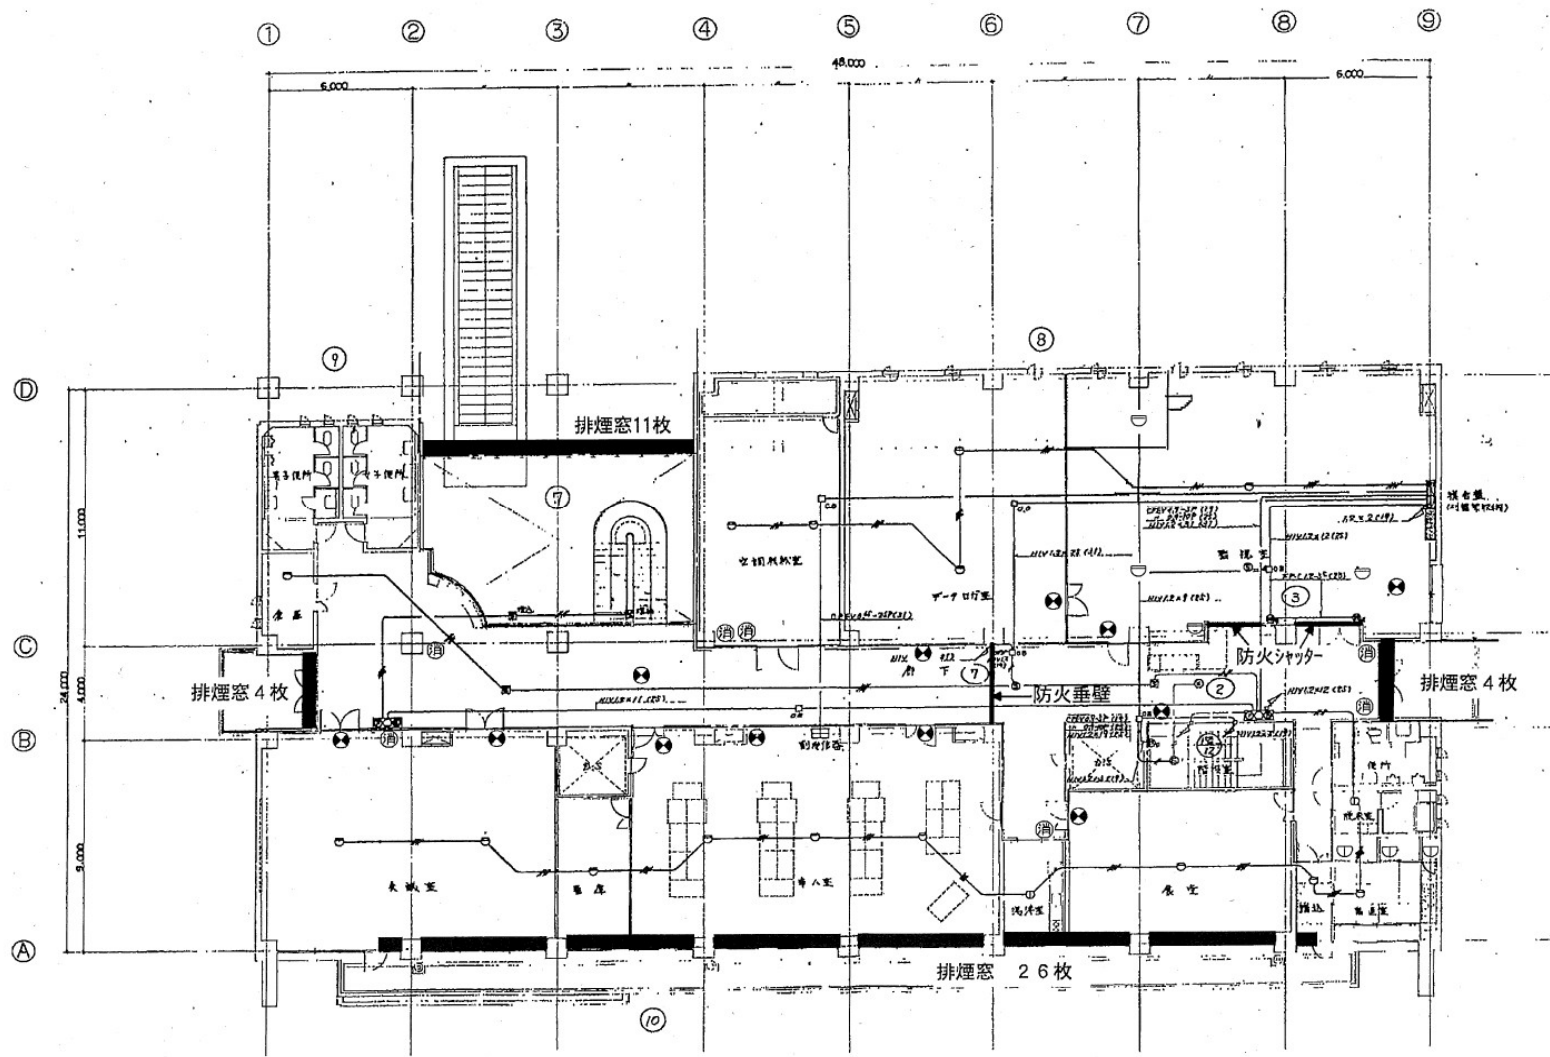


業務名	令和7年度 三下北委 第5号 北部浄化センターほか防災設備点検業務		
履行場所	三重郡川越町亀崎新田地内ほか3ヵ所		
図面の種類	管理本館2階自動火災報知設備図		
縮尺	NONE	図面番号	4
事業所名	北部浄化センター		

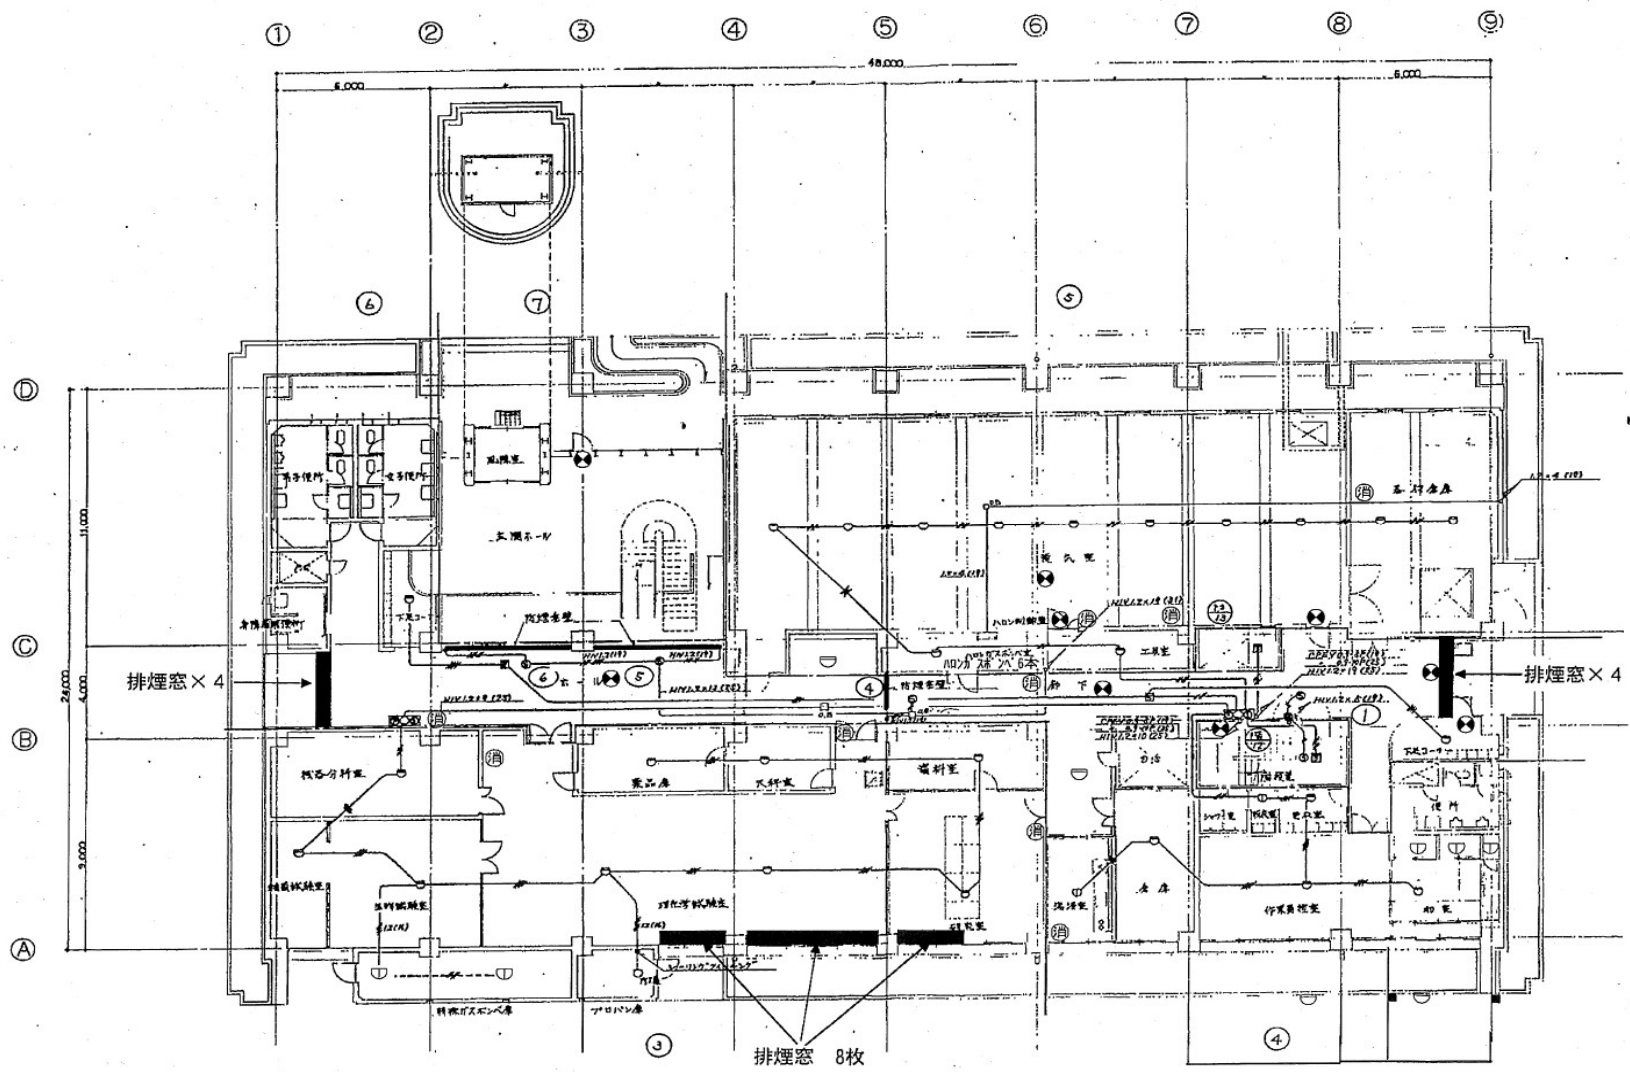


業務名	令和7年度 三下北委 第5号 北部浄化センターほか防災設備点検業務		
履行場所	三重郡川越町亀崎新田地内ほか3カ所		
図面の種類	管理本館1階自動火災報知設備図		
縮尺	NONE	図面番号	5
事業所名	北部浄化センター		

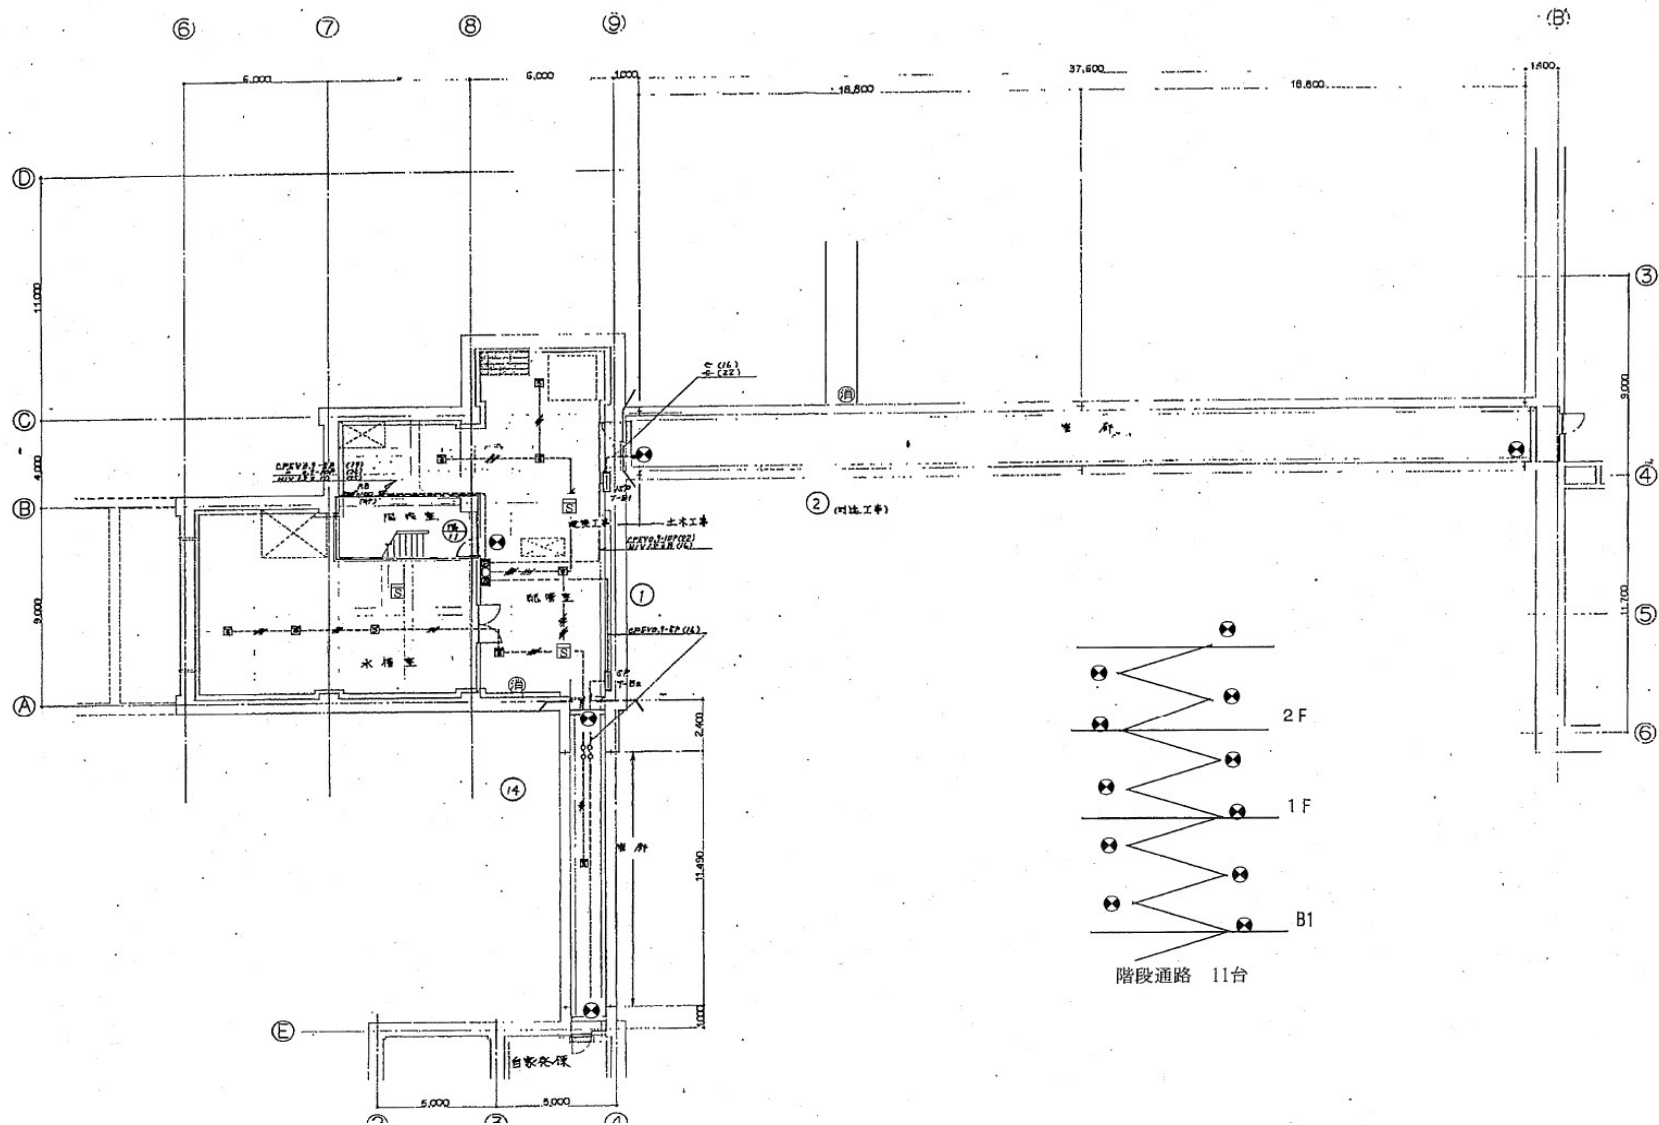

業 務 名	令和7年度 三下北委 第5号 北部浄化センターほか防災設備点検業務		
履 行 場 所	三重郡川越町亀崎新田地内ほか3ヵ所		
図 面 の 種 類	管理本館地下1階自動火災報知設備図		
縮 尺	NONE	図面番号	6
事 業 所 名	北部浄化センター		

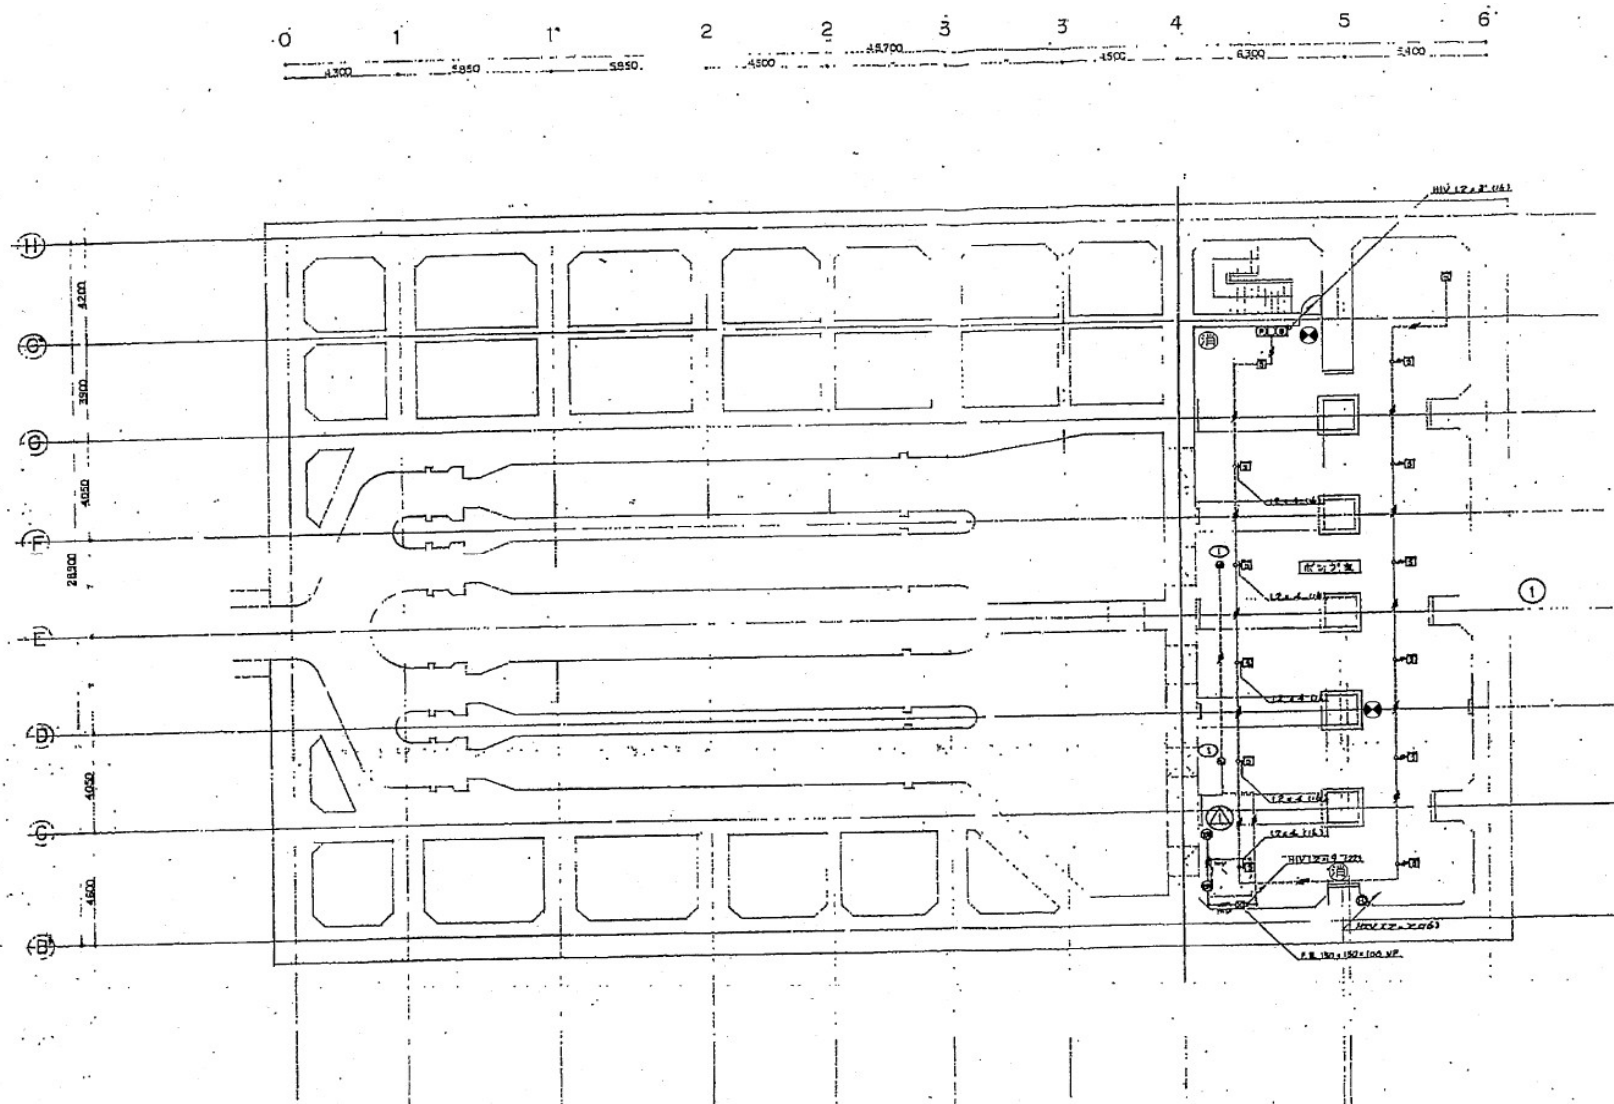


業 務 名	令和7年度 三下北委 第5号 北部浄化センターほか防災設備点検業務		
履 行 場 所	三重郡川越町亀崎新田地内ほか3ヵ所		
図 面 の 種 類	SP棟地下4階自動火災報知設備図		
縮 尺	NONE	図面番号	7
事 業 所 名	北部浄化センター		

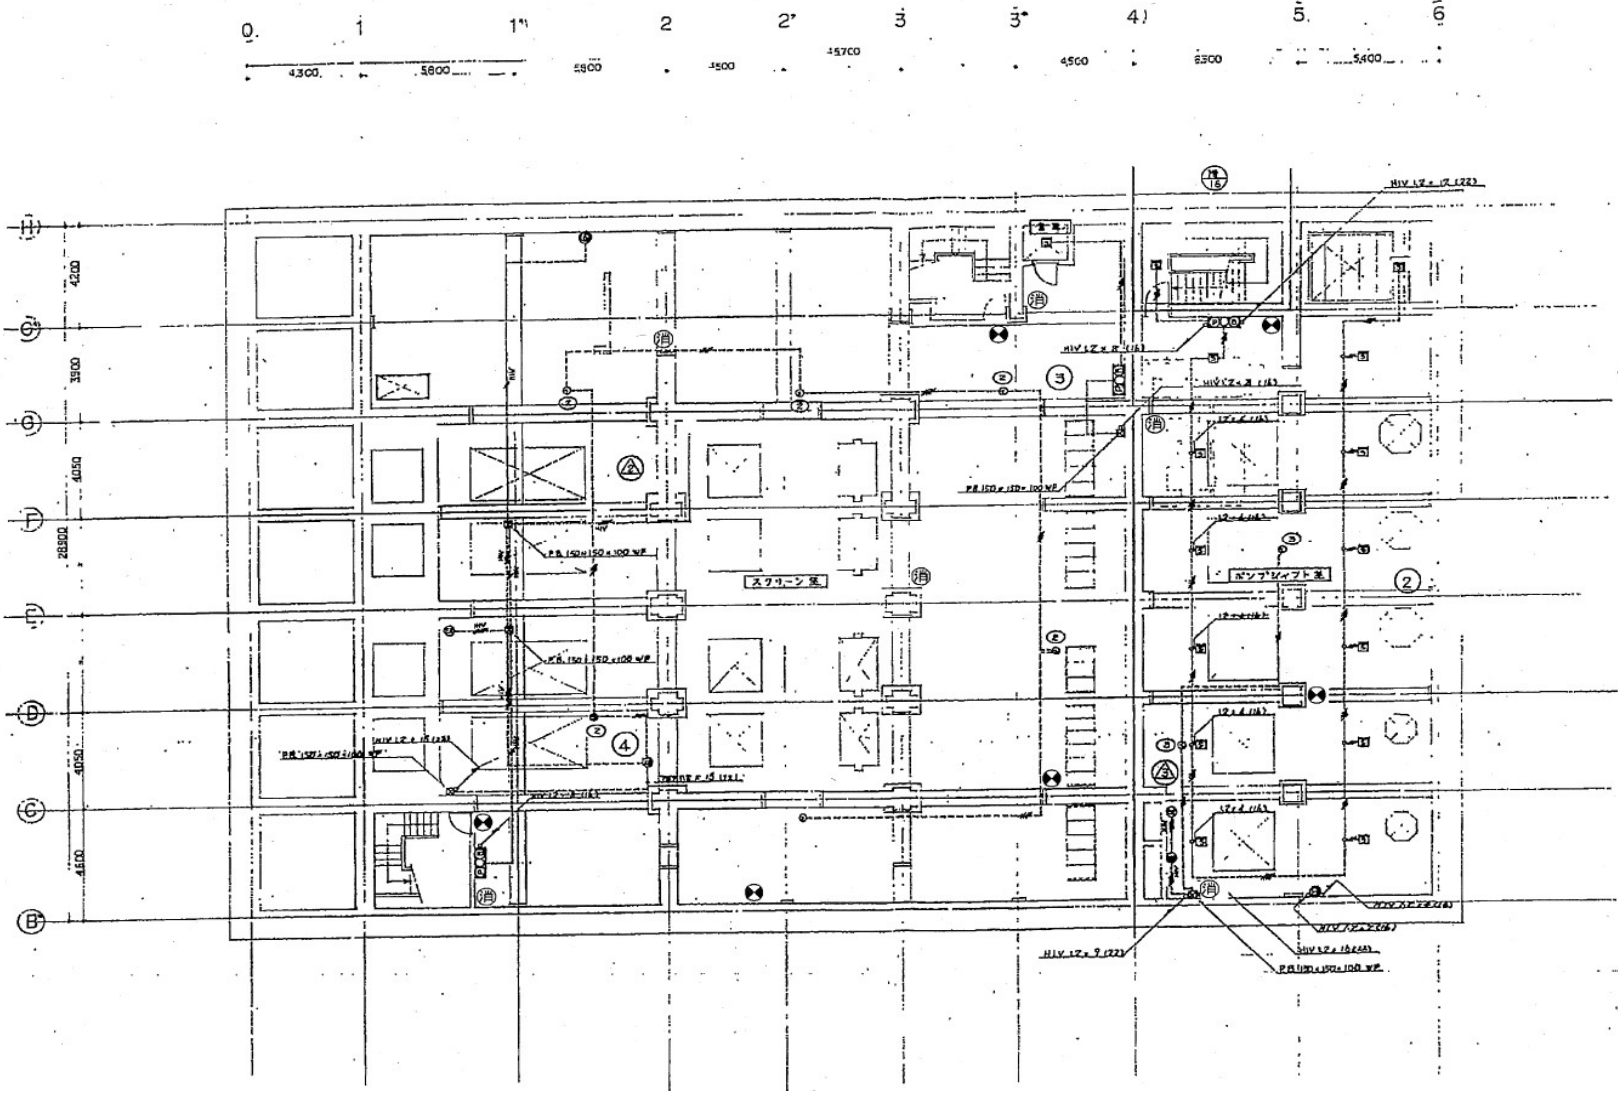


業 務 名	令和7年度 三下北委 第5号 北部浄化センターほか防災設備点検業務		
履 行 場 所	三重郡川越町亀崎新田地内ほか3ヵ所		
図 面 の 種 類	SP棟地下3階自動火災報知設備図		
縮 尺	NONE	図面番号	8
事 業 所 名	北部浄化センター		



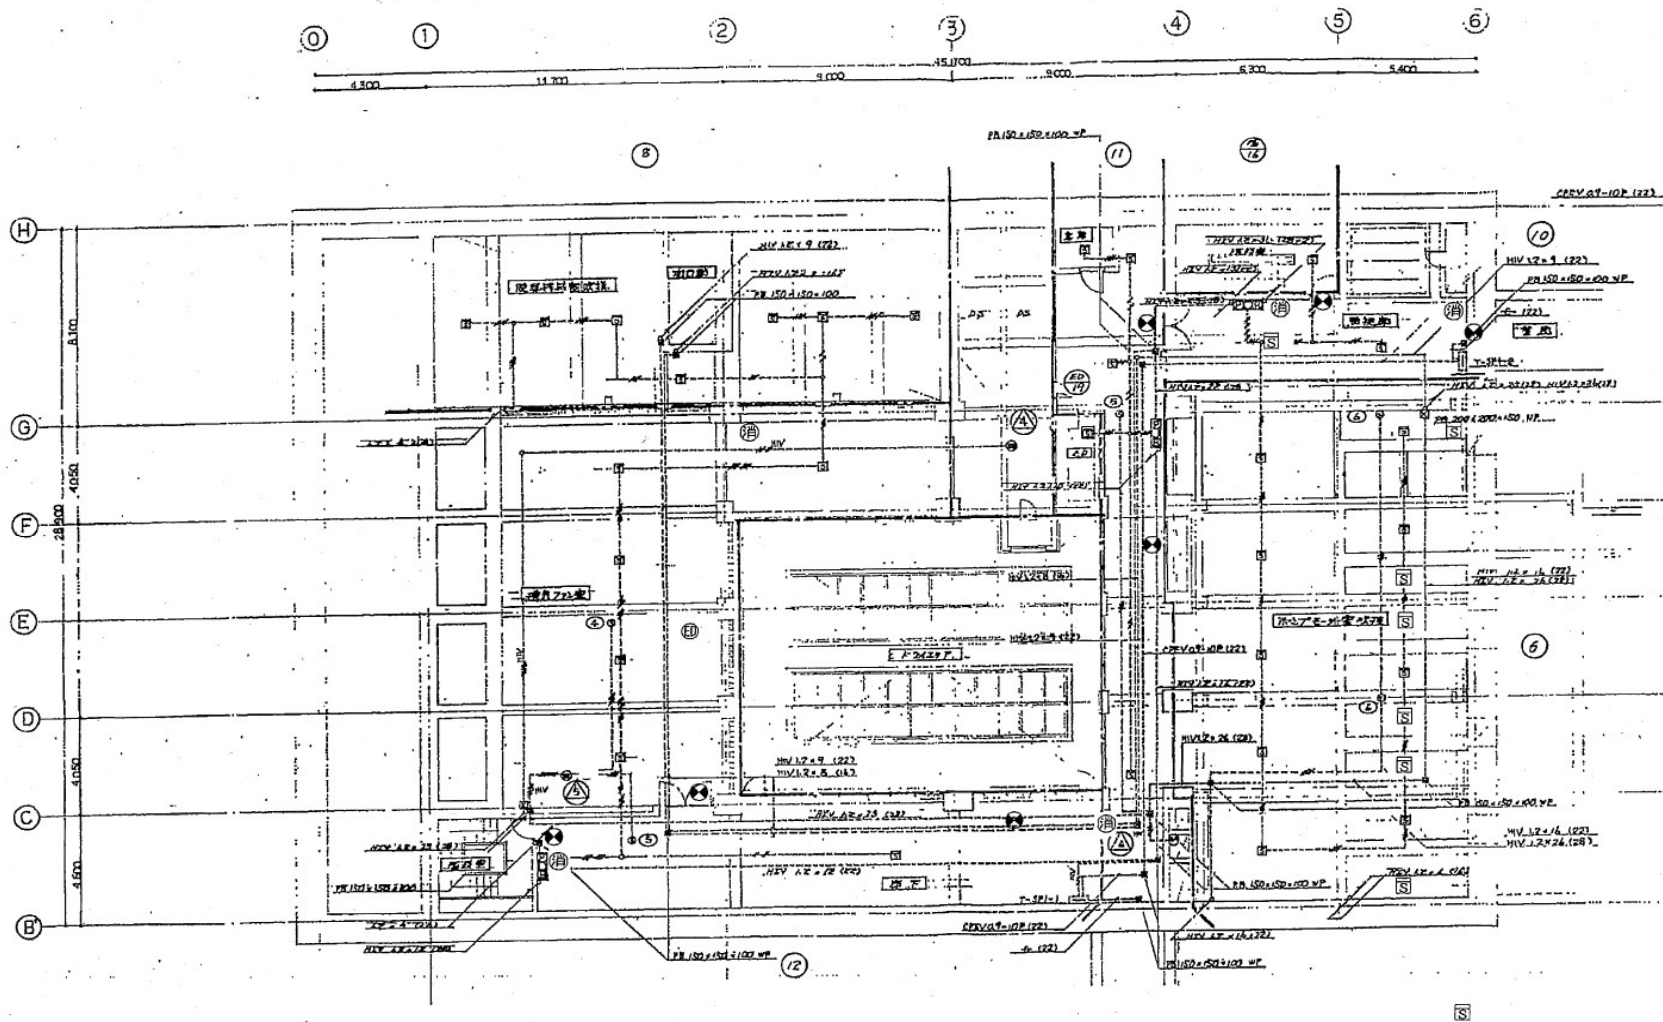


業 務 名	令和7年度 三下北委 第5号 北部浄化センターほか防災設備点検業務		
履 行 場 所	三重郡川越町亀崎新田地内ほか3ヵ所		
図 面 の 種 類	SP棟地下1階自動火災報知設備図		
縮 尺	NONE	図面番号	10
事 業 所 名	北部浄化センター		







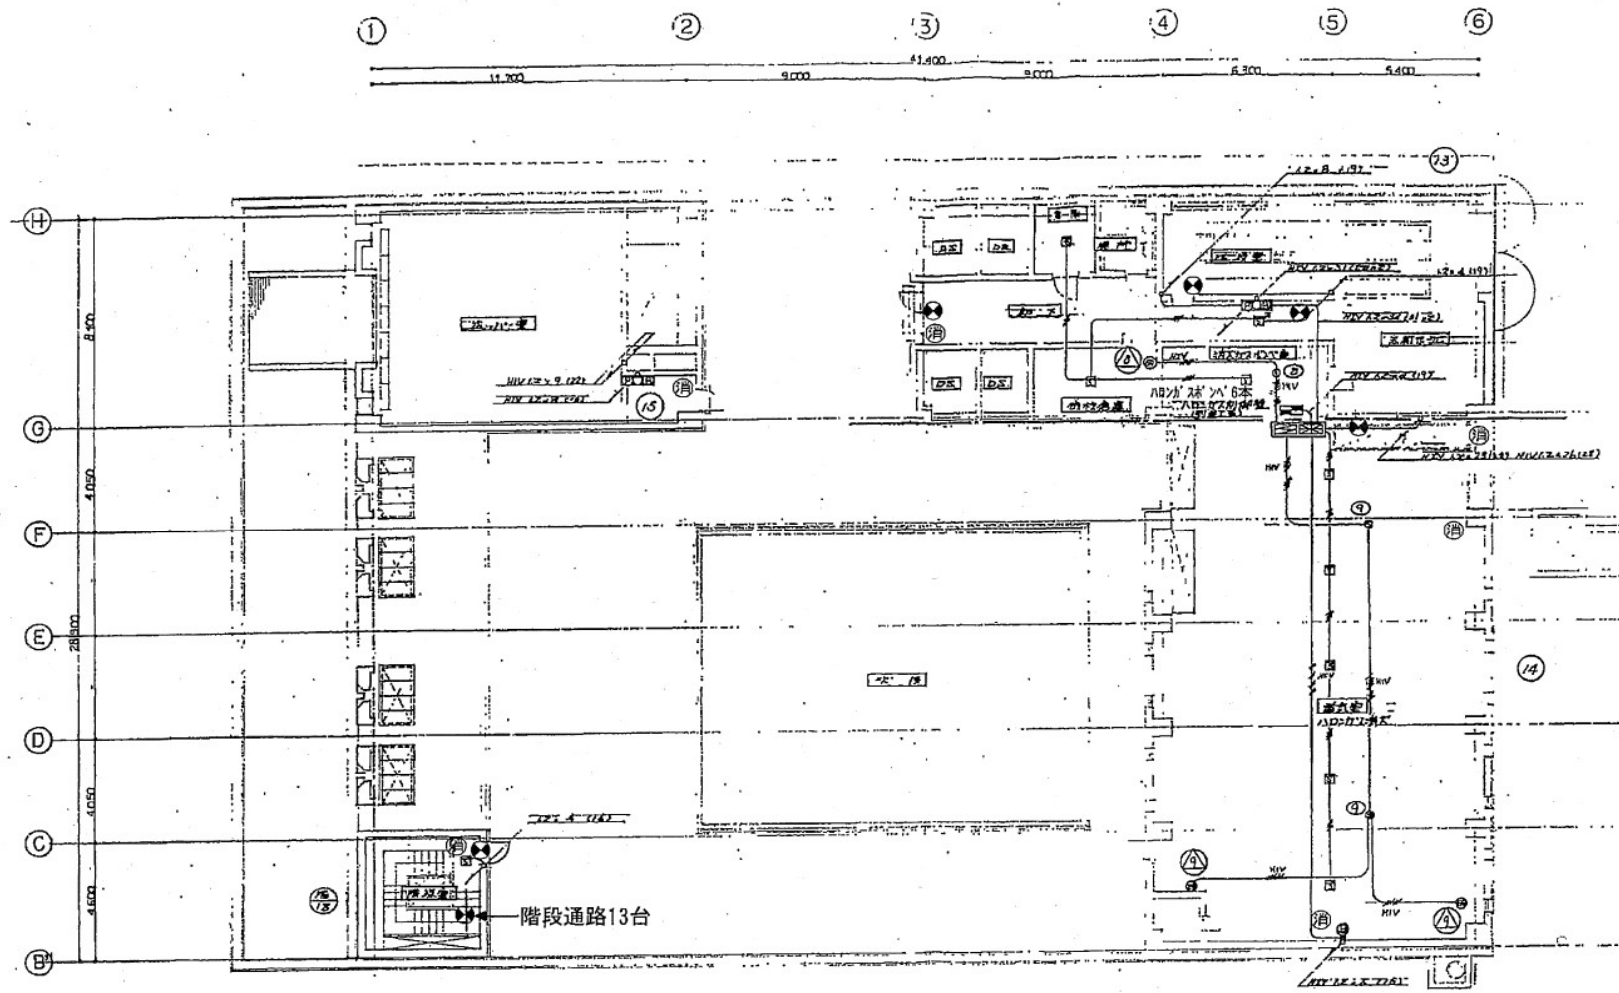


業 務 名	令和7年度 三下北委 第5号 北部浄化センターほか防災設備点検業務		
履 行 場 所	三重郡川越町亀崎新田地内ほか3ヵ所		
図 面 の 種 類	SP棟1階自動火災報知設備図		
縮 尺	NONE	図面番号	11
事 業 所 名	北部浄化センター		

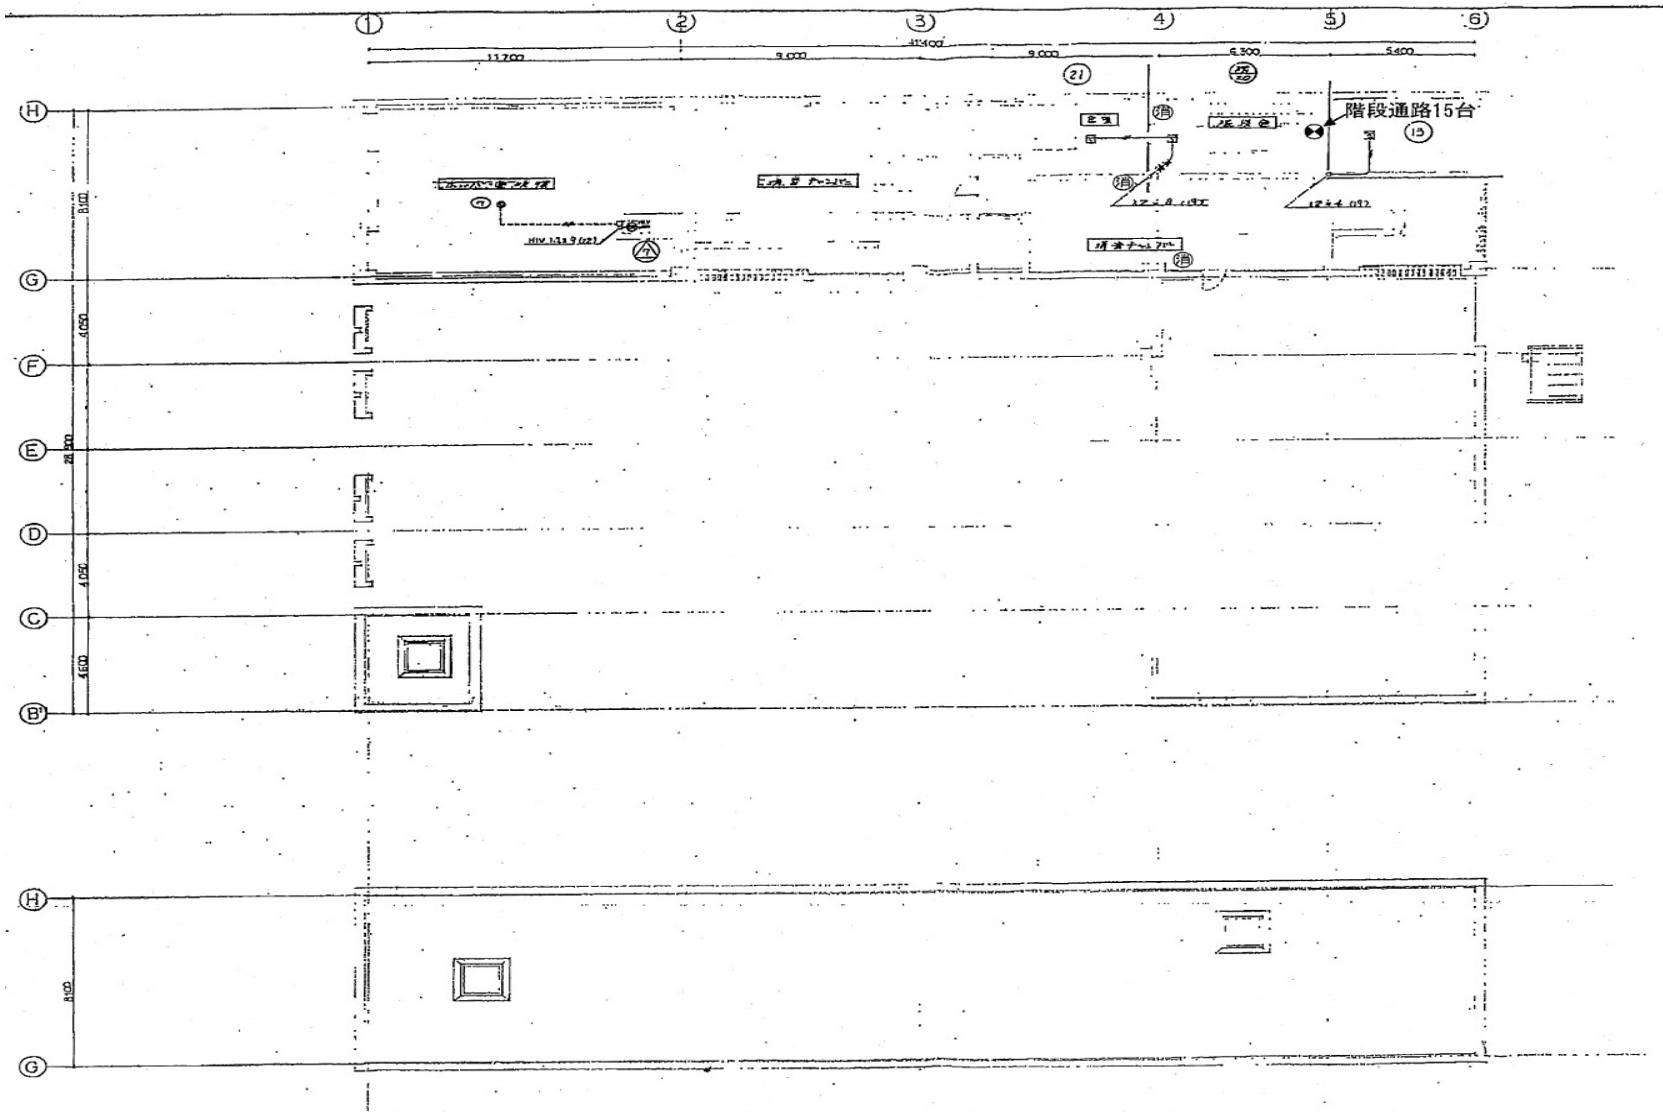


業 務 名	令和7年度 三下北委 第5号 北部浄化センターほか防災設備点検業務		
履 行 場 所	三重郡川越町亀崎新田地内ほか3ヵ所		
図 面 の 種 類	SP棟屋上自動火災報知設備図		
縮 尺	NONE	図面番号	12
事 業 所 名	北部浄化センター		

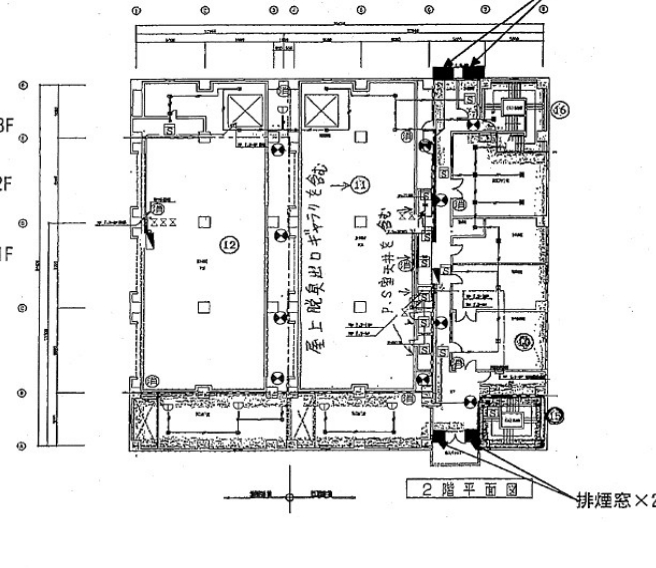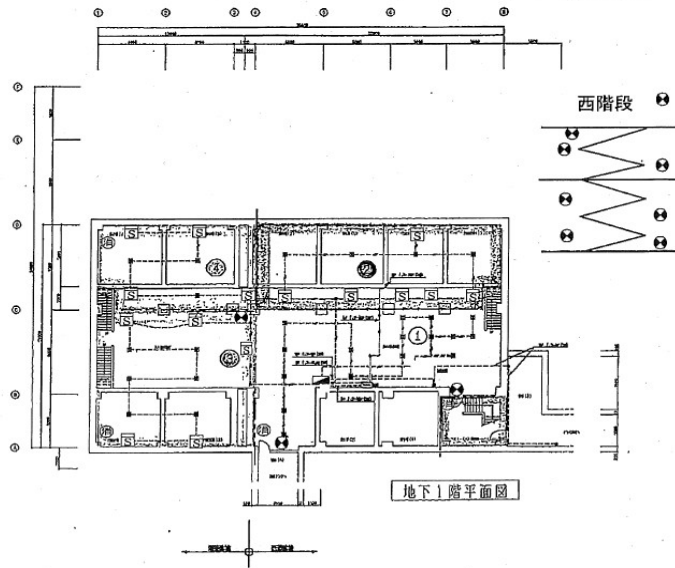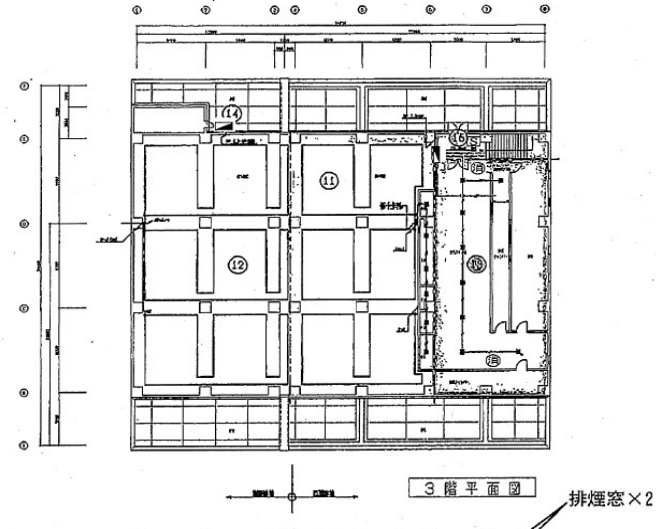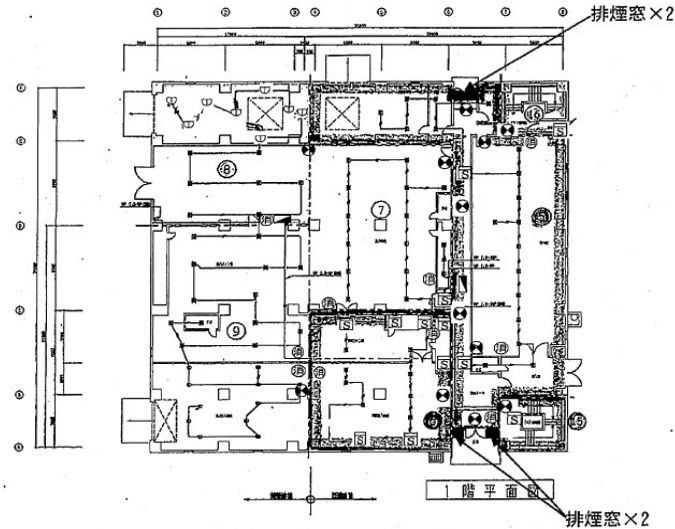


⑳ 濃縮タテ線

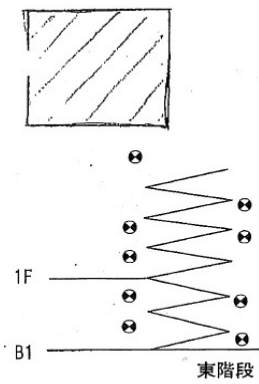


業 務 名	令和7年度 三下北委 第5号 北部浄化センターほか防災設備点検業務		
履 行 場 所	三重郡川越町亀崎新田地内ほか3ヵ所		
図 面 の 種 類	脱水機棟自動火災報知設備図		
縮 尺	NONE	図面番号	13
事 業 所 名	北部浄化センター		

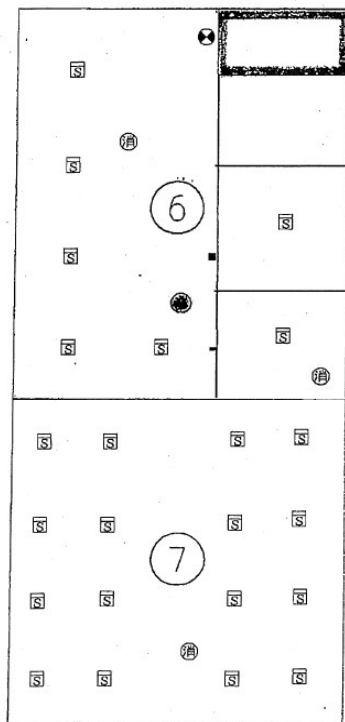


地階平面図

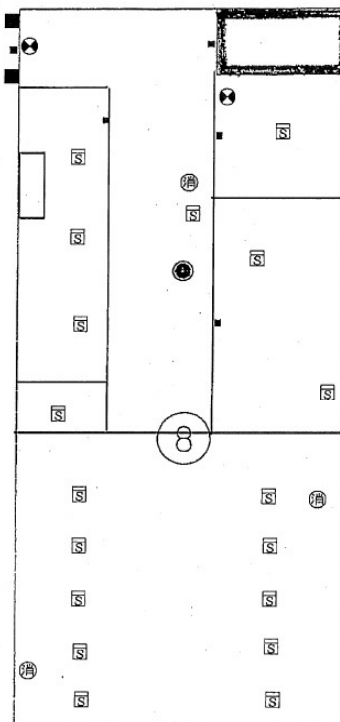

1階平面図

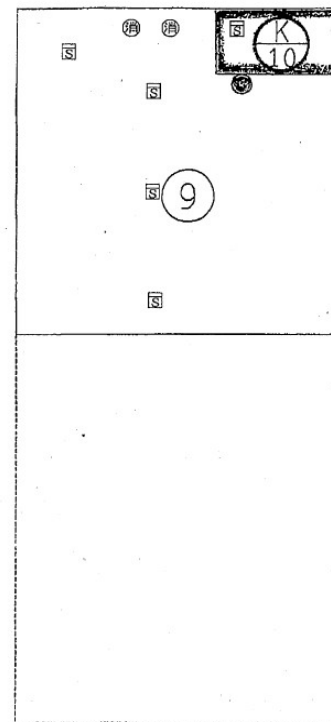


2階平面図

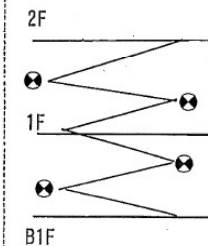


● 発信機    □ 感知器    ⊙ 消火器    ■ 排煙



業 務 名	令和7年度 三下北委 第5号 北部浄化センターほか防災設備点検業務		
履 行 場 所	三重郡川越町亀崎新田地内ほか3ヵ所		
図 面 の 種 類	送風機棟自動火災報知設備図		
縮 尺	NONE	図面番号	14
事 業 所 名	北部浄化センター		

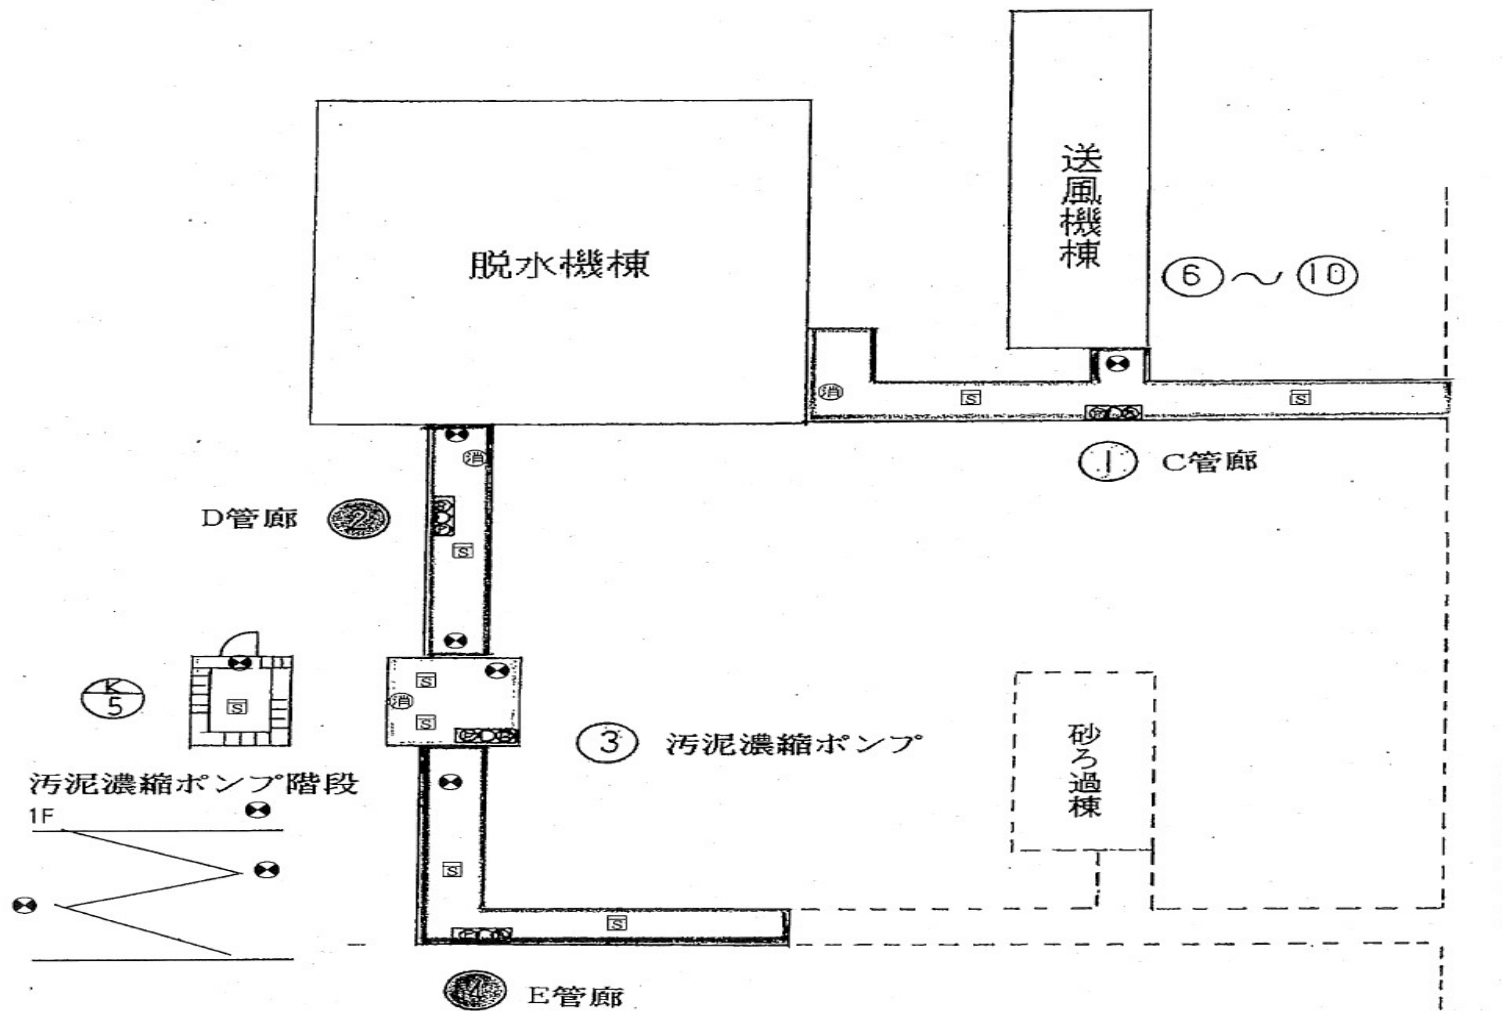

業 務 名	令和7年度 三下北委 第5号 北部浄化センターほか防災設備点検業務		
履 行 場 所	三重郡川越町亀崎新田地内ほか3ヵ所		
図 面 の 種 類	地下管廊自動火災報知設備図		
縮 尺	NONE	図面番号	15
事 業 所 名	北部浄化センター		

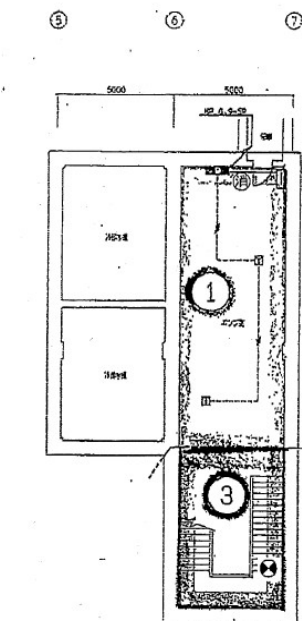


地下1階平面図

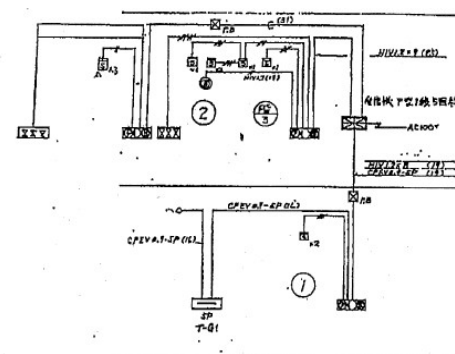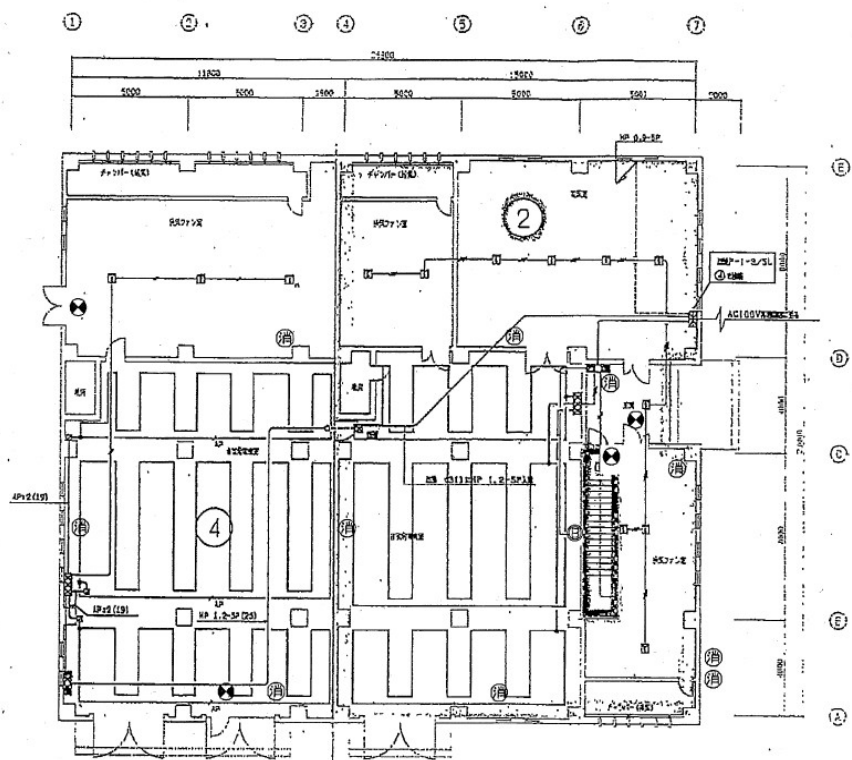


系統図

業務名	令和7年度 三下北委 第5号 北部浄化センターほか防災設備点検業務		
履行場所	三重郡川越町亀崎新田地内ほか3カ所		
図面の種類	自家発電機棟自動火災報知設備図		
縮尺	NONE	図面番号	16
事業所名	北部浄化センター		

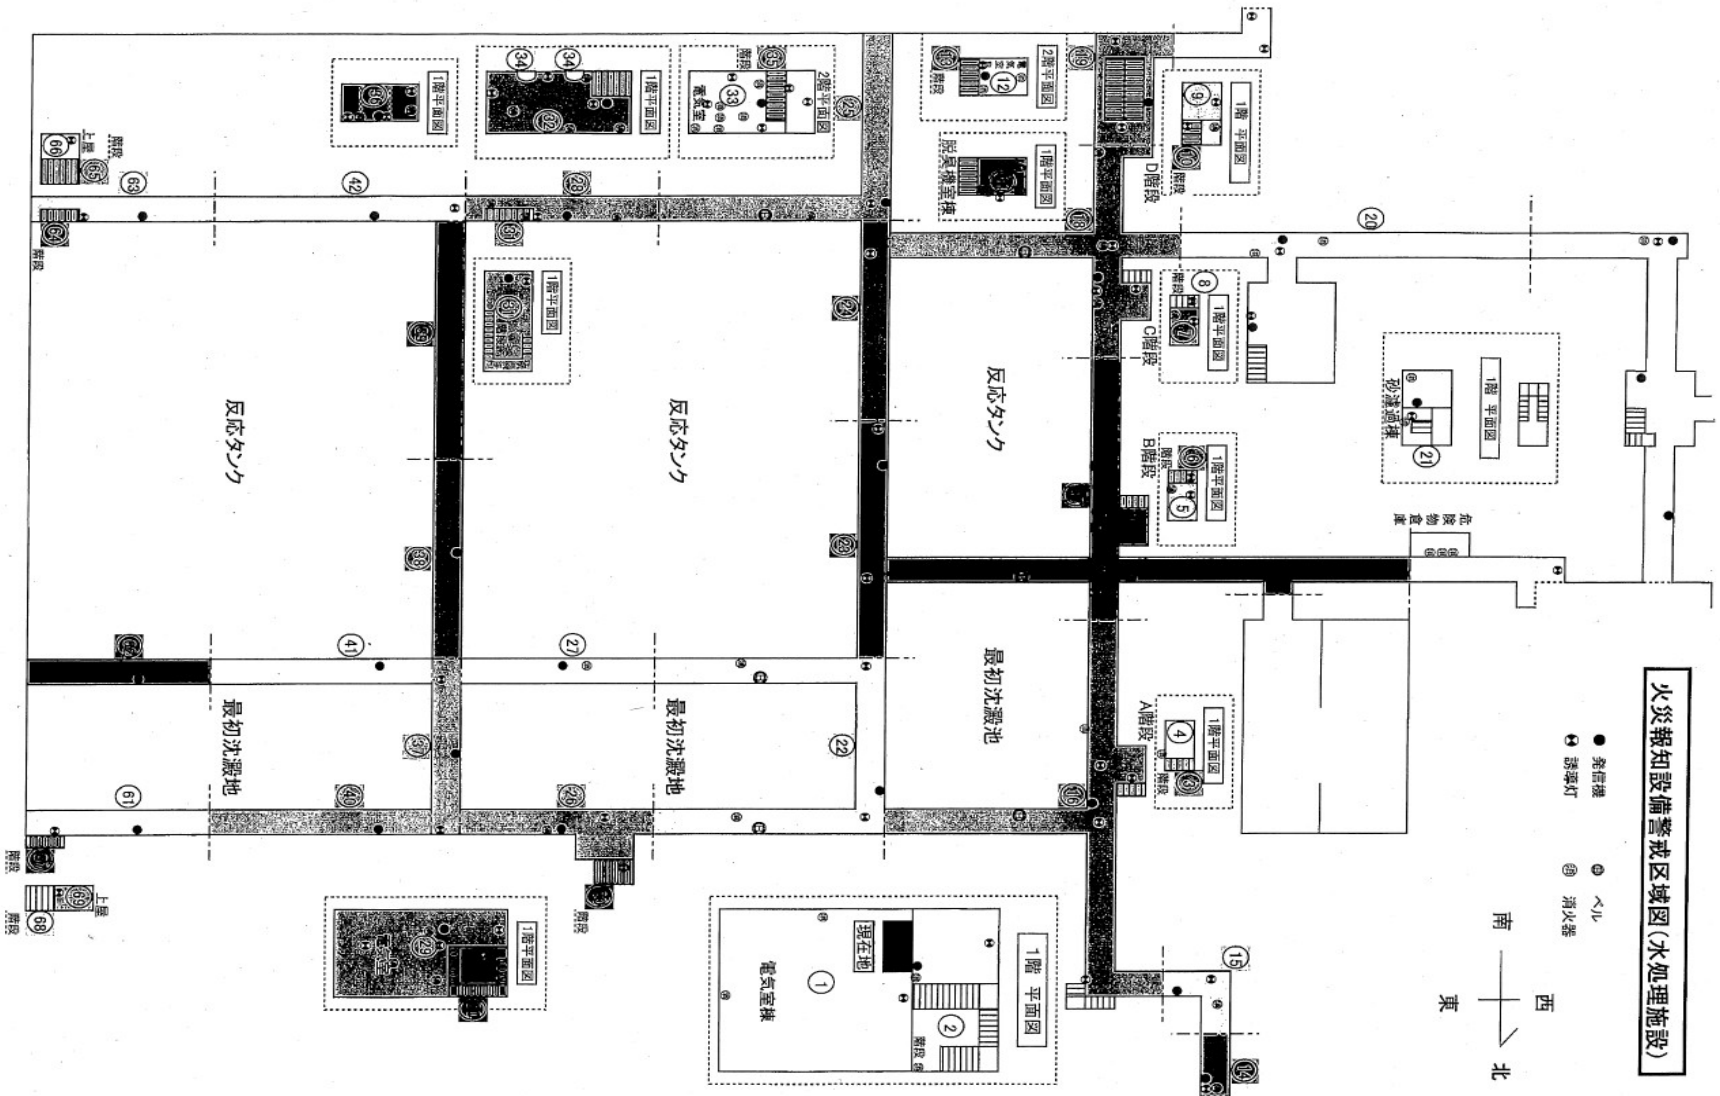

火災報知設備警戒区域図(水処理施設)


業 務 名	令和7年度 三下北委 第5号 北部浄化センターほか防災設備点検業務		
履 行 場 所	三重郡川越町亀崎新田地内ほか3ヵ所		
図 面 の 種 類	水処理施設(1)自動火災報知設備図		
縮 尺	NONE	図面番号	17
事 業 所 名	北部浄化センター		

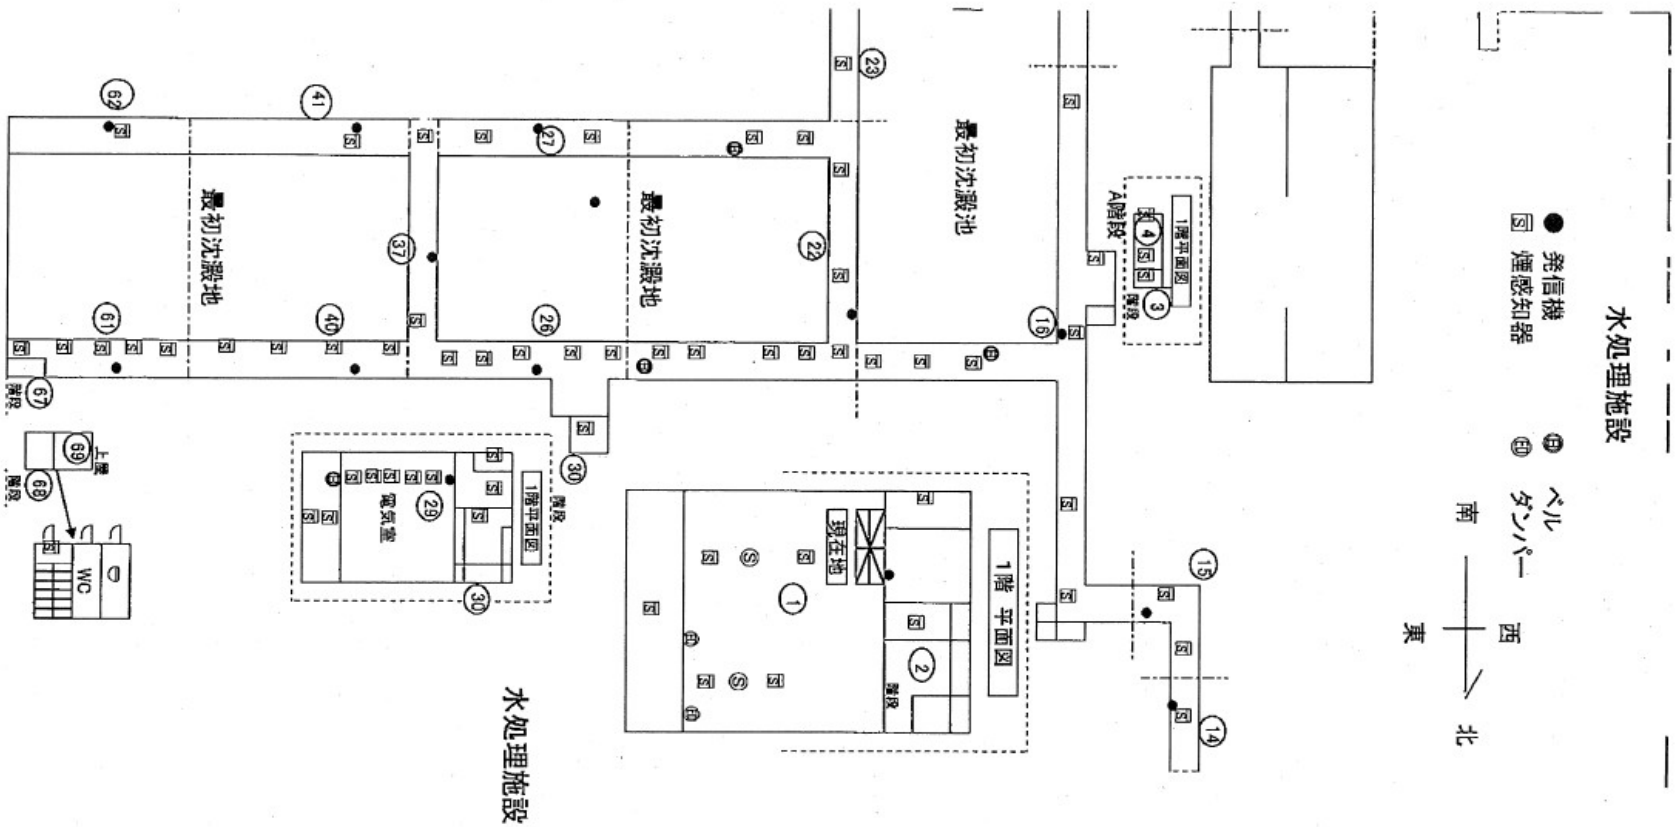





業務名	令和7年度 三下北委 第5号 北部浄化センターほか防災設備点検業務		
履行場所	三重郡川越町亀崎新田地内ほか3ヵ所		
図面の種類	水処理施設(2)自動火災報知設備図		
縮尺	NONE	図面番号	18
事業所名	北部浄化センター		




水処理施設

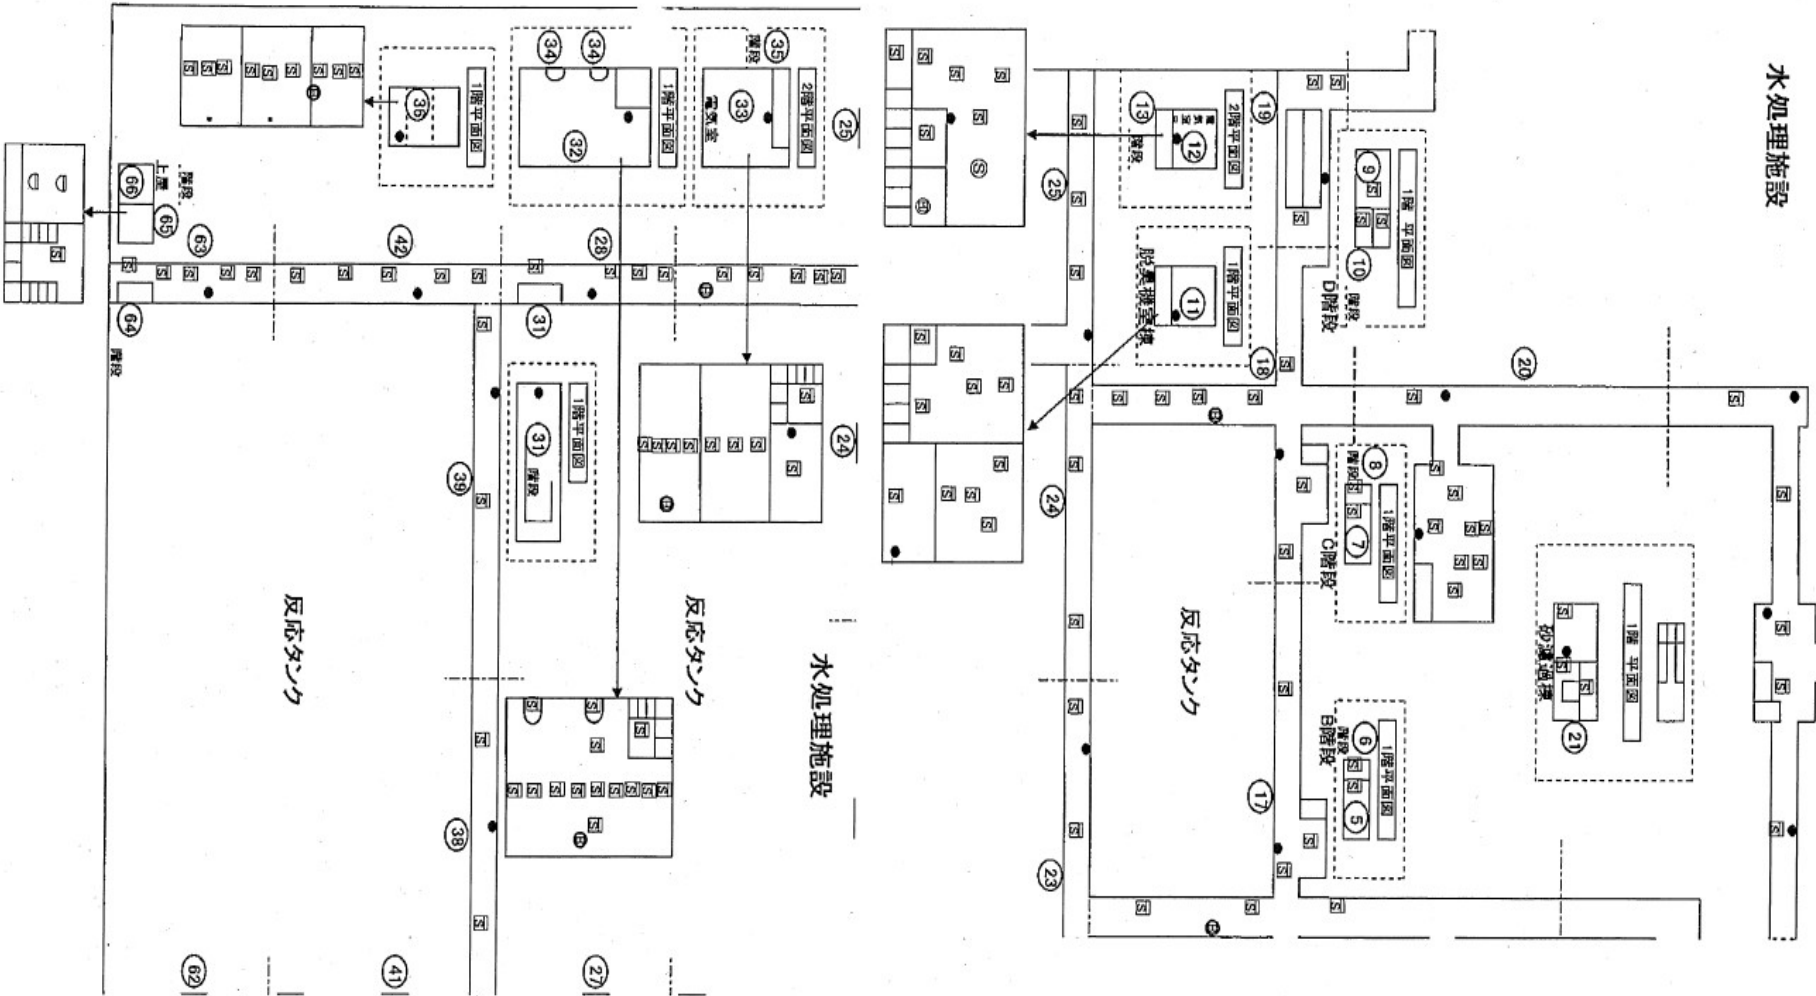

業務名	令和7年度 三下北委 第5号 北部浄化センターほか防災設備点検業務		
履行場所	三重郡川越町亀崎新田内ほか3カ所		
図面の種類	水処理施設(3)自動火災報知設備図		
縮尺	NONE	図面番号	19
事業所名	北部浄化センター		

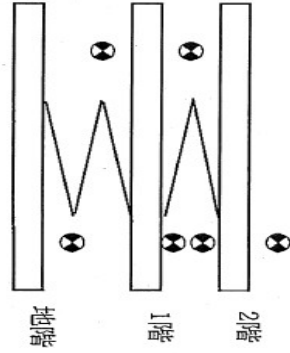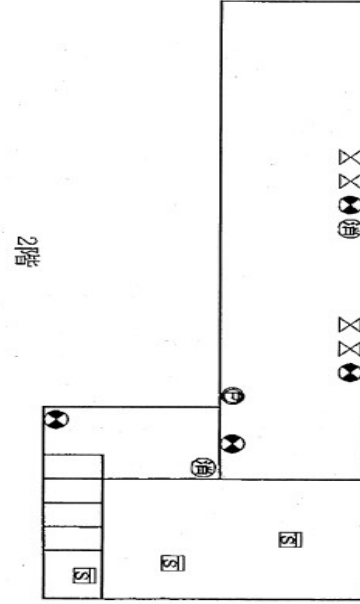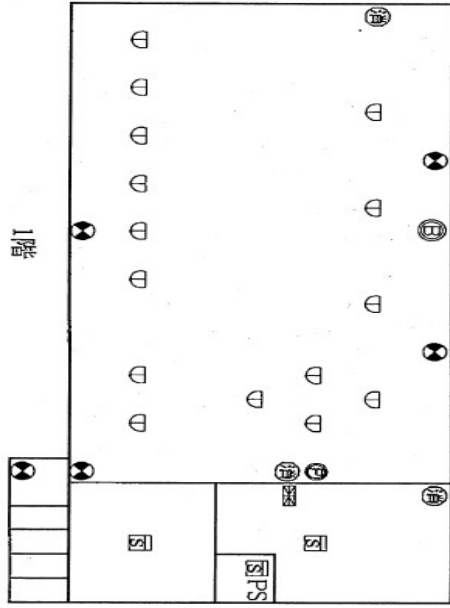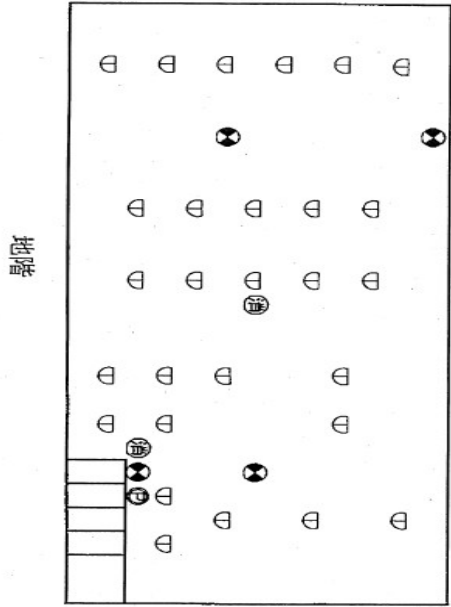

業 務 名	令和7年度 三下北委 第5号 北部浄化センターほか防災設備点検業務		
履 行 場 所	三重郡川越町亀崎新田地内ほか3ヵ所		
図 面 の 種 類	機械濃縮棟自動火災報知設備図		
縮 尺	NONE	図面番号	20
事 業 所 名	北部浄化センター		

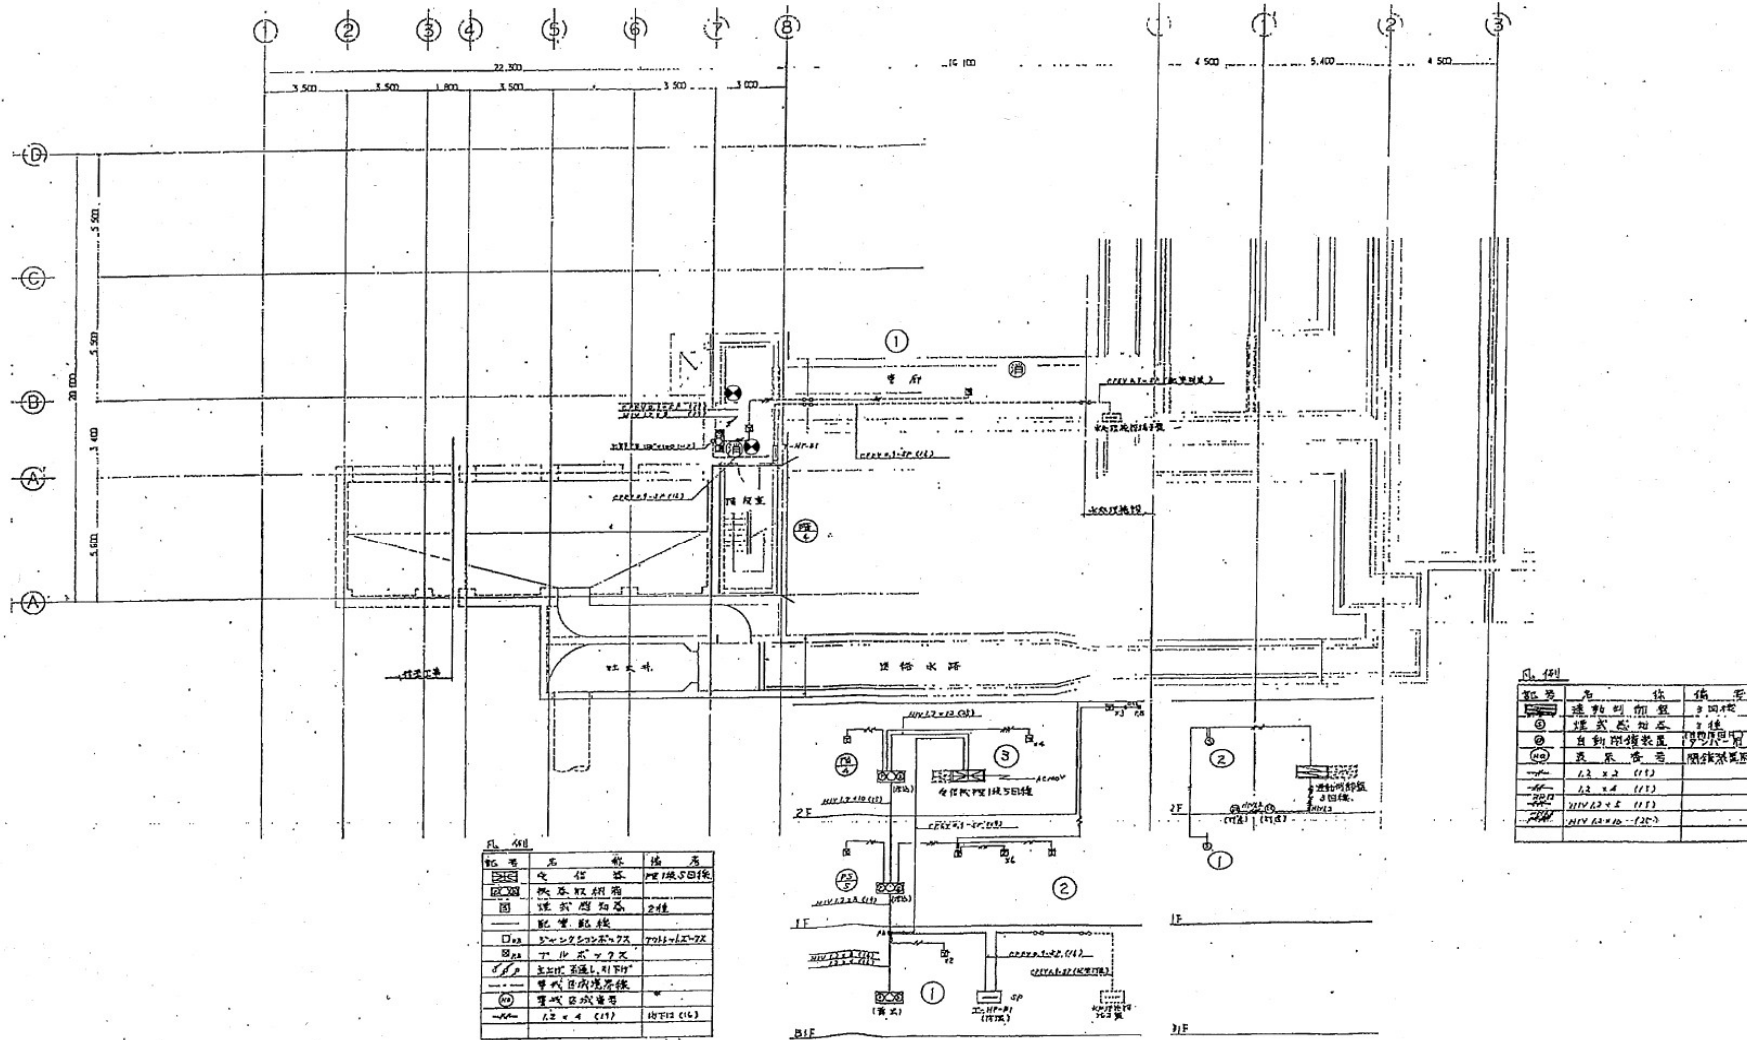



記号

記号	名称	数量	備考
①	検出器	17	1階5台、2階12台
②	受信機	2	1階、2階各1台
③	通知機	2	1階、2階各1台
④	警報機	1	1階
⑤	警報機	1	2階
⑥	警報機	1	1階
⑦	警報機	1	2階
⑧	警報機	1	1階
⑨	警報機	1	2階
⑩	警報機	1	1階
⑪	警報機	1	2階
⑫	警報機	1	1階
⑬	警報機	1	2階
⑭	警報機	1	1階
⑮	警報機	1	2階
⑯	警報機	1	1階
⑰	警報機	1	2階
⑱	警報機	1	1階
⑲	警報機	1	2階
⑳	警報機	1	1階
㉑	警報機	1	2階
㉒	警報機	1	1階
㉓	警報機	1	2階
㉔	警報機	1	1階
㉕	警報機	1	2階
㉖	警報機	1	1階
㉗	警報機	1	2階
㉘	警報機	1	1階
㉙	警報機	1	2階
㉚	警報機	1	1階
㉛	警報機	1	2階
㉜	警報機	1	1階
㉝	警報機	1	2階
㉞	警報機	1	1階
㉟	警報機	1	2階
㊱	警報機	1	1階
㊲	警報機	1	2階
㊳	警報機	1	1階
㊴	警報機	1	2階
㊵	警報機	1	1階
㊶	警報機	1	2階
㊷	警報機	1	1階
㊸	警報機	1	2階
㊹	警報機	1	1階
㊺	警報機	1	2階
㊻	警報機	1	1階
㊼	警報機	1	2階
㊽	警報機	1	1階
㊾	警報機	1	2階
㊿	警報機	1	1階


記号

記号	名称	数量	備考
①	通知機	2	1階、2階各1台
②	受信機	2	1階、2階各1台
③	検出器	17	1階5台、2階12台
④	警報機	1	1階
⑤	警報機	1	2階
⑥	警報機	1	1階
⑦	警報機	1	2階
⑧	警報機	1	1階
⑨	警報機	1	2階
⑩	警報機	1	1階
⑪	警報機	1	2階
⑫	警報機	1	1階
⑬	警報機	1	2階
⑭	警報機	1	1階
⑮	警報機	1	2階
⑯	警報機	1	1階
⑰	警報機	1	2階
⑱	警報機	1	1階
⑲	警報機	1	2階
⑳	警報機	1	1階
㉑	警報機	1	2階
㉒	警報機	1	1階
㉓	警報機	1	2階
㉔	警報機	1	1階
㉕	警報機	1	2階
㉖	警報機	1	1階
㉗	警報機	1	2階
㉘	警報機	1	1階
㉙	警報機	1	2階
㉚	警報機	1	1階
㉛	警報機	1	2階
㉜	警報機	1	1階
㉝	警報機	1	2階
㉞	警報機	1	1階
㉟	警報機	1	2階
㊱	警報機	1	1階
㊲	警報機	1	2階
㊳	警報機	1	1階
㊴	警報機	1	2階
㊵	警報機	1	1階
㊶	警報機	1	2階
㊷	警報機	1	1階
㊸	警報機	1	2階
㊹	警報機	1	1階
㊺	警報機	1	2階
㊻	警報機	1	1階
㊼	警報機	1	2階
㊽	警報機	1	1階
㊾	警報機	1	2階
㊿	警報機	1	1階

注記  
 1. 消防局に提出する図面に付す。  
 2. 管理棟使用部へは表示が異なる3機あり。  
 『22頁』


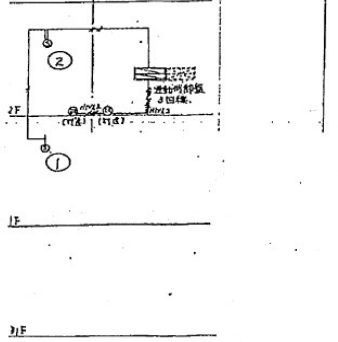
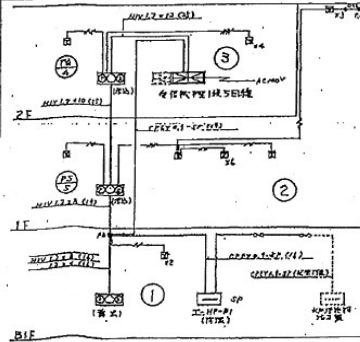


業務名	令和7年度 三下北委 第5号 北部浄化センターほか防災設備点検業務		
履行場所	三重郡川越町亀崎新田地内ほか3カ所		
図面の種類	放流ポンプ棟地下1階自動火災報知設備図		
縮尺	NONE	図面番号	21
事業所名	北部浄化センター		

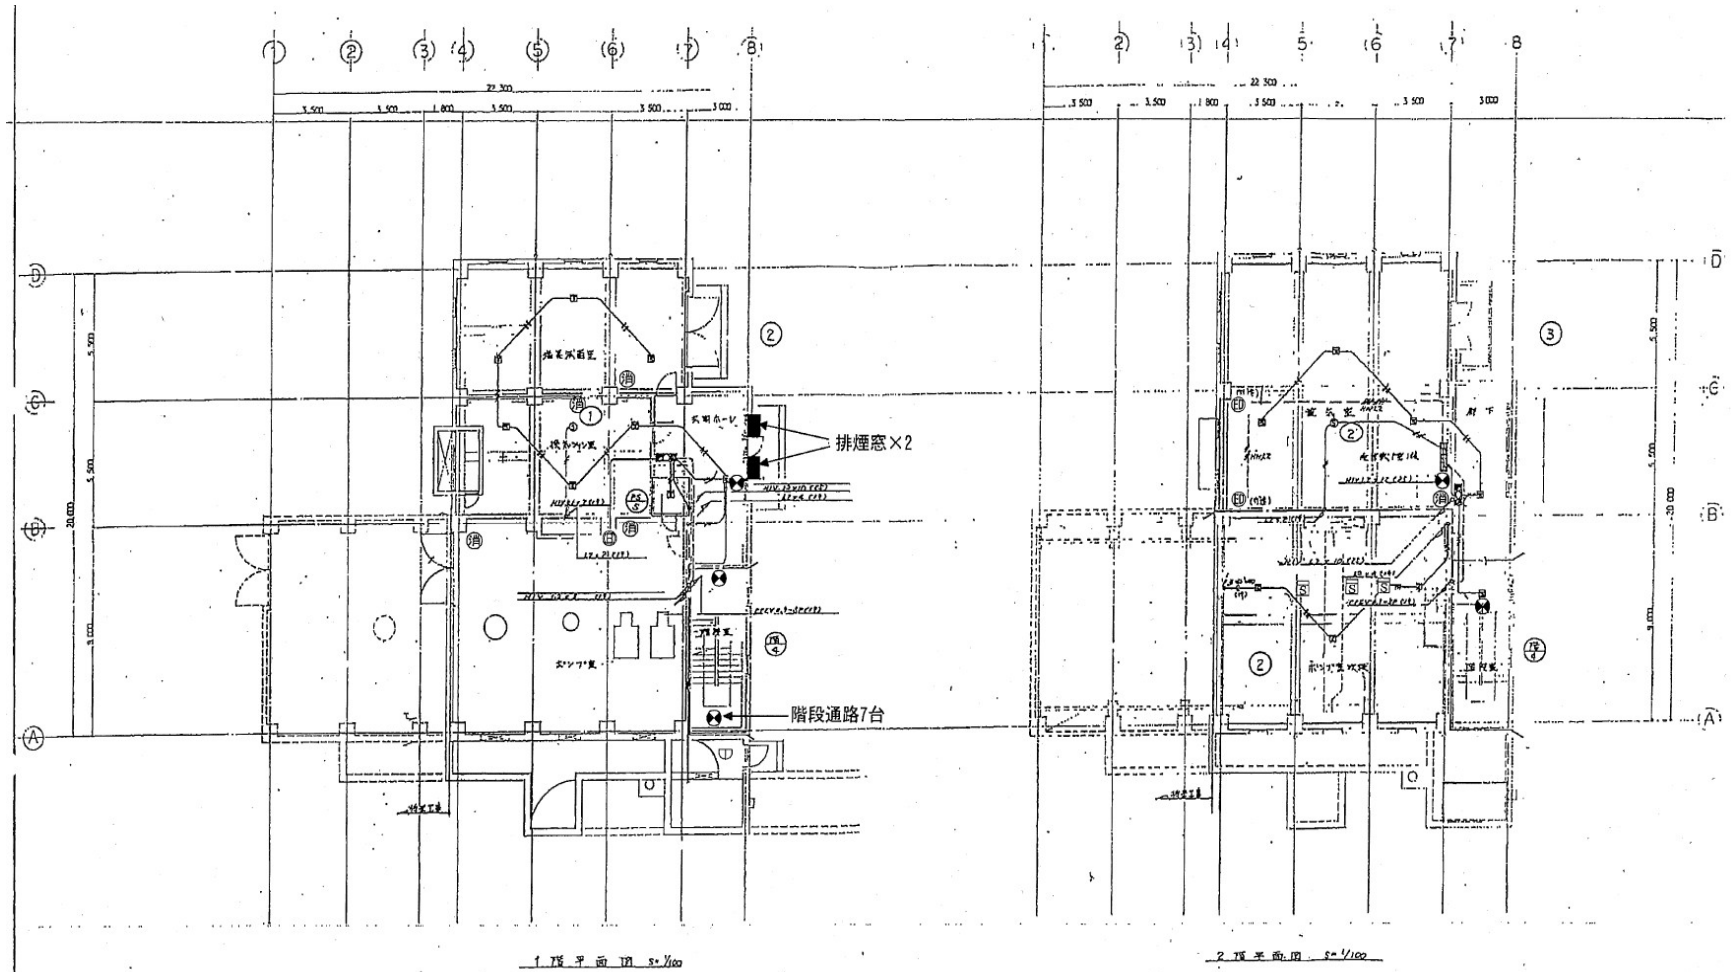


業 務 名	令和7年度 三下北委 第5号 北部浄化センターほか防災設備点検業務		
履 行 場 所	三重郡川越町亀崎新田地内ほか3ヵ所		
図 面 の 種 類	放流ポンプ棟地下1階・2階自動火災報知設備図		
縮 尺	NONE	図面番号	22
事 業 所 名	北部浄化センター		


# 警戒区域図

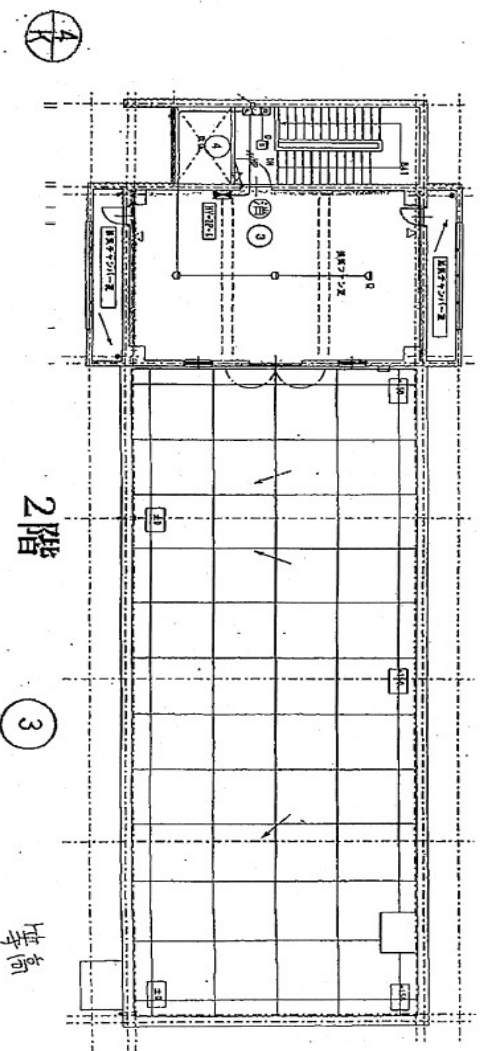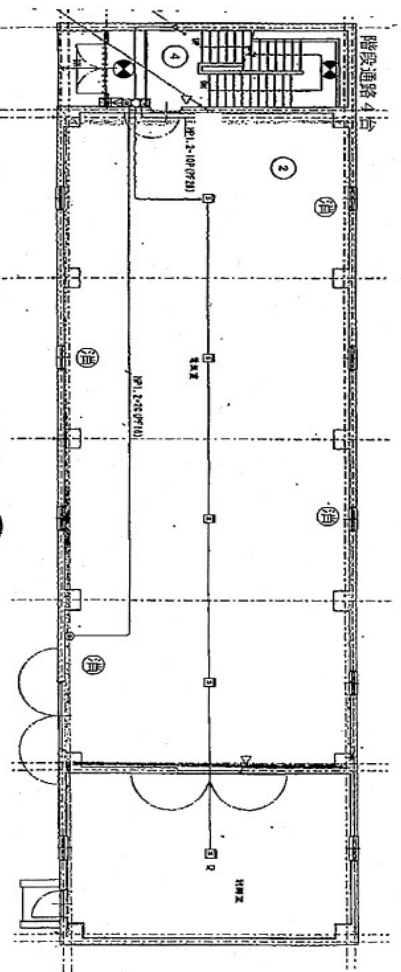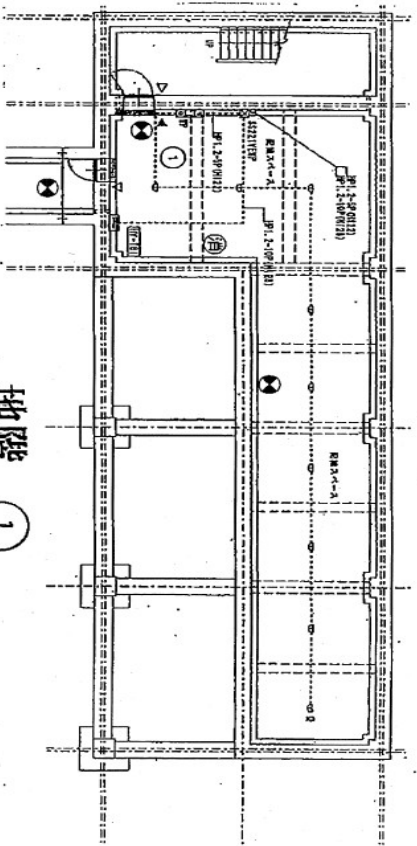


業 務 名	令和7年度 三下北委 第5号 北部浄化センターほか防災設備点検業務		
履 行 場 所	三重郡川越町亀崎新田地内ほか3ヵ所		
図 面 の 種 類	特高自動火災報知設備図		
縮 尺	NONE	図面番号	23
事 業 所 名	北部浄化センター		

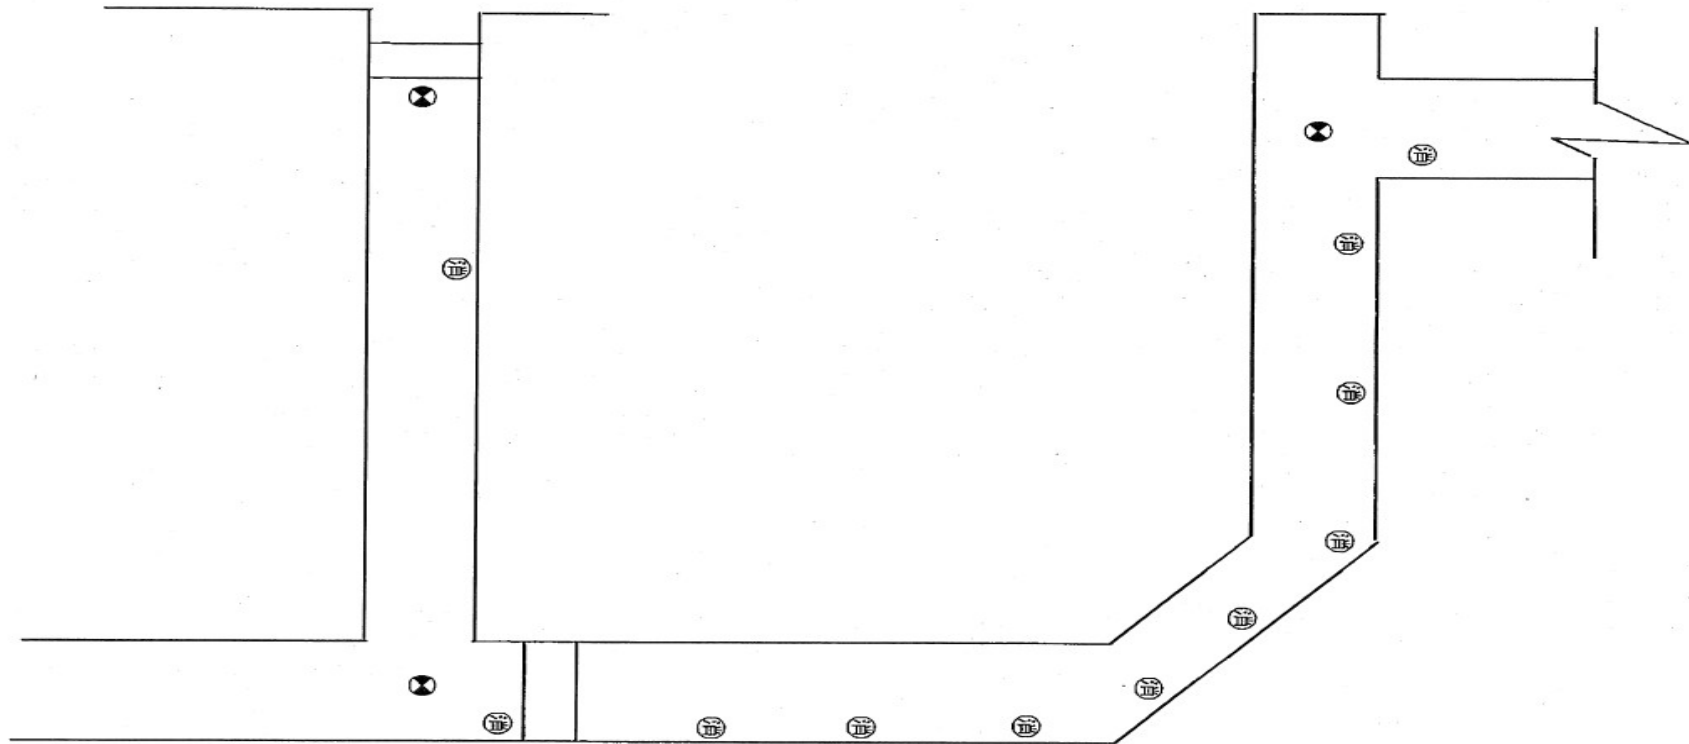


業 務 名	令和7年度 三下北委 第5号 北部浄化センターほか防災設備点検業務		
履 行 場 所	三重郡川越町亀崎新田地内ほか3ヵ所		
図 面 の 種 類	特高管廊自動火災報知設備図		
縮 尺	NONE	図面番号	24
事 業 所 名	北部浄化センター		

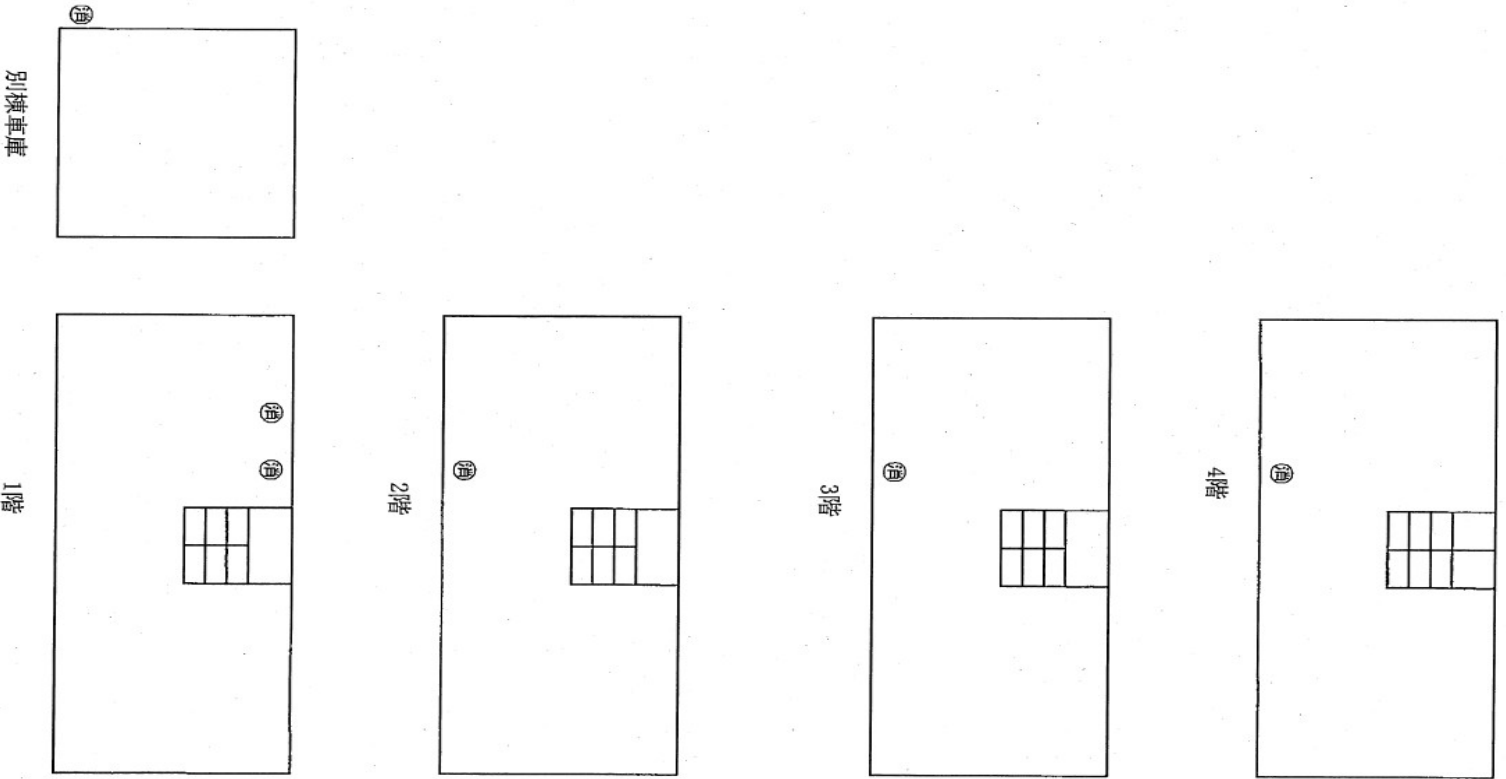



業 務 名	令和7年度 三下北委 第5号 北部浄化センターほか防災設備点検業務		
履 行 場 所	三重郡川越町亀崎新田地内ほか3ヵ所		
図 面 の 種 類	固化設備消火器設置図		
縮 尺	NONE	図面番号	25
事 業 所 名	北部浄化センター		

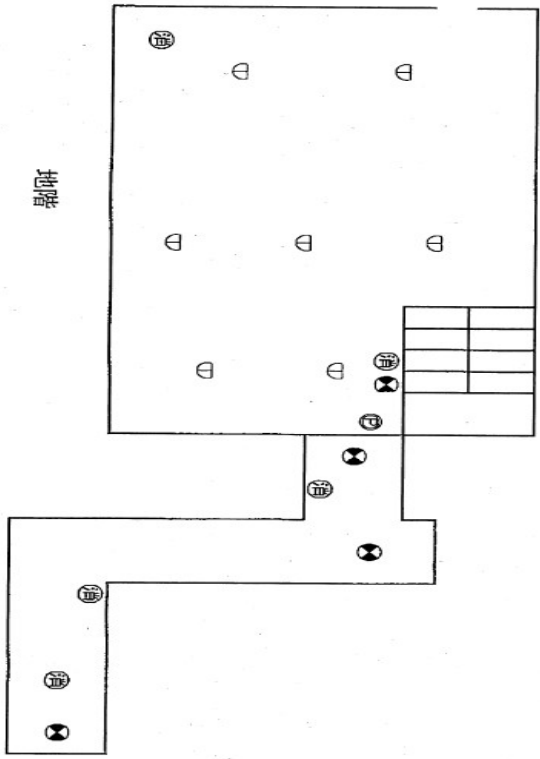

1階


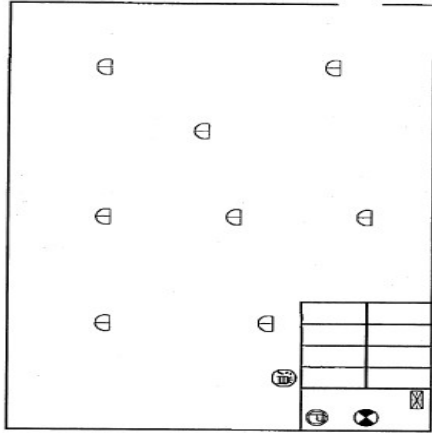


2階

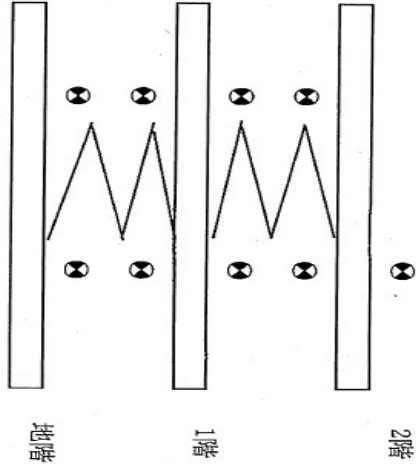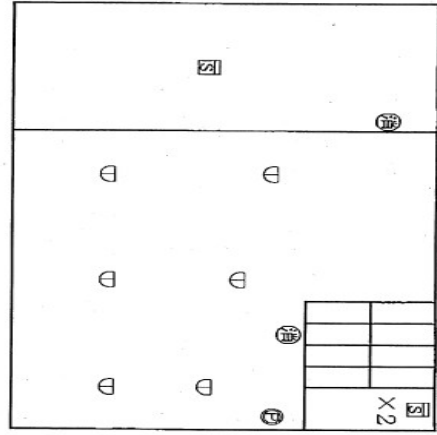


業 務 名	令和7年度 三下北委 第5号 北部浄化センターほか防災設備点検業務		
履 行 場 所	三重郡川越町亀崎新田地内ほか3ヵ所		
図 面 の 種 類	汚泥スクリーン棟自動火災報知設備図		
縮 尺	NONE	図面番号	26
事 業 所 名	北部浄化センター		




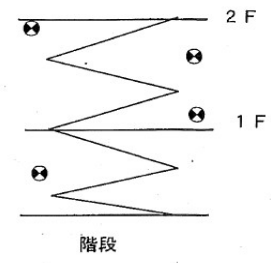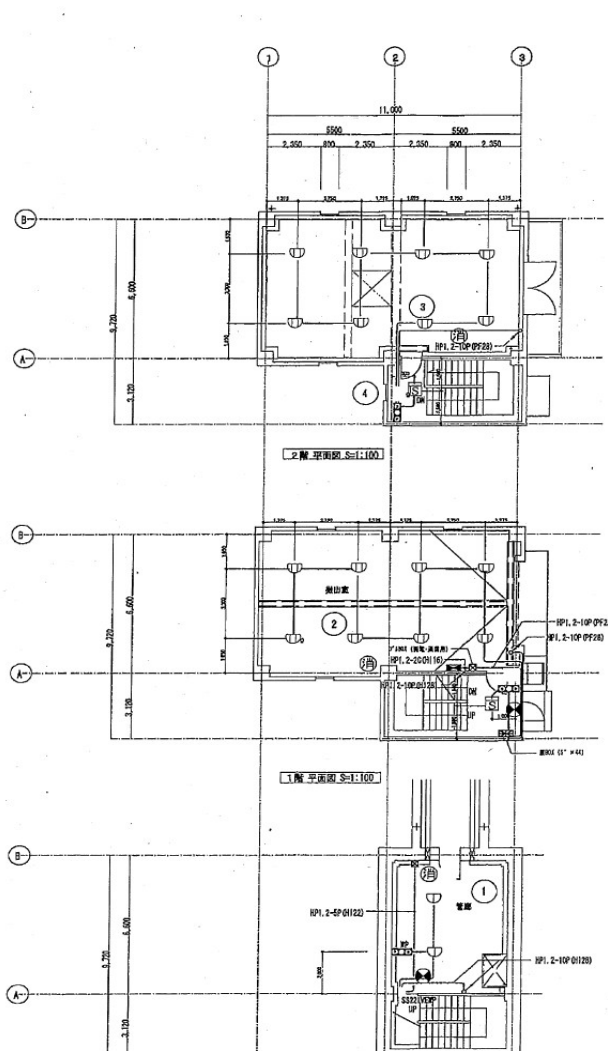

凡 例		
記号	名称	仕様
DSR	火災警報機	P型10音線
OC3D	検出機	OC3D内蔵 露出形
OC3D SP	検出機	OC3D内蔵 露出型防水
○	表示機	P型1音線形
○	表示灯	LED灯
○	バルブ	150φ
□	光電式煙感知器	2種露出形
□	点検式スポット型感知器	2種露出形
□	点検式スポット型感知器	1種露出形
□	点検式スポット型感知器	1種防水露出形
□	静電気圧	
⑩	変更区画番号	
配管記号		
—	AE1.2-2D DF10	2分×1行込み
—	AE1.2-4D DF10	2分×1行込み
—	AE1.2-2D DF10	露出

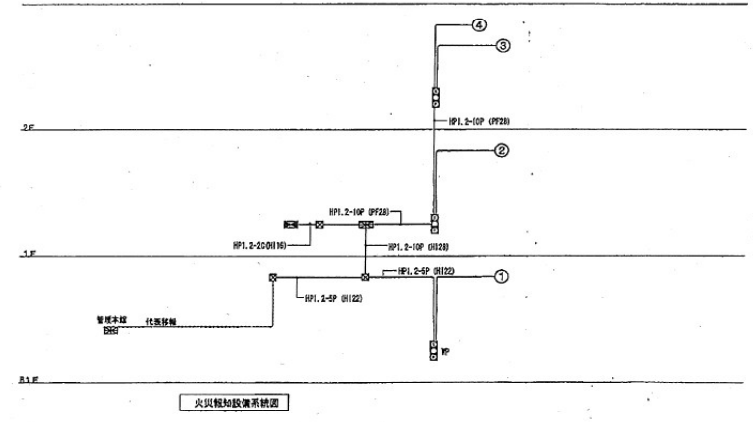


業 務 名	令和7年度 三下北委 第5号 北部浄化センターほか防災設備点検業務		
履 行 場 所	三重郡川越町亀崎新田地内ほか3カ所		
図 面 の 種 類	スカム分離機棟自動火災報知設備図		
縮 尺	NONE	図面番号	27
事 業 所 名	北部浄化センター		




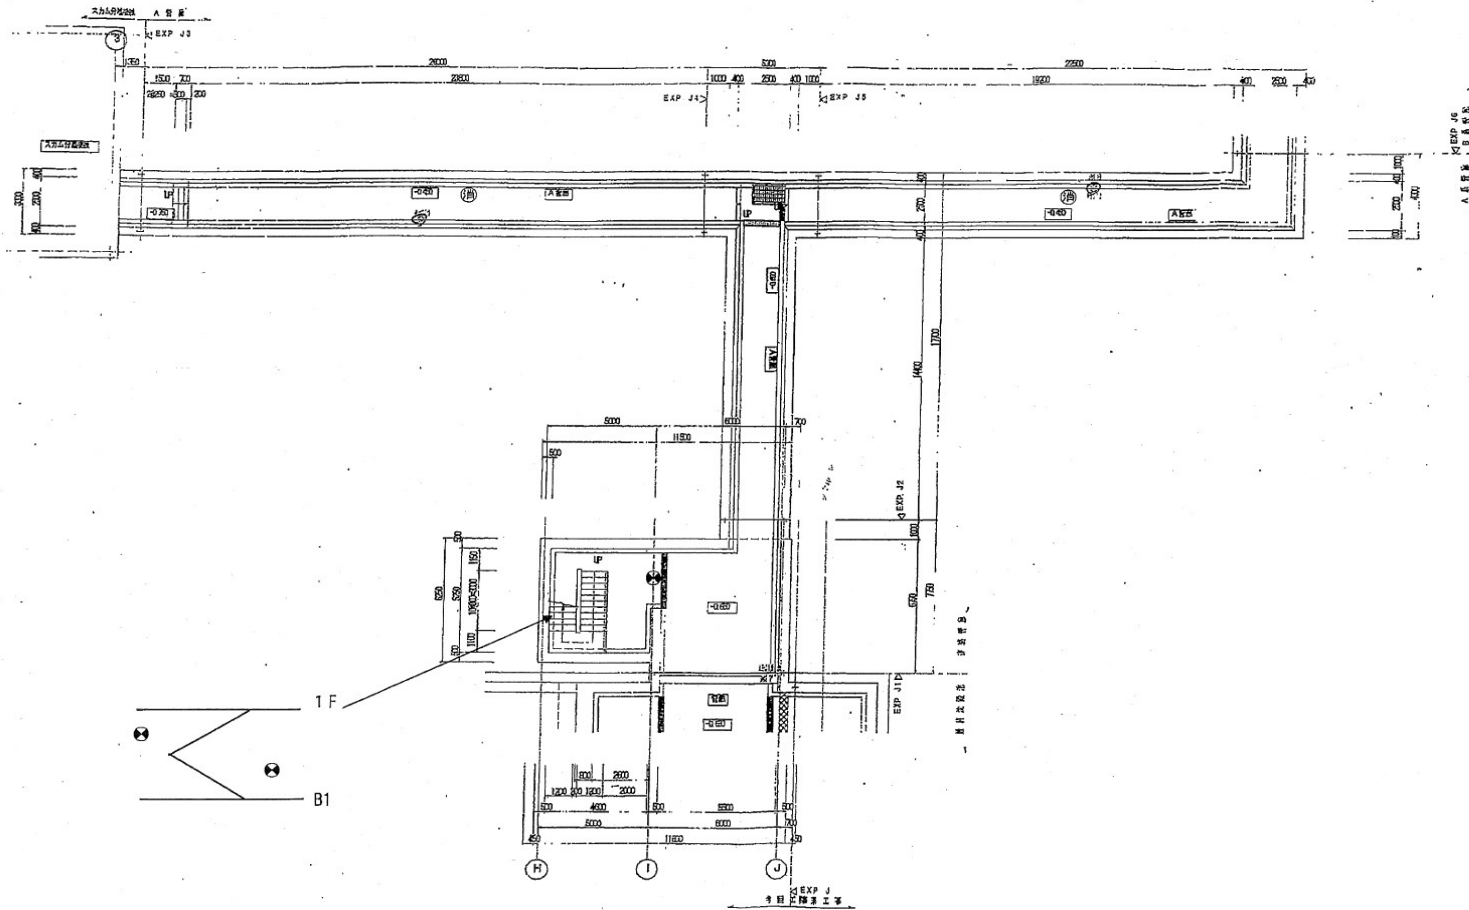


A 階地下部平面図 S=1/100



業 務 名	令和7年度 三下北委 第5号 北部浄化センターほか防災設備点検業務		
履 行 場 所	三重郡川越町亀崎新田地内ほか3ヵ所		
図 面 の 種 類	B-1系水処理施設(1)自動火災報知設備図		
縮 尺	NONE	図面番号	28
事 業 所 名	北部浄化センター		

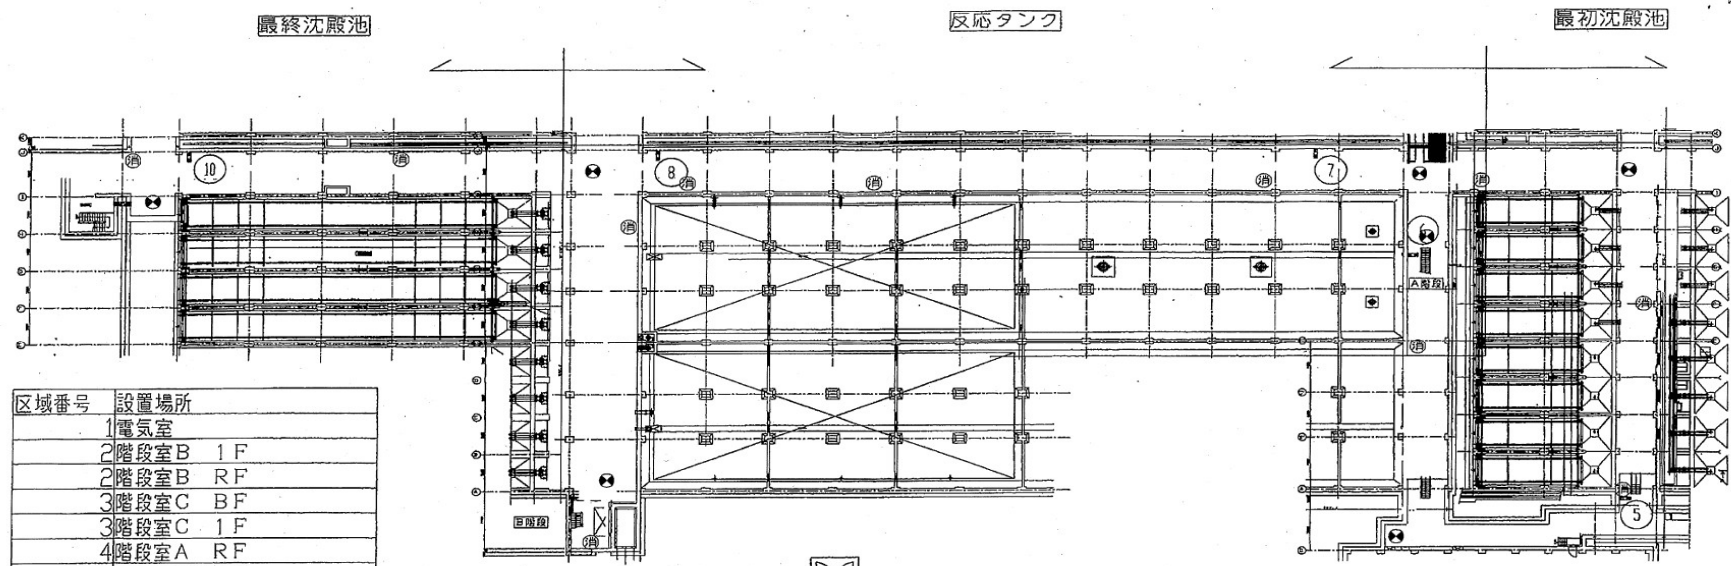


区域番号	設置場所
1	電気室
2	階段室B 1F
2	階段室B RF
3	階段室C BF
3	階段室C 1F
4	階段室A RF
5	最初沈殿池管廊
6	階段室A BF
7	反応タンク主管廊 7-8
8	反応タンク主管廊 17-18
9	階段室B BF
10	最終沈殿池管廊

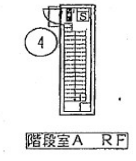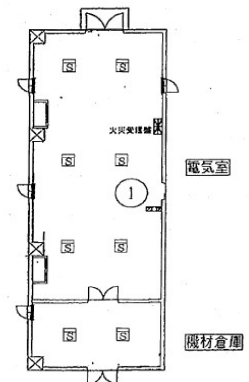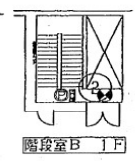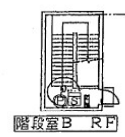




階段室C

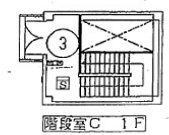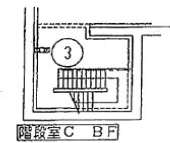


業務名	令和7年度 三下北委 第5号 北部浄化センターほか防災設備点検業務		
履行場所	三重郡川越町亀崎新田地内ほか3ヵ所		
図面の種類	B-1系水処理施設(2)自動火災報知設備図		
縮尺	NONE	図面番号	29
事業所名	北部浄化センター		

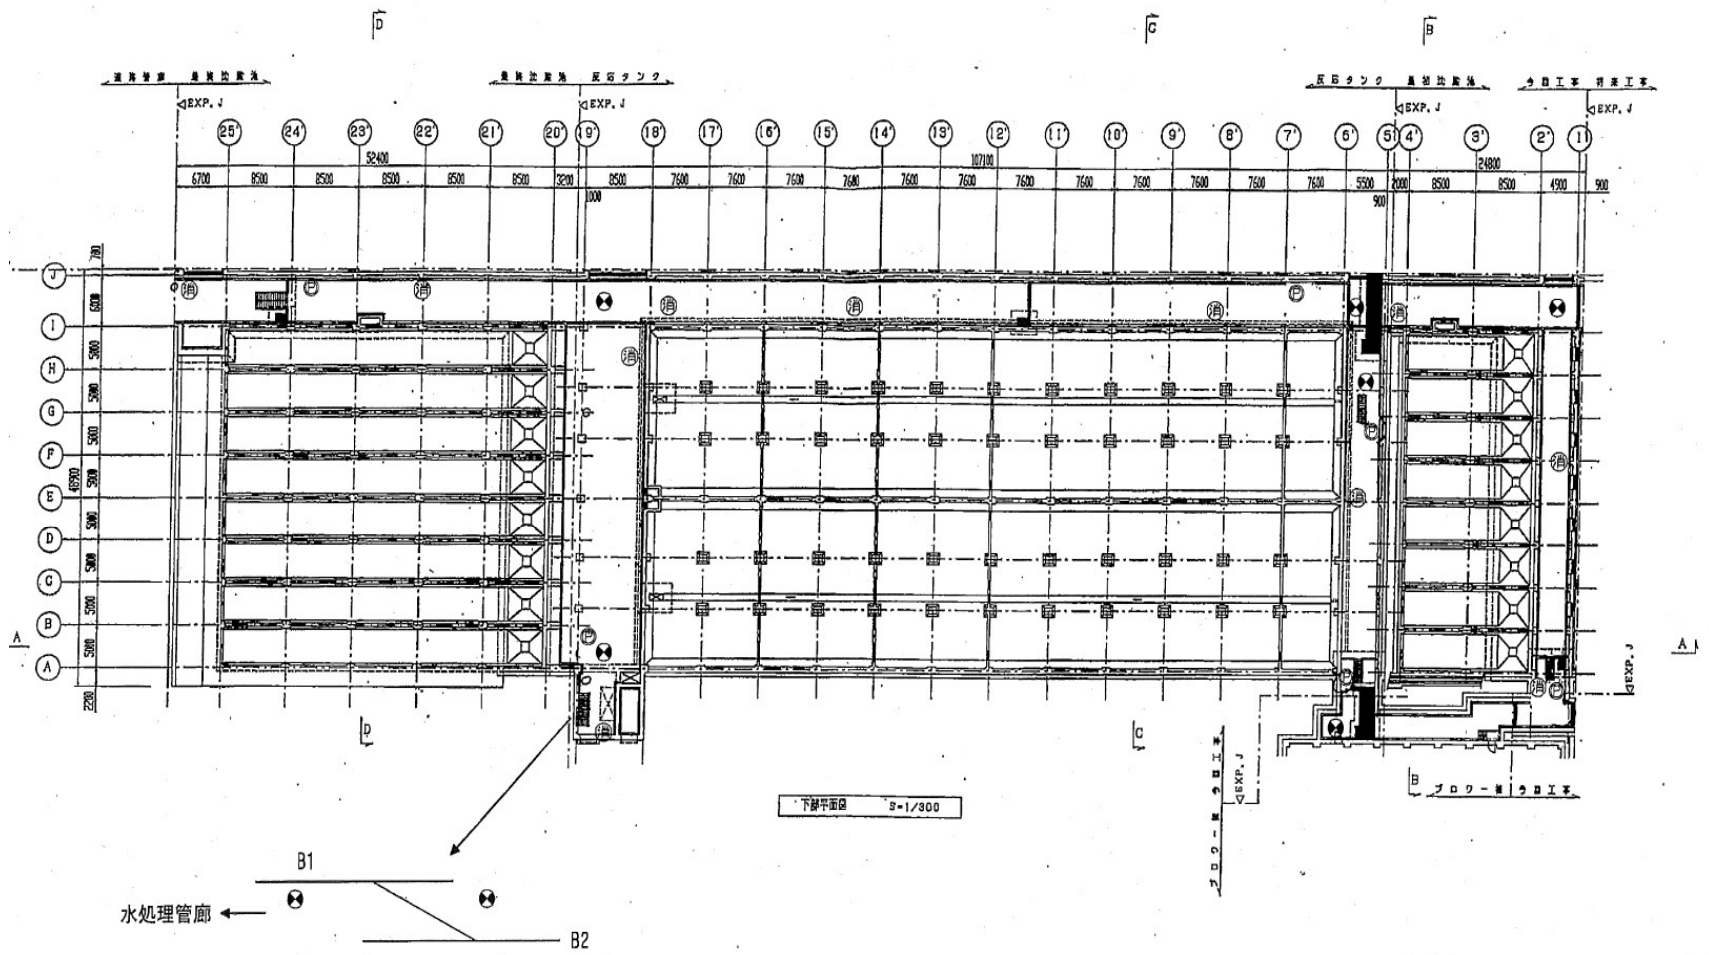

業 務 名	令和7年度 三下北委 第5号 北部浄化センターほか防災設備点検業務		
履 行 場 所	三重郡川越町亀崎新田地内ほか3ヵ所		
図 面 の 種 類	B-1系水処理施設(3)自動火災報知設備図		
縮 尺	NONE	図面番号	30
事 業 所 名	北部浄化センター		

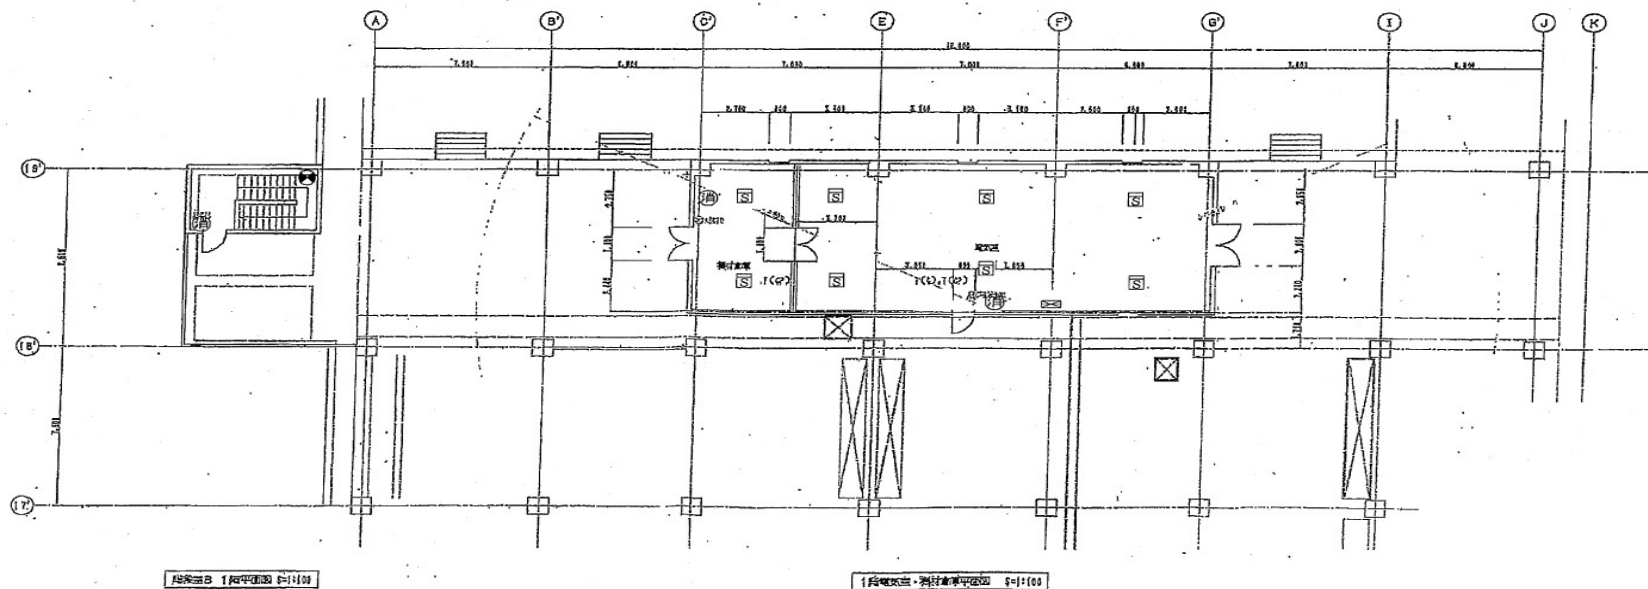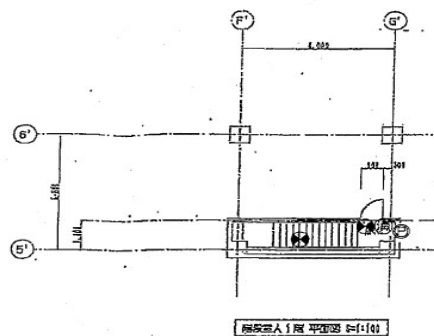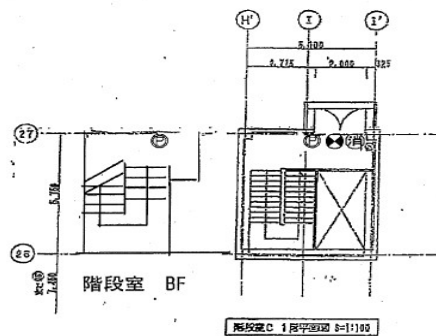


業 務 名	令和7年度 三下北委 第5号 北部浄化センターほか防災設備点検業務		
履 行 場 所	三重郡川越町亀崎新田地内ほか3ヵ所		
図 面 の 種 類	B-1系水処理施設(4)自動火災報知設備図		
縮 尺	NONE	図面番号	31
事 業 所 名	北部浄化センター		

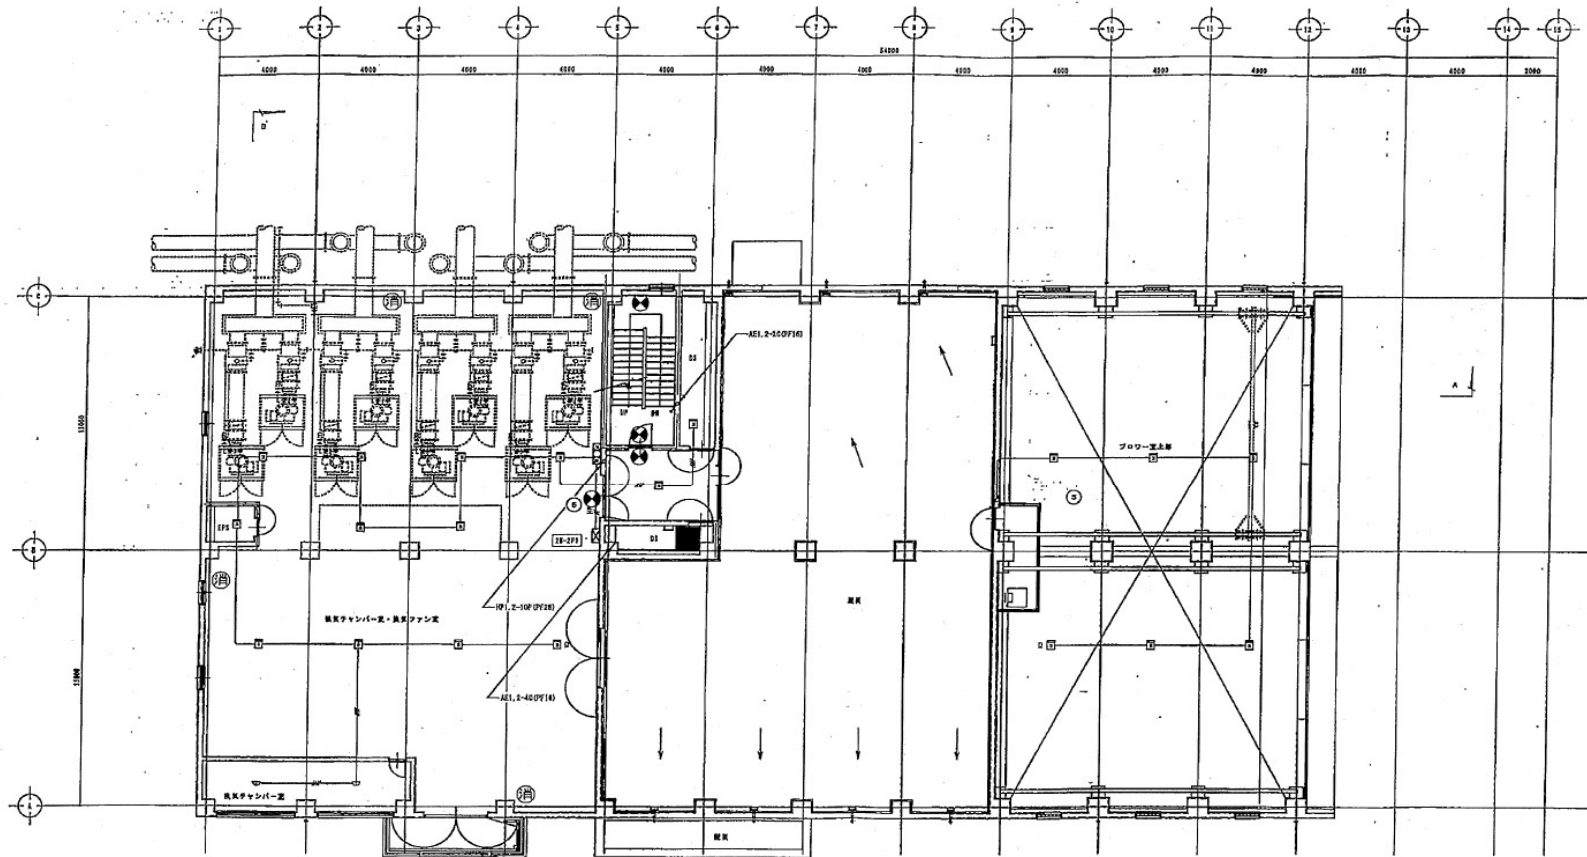

2階平面図 S=1:100

業 務 名	令和7年度 三下北委 第5号 北部浄化センターほか防災設備点検業務		
履 行 場 所	三重郡川越町亀崎新田地内ほか3ヵ所		
図 面 の 種 類	送風機棟2階自動火災報知設備図		
縮 尺	NONE	図面番号	32
事 業 所 名	北部浄化センター		

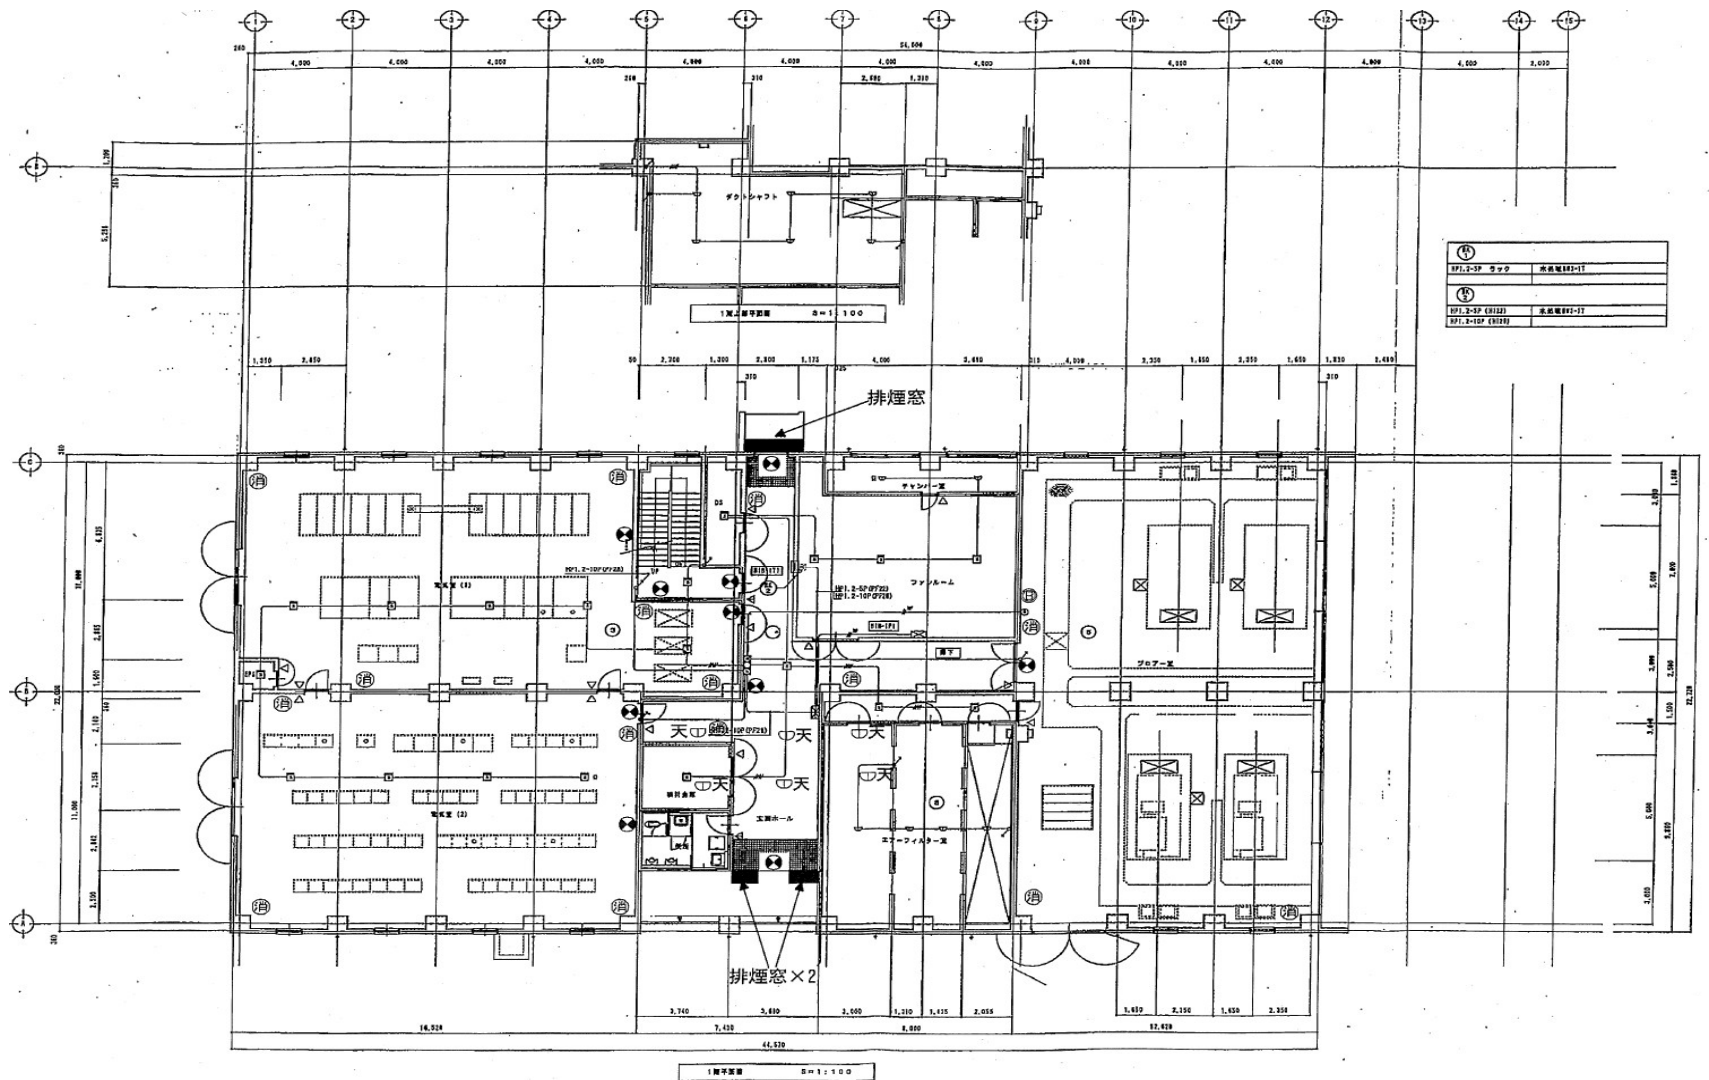


①	971.2-3P オック	気流機971-1T
②	971.2-3P (R12)	気流機971-1T
③	971.2-1P (R12)	気流機971-1T

業 務 名	令和7年度 三下北委 第5号 北部浄化センターほか防災設備点検業務		
履 行 場 所	三重郡川越町亀崎新田地内ほか3ヵ所		
図 面 の 種 類	送風機棟1階自動火報知設備図		
縮 尺	NONE	図面番号	33
事 業 所 名	北部浄化センター		






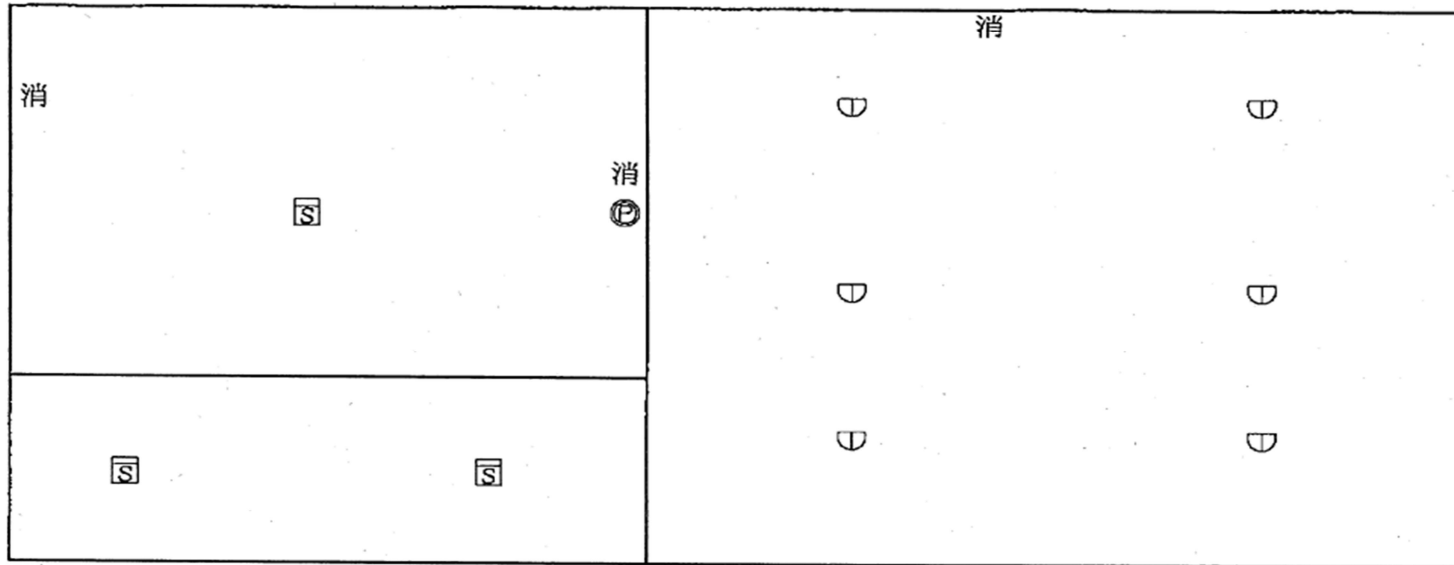


業 務 名	令和7年度 三下北委 第5号 北部浄化センターほか防災設備点検業務		
履 行 場 所	三重郡川越町亀崎新田地内ほか3ヵ所		
図 面 の 種 類	塩素混和池自動火災報知設備図		
縮 尺	NONE	図面番号	35
事 業 所 名	北部浄化センター		


地階2階

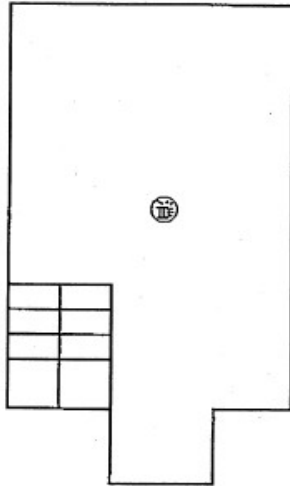


地階

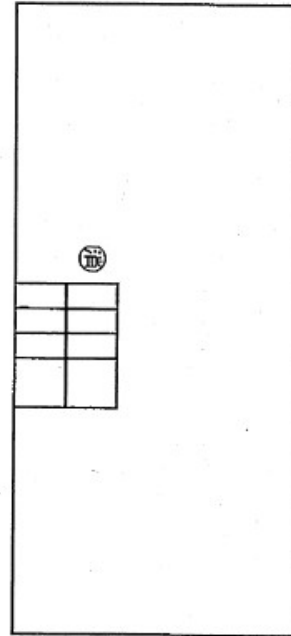


1階

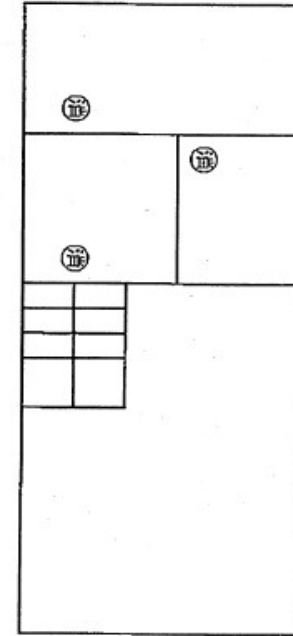

業 務 名	令和7年度 三下北委 第5号 北部浄化センターほか防災設備点検業務		
履 行 場 所	三重郡川越町亀崎新田地内ほか3ヵ所		
図 面 の 種 類	汰上ポンプ場消火器設置図		
縮 尺	NONE	図面番号	36
事 業 所 名	北部浄化センター		

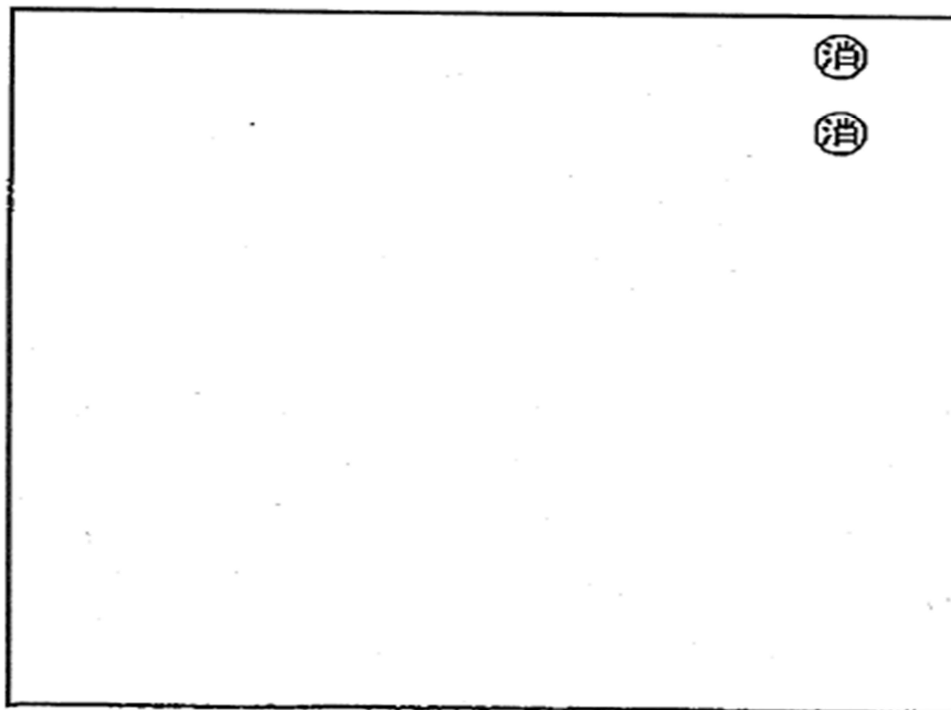

業 務 名	令和7年度 三下北委 第5号 北部浄化センターほか防災設備点検業務		
履 行 場 所	三重郡川越町亀崎新田地内ほか3ヵ所		
図 面 の 種 類	北勢マンホールポンプ場消火器設置図		
縮 尺	NONE	図面番号	37
事 業 所 名	北部浄化センター		

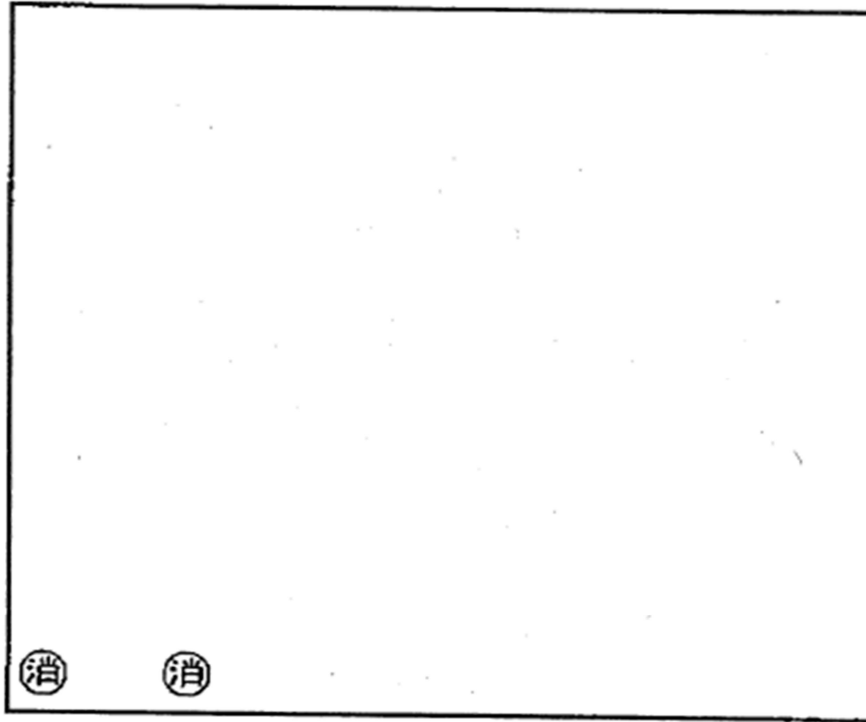

業 務 名	令和7年度 三下北委 第5号 北部浄化センターほか防災設備点検業務		
履 行 場 所	三重郡川越町亀崎新田地内ほか3ヵ所		
図 面 の 種 類	員弁川マンホールポンプ場消火器設置図		
縮 尺	NONE	図面番号	38
事 業 所 名	北部浄化センター		